



# Mapa zasadnicza

Skala 1:500

Województwo:	wielkopolskie
Powiat:	chodzieski
Jednostka ewid.:	300102_4 BUDZYŃ - MIASTO
Obręb:	0001 BUDZYŃ
Układ wsp.:	2000_18
Układ odn.:	PL-EVRF2007-NH
Id sprawy:	GN.6642.1.510.2025

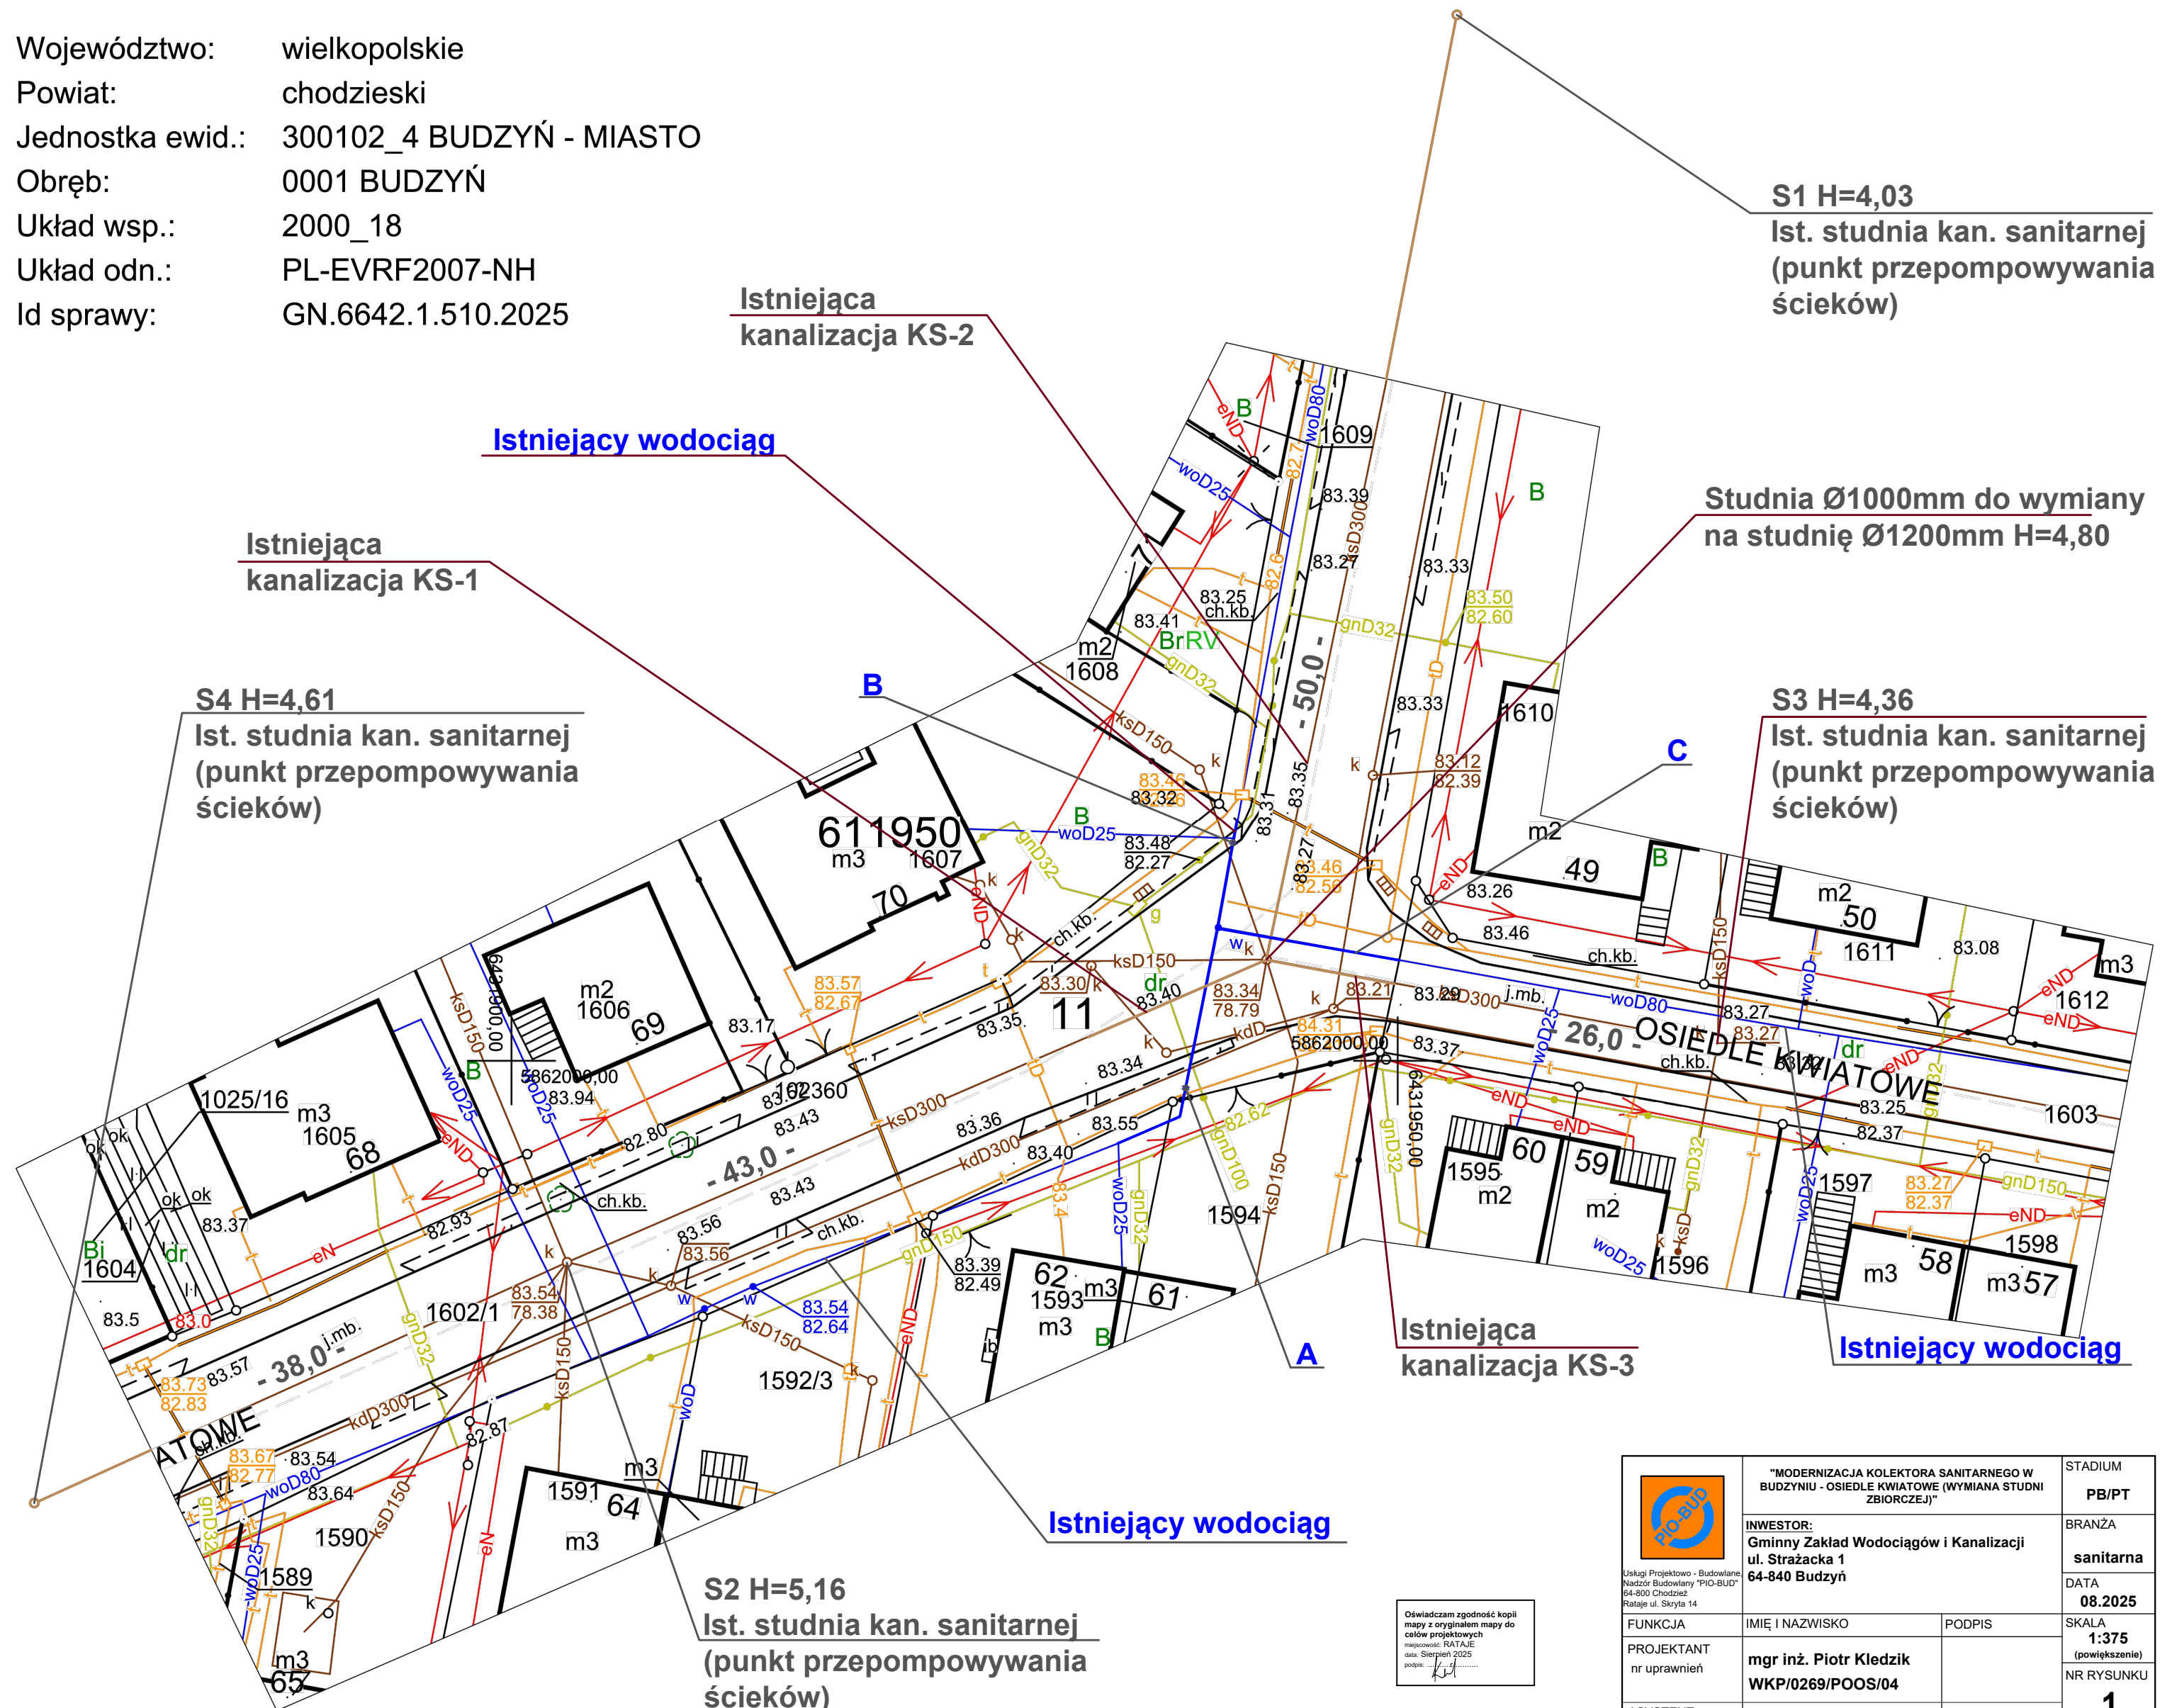

<div></div> <div>Usługi Projektowo - Budowlane Nadzór Budowlany "PŁO-BUD" 64-800 Chodzież Rataje ul. Skryta 14</div>	<p>"MODERNIZACJA KOLEKTORA SANITARNEGO W BUDYNIU - OSIEDLE KWIAKOWE (WYMIANA STUDNI ZBIORCZEJ)"</p>		STADIUM  <b>PB/PT</b>
	<p><b>INWESTOR:</b> <b>Gminny Zakład Wodociągów i Kanalizacji</b> <b>ul. Strażacka 1</b> <b>64-840 Budzyń</b></p>		BRANŻA  <b>sanitarna</b>
			DATA  <b>08.2025</b>
	FUNKCJA	IMIĘ I NAZWISKO	PODPIS
PROJEKTANT nr uprawnień	<b>mgr inż. Piotr Kledzik</b> <b>WKP/0269/POOS/04</b>		
ASYSTENT PROJEKTANTA	<b>mgr inż. Jakub Kledzik</b>		
TEMAT	<b>PROJEKT ZAGOSPODAROWANIA TERENU</b>		