



# PROJEKT ZAGOSPODAROWANIA TERENU

ZA ZGODNOŚĆ Z MAPĄ ZASADNICZĄ W POSTACI WEKTOROWEJ  
Zduńska Wola, ul. Getta Żydowskiego 5-7, dz. nr 27/22, 27/32 - obręb 6  
LICENCJA GK.6642.1857.2021\_1019\_C12 z dnia 07.12.2021

SKALA 1:500

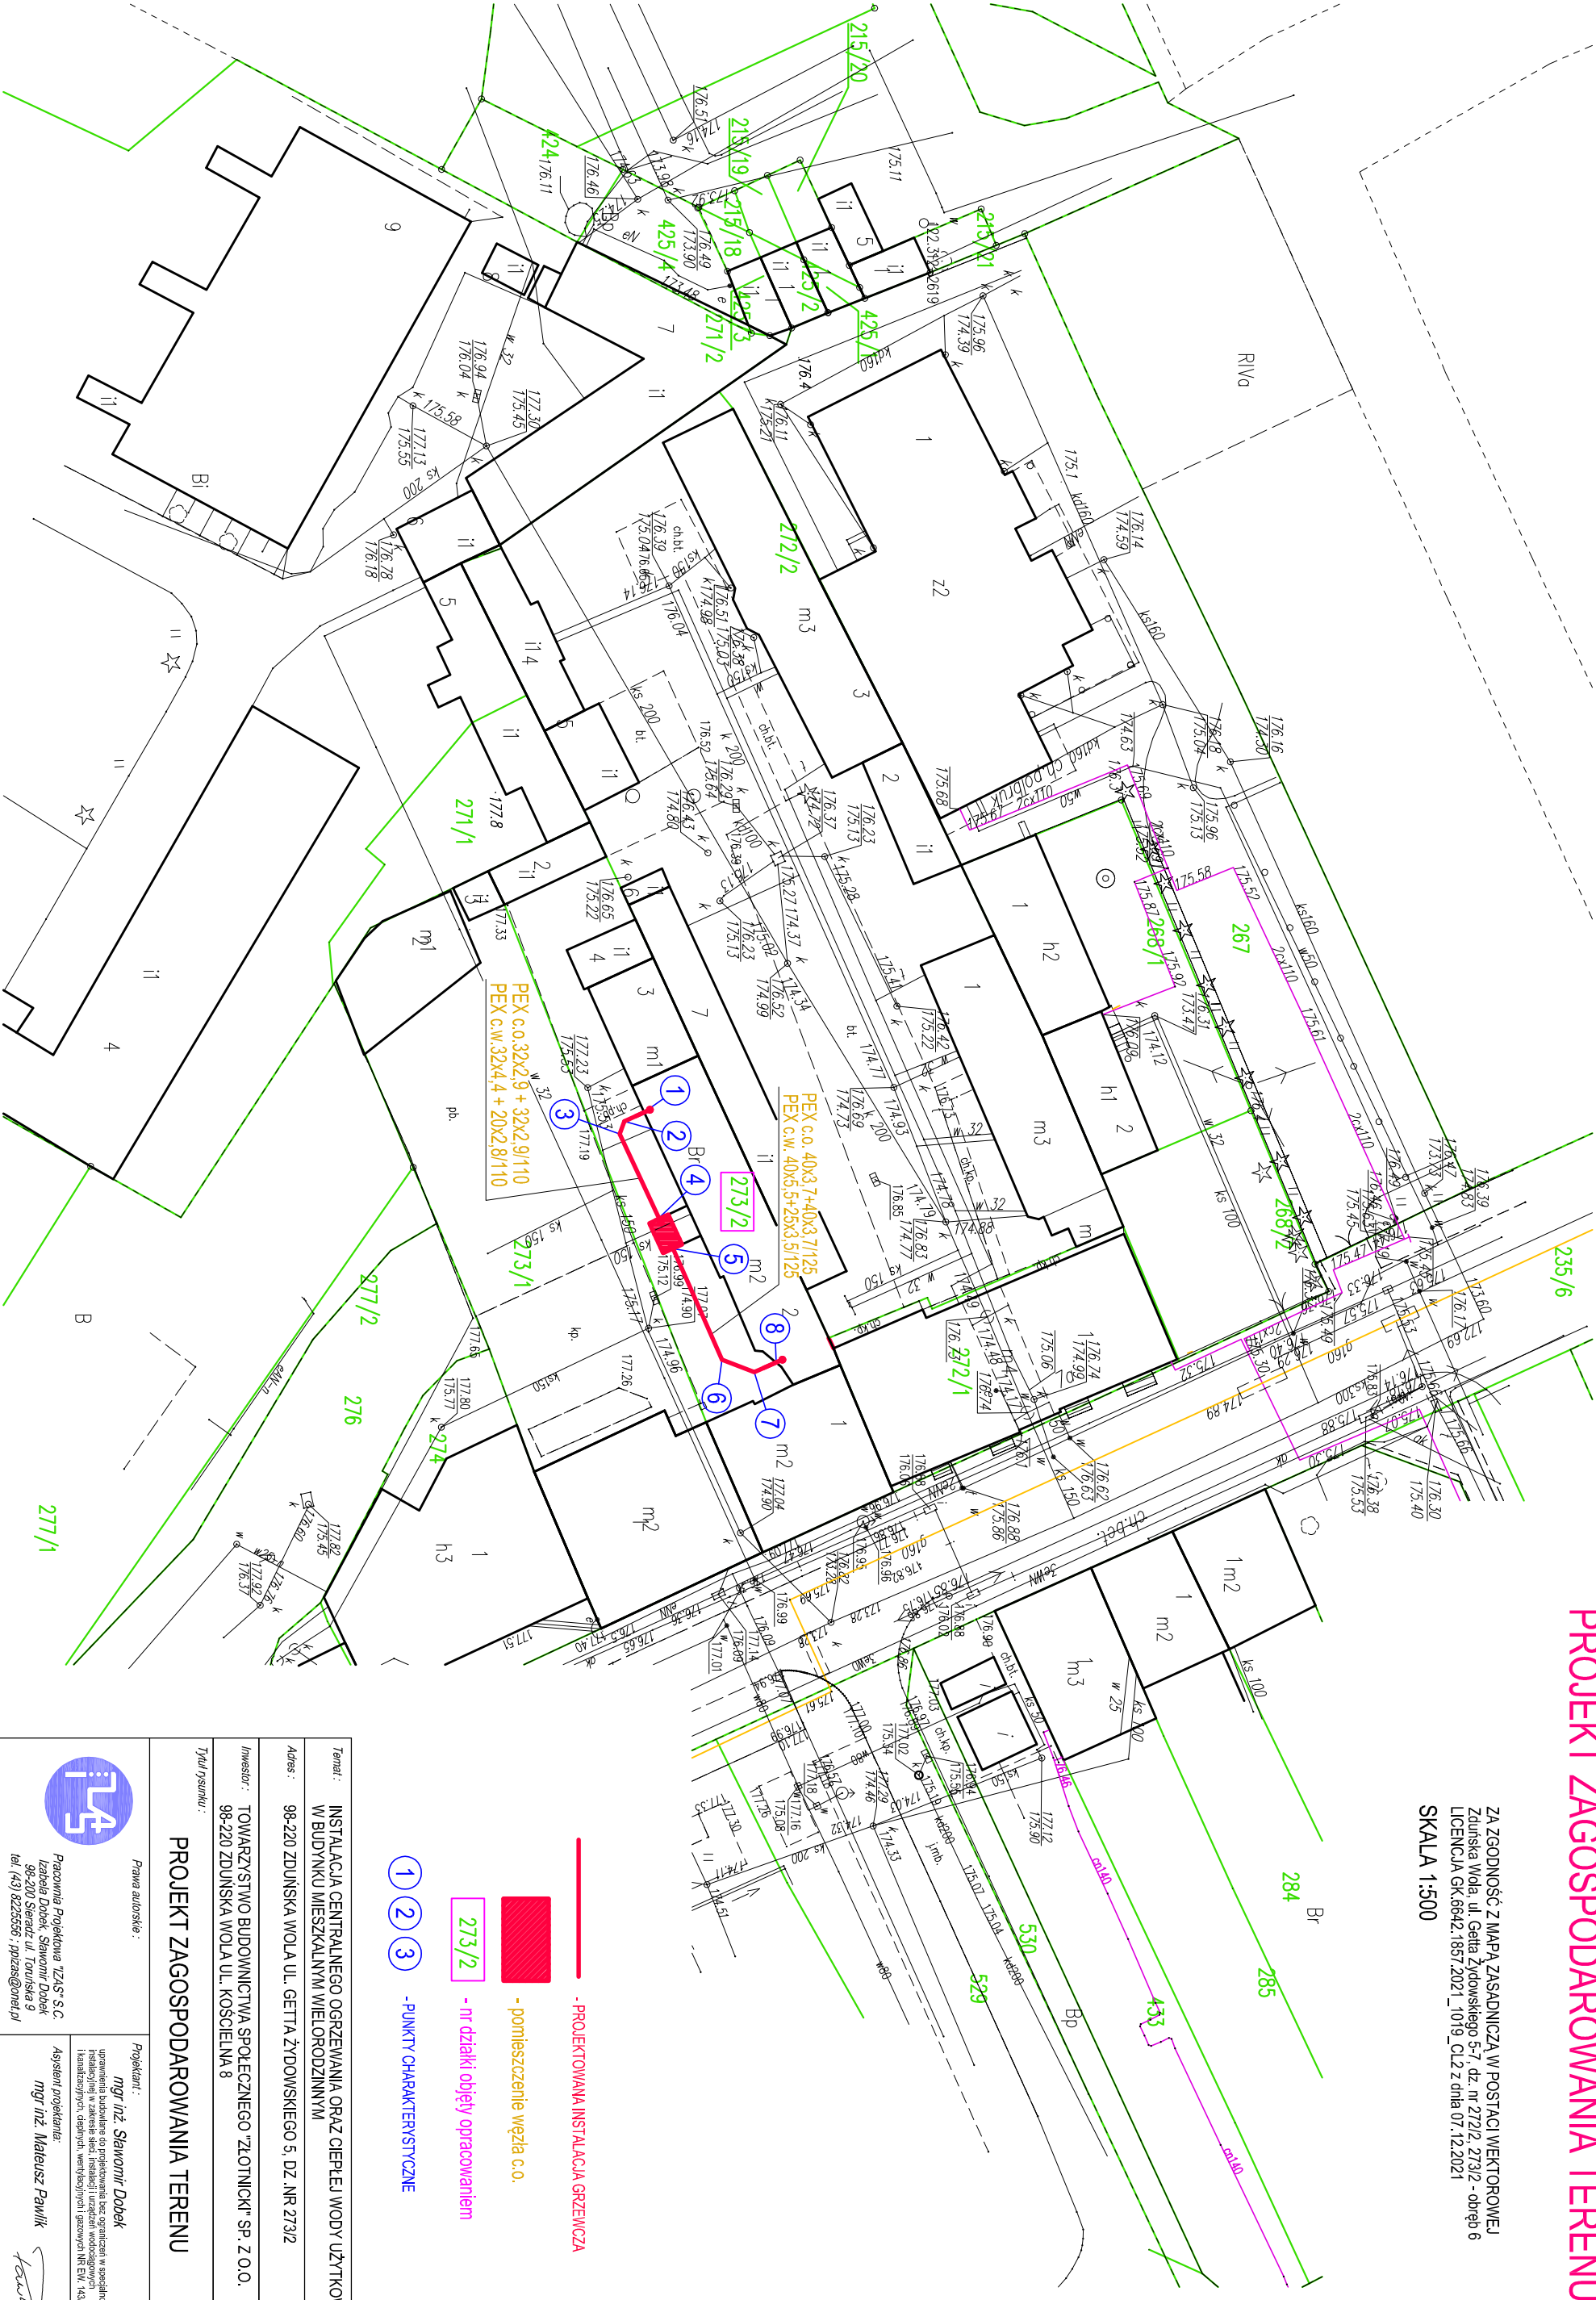

<p>Temat : INSTALACJA CENTRALNEGO OGRZEWANIA ORAZ CIEPŁEJ WODY UŻYTKOWEJ W BUDYNKU MIESZKALNYM WIELORODZINNYM</p>	
<p>Adres : 96-220 ZDUŃSKA WOLA UL. GETTIA ŻYDOWSKIEGO 5, DZ. NR 273/2</p>	
<p>Investor : TOWARZYSTWO BUDOWNICTWA SPOŁECZNEGO "ZŁOTNICKI" SP. Z O.O. 96-220 ZDUŃSKA WOLA UL. KOŚCIELNA 8</p>	
<p>Typ rysunku : PROJEKT ZAGOSPODAROWANIA TERENU</p>	
<p>Prawa autorskie :  Projektant : <i>mgr inż. Sławomir Dobeek</i> uprawnienia budowlane bez ograniczeń w specjalności instalacyjnej w zakresie sieci, instalacji i urządzeń wodocigowych i kanalizacyjnych, elektryki, wentylacyjnych i gazowych NR EW. 14300WL</p>	<p>Pracownia Projektowa TZASR S.C. Izabela Dobeek, Sławomir Dobeek 96-200 Szerzuch ul. Touraine 9 tel. (+43) 8225556   ipzias@net.pl</p>
<p>Faza : PROJEKT TECHNICZNY</p>	<p>Instalacja : INSTALACJE SANITARNE</p>
<p>Data : GRUDZIEŃ 2021</p>	<p>Skala : 1:500</p>
<p>Nr rs. : 1</p>	<p>Asystent projektanta <i>mgr inż. Mateusz Pawlik</i> </p>