


RZUT PODDASZA

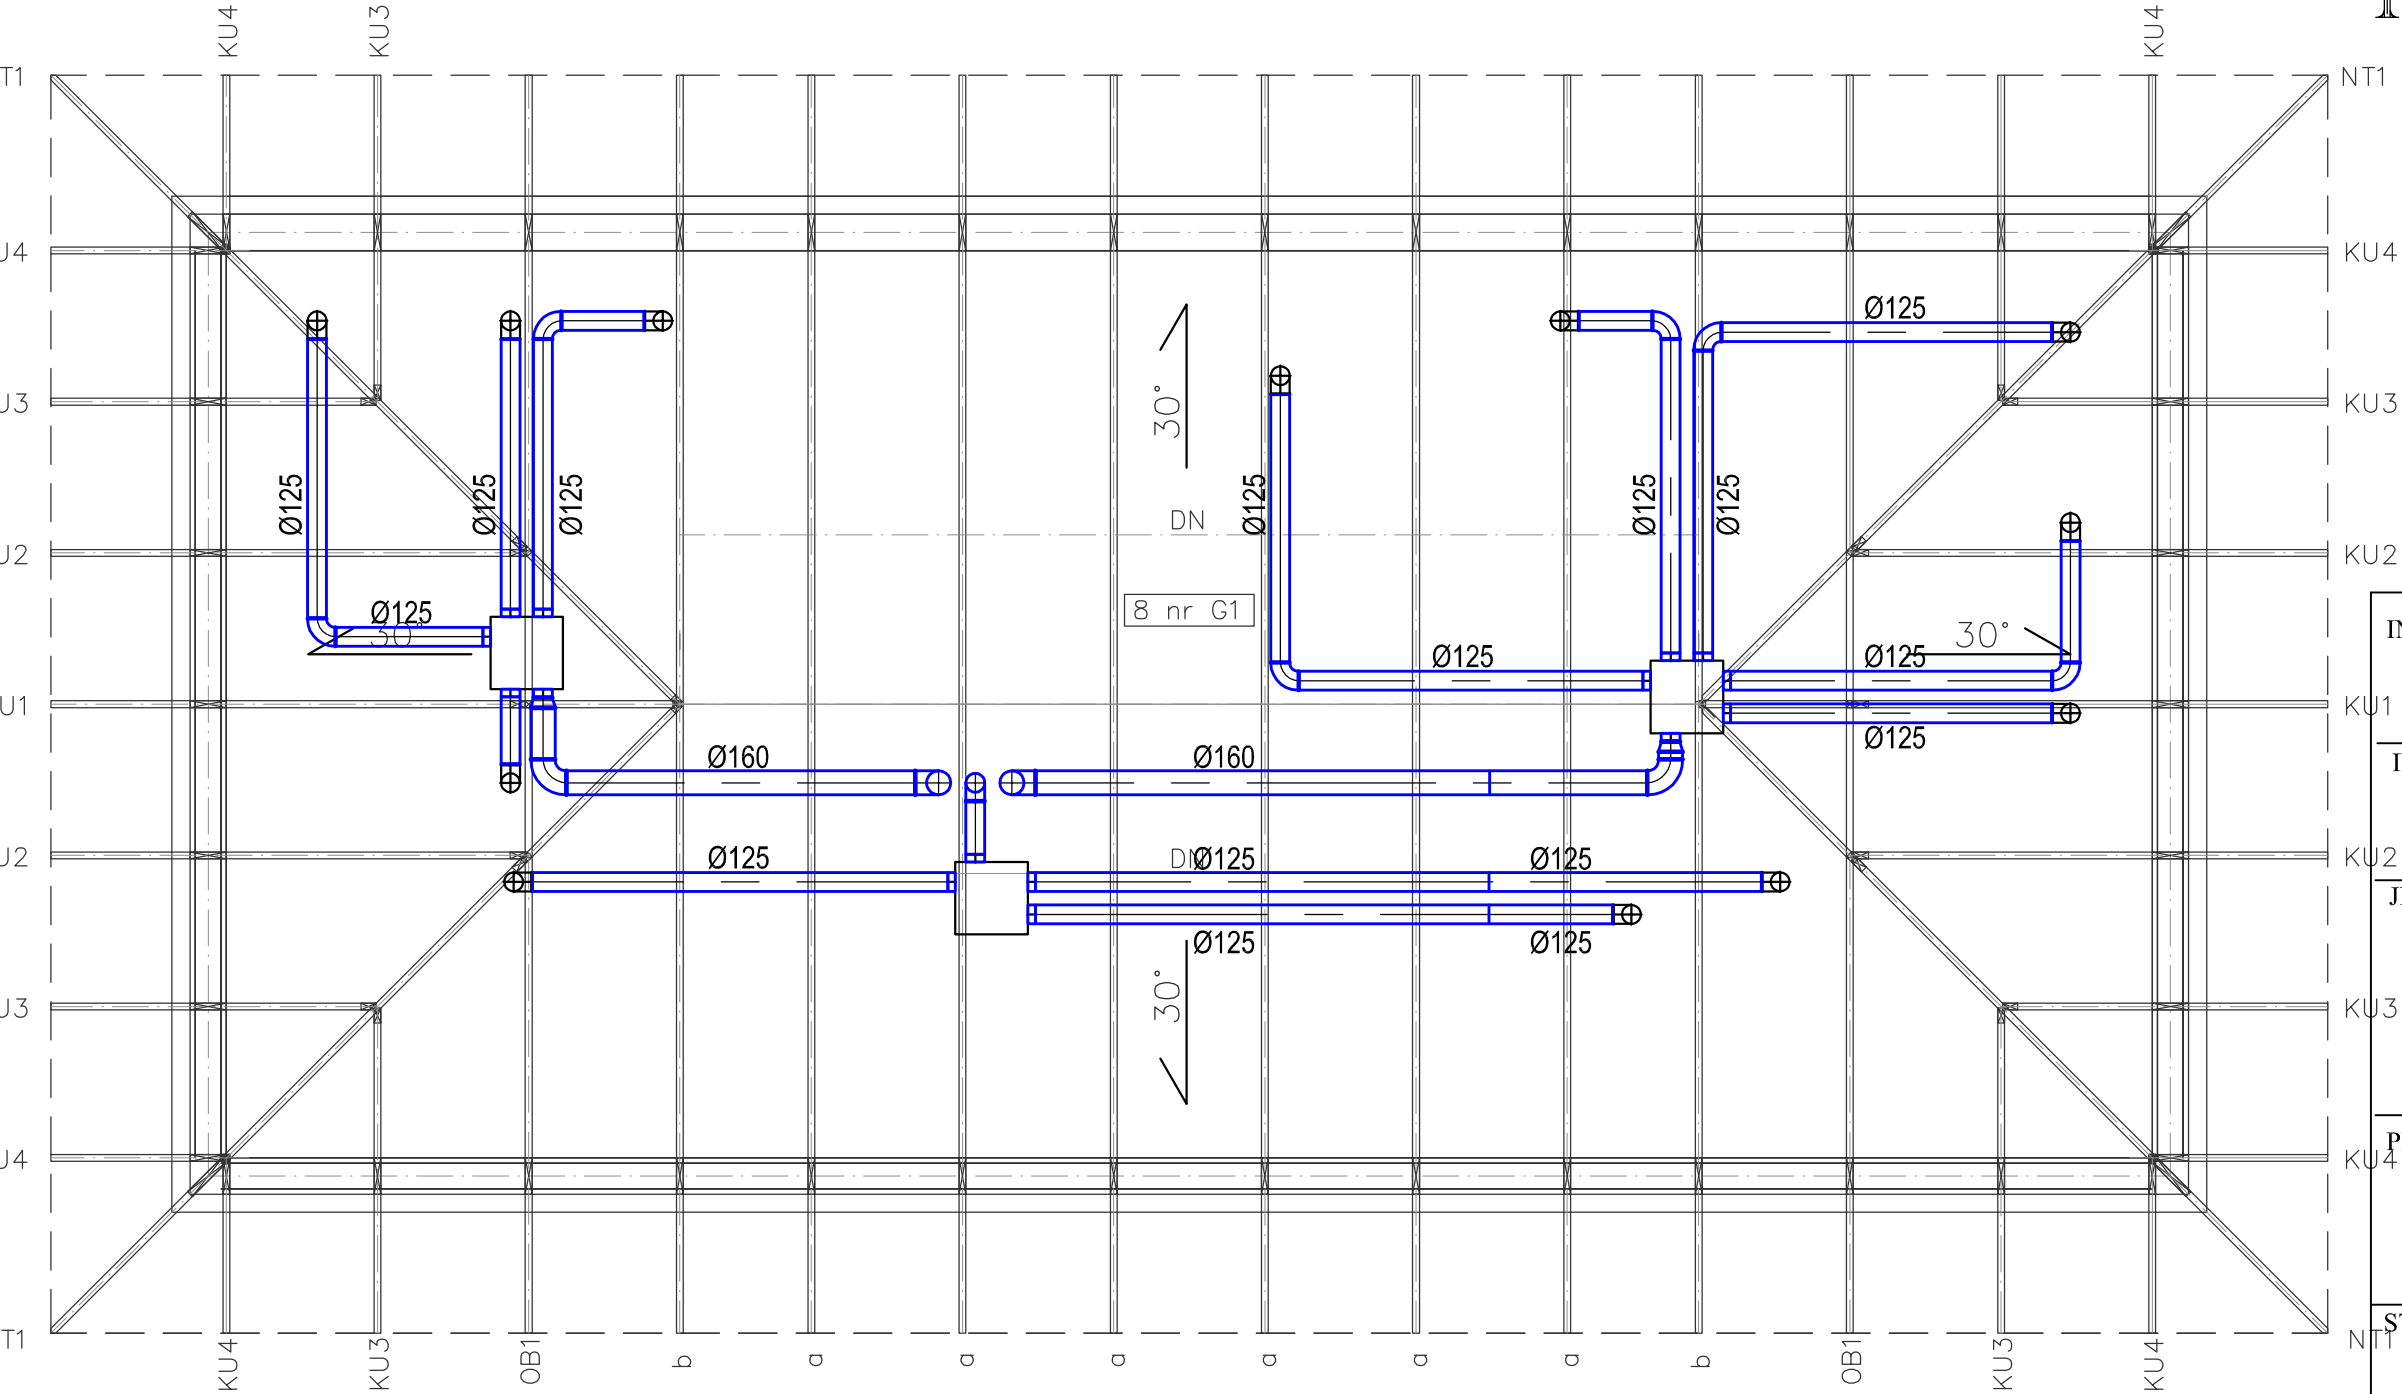

INWESTYCJA: BUDYNEK SANITARNY ŻÓŁTAŃCE, dz. nr ew. 331/3 22-100 ŻÓŁTAŃCE		
INWESTOR: URZĄD GMINY CHEŁM Pokrówka, ul. Gminna 18 22-100 CHEŁM		
JEDNOSTKA PROJEKTOWA: MEGAM 22 - 100 CHEŁM, ul. LUBELSKA 8 NIP 563-150-08-61, e-mail: megam@metronet.pl TEL./FAX: (082) 565 53 73; 564 38 76		
PROJEKTANT: inż. Barbara Łatka SPE. INSTALACYJNA, upr. bud. nr LUB/0001/PWOS/05 mgr inż. Grzegorz Sołonyńko SPR. SPEC. INST.-INŻYNIERYJNA, upr. bud. nr 342/Ch/83		
STADIUM OPRACOWANIA: PROJEKT WYKONAWCZY		
BRANŻA: SANITARNA		
TYTUŁ ARKUSZA: RZUT PODDASZA inst. wentylacji		
MIEJSCOWOŚĆ, DATA: Chełm, 15.01.2016	SKALA: 1:50	NR. ARKUSZA: S4

Rysunki należy rozpatrywać wspólnie z architekturą oraz branżami: wod-kan, c.o., oraz elektryczną.