


CIĄG DALSZY MAPA NUMER 7

CIĄG DALSZY MAPA NUMER 4

CIĄG DALSZY MAPA NUMER 9

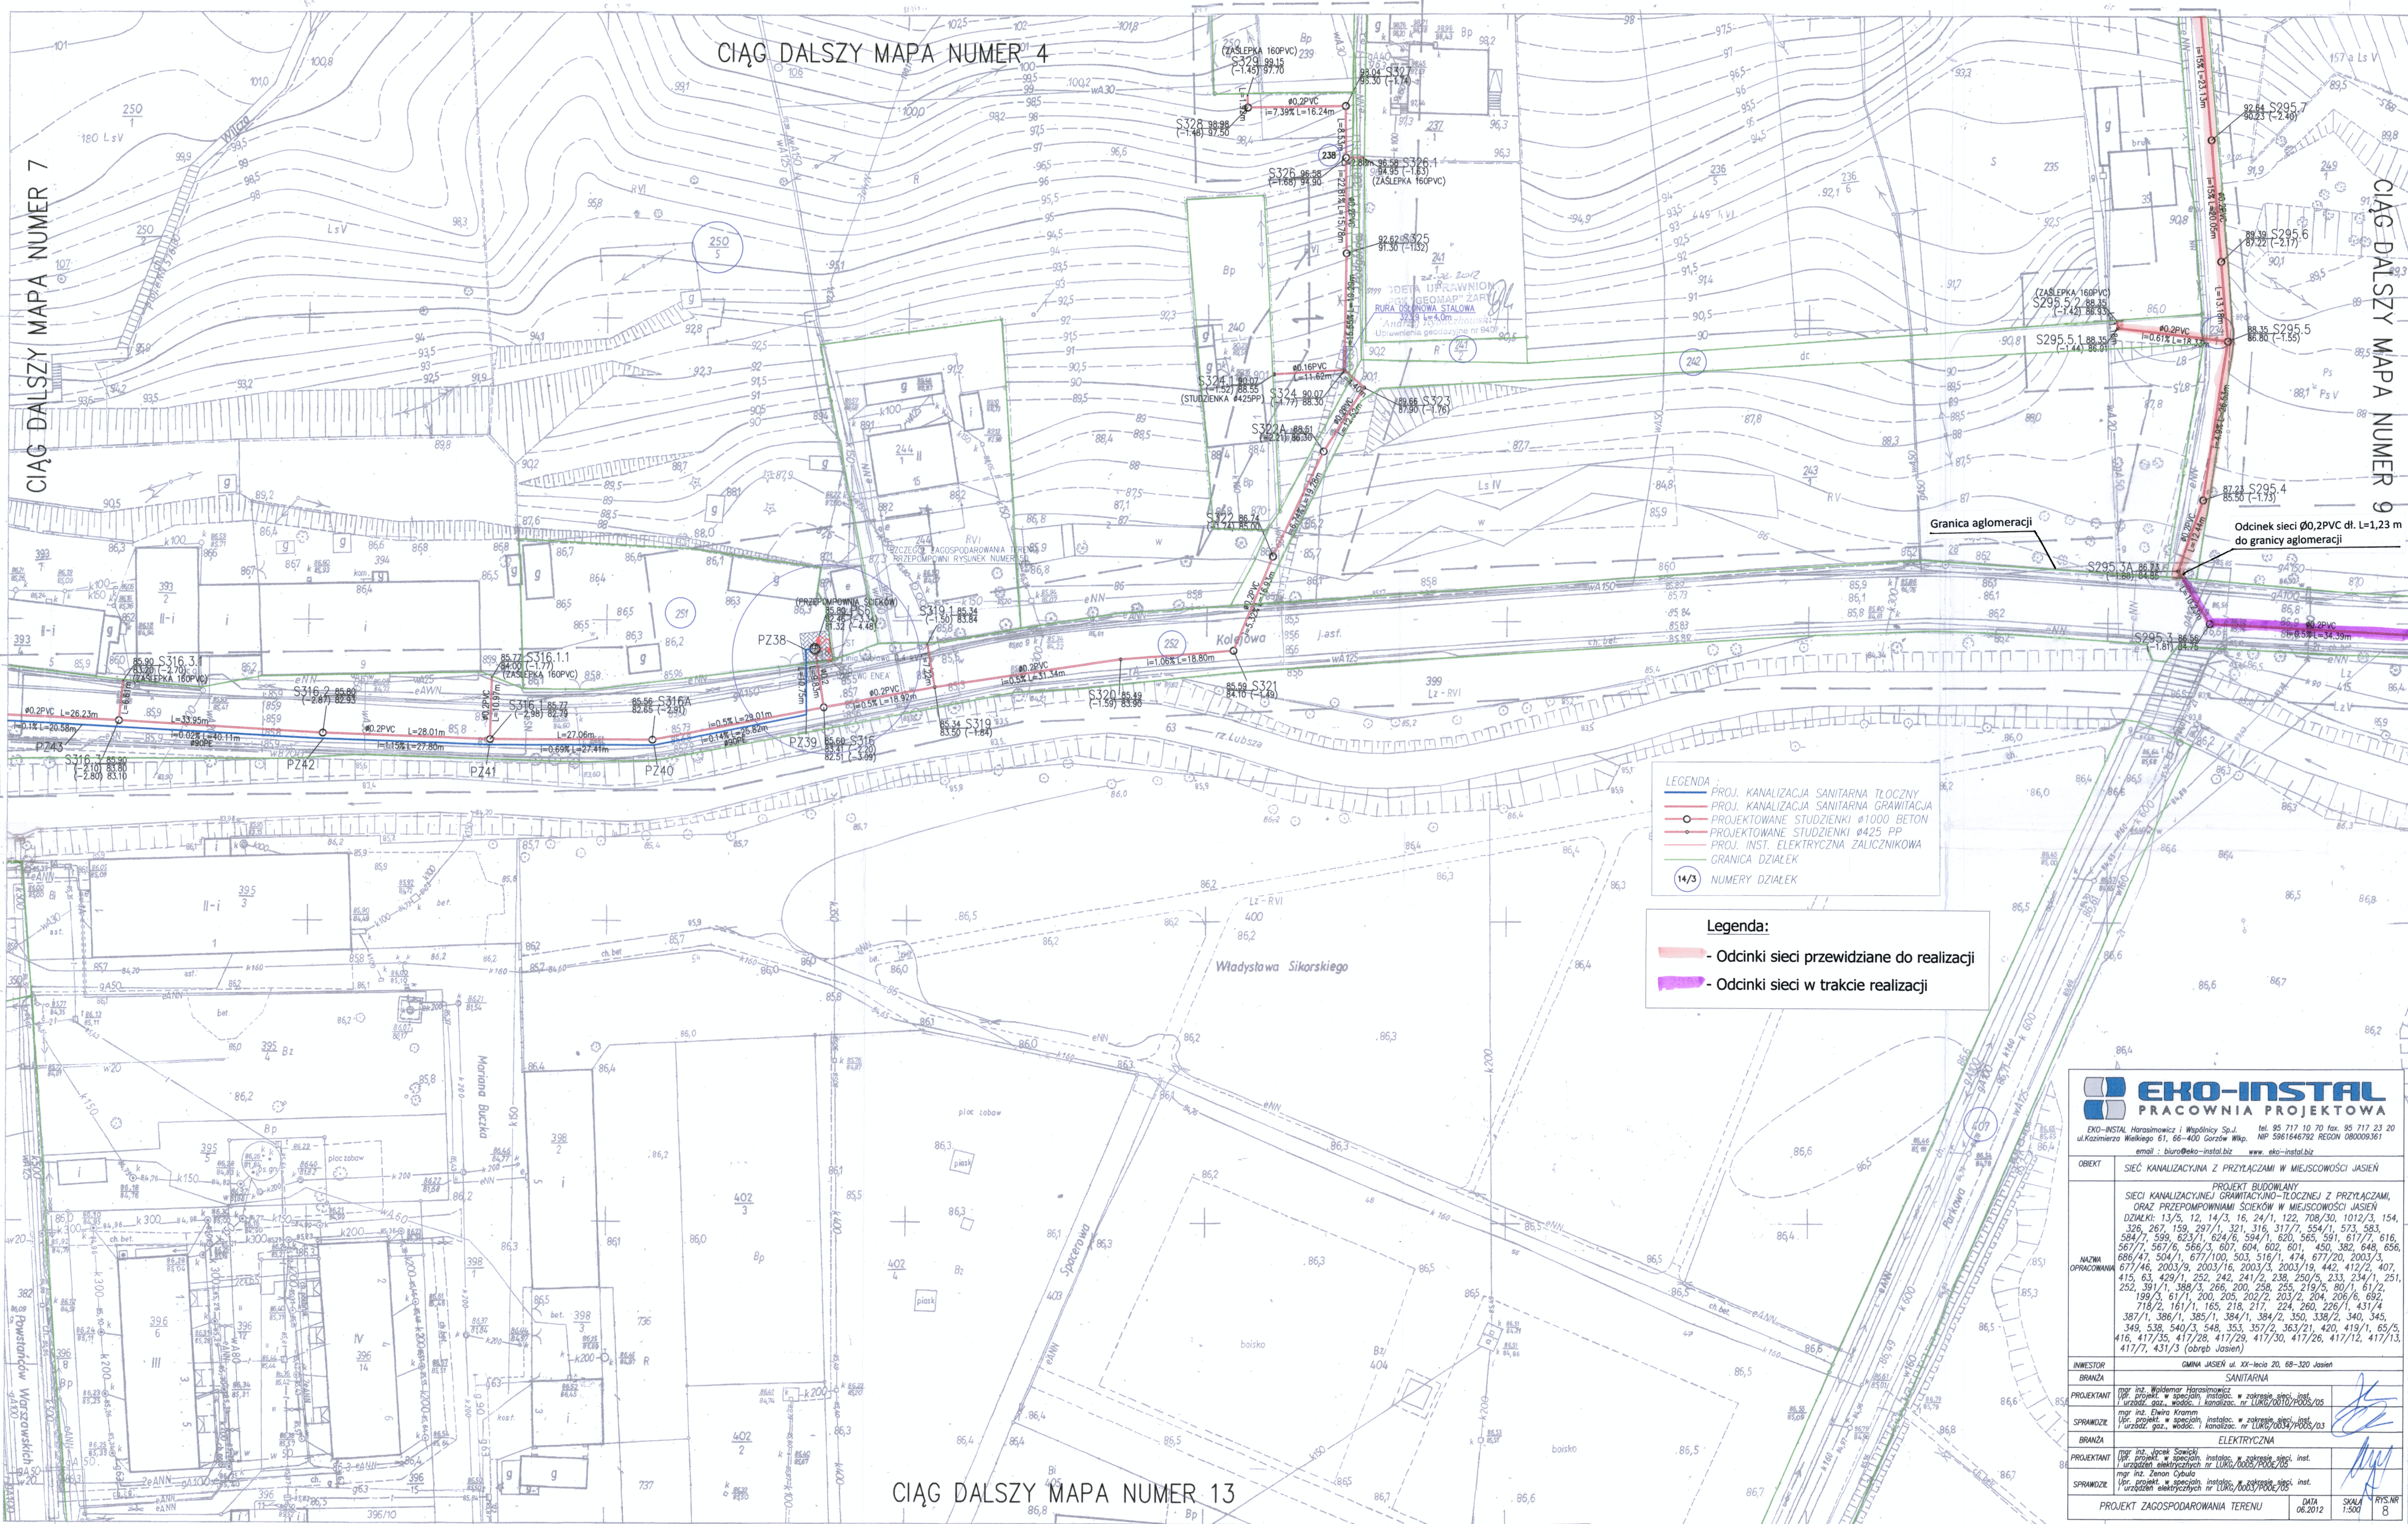

- LEGENDA
- PROJ. KANALIZACJA SANITARNA TŁOCZNY
 - PROJ. KANALIZACJA SANITARNA GRAWITACJA
 - PROJEKTOWANE STUJENKI Ø1000 BETON
 - PROJEKTOWANE STUJENKI Ø425 PP
 - PROJ. INST. ELEKTRYCZNA ZALICZNIKOWA
 - GRANICA DZIAŁEK
 - NUMERY DZIAŁEK

- Legenda:
- Odcinki sieci przewidziane do realizacji
 - Odcinki sieci w trakcie realizacji

EKO-INSTAL
PRACOWNIA PROJEKTOWA

EKO-INSTAL Horosławice i Wspólnicy Sp. z o.o.
ul. Kazimierza Wielkiego 61, 66-400 Gorzów Wlkp.
tel. 95 717 10 70 fax. 95 717 23 20
NIP 5851640792 REGON 08009361
e-mail: biuro@eko-instal.biz www.eko-instal.biz

OBJEKT	SIĘĆ KANALIZACYJNA Z PRZYŁĄCZAMI W MIEJSCOWOŚCI JASIEŃ
PROJEKT BUDOWANY	SIĘĆ KANALIZACYJNEJ GRAWITACyjNO-TŁOCZNEJ Z PRZYŁĄCZAMI, ORAZ PRZEPŁYNNIAMI ŚCIEKÓW W MIEJSCOWOŚCI JASIEŃ
DZIAŁKI	13/5, 12, 14/3, 16, 24/1, 122, 708/30, 1012/3, 154, 326, 267, 159, 297/1, 321, 316, 317/7, 554/1, 573, 583, 584/7, 599, 623/1, 624/6, 594/1, 620, 565, 591, 617/7, 616, 567/7, 567/6, 565/3, 607, 604, 602, 601, 450, 382, 649, 656, 686/7, 504/1, 677/100, 503, 516/1, 474, 677/20, 2003/3, 677/46, 2003/9, 2003/16, 2003/3, 2003/19, 442, 412/2, 407, 415, 63, 429/1, 252, 242, 241/2, 238, 250/5, 233, 234/1, 251, 252, 391/1, 388/3, 266, 200, 258, 255, 219/5, 80/1, 61/2, 199/3, 61/1, 200, 205, 202/2, 203/2, 204, 206/6, 682, 718/2, 161/1, 165, 218, 217, 224, 260, 226/1, 431/4, 387/1, 386/1, 385/1, 384/1, 384/2, 350, 338/2, 340, 345, 348, 538, 540/3, 548, 553, 357/2, 363/2/1, 420, 419/1, 65/5, 416, 417/35, 417/28, 417/29, 417/30, 417/26, 417/12, 417/13, 417/7, 431/3 (obryb Jasień)
INWESTOR	GMINA JASIEŃ ul. XX-lecie 20, 68-320 Jasień
BRANŻA	SANITARNA
PROJEKTANT	mgr inż. Waldemar Horosławicz ul. projekt. w specjalizacji instalac. w zakresie sieci inst. i urządzeń sanitarnych nr LUKG/0010/P005/05
SPRAWDZIO	mgr inż. Elwira Kramm ul. projekt. w specjalizacji instalac. w zakresie sieci inst. i urządzeń sanitarnych nr LUKG/0034/P005/03
BRANŻA	ELEKTRYCZNA
PROJEKTANT	mgr inż. Jacek Sawicki ul. projekt. w specjalizacji instalac. w zakresie sieci inst. i urządzeń elektrycznych nr LUKG/0005/P006/05
SPRAWDZIO	mgr inż. Jacek Sawicki ul. projekt. w specjalizacji instalac. w zakresie sieci inst. i urządzeń elektrycznych nr LUKG/0005/P006/05
PROJEKT ZAGOSPODAROWANIA TERENU	DATA 06.2012 SKALA 1:500 RYS.NR 8

441.111.1431
1:500

MAPA ZASADNICZA
Założona w 1979 przez
OKRĘGOWE PRZEDSIĘBIORSTWO GEODEZYJNO-KARTOGRAFICZNE
w ZIELONEJ GÓRZE
PRACOWNIA TERENOWA W LUBSKU

1413		
1342	1431	1432
	1433	

STAROSTA JAROSŁAWSKI
WYDZIAŁ GEODEZJI I KATASTRU
OPRACOWANIE
W oparciu o dane z dokumentacji geodezyjnej i kartograficznej
dokładność 1:500
z up. STAROSTY
lubuskie
miejscowość: JASIEŃ

województwo: lubuskie
powiat: Jasiński
gmina: JASIEŃ
inwestor: JASIEŃ
dzielnica: nr 234/1, 238, 252
Zlec. nr. 69/2011
KRG 1545-71/2011
Dz.Nr. 4934/2011

Mapa do celów projektowych skala 1:500

Niniejszą mapę sporządzono w Okręgowym Przedsiębiorstwie Geodezyjno-Kartograficznym „GEOMAP” Sp. z o.o. Pracownia Geodezyjna w Żarach na podstawie mapy syt.-wys. oraz pomiaru uzupełniającego wykonanego w grudniu 2011 r.

Nie wyklucza się istnienia w terenie innych nie wykazanych na niniejszej mapie urządzeń podziemnych które nie były zgłoszone do inwentaryzacji lub o których brak jest informacji w istniejących branżowych.

Prace polowe
Andrzej Rybaczowski nr. upr. geod. 9408

GEODETA UPRAWNIENY
OPGK „GEOMAP” ŻARY
Andrzej Rybaczowski
Lubuska Geodezja
ul. Żurawia 1
64-800 Żary
tel. 925-005-25-81, tel. (068)