


SYSTEM SYGNALIZACJI POŻARU SSP
RZUT DACHU

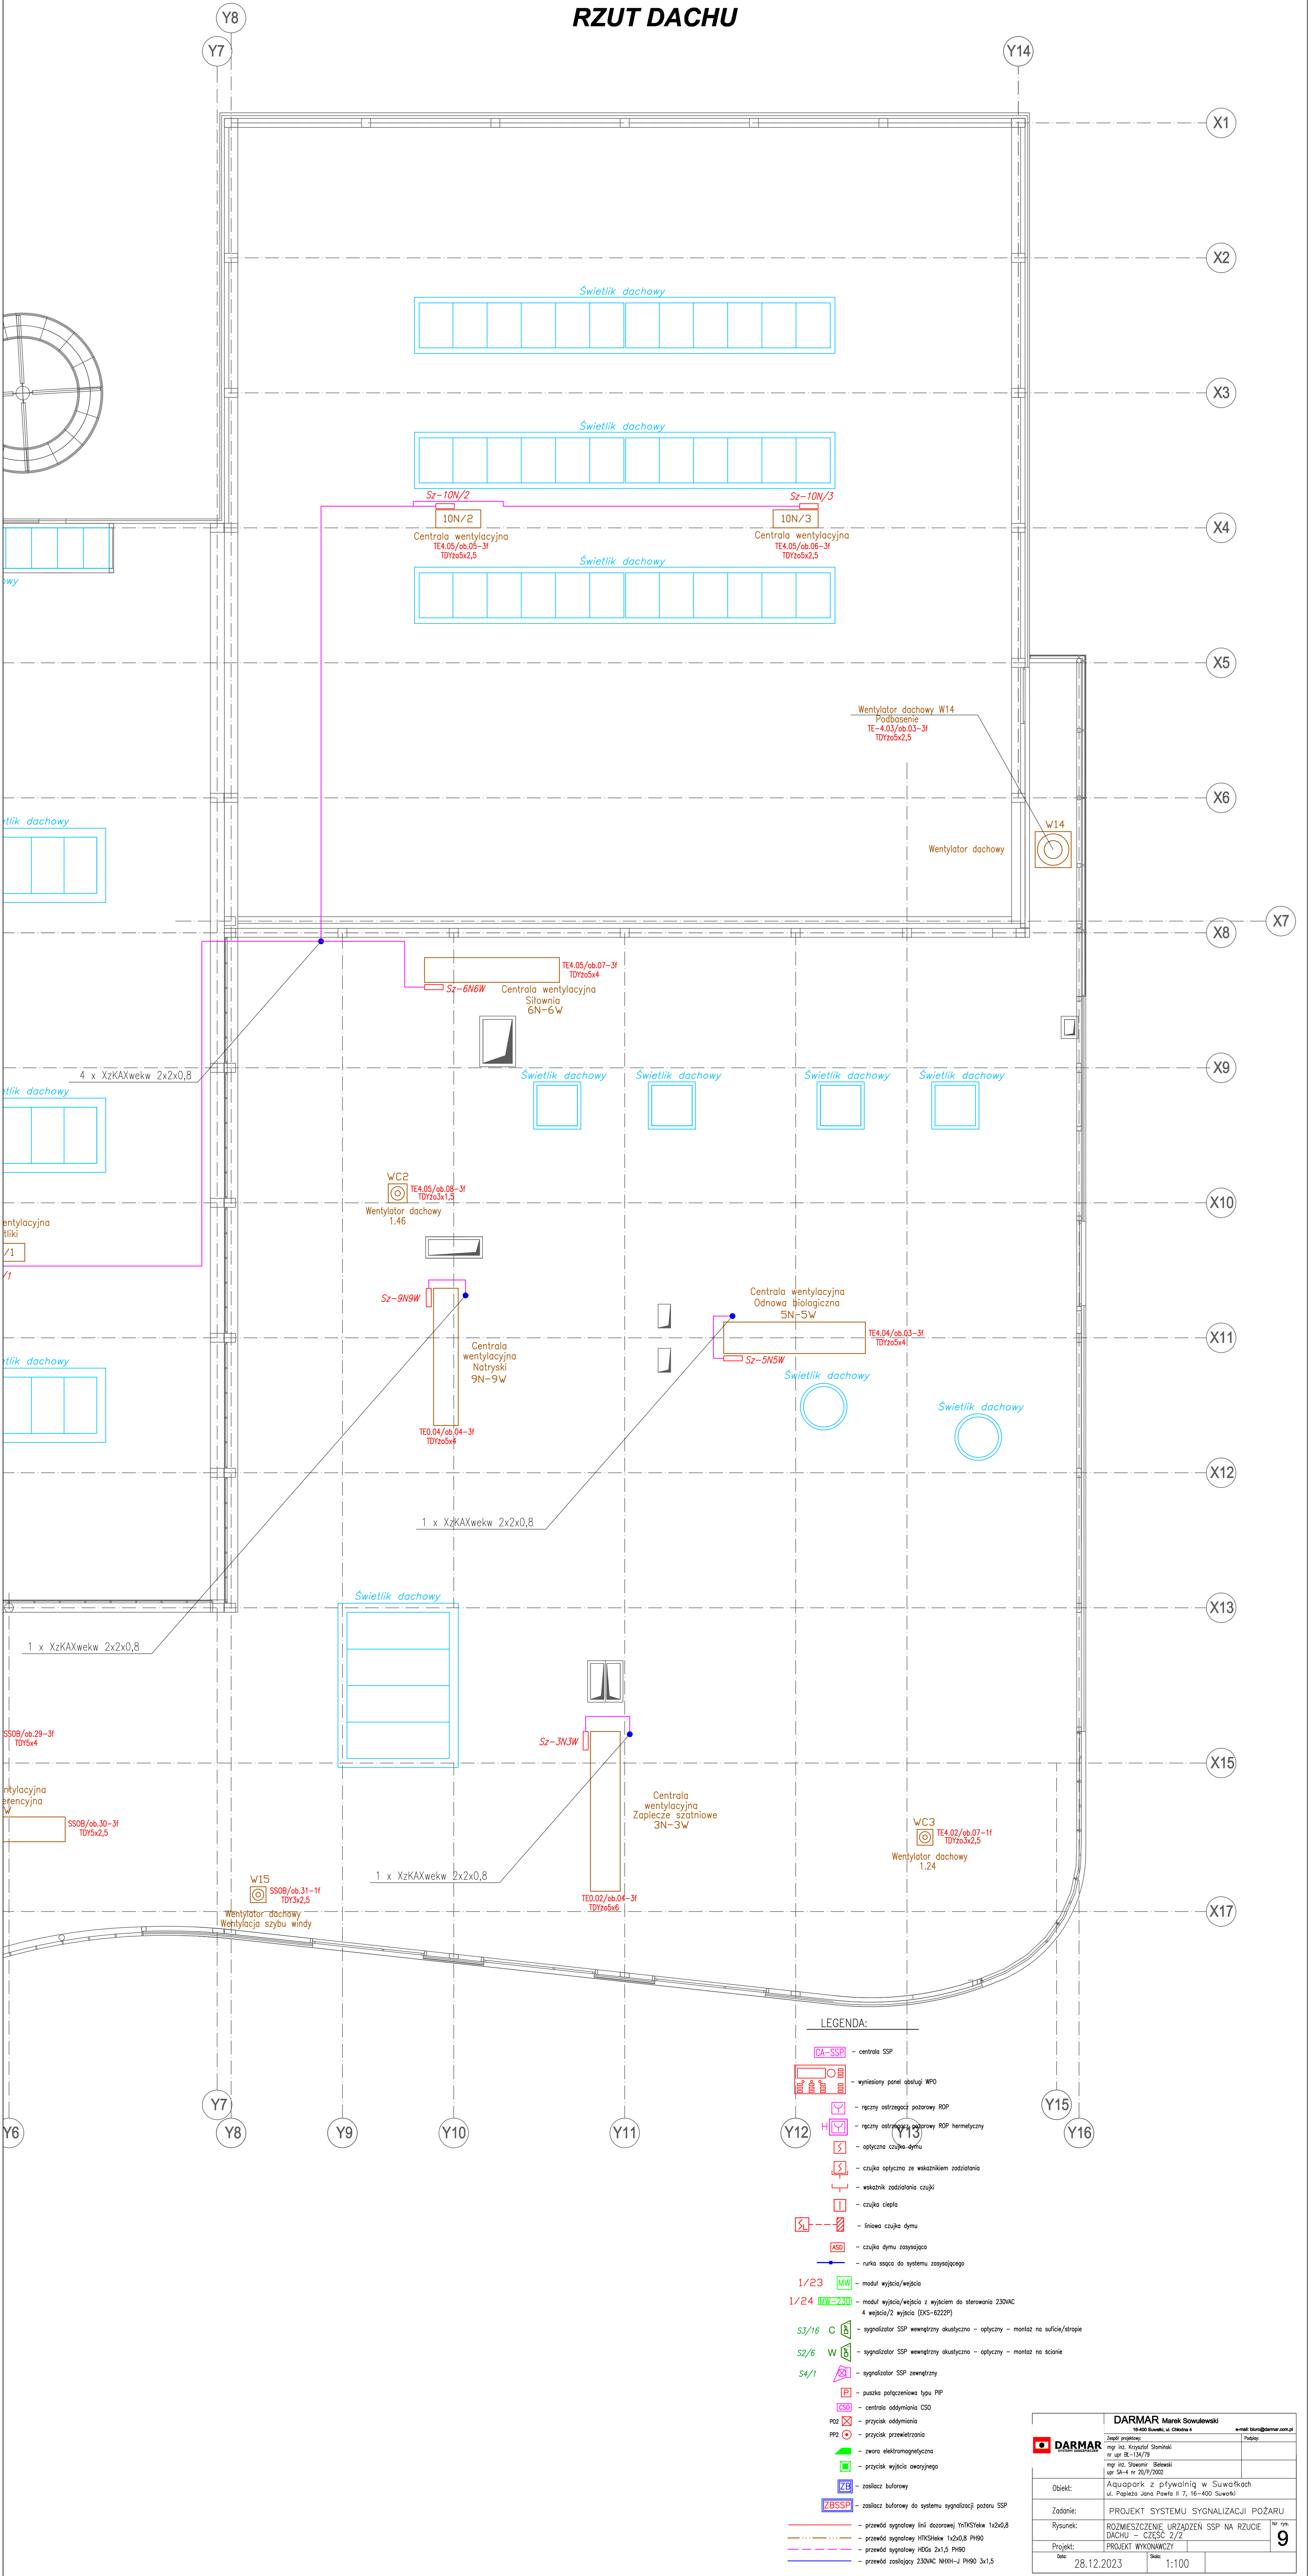

DARMAR Marek Sowulewski 16-400 Suwałki, ul. Chłopska 4		e-mail: biuro@darmar.com.pl
mgr inż. Krzysztof Słomkowski nr upr. 18-134/79		
mgr inż. Sławomir Bielecki upr. SA-4 nr 20/P/2002		
Obiekt:	Aquatank z pływalnią w Suwałkach ul. Papieża Jana Pawła II 7, 16-400 Suwałki	
Zadanie:	PROJEKT SYSTEMU SYGNALIZACJI POŻARU	
Rysunek:	ROZMIESZCZENIE URZĄDZEŃ SSP NA RZUCIE DACHU – CZĘŚĆ 2/2	Nr rys. 9
Projekt:	PROJEKT WYKONAWCZY	
Data:	28.12.2023	Skala: 1:100