 



L1-4



Oprawa LED 39W  
Wysięgnik WR-4/A/1,0/0/5 ZP  
YDY 3x1,5mm2  
Złącze słupowe NTB-11 6A  
L1,L2,L3 - faza

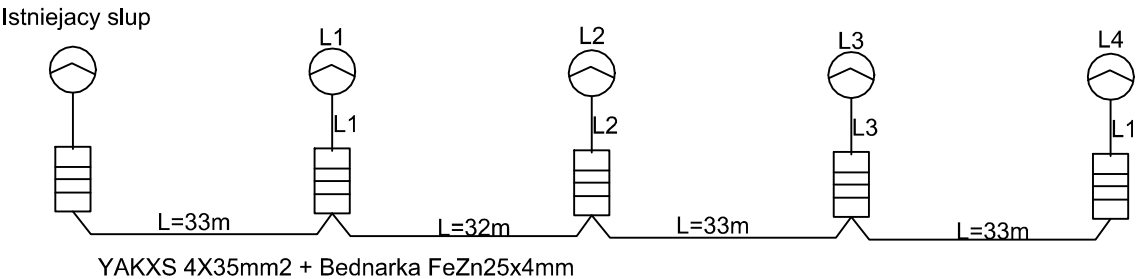

JEDNOSTKA PROJEKTOWA	EMP SP.Z O.O. UL. SELEDYNOWA 20 65-128 ZIELONA GÓRA	
INWESTOR	Gmina Żary ul. Jana Pawła II nr 6, 68-200 Żary	
NAZWA INWESTYCJI	BUDOWA SIECI OŚWIETLENIA DROGOWEGO WRAZ Z POSADOWIENIEM LAMP W MIEJSCOWOŚCI SIODŁO	
ADRES INWESTYCJI	Działka nr 52 obręb SIODŁO	
BRANŻA	INSTALACJA ELEKTRYCZNA	
FAZA PROJEKTU	PROJEKT BUDOWLANY	
	IMIĘ I NAZWISKO	NR UPRAWNIENI
PROJEKTOWAŁ	mgr inż. Mateusz Praczyk	LBS/0084/POOE/11
SPRAWDZIŁ	mgr inż. Mariusz Warszawa	LBS/0002/POOE/10
TYTUŁ RYSUNKU	SCHEMAT OŚWIETLENIA TERENU	SKALA 1:500
NR RYSUNKU	DATA 10.2025	REWIZJA 00
E2		