


STAN PROJEKTOWANY

Instalacja klimatyzacji - Rzut III-go piętra

Skala 1:100

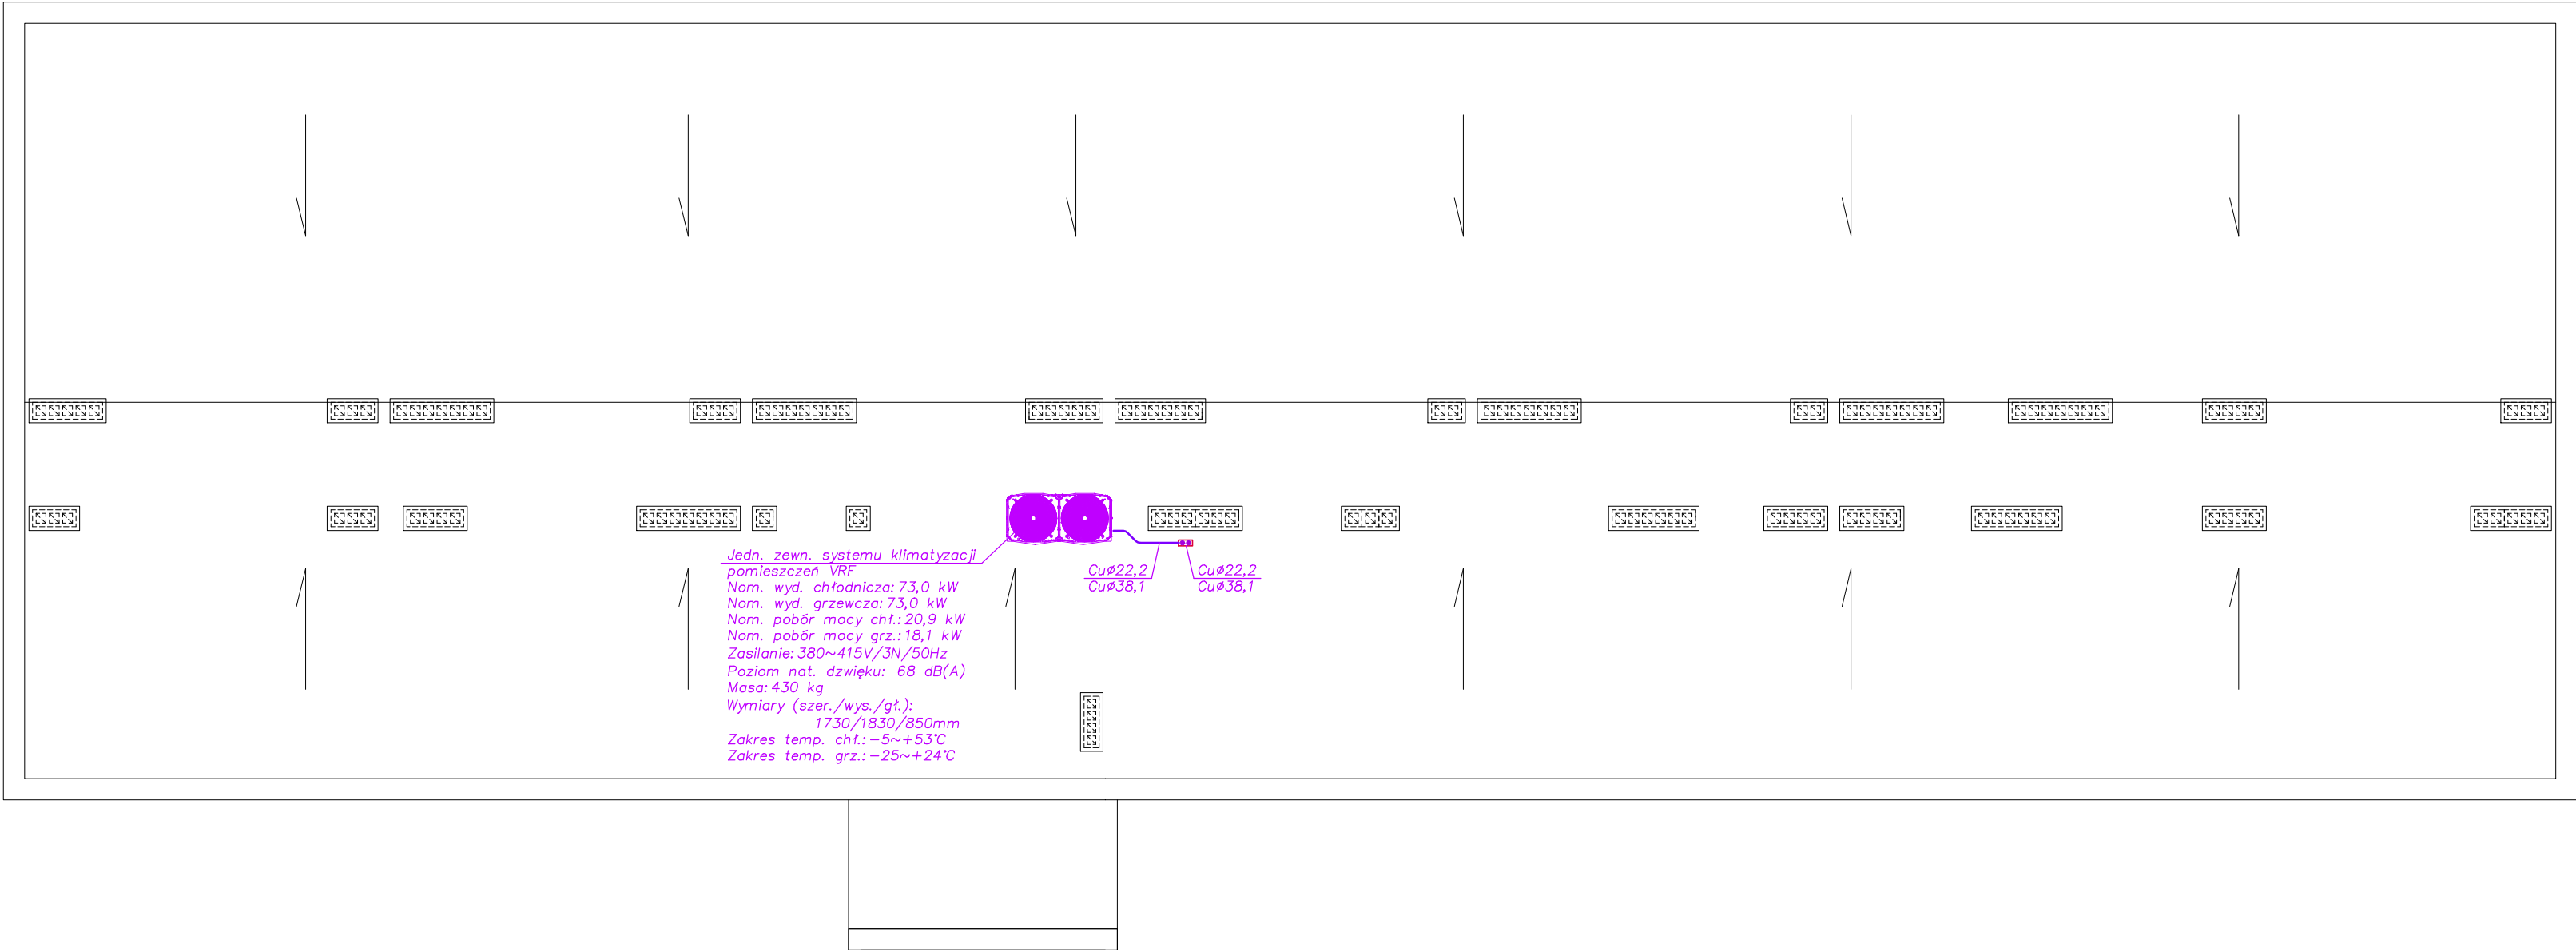

Inwestor: Gmina Przemyśl 37-700 Przemyśl, ul. Marcina Borelowskiego 1					
Obiekt: Budowa instalacji klimatyzacji pomieszczeń biurowych Urzędu Gminy Przemyśl, zlokalizowanych w budynku przy ul. Marcina Borelowskiego 1 w Przemyślu, na terenie działki ewid. nr 2887, obr. 202, w jedn. ewid. 186201_1 m. Przemyśl					
Adres: 37-700 Przemyśl, ul. Marcina Borelowskiego 1 dz. ewid. nr 2887, obr. 202, w jedn. ewid. 186201_1 m. Przemyśl					
WYKONAWCA	IMIĘ I NAZWISKO	NR UPRAWNIENI	SPECJALNOŚĆ	DATA	PODPIS
Projektant:	mgr inż. Marek Drozd	PDK/0127/ /POOS/07	Instalacyjna sanitarna	04.2025	
Sprawdzający:	mgr inż. M. Korczowska	PDK/0068/ /POOS/19	Instalacyjna sanitarna	04.2025	
Tytuł rys.: Instalacja klimatyzacji - Rzut dachu					
Firma Projektowo-Uslugowa >> M A D R A L << Przemyśl, ul. Rogozińskiego 19/16			STADIUM PAB	SKALA 1:100	NR RYS. S-4