
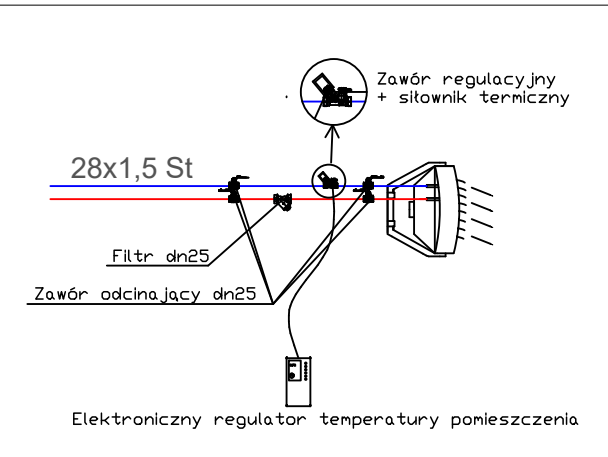
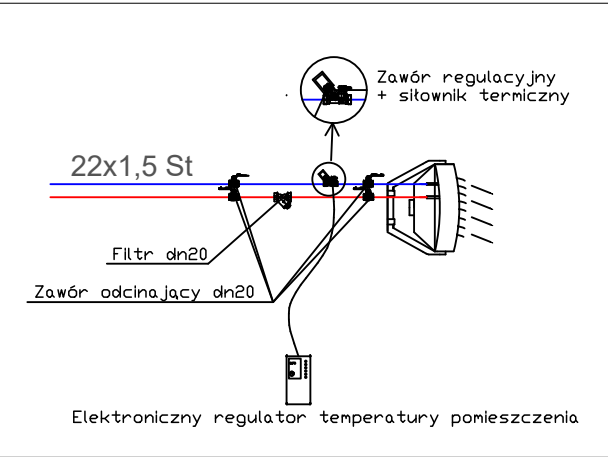


Schemat wpięcia w pomieszczeniu węzła

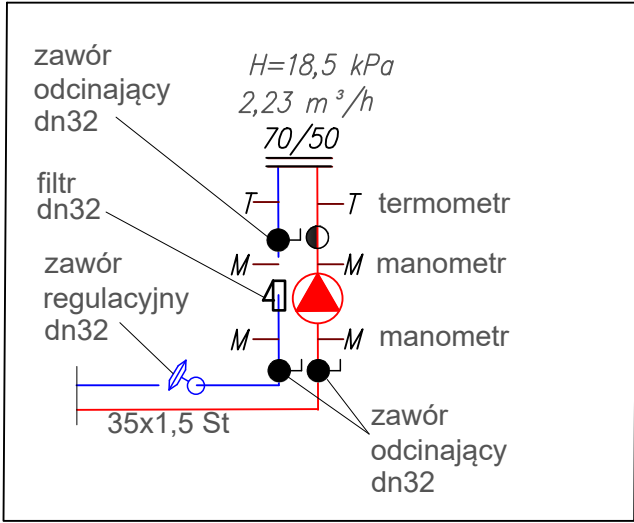

Przebiegi rur w ścianach oddzielenia pożarowego należy uszczelniać wełną mineralną o gęstości nie mniejszej niż 120kg/m³ o grubości 2x40 mm. Zewnętrzną powierzchnię wełny oraz pas przegrodowy należy pokryć pęczniącą masą ogniochronną o grubości nie mniej niż 1 mm.

SUPERVISION

USŁUGI INŻYNIERSKIE
dr inż. Radosław Wartacz
42-280 Kościelec
ul. Mykanowska 1B

UZGODNIENIA, UWAGI, LEGENDA:

ZESTAWIENIE POWIERZCHNI UŻYTKOWEJ: PARTER			
Lp.	nazwa pomieszczenia	rodz. posadki	powierzchnia (m ²)
0.1.	hala magazynowa-część mniejsza	kostka beton.	206,34m ²
0.2.	hala magazynowa-część większa	kostka beton.	401,86m ²
0.3.	pom. gospodarcze	pl. gresowe	5,78m ²
OGÓŁEM:			613,98m ²

Projekt. minimalna temp. części mniejszej hali: +15,5°C

Projekt. minimalna temp. części większej hali: +8,0°C

Instalacja ciepła technologicznego zasilanie rury ze stali węglowej zewnętrznie ocynkowanej

Instalacja ciepła technologicznego powrót rury ze stali węglowej zewnętrznie ocynkowanej

Nagrzewnica powietrza z możliwością płynnej regulacji, 3 biegi wentylatora, zasilanie 230V/50A, parametr pracy 70/50, masa netto 15 kg

UWAGA!

Grubość izolacji przewodów w miejscach przejścia przez ściany, w miejscach skrzyżowań oraz prowadzonych pod tylnikami powinna wynosić 50% grubości dla danej średnicy wg Rozporządzenia.

UWAGI OGÓLNE:

- Rysunki należy rozpatrywać razem z opisem technicznym. Są to elementy uzupełniające się.
- Przed przystąpieniem do prac sprawdzić w projektach branżowych prace powiązane.
- Niewskazane jest prowadzenie robót w oparciu o dokumentację jednej branży bez sprawdzenia ich odniesień do architektury oraz pozostałych branż.

PRZEDMIOT OPRACOWANIA:

"Budowa powiatowego magazynu zarządzania kryzysowego. Rozbiórka budynków: dydaktyczno-warsztatowego, magazynowego i gospodarczo-garażowego."

ADRES:

42-100 Kłobuck, ul. Zamkowa 6
(nieruchomość obejmująca część działki nr ewid. 374/15 oraz działkę 374/3)

INWESTOR:

Powiat Kłobucki
ul. Rynek im. Jana Pawła II 13
42-100 Kłobuck

TYTUŁ RYSUNKU:

rzut parteru – instalacja C.T.

PROJEKTANT: mgr inż. Marzena Kolanus	NR UPRAWNIENI: LOD/5238/PWBS/23	PODPIS:
Asystent: mgr inż. Martyna Chłęd		PODPIS:
SPRAWDZIŁ: mgr inż. Wojciech Jędrzejczyk	NR UPRAWNIENI: LOD/1795/POOS/11	PODPIS:
SKALA: 1:100	BRANŻA: sanitarna	NR RYS.: 1.
FAZA: projekt techniczny		
DATA: październik 2025		

