


RZUT PRZYZIEMIENIA

skala 1:100

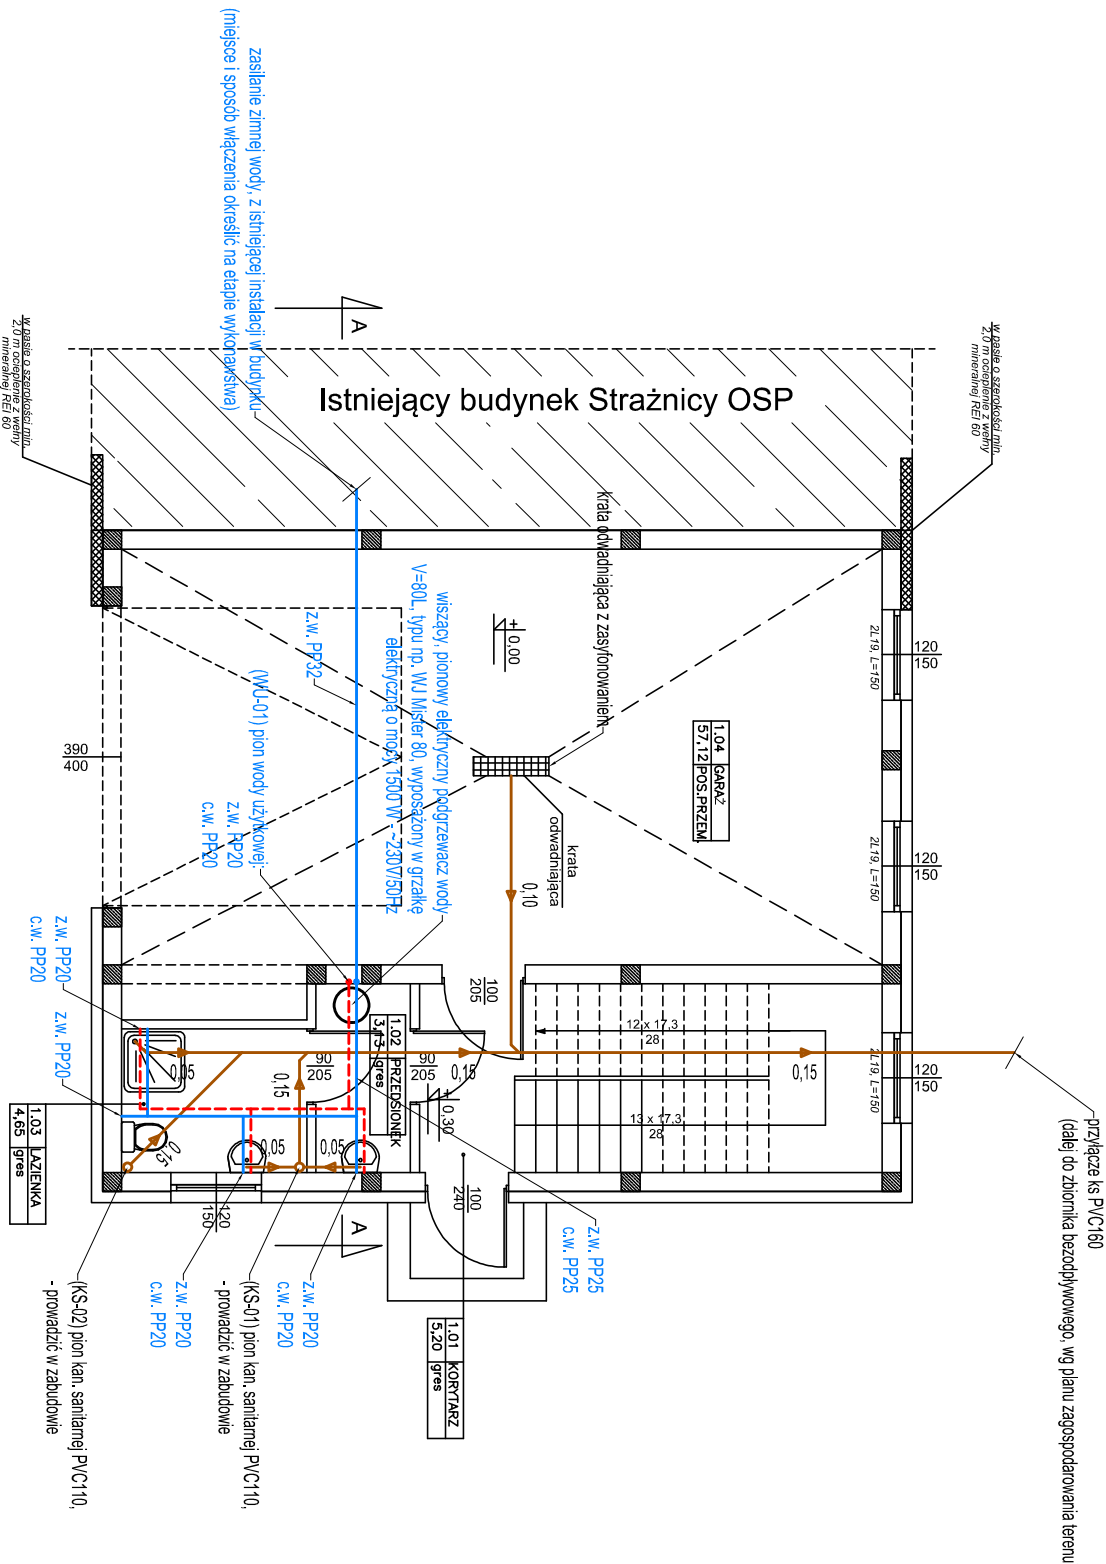

Legenda:

- zimna woda użytkowa
- ciepła woda użytkowa
- cyrkulacja ciepłej wody użytkowej
- kanalizacja sanitarne (prowadzona w posadzce)
- kanalizacja sanitarne (prowadzona pod stropem)
- wpuśły podłogowe
- zawory czepalne ze złączką do węża
- z zaworem antyśrodkowym typu HA216

Uwagi wod-kan:

- Przejścia przewodów przez przegrody budowlane należy wykonać w stałych tulejach ochronnych
- Runociąg prowadzić zgodnie z zasadami kompensacji
- Przewody instalacji wody użytkowej należy wykonać z rur polipropylenowych (PP) SDR7,4 (S3,2) stabilizowanych włóknem szklanym, w których grubość warstwy zbrojonej (średkowej) wynosi 40% całkowitej grubości ścianki rury. Zbrojenie warstwy powinno stanowić około 16 ± 2% wagowo. Warstwy wewnętrzna, zewnętrzna i środkowa, powinny być rozłożone równomiernie w przekroju poprzecznym

Uwagi ogólne:

- Urządzenia i materiały podano jako wzorcowe, dopuszcza się stosowanie zamienników pod warunkiem zachowania takiej samej lub wyższej jakości, parametrów i możliwości współpracy zainstalacji
- Całość robót wykonać zgodnie ze sztuką budowlaną oraz warunkami technicznymi wykonania i odbioru robót budowlano-montażowych instalacji sanitarnych oraz wytycznymi i instrukcją obsługi producenta materiałów i urządzeń
- Jeżeli zdanem wykonawcy i inwestora w dostarczonej dokumentacji nie ujęto wszystkich koniecznych elementów w zakresie podstawowego zagadnienia jak i branż związanych koniecznych do prawidłowego wykonania zgodnie z aktualnymi przepisami to przed przystąpieniem do robót musi zgłosić listę uwag, do których usuną się projektant. W innym przypadku uważa się, że dokumentacja została zaakceptowana przez wykonawcę i przyjęła bez uwag do realizacji

Nazwa i adres obiektu budowlanego: ROZBUDOWA STRAŻNICY OSP W RYPAŁKACH PRYWATNYCH		Inwestor: Gmina Rypin ul. Lipowska 4 87-500 Rypin		Nr rysunku: 01
RYPAŁKI PRYWATNE, GM. RYPIN, DZ. NR 65/1				
Nazwa rysunku: RZUT PRZYZIEMIENIA		Skala: 1:100	Data: 09.2024	
Imię i nazwisko projektanta: mgr inż. Jakub Drozdowski		Specjalność i numer uprawnień: Instalacje sanitarne WA/01/44/PBS/21		