


# RZUT PODDASZA

## skala 1:100

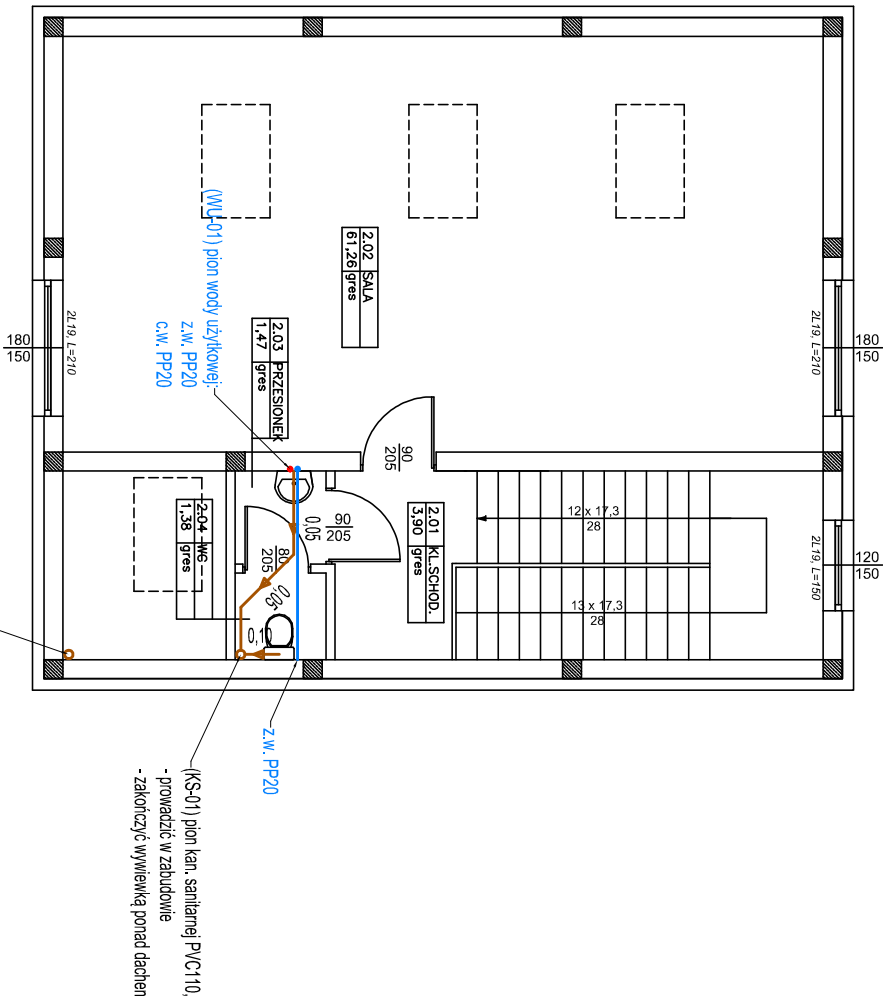

### Legenda:

- zimna woda użytkowa
- ciepła woda użytkowa
- cyrkulacja ciepłej wody użytkowej
- kanalizacja ciepła (prowadzona w posadzce)
- kanalizacja sanitarna (prowadzona w posadzce)
- kanalizacja sanitarna (prowadzona pod stropem)
- wpusty podłogowe
- zawory czerpalne ze złączką do węża
- zaworem antybakteriowym typu HA216

### Uwagi wod-kan:

- Przejścia przewodów przez przegrody budowlane należy wykonać w słabych miejscach
- Runocągi przewodzić zgodnie z zasadami kompensacji
- Przewody instalacji wody użytkowej należy wykonać z rur polipropylenowych (PP) SDR7,4 (S3,2) stabilizowanych włóknem szklanym, w których grubość warstwy zbrojonej (średniej) wynosi 40% całkowitej grubości ścianki rury. Zbrojenie warstwy powinno stanowić około 16 ± 2% wagowo. Warstwy wewnętrzna, zewnętrzna i środkowa, powinny być rozłożone równomiernie w przekroju poprzecznym

### Uwagi ogólne:

- Urządzenia i materiały podano jako wzorcowe, dopuszcza się stosowanie zamienników pod warunkiem zachowania takiej samej lub wyższej jakości, parametrów i możliwości współpracy zainstalacji
- Całość robót wykonać zgodnie ze sztuką budowlaną oraz warunkami technicznymi wykonania i odbioru robót budowlano-montażowych instalacji sanitarnych oraz wytycznymi i instrukcją obsługi producenta materiałów i urządzeń
- Jeżeli zdanem wykonawcy i inwestora w dostarczonej dokumentacji nie ujęło wszystkich koniecznych elementów w zakresie podstawowego zagadnienia jak i branż związanych przysięgnięciem do robót musi zgłosić listę uwag, do których usunie się projektant. W innym przypadku uważa się, że dokumentacja została zaakceptowana przez wykonawcę i przyjęła bez uwag do realizacji

Nazwa i adres obiektu budowlanego: <b>ROZBUDOWA STRAŻNICY OSP W RYPAŁKACH PRYWATNYCH</b>		Inwestor: Gmina Rypin ul. Lipowska 4 87-500 Rypin		Nr rysunku: <b>02</b>
RYPAŁKI PRYWATNE, GM. RYPIN, DZ. NR 65/1				
Nazwa rysunku: <b>RZUT PODDASZA</b>		Skala: <b>1:100</b>	Data: <b>09.2024</b>	
Imię i nazwisko projektanta: <b>mgr inż. Jakub Drozdowski</b>	Specjalność i numer uprawnień: <b>Instalacje sanitarne WA/0144/PBS/21</b>	Podpis:		