


RZUT PODDASZA

skala 1:100

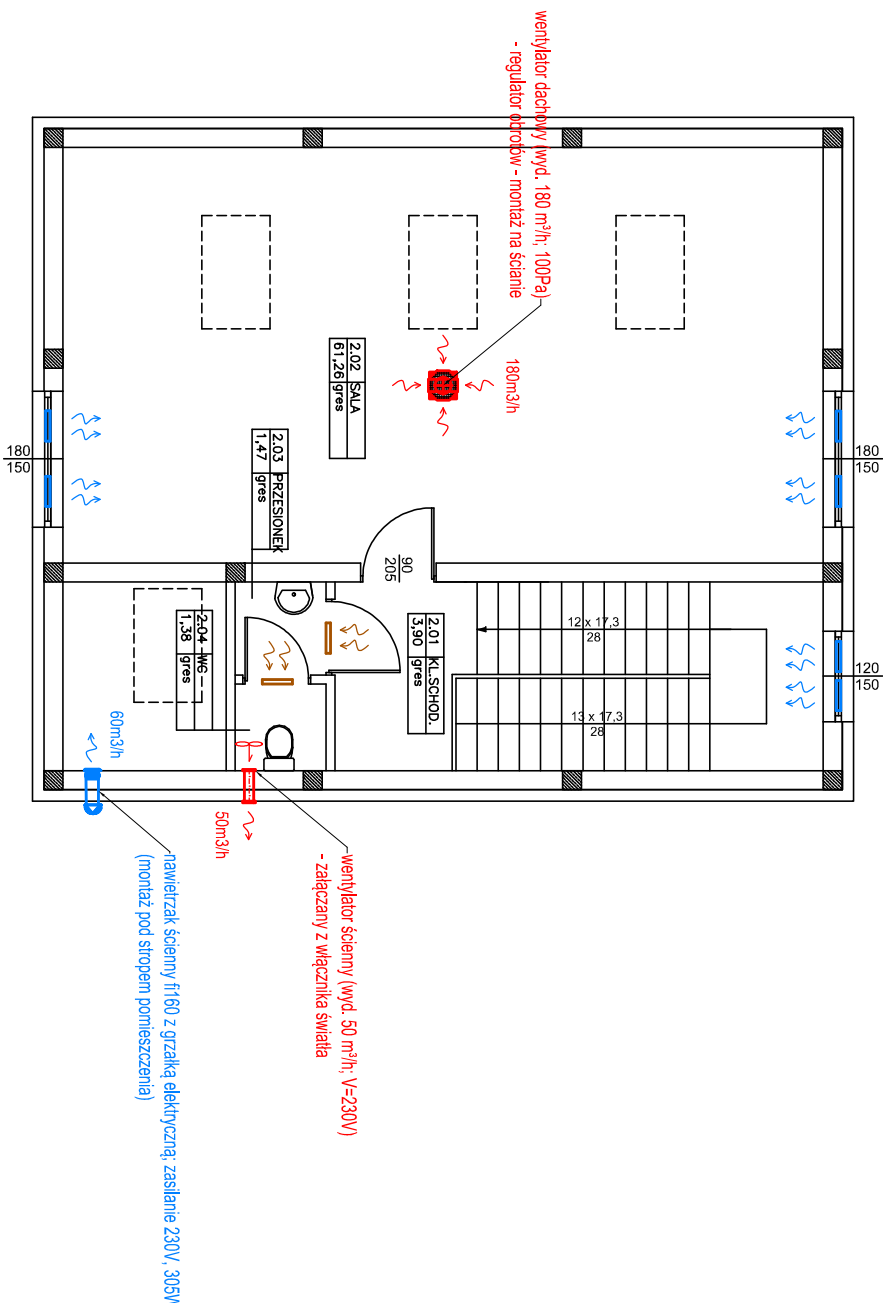

Legenda:

- Ø125 - kanał nawiewny wentylacji mechanicznej
- Ø125 - kanał wywiewny wentylacji mechanicznej
- Ø125 - kanał wentylacji grawitacyjnej
- - kratka wentylacyjna w drzwiach o pow. min. 220 cm²
- - nawiewnik okienny ciśnieniowy (wyd. 30m³/h, przy 10Pa)

Uwagi ogólne:

- Urządzenia i materiały podano jako wzorcowe, dopuszcza się stosowanie zamienników pod warunkiem zachowania takiej samej lub wyższej jakości, parametrów i możliwości współpracy zamienników
- Całość robót wykonać zgodnie ze sztuką budowlaną oraz warunkami technicznymi wykonania i odbioru robót budowlano-montażowych instalacji sanitarnych oraz wytycznymi i instrukcją obsługi producenta materiałów i urządzeń
- Jeżeli zdaniem wykonawcy i inwestora w dostarczonej dokumentacji nie ujęto wszystkich koniecznych elementów w zakresie podstawowego zagadnienia jak i branż związanych koniecznych do prawidłowego wykonania zgodnie z aktualnymi przepisami to przed przystąpieniem do robót musi zgłosić listę uwag, do których ustosunkuje się projektant. W innym przypadku uważa się, że dokumentacja została zaakceptowana przez wykonawcę i przyjęta bez uwag do realizacji

Nazwa i adres obiektu budowlanego: ROZBUDOWA STRAŻNICY OSP W RYPAŁKACH PRYWATNYCH		Inwestor: Gmina Rypin ul. Lipnowska 4 87-500 Rypin		06
RYPAŁKI PRYWATNE, GM. RYPIN, DZ. NR 65/1				
Nazwa rysunku: RZUT PODDASZA		Skala: 1:100	Data: 09.2024	
Imię i nazwisko projektanta: mgr inż. Jakub Drozdowski		Specjalności i numer uprawnień: Instalacje sanitarne WA/0144/PBS/21		Podpis: