

Mapa do celów projektowych  
Skala 1:500

Rypalki Prywatne dz. nr 65/1, 210/7  
041204\_2 – Rypin gmina  
0020 – Rypalki Prywatne  
Identyfikator zgłoszenia: GIK.6640.670.2024  
Układ współrzędnych prostokątnych płaskich: 2000 strefa 6  
Układ wysokości: PL-EVRF2007-NH  
Godło mapy: 6.193.33.16.2.4, 6.193.33.16.4.2

Nie wyklucza się istnienia w terenie innych nie wykazanych na niniejszej mapie urządzeń podziemnych które nie były zgłoszone do inwentaryzacji.

„Jasła”  
Usługi Geodezyjne  
Stanisław Pesta  
87-500 Rypin, ul. Piłsudskiego 22  
tel./ fax 280 20 65, NIP 6921121620

Oświadczam, że niniejszy dokument został opracowany w wyniku prac geodezyjnych i kartograficznych GIK.6640.670.670 przez: „JASŁA” USŁUGI GEODEZYJNE Stanisław Pesta w Rypinie, oraz uzyskał pozytywny wynik weryfikacji opisany w protokółie Nr GIK.6640.670.670-1 z dnia 12.06.2024. Jestem świadomy odpowiedzialności karnej za złożenie fałszywego oświadczenia


Organ prowadzący państwowy zasób geodezyjny i kartograficzny	STAROSTA RYPIŃSKI
Data wydania dokumentu dla zleceniodawcy	12.06.2024
Imię, nazwisko, podpis i nr uprawnień zawodowych wykonawcy prac geodezyjnych	GEODETA UPRAWNIENY mgr inż. Stanisław Pesta Zaświadczenie GJKiK nr 6039

PLAN ZAGOSPODAROWANIA TERENU

Skala 1:500



Na podstawie art. 20 ust. 1 pkt 1c Ustawy Prawo Budowlane oraz Rozporządzenia Ministra Infrastruktury w sprawie warunków technicznych jakim powinny odpowiadać budynki i ich usytuowanie z dnia 12.04.2002 r. obszar oddziaływania projektowanej inwestycji zamyka się w granicach działki 65/1.

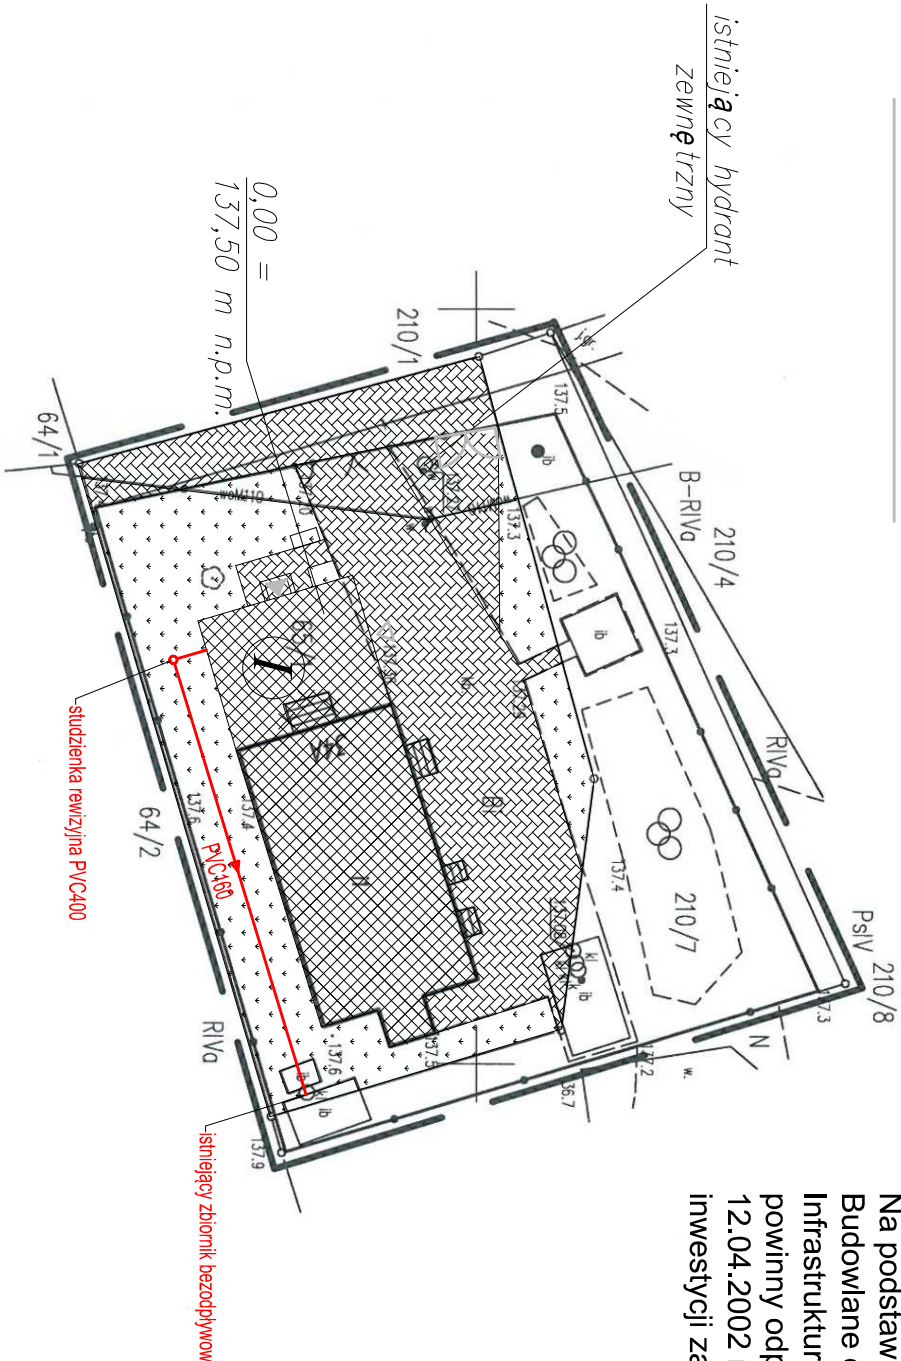

Legenda:  
- projektowana kanalizacja sanitarna

- Uwagi:**
- Montaż instalacji i urządzeń wykonać wg wytycznych producenta
  - Przewody kanalizacji sanitarnej prowadzone powyżej strefy przymarzania gruntu, należy zaizolować styrodurem o gr. 10,00 cm
  - Trasę przyłącza wodociągowego oznakować taśmą ostrzegawczą z wkładem metalowym
  - Przyłącze wodociągowe układać na głębokości min. 1,6m p.p.t.
  - Odcinek ze st. ocynek, prowadzony podziemną zaizolować 2x taśmą "DENSO"
  - W razie niezgodności skontaktować się z projektantem

Nazwa i adres obiektu budowlanego: <b>ROZBUDOWA STRAŻNICY OSP W RYPALKACH PRYWATNYCH</b>		Inwestor: Gmina Rypin ul. Lipowska 4 87-500 Rypin		Nr rysunku: <b>07</b>
RYPALKI PRYWATNE, GM. RYPIN, DZ. NR 65/1				
Nazwa rysunku: <b>PROJEKT ZAGOSPODAROWANIA DZIAŁKI</b>		Skala: <b>1:500</b>	Data: <b>06.2024</b>	
Imię i nazwisko projektanta: <b>mgr inż. Jakub Drozdowski</b>	Specjalność i numer uprawnień: <b>Instalacje sanitarne WAM/0144/PBS/Z1</b>	Podpis:		