

Objekt: m. Goldap, ul. Boczna - Olecka dz. nr 782/1, 782/2, 782/3, 1238/2, 1238/3, 1238/4
Jednostka ewidencyjna 281803_4 Goldap
Obręb ewidencyjny 281803_4.0002 Miasto Goldap
Woj. warmińsko-mazurskie
Powiat goldapski
Układ współrzędnych płaskich: 2000/7
Układ wysokości: Kronstadt 86
Mapa do celów projektowych
GN.6640.2.15.2018
Nr rob.13145/5/2018

Mapa do celów projektowych
skala 1:500

Ark(1) - 7.220.31.24.2.1 (układ 2000)
7.220.31.24.2.3
7.220.31.24.4.1
Mapa aktualna na dzień 09.01.2018 r.

W wykonaniu mapy nie było poprzedzające ustalaniem dotyczącym
ewentualnych skutków gruntowych obciążających
grunty położone w granicach opracowania


Dane w zakresie ewidencji gruntów i budynków wzięto z
mapy ewidencyjnej gminnej i budynków składowanych przez PODGK w Goldapi.

Nie wykonano sta i ustalenia innych urządzeń podziemnych,
które nie były zgłoszone do inwentaryzacji powyższymi.

Geodeta UPK w Włocławku
mgr inż. Wojciech Różniak
tel. 500 547 741

Starosta Goldapski
P. 2818.2018.81
22.02.2018

Z up. Starosty
Stanisław Sobrowski
Podinspektor
Wydział Geodezji i Nieruchomości

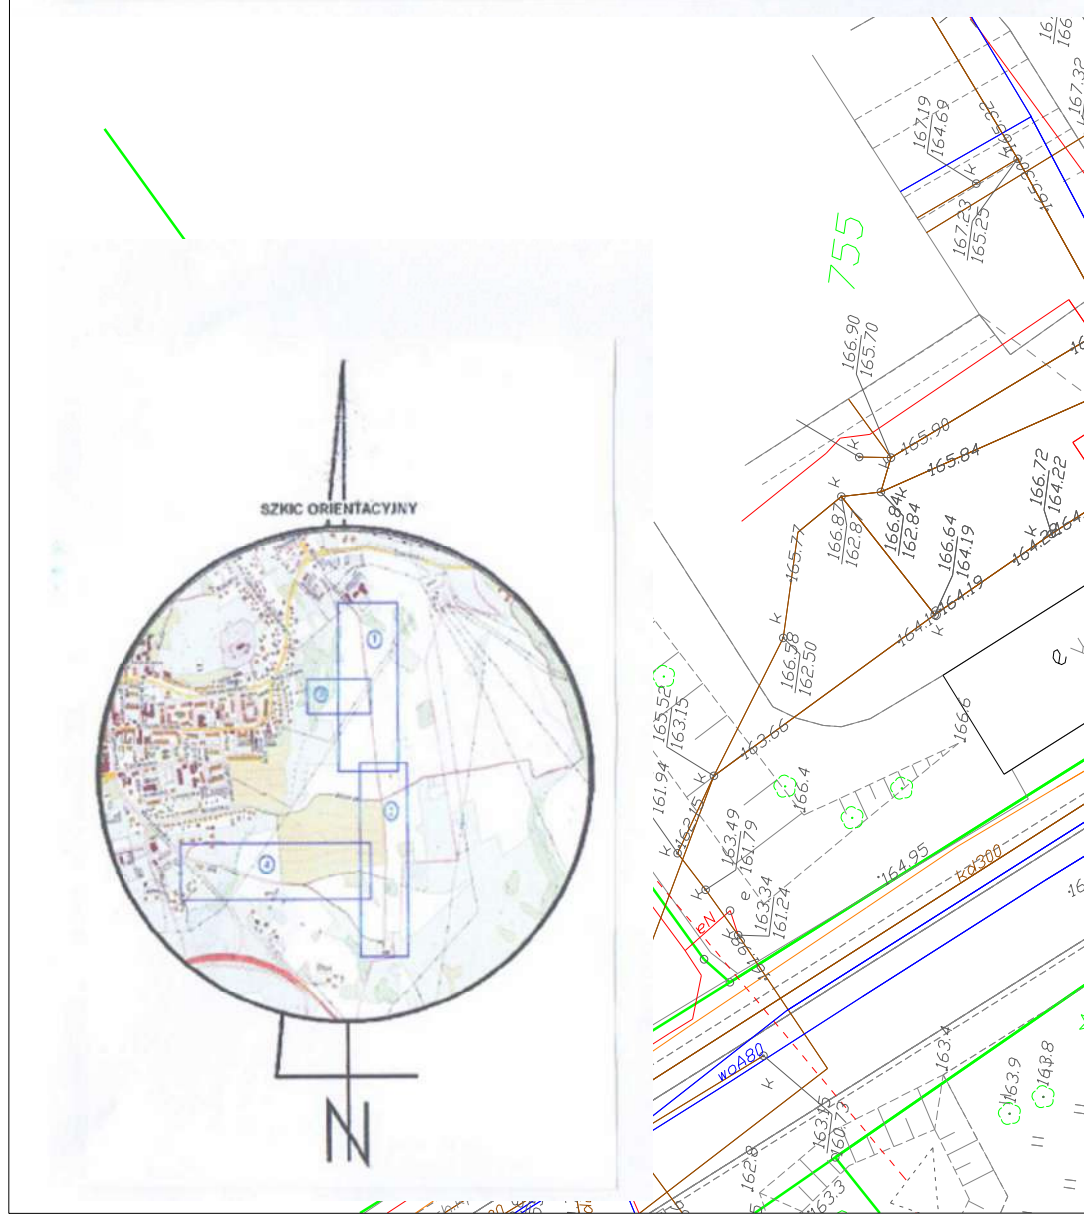

URZĄD MIEJSKI
W GOLDAPI
Plac Zwycięstwa 14
19-500 GOLDAP
woj. warmińsko-mazurskie
tel./fax (087) 615-60-00; fax (087) 615-08-00
NIP 14-200-00-00

Ugody
14.09.2018
tłum. sieci wod.-kan.
Z up. BURMISTRZA
mgr inż. Józef Duchowski
Kierownik
Wydziału Inżynierii
i Inwestycji Komunalnych

Uzgodniono w Przedsiębiorstwie
Wodociągów i Kanalizacji
Spółka z o.o. w Goldapi
dokumentację
mgr inż. Łukasz Nowakowski
mgr inż. Marcin Kukliński

LEGENDA:		
286	granica działki	
DROGI ISTNIEJĄCE		
	jeźdnia (krawężń nawierzchni)	
UZBROJENIE ISTNIEJĄCE		
ka200	kanalizacja deszczowa istn.	
ka200	kanalizacja sanitarna istn.	
w00	wodociąg istn.	
IA	sieci teletechniczne istn.	
eNA	sieci energetyczne istn.	
g00	gazociąg istn.	
KANALIZACJA DESZCZOWA PROJEKTOWANA		
Dn300mm	proj. kanalizacja deszczowa grawitacyjna	
D	proj. studnia kanalizacji deszczowej	
OS	proj. osadnik	
SEP	proj. separator substancji ropopochodnych	
Wd	proj. wpust deszczowy	
Wylot	proj. wylot kanalizacji deszczowej	
KANALIZACJA SANITARNA PROJEKTOWANA		
Dn200mm	proj. kanalizacja deszczowa sanitarna	
S	proj. studnia kanalizacji sanitarnej	
WODOCIĄG PROJEKTOWANY		
110PE	proj. wodociąg	

NAZWA OBIEKTU: Budowa sieci wodociągowej, kanalizacji sanitarnej i deszczowej na ulicy Wileńskiej w Goldapi.		
ADRES OBIEKTU: Goldap, obręb 2, nr 781, 801/1, 801/3, 2028/1, 2028/2		
INWESTOR: Gmina Goldap	JEDNOSTKA PROJEKTOWA: Przemysław Galicki ul. Stadionowa 7, 19-500 Goldap	PRO-GAL
Plac Zwycięstwa 14, 19-500 Goldap		
TYTUŁ RYSUNKU: Projekt Zagospodarowania Terenu		
PROJEKTANT: mgr inż. Łukasz Nowakowski	SPECJALNOŚĆ, NR UPRAWNIENI: SANITARNA, POM/0246/POOS/09	PODPIS: [Signature]
SPRAWDZAJĄCY: mgr inż. Marcin Kukliński	SPECJALNOŚĆ, NR UPRAWNIENI: SANITARNA, KUP/0142/POOS/12	PODPIS: [Signature]
DATA OPRACOWANIA: Wrzesień 2018r	SKALA RYSUNKU: 1:500	NR RYSUNKU: 2.1