

RZUT PIWNIC - PROJEKTOWANY

skala 1:100

WYKAZ POMIESZCZEŃ PIWNIC OBJĘTYCH OPRACOWANIEM		
LP.	NAZWA POMIESZCZENIA	Powierzchnia użytkowa [m²]
0/01	KLATKA SCHODOWA	6,9
0/02	KOMUNIKACJA	63,4
0/03	KOMUNIKACJA	9,2
0/04	SZATNIA Z JADALNIĄ	20,1
0/05	WC	11,7
RAZEM		Σ 111,3

LEGENDA:


- przycisk p/t 16 A IP 44
- wyłącznik pojedynczy p/t 16 A IP 44
- wyłącznik pojedynczy p/t 16 A
- wyłącznik szeregowy p/t 16 A
- wyłącznik schodowy p/t 16 A IP 44
- wyłącznik schodowy p/t 16 A IP 44
- gniazdo wykowe 230 V L+N+PE 16A IP 44
- gniazdo wykowe 230 V L+N+PE 16A IP 20
- Rozdzielnia Elektryczna RG
- Inwenter PV AC/DC 50 kW On Grid

- Wypust YDYżo 5x4 /zasilanie zasilanie windy/
- Wypust YDYżo 5x2,5 /zasilanie unitu – zapas 1,5 m/
- Wypust YDYżo 3x2,5 /zasilanie centrali NW1/
- Wypust YDYżo 3x1,5 /zasilanie wentylatora ściennego – obw. oświet./
- Wypust YDYżo 3x1,5 /zasilanie wentylatora kanałowego – reg. obr./

PHU BARTOSZ PESTA PROJEKTOWANIE BUDOWLANE
ul. Wybickiego 19lok57, 87-300 Brodnica
tel: 603 401 006 e-mail: biuro@projektowaniepesta.pl

Tytuł rysunku:
RZUT PIWNIC - PROJEKTOWANY

Projektant: inż. Bartłomiej Piasecki upr. nr KUP/0158/POOE/10 spec. instalacyjna	Podpis	Data 03.2024	Branża: Elektryczna
Obiekt: PRZEBUDOWA ORAZ MODERNIZACJA ISTNIEJĄCEGO BUDYNKU PRZYCHODNI			Skala: 1:100
Lokalizacja: Łasin, dz. nr 397 Obręb: 0021 Łasin Jednostka ewid.: 040603_4 Łasin			Nr rysunku: E - 1

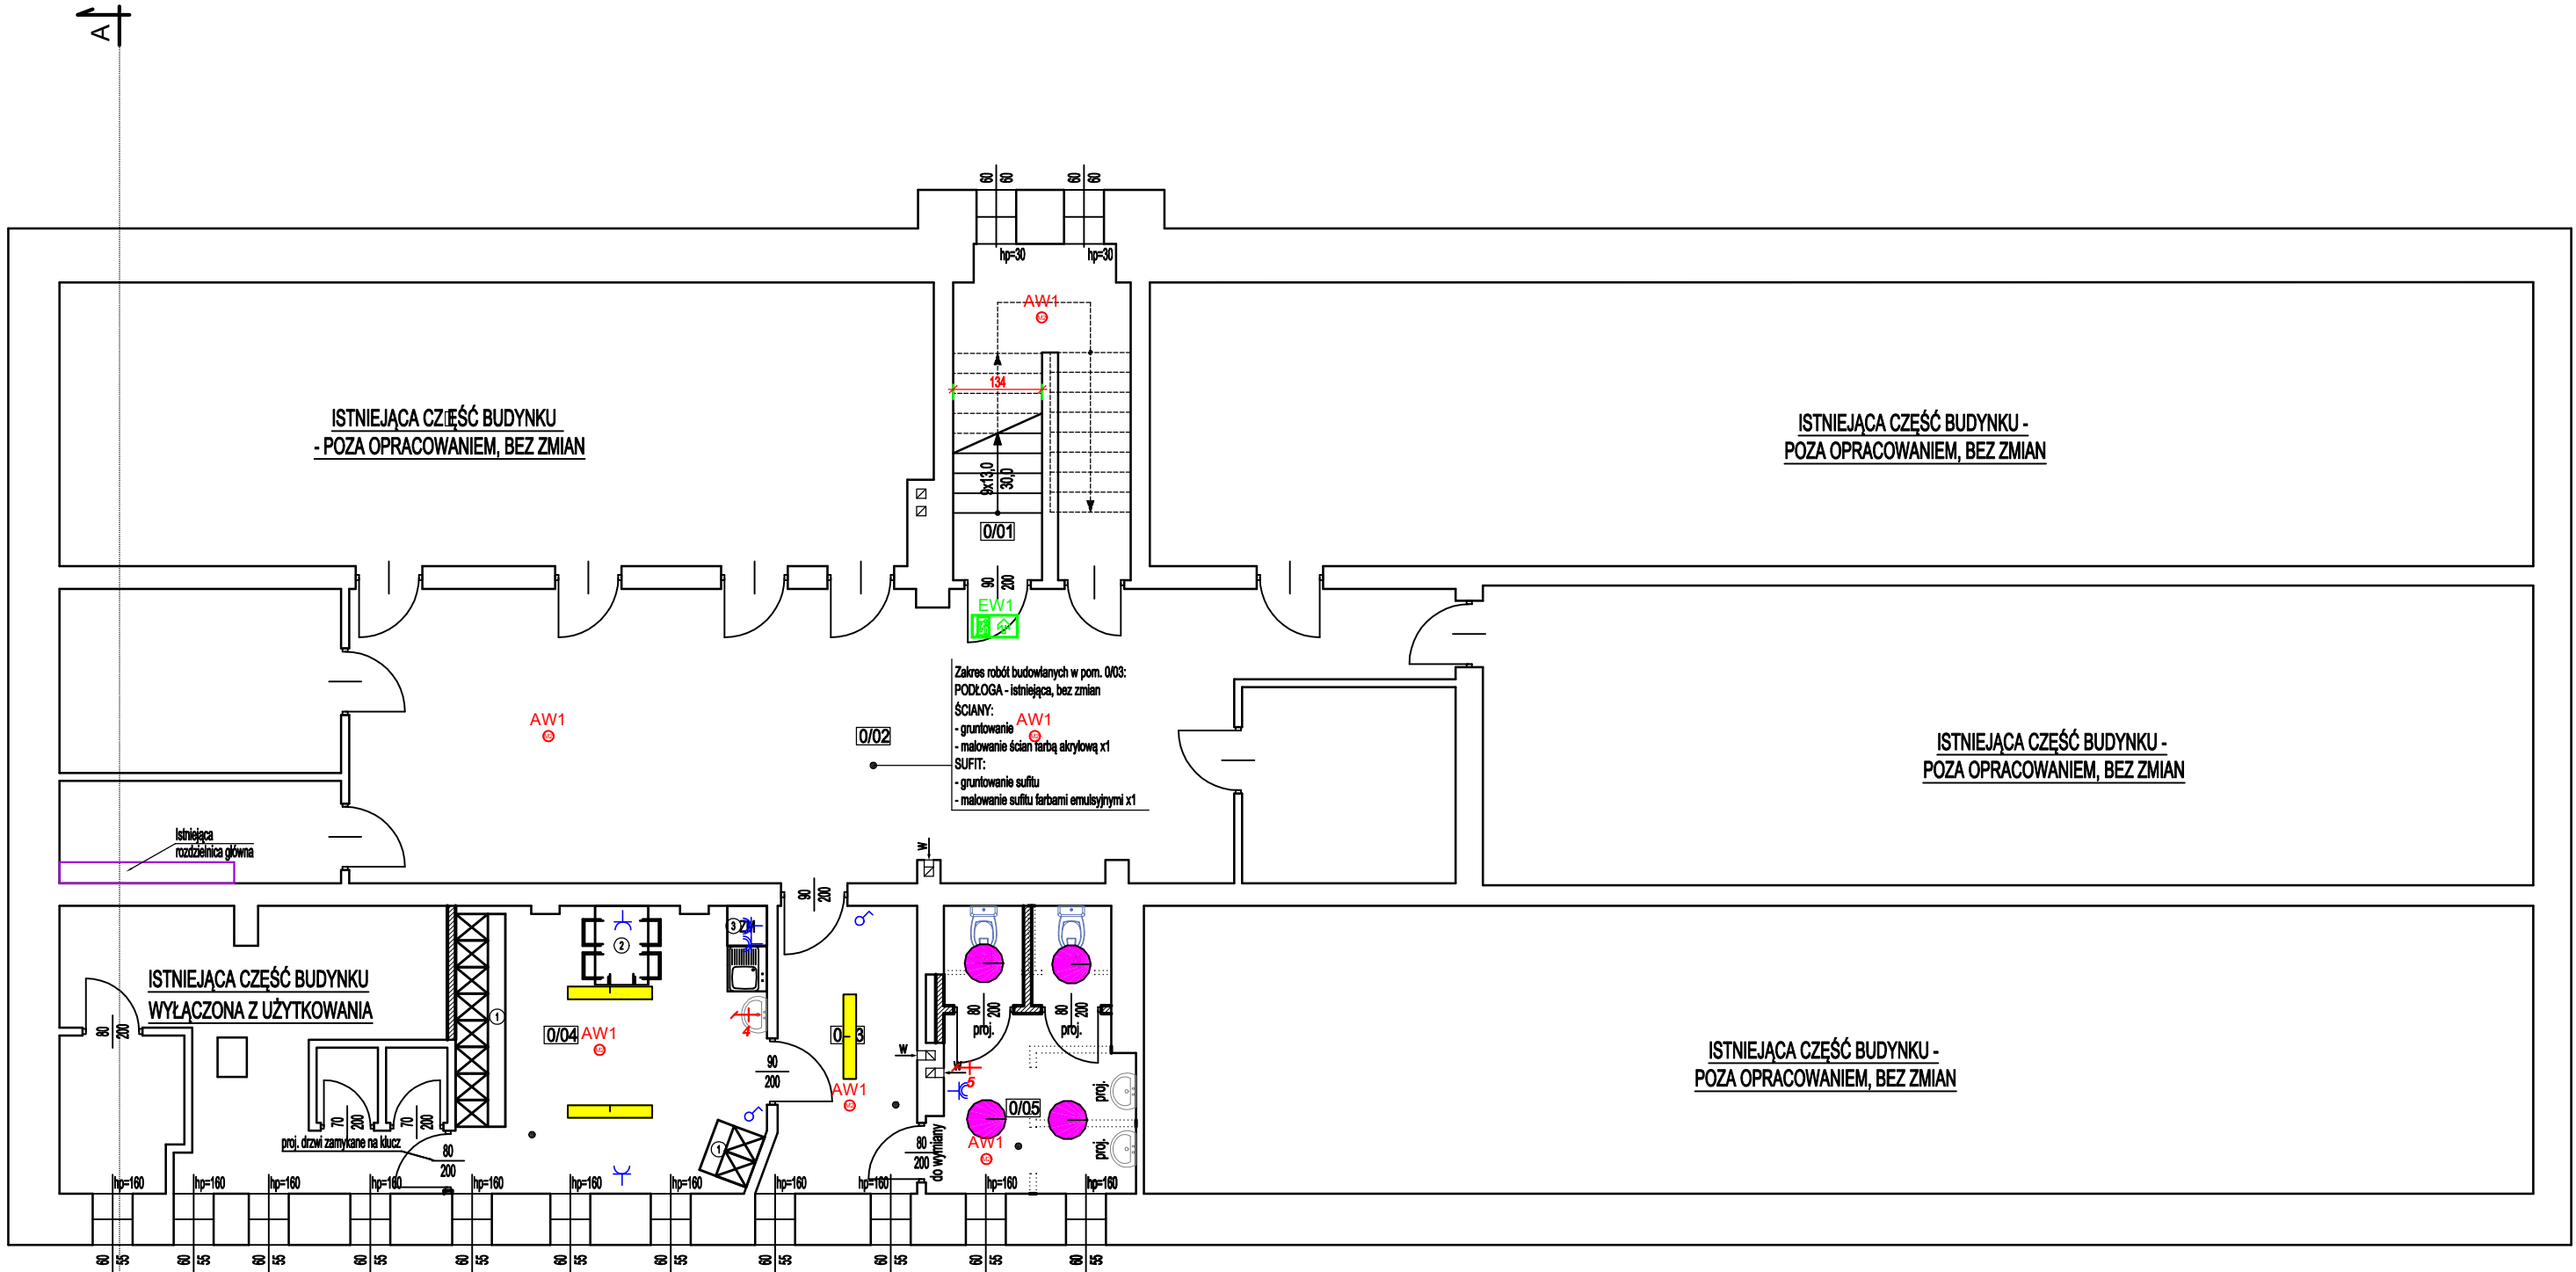

Symbol	Typ	Nazwa
	RAYLUX LB LED 600 ED 2450lm/840 opal IP20 biały	
	RAYLUX LB LED 600 ED 2450lm/840 opal IP44 biały	
	RAYLUX LB LED 600 ED 3250lm/840 opal IP20 biały	
	CALLA LED LB MD n/t ED 1200lm/840 IP44 biały	
	LUGCLASSIC ECO LB LED NT 3950lm/840 36W IP20	
	ONTEC S W1 COLD	
	ONTEC E E1B	