


UL. BROWAROWA 4A - CZĘŚĆ WSPÓLNA	
0.1	Komunikacja
0.2	Pom. gospodarcze
0.3	Pom. gospodarcze
0.4	Węzeł ciepła

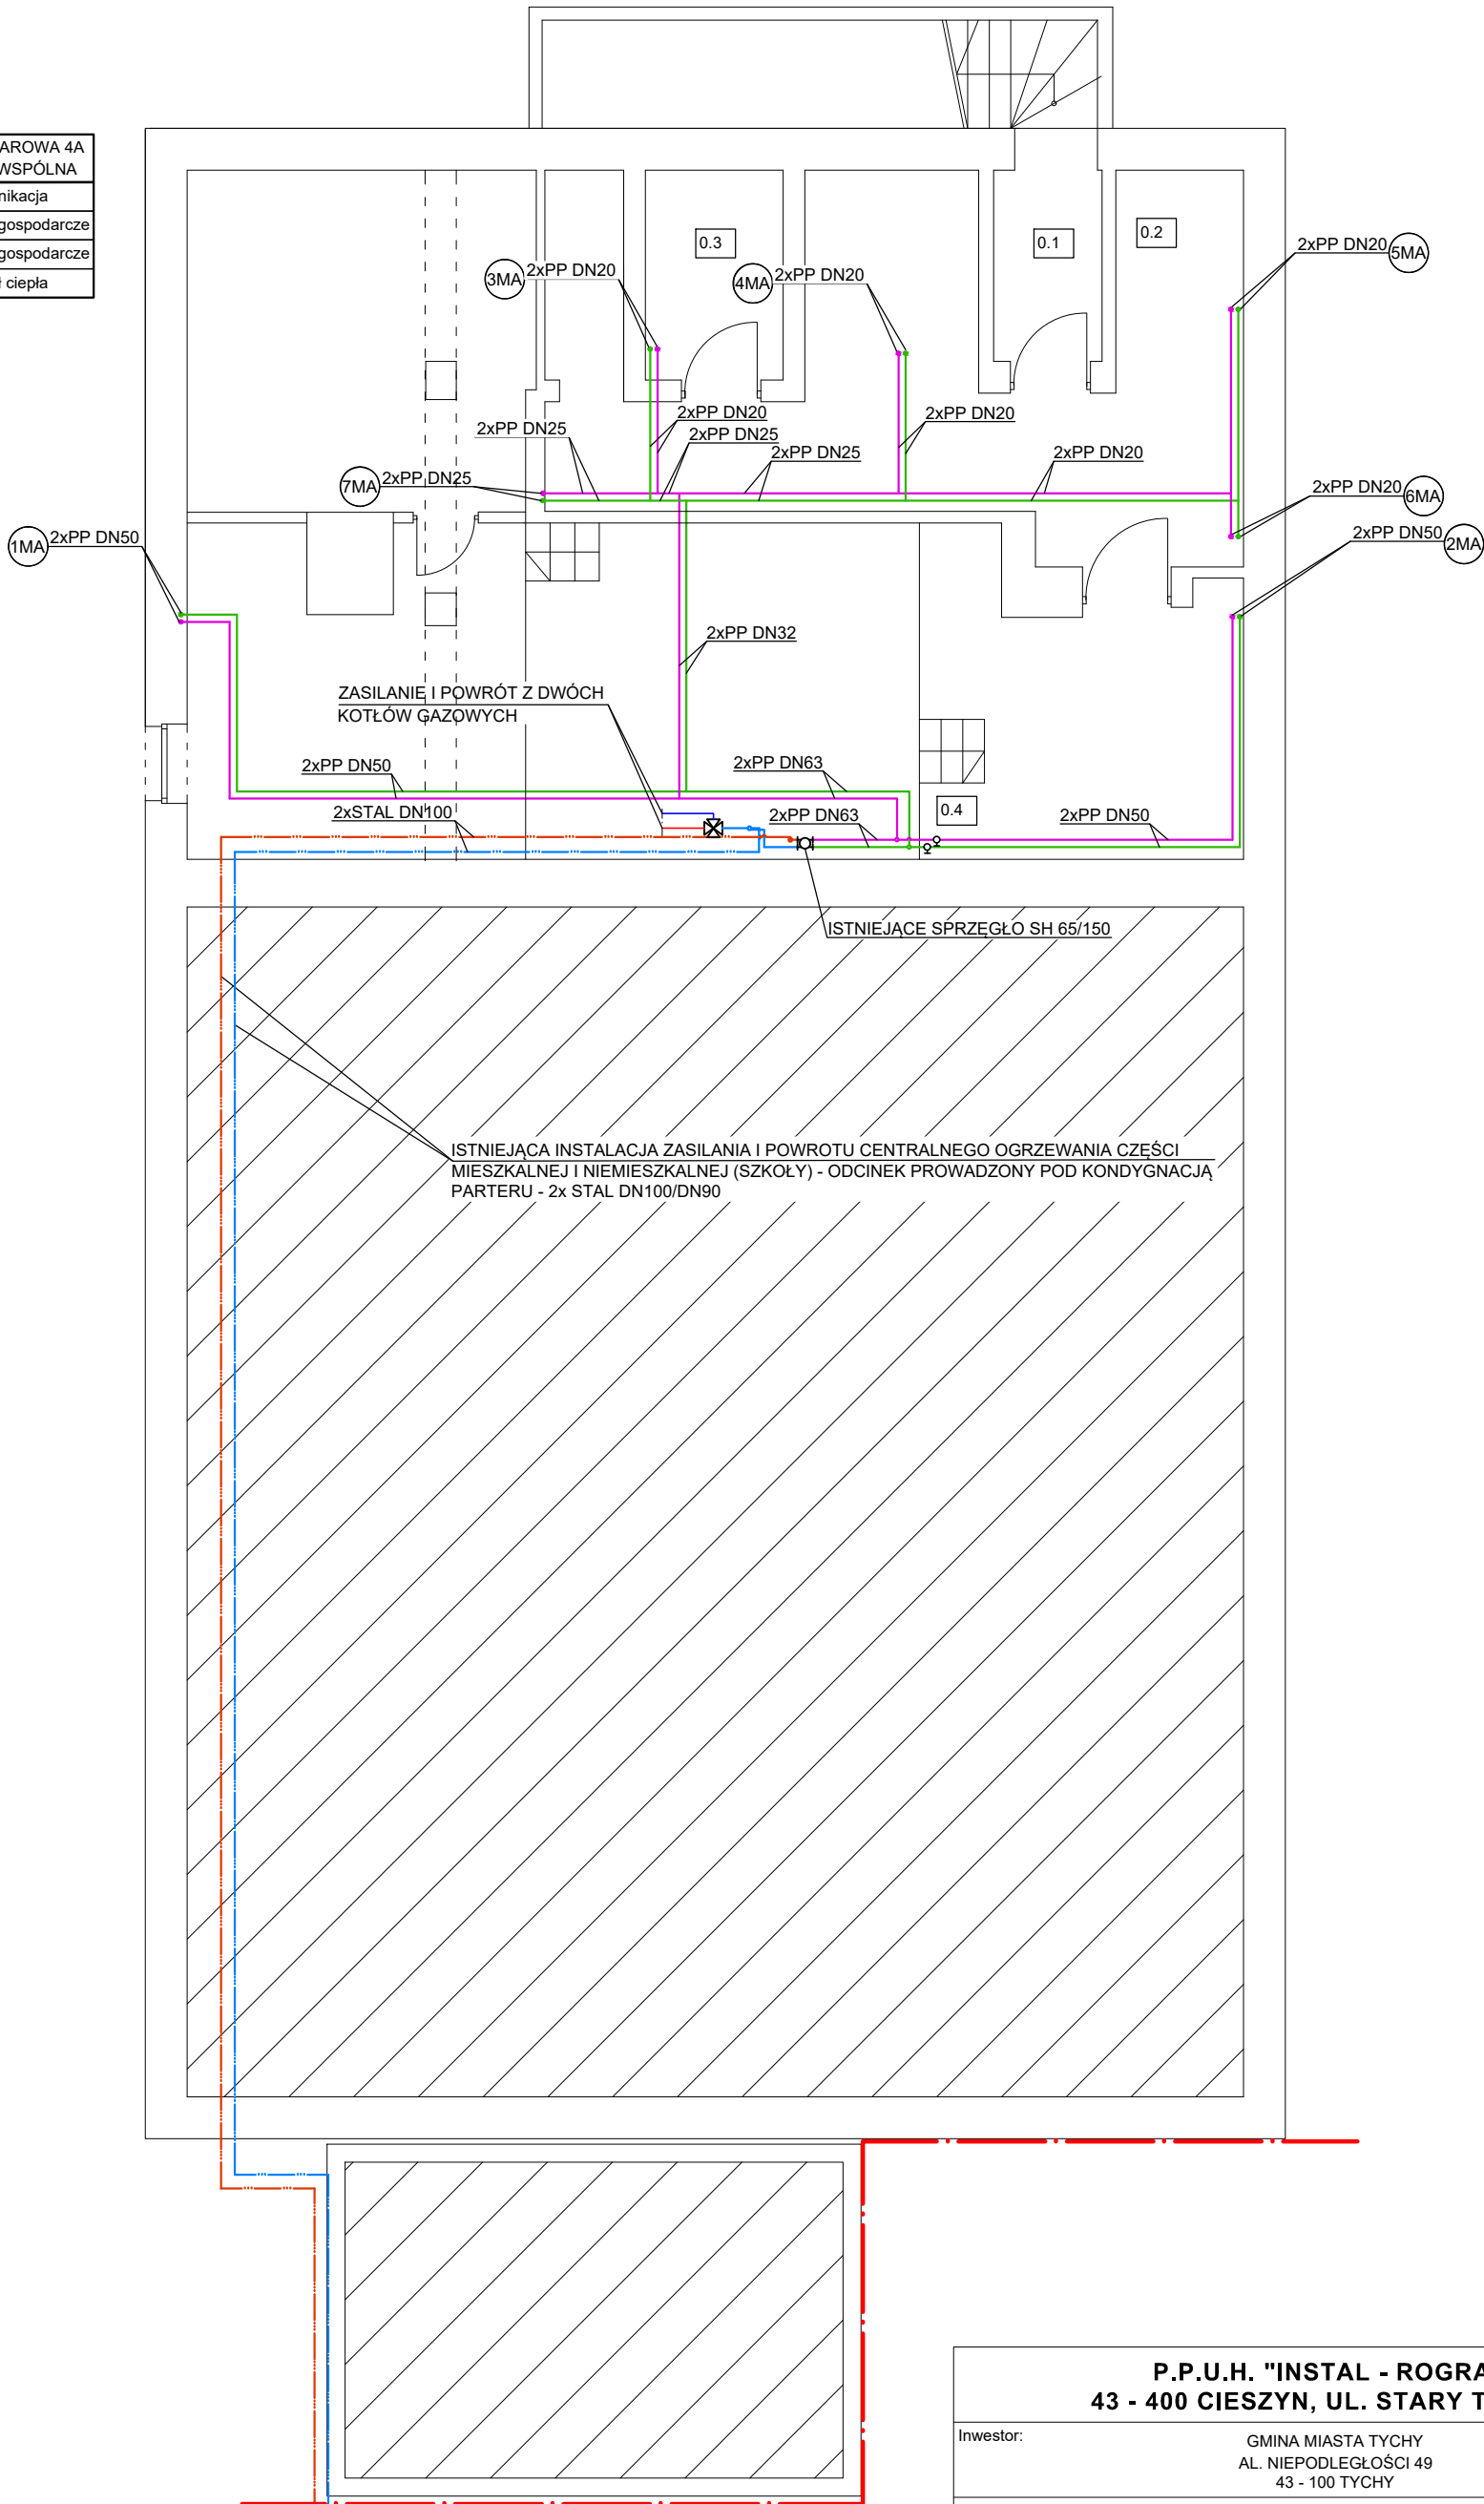

OZNACZENIA:

- ISTNIEJĄCA INSTALACJA ZASILANIA I POWROTU CENTRALNEGO OGRZEWANIA WSPÓLNA DLA CZĘŚCI MIESZKALNEJ I NIEMIESZKALNEJ
- ISTNIEJĄCA INSTALACJA ZASILANIA I POWROTU CENTRALNEGO OGRZEWANIA CZĘŚCI MIESZKALNEJ
- ISTNIEJĄCY PION INSTALACJI CENTRALNEGO OGRZEWANIA CZĘŚCI MIESZKALNEJ BUDYNKU NR 4A

P.P.U.H. "INSTAL - ROGRA"
43 - 400 CIESZYN, UL. STARY TARG 3

Inwestor:	GMINA MIASTA TYCHY AL. NIEPODLEGŁOŚCI 49 43 - 100 TYCHY		
Opracowanie:	PROJEKT TECHNICZNY ZMIANY SPOSOBU OGRZEWANIA WRAZ Z WYKONANIEM INSTALACJI WEWNĘTRZNYCH BUDYNKU PRZY UL. BROWAROWEJ 4-4A W TYCHACH		
Obiekt:	BUDYNEK CZĘŚCIOWO MIESZKALNY I NIEMIESZKALNY (SZKOŁA) UL. BROWAROWA 4-4A, DZ. NR 1674/91, 1820/91 43 - 100 TYCHY		
Temat:	INWENTARYZACJA INSTALACJI CENTRALNEGO OGRZEWANIA - RZUT PIWNICY CZ.2		
Data:	PAŹDZIERNIK 2023 r.	Podpis:	Nr rys: 3
Projektant - mgr inż. Roman Szafarczyk uprawnienia nr SLK/2235/PWOS/08 w specjalności instalacyjnej		Skala: 1 : 100	
Sprawdzający - mgr inż. Grażyna Szafarczyk uprawnienia nr 108/91/B-B w specjalności instalacyjno - inżynierskiej			