


UL. BROWAROWA 4A - PARTER - CZĘŚĆ MIESZKALNA			
MIESZKANIE NR 1-4A		MIESZKANIE NR 7-4A	
1.1	Przedpokój	7.1	Przedpokój
1.2	Pokój z aneksem	7.2	Pokój z aneksem
1.3	Pokój	7.3	Pokój
1.4	Łazienka	7.4	Łazienka
MIESZKANIE NR 2-4A		MIESZKANIE NR 8-4A	
2.1	Przedpokój	8.1	Przedpokój
2.2	Pokój z aneksem	8.2	Pokój z aneksem
2.3	Łazienka	8.3	Łazienka
MIESZKANIE NR 3-4A		MIESZKANIE NR 9-4A	
3.1	Przedpokój	9.1	Przedpokój
3.2	Pokój z aneksem	9.2	Pokój z aneksem
3.3	Łazienka	9.3	Łazienka
MIESZKANIE NR 4-4A		MIESZKANIE NR 10-4A	
4.1	Przedpokój	10.1	Przedpokój
4.2	Pokój z aneksem	10.2	Pokój z aneksem
4.3	Łazienka	10.3	Łazienka
MIESZKANIE NR 5-4A		MIESZKANIE NR 11-4A	
5.1	Przedpokój	11.1	Przedpokój
5.2	Pokój z aneksem	11.2	Pokój z aneksem
5.4	Łazienka	11.3	Łazienka
MIESZKANIE NR 6-4A		MIESZKANIE NR 12-4A	
6.1	Przedpokój	12.1	Przedpokój
6.2	Pokój z aneksem	12.2	Pokój z aneksem
6.3	Pokój	12.3	Pokój
6.4	Łazienka	12.4	Łazienka
CZĘŚĆ WSPÓLNA			
I.1	Korytarz		
I.2	Hol		
I.3	Klatka schodowa		
I.4	Klatka schodowa		

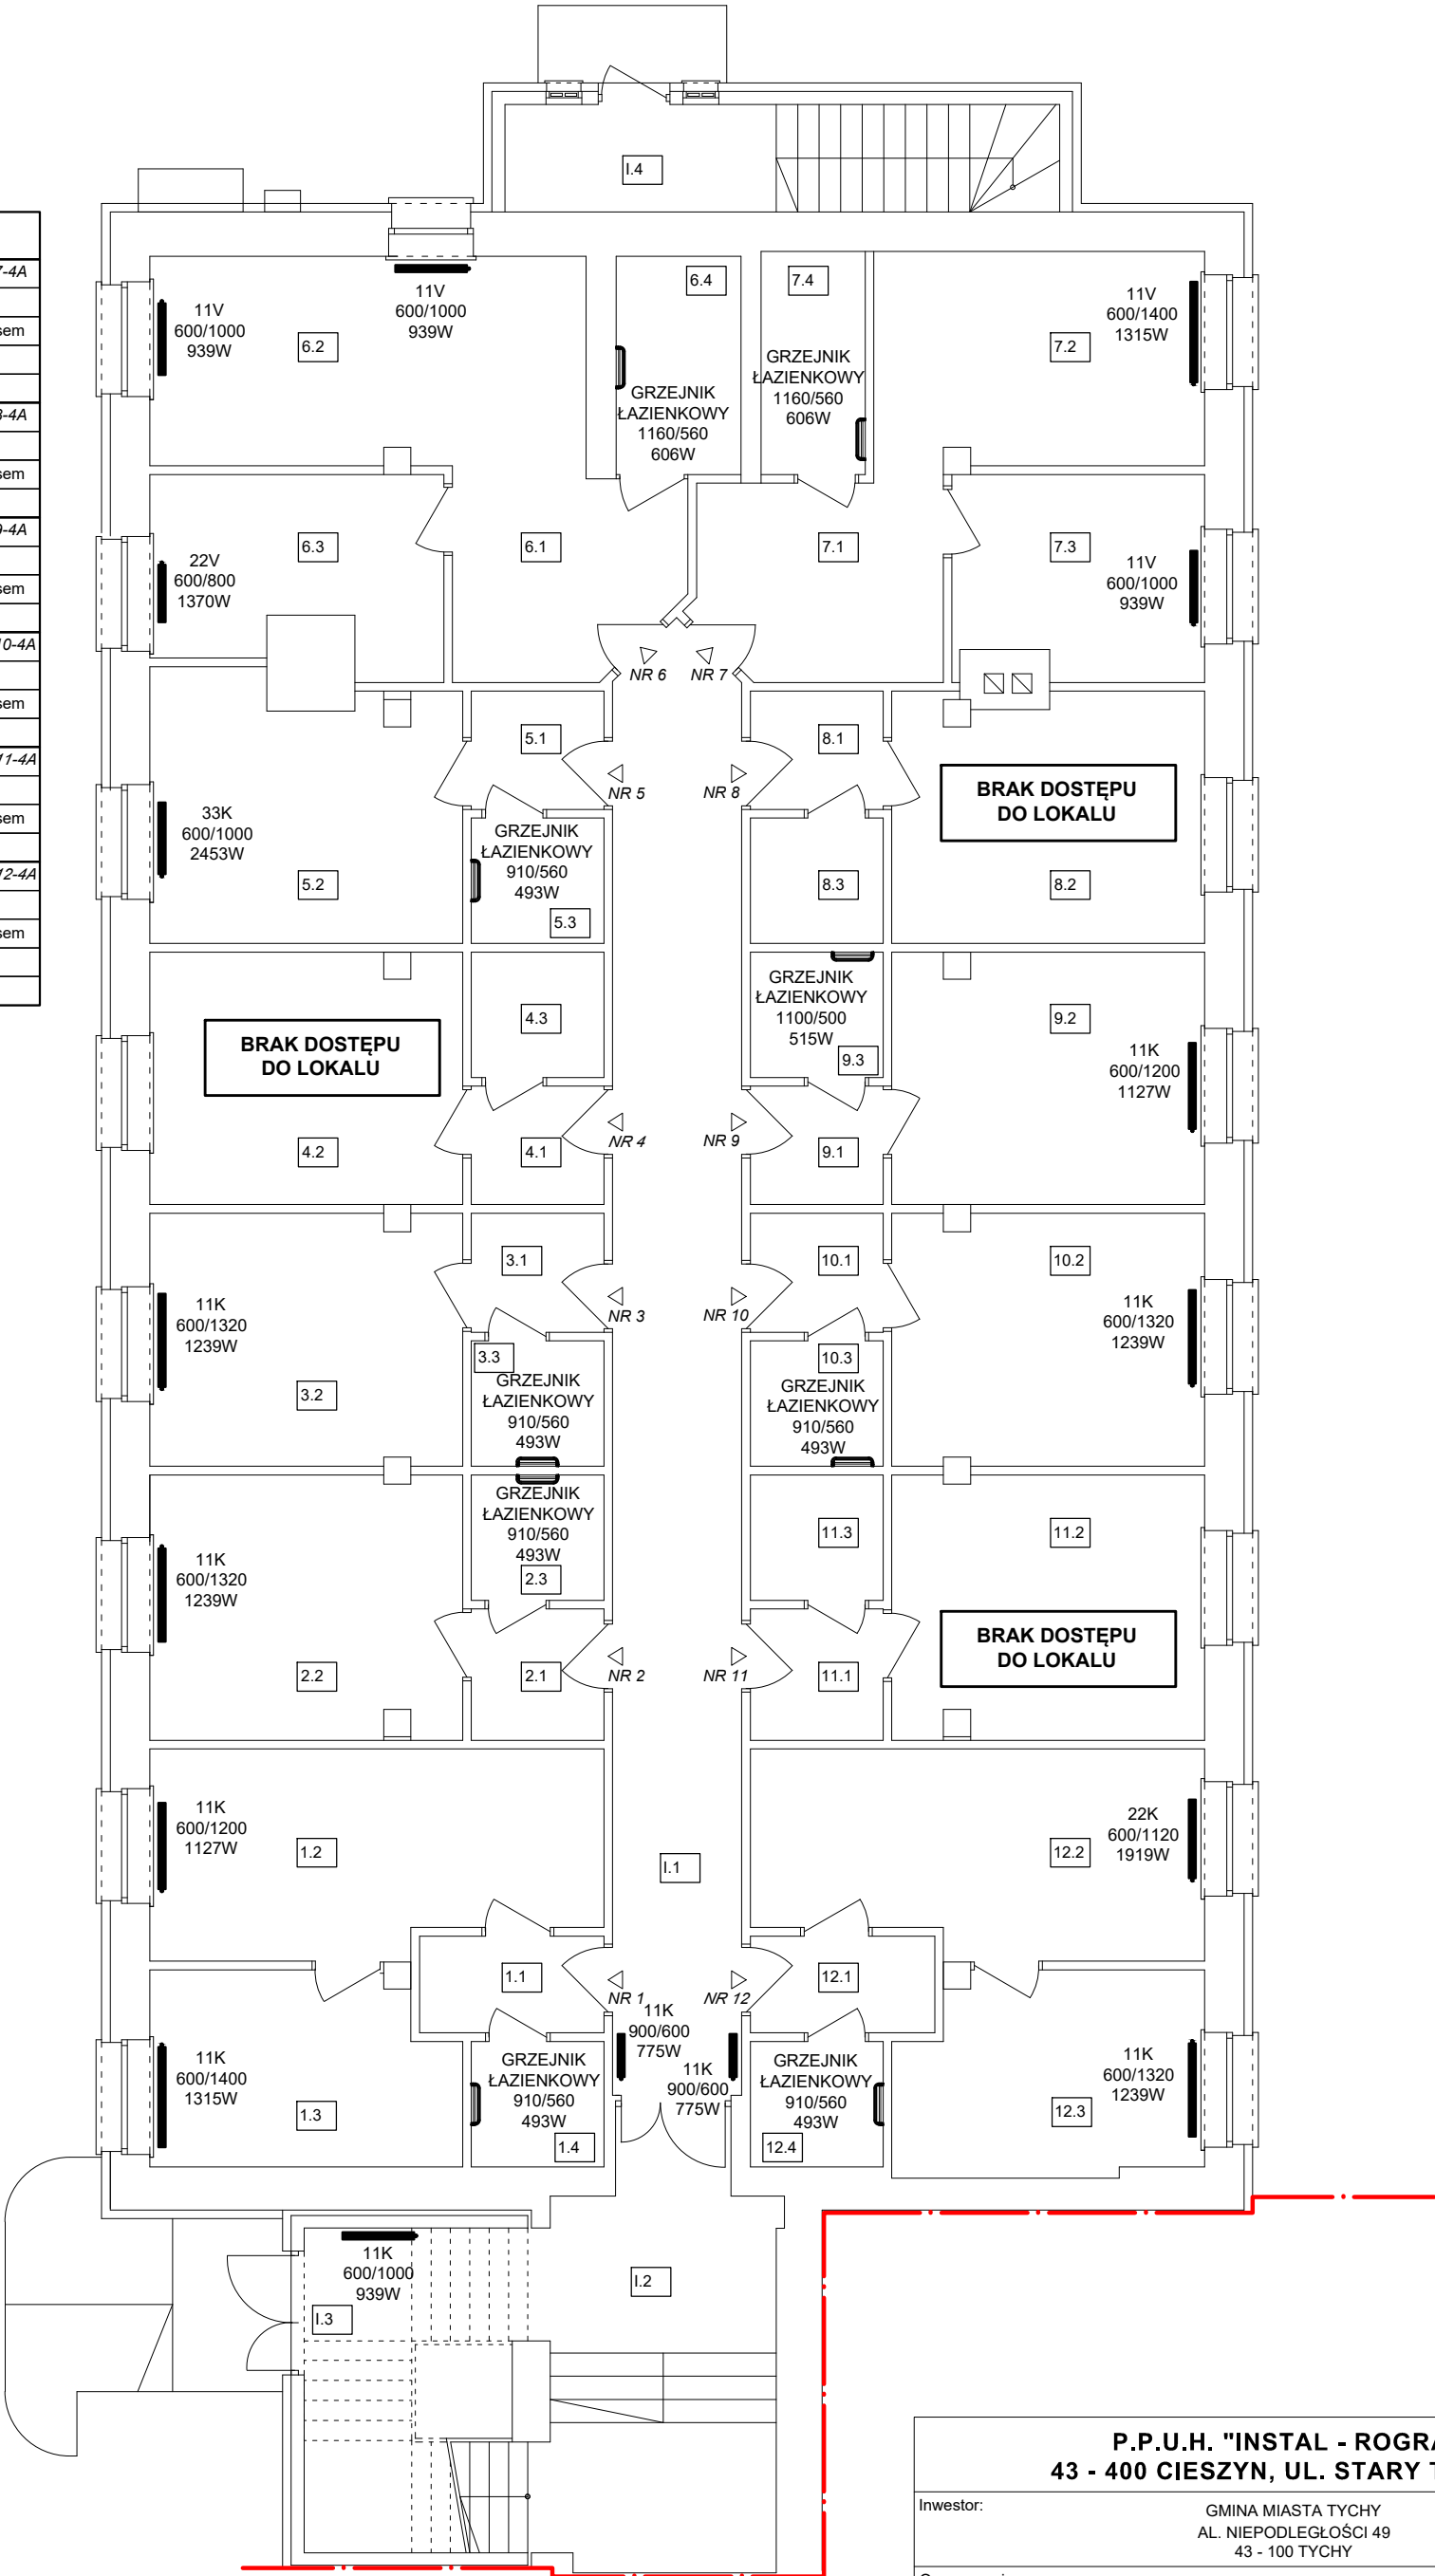

**OZNACZENIA:**

11K  
600/1400  
1315W

ISTNIEJĄCY GRZEJNIK

RODZAJ  
WYSOKOŚĆ/DŁUGOŚĆ  
MOC

P.P.U.H. "INSTAL - ROGRA" 43 - 400 CIESZYN, UL. STARY TARG 3		
Investor:	GMINA MIASTA TYCHY AL. NIEPODLEGŁOŚCI 49 43 - 100 TYCHY	
Opracowanie:	PROJEKT TECHNICZNY ZMIANY SPOSOBU OGRZEWANIA WRAZ Z WYKONANIEM INSTALACJI WEWNĘTRZNYCH BUDYNKU PRZY UL. BROWAROWEJ 4-4A W TYCHACH	
Obiekt:	BUDYNEK CZĘŚCIOWO MIESZKALNY I NIEMIESZKALNY (SZKOŁA) UL. BROWAROWA 4-4A, DZ. NR 1674/91, 1820/91 43 - 100 TYCHY	
Temat:	INWENTARYZACJA INSTALACJI CENTRALNEGO OGRZEWANIA - RZUT PARTERU CZ.2	
Data:	PAŹDZIERNIK 2023 r.	Podpis:
	Projektant - mgr inż. Roman Szafarczyk uprawnienia nr SLK/2235/PWOS/08 w specjalności instalacyjnej	Nr rys: 5
	Sprawdzający - mgr inż. Grażyna Szafarczyk uprawnienia nr 108/91/B-B w specjalności instalacyjno - inżynieryjnej	Skala: 1 : 100