


UL. BROWAROWA 4A - PIĘTRO I - CZĘŚĆ MIESZKALNA			
MIESZKANIE NR 13-4A		MIESZKANIE NR 18-4A	
13.1	Przedpokój	18.1	Przedpokój
13.2	Pokój z aneksem	18.2	Pokój z aneksem
13.3	Pokój	18.3	Pokój
13.4	Łazienka	18.4	Łazienka
MIESZKANIE NR 14-4A		MIESZKANIE NR 19-4A	
14.1	Przedpokój	19.1	Przedpokój
14.2	Pokój z aneksem	19.2	Pokój z aneksem
14.3	Łazienka	19.3	Łazienka
MIESZKANIE NR 15-4A		MIESZKANIE NR 20-4A	
15.1	Przedpokój	20.1	Przedpokój
15.2	Pokój z aneksem	20.2	Pokój z aneksem
15.3	Pokój	20.3	Pokój
15.4	Łazienka	20.4	Łazienka
MIESZKANIE NR 16-4A		MIESZKANIE NR 21-4A	
16.1	Przedpokój	21.1	Przedpokój
16.2	Pokój z aneksem	21.2	Pokój z aneksem
16.3	Łazienka	21.3	Łazienka
MIESZKANIE NR 17-4A		MIESZKANIE NR 22-4A	
17.1	Przedpokój	22.1	Przedpokój
17.2	Pokój z aneksem	22.2	Pokój z aneksem
17.3	Pokój	22.3	Pokój
17.4	Łazienka	22.4	Łazienka
CZĘŚĆ WSPÓLNA			
II.1	Korytarz		
II.2	Hol		

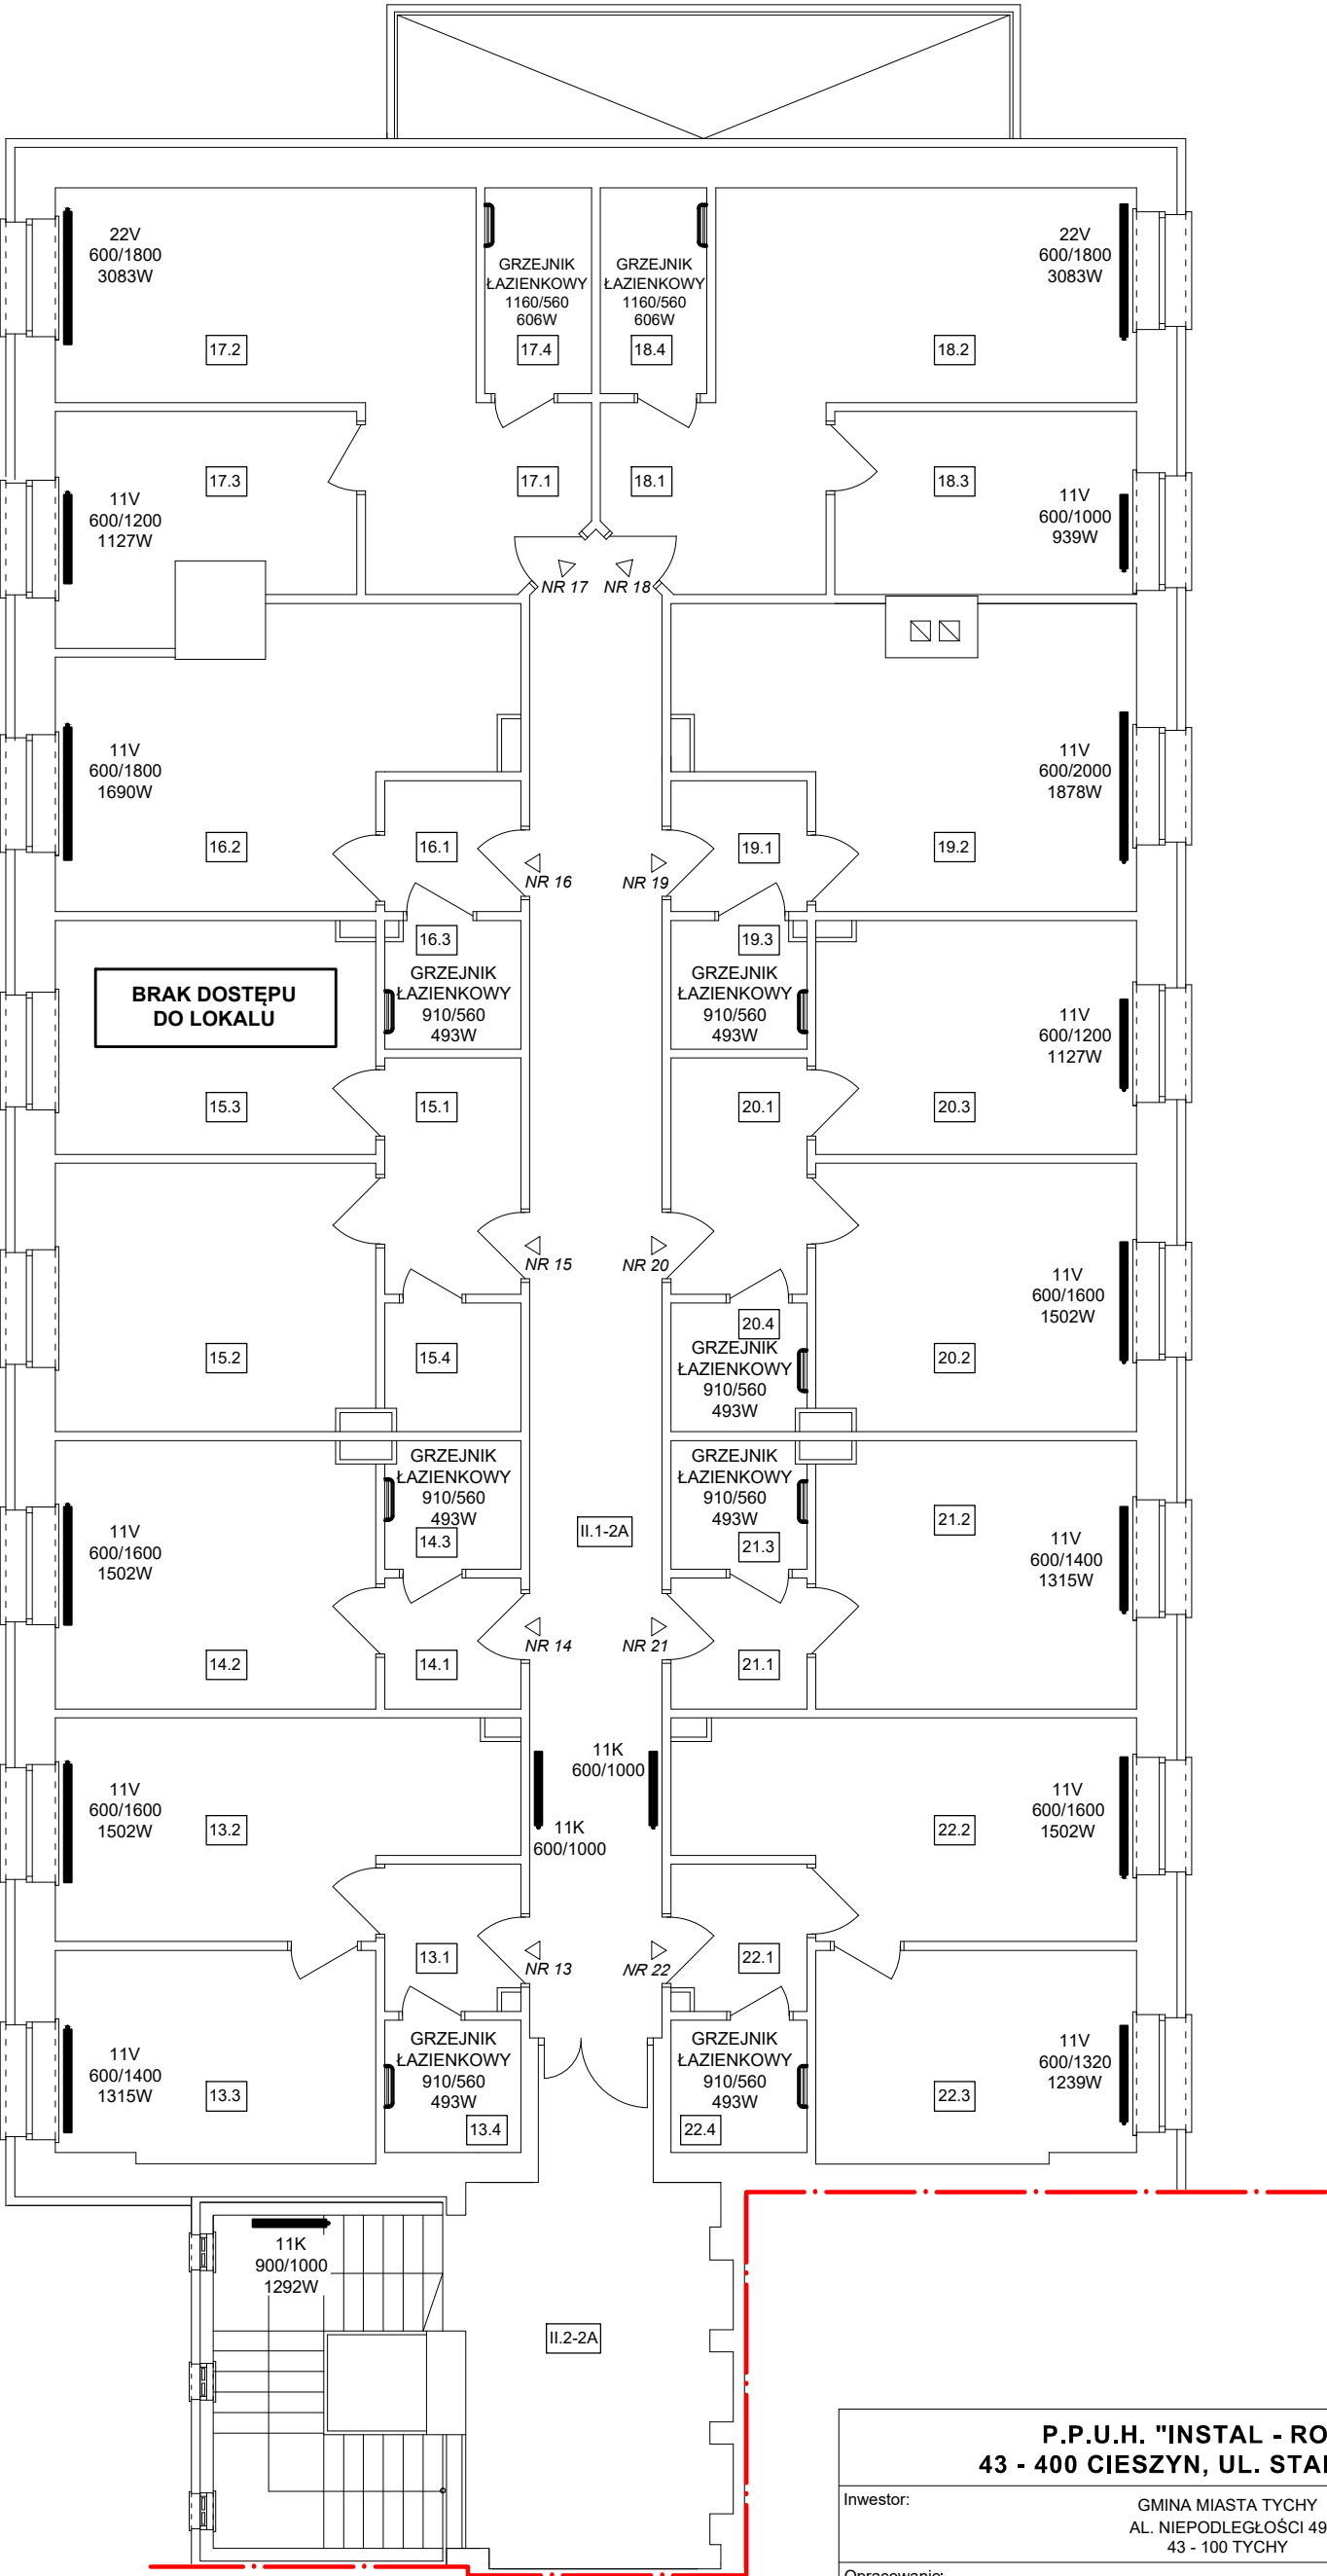

OZNACZENIA:

11K
600/1400
1315W

ISTNIEJĄCY GRZEJNIK

RODZAJ
WYSOKOŚĆ DŁUGOŚĆ
MOC

P.P.U.H. "INSTAL - ROGRA" 43 - 400 CIESZYN, UL. STARY TARG 3		
Inwestor:	GMINA MIASTA TYCHY AL. NIEPODLEGŁOŚCI 49 43 - 100 TYCHY	
Opracowanie:	PROJEKT TECHNICZNY ZMIANY SPOSOBU OGRZEWANIA WRAZ Z WYKONANIEM INSTALACJI WEWNĘTRZNYCH BUDYNKU PRZY UL. BROWAROWEJ 4-4A W TYCHACH	
Obiekt:	BUDYNEK CZĘŚCIOWO MIESZKALNY I NIEMIESZKALNY (SZKOŁA) UL. BROWAROWA 4-4A, DZ. NR 1674/91, 1820/91 43 - 100 TYCHY	
Temat:	INWENTARYZACJA INSTALACJI CENTRALNEGO OGRZEWANIA - RZUT PIĘTRA I CZ.2	
Data:	PAŹDZIERNIK 2023 r.	Podpis:
Projektant - mgr inż. Roman Szafarczyk uprawnienia nr SLK/2235/PWOS/08 w specjalności instalacyjnej		Nr rys: 7
Sprawdzający - mgr inż. Grażyna Szafarczyk uprawnienia nr 108/91/B-B w specjalności instalacyjno - inżynieryjnej		Skala: 1 : 100