


RZUT PARTERU

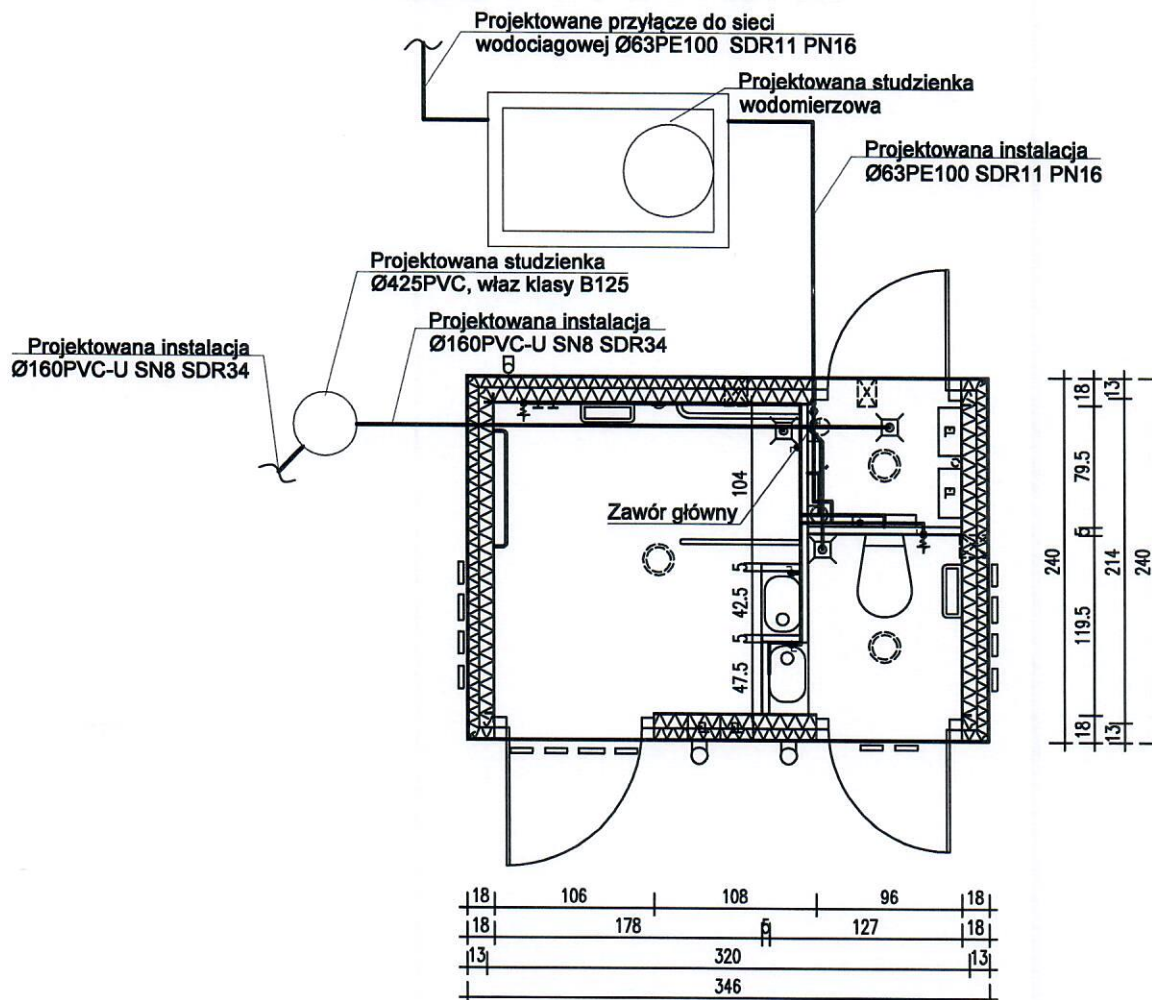

 SPRINGAP www.springap.com.pl	DATA: WRZESIEŃ 2024r.	STADIUM: PROJEKT TECHNICZNY	BRANŻA: SANITARNA	SKALA: 1:100	NR RYS: IZ08-1277
	TYTUŁ RYS: Rzut parteru				
TEMAT: Budowa przyłącza do sieci wodociągowej oraz sieci kanalizacji sanitarnej do sieci kanalizacji sanitarnej dla projektowanej toalety publicznej; dz. nr 1242/2, plac Franciszka Kulczyckiego; obr. 0001 Krzeszowice, gm. Krzeszowice.					
OBIEKT: Projektowana toaleta publiczna; dz. nr 1242/2, plac Franciszka Kulczyckiego; obr. 0001 Krzeszowice, gm. Krzeszowice.					
INWESTOR: Gmina Krzeszowice ul. Grunwaldzka 4 32-065 Krzeszowice					
PROJEKTANT: mgr inż. Przemysław Kluba Nr Upr.: MAP/216/PWOS/11.			PODPIS: 		
OPRACOWAŁ: mgr inż. Adam Sikora Nr Upr.: —			PODPIS: 		