


R4

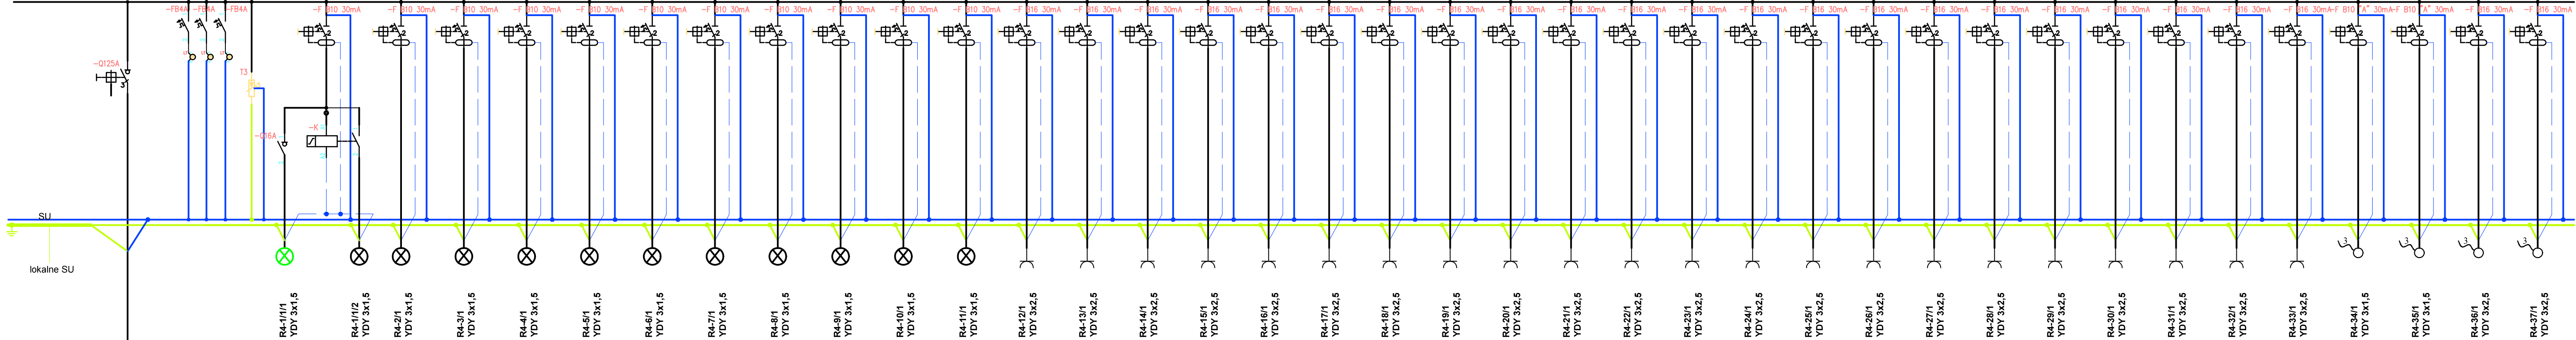

SYSTEMY BEZPIECZEŃSTWA

Paweł Dziągiewski

ul. Toruńska 73/4, 87-800 Włocławek

ZADANIE  
PRACE REMONTOWE W BUDYNKACH SĄDU  
REJONOWEGO  
BUDYNEK A  
INSTALACJA ELEKTRYCZNA

INWESTOR  
SĄD REJONOWY WE WŁOCŁAWKU  
UL. KILIŃSKIEGO 20, 87-800 WŁOCŁAWEK

STADIUM  
**PROJEKT TECHNICZNY**

NAZWA RYSUNKU  
**SCHEMAT ROZDZIELNICY R4**

PROJEKTANT  
mgr inż. Paweł Okoniewicz  
KUP/0204/PWBE/23

PODPIS

OPRACOWAŁ  
inż. Paweł Dziągiewski

PODPIS

SKALA  
1:100

DATA  
07.04.2025 r.

NR RYS.  
**15**