


R5

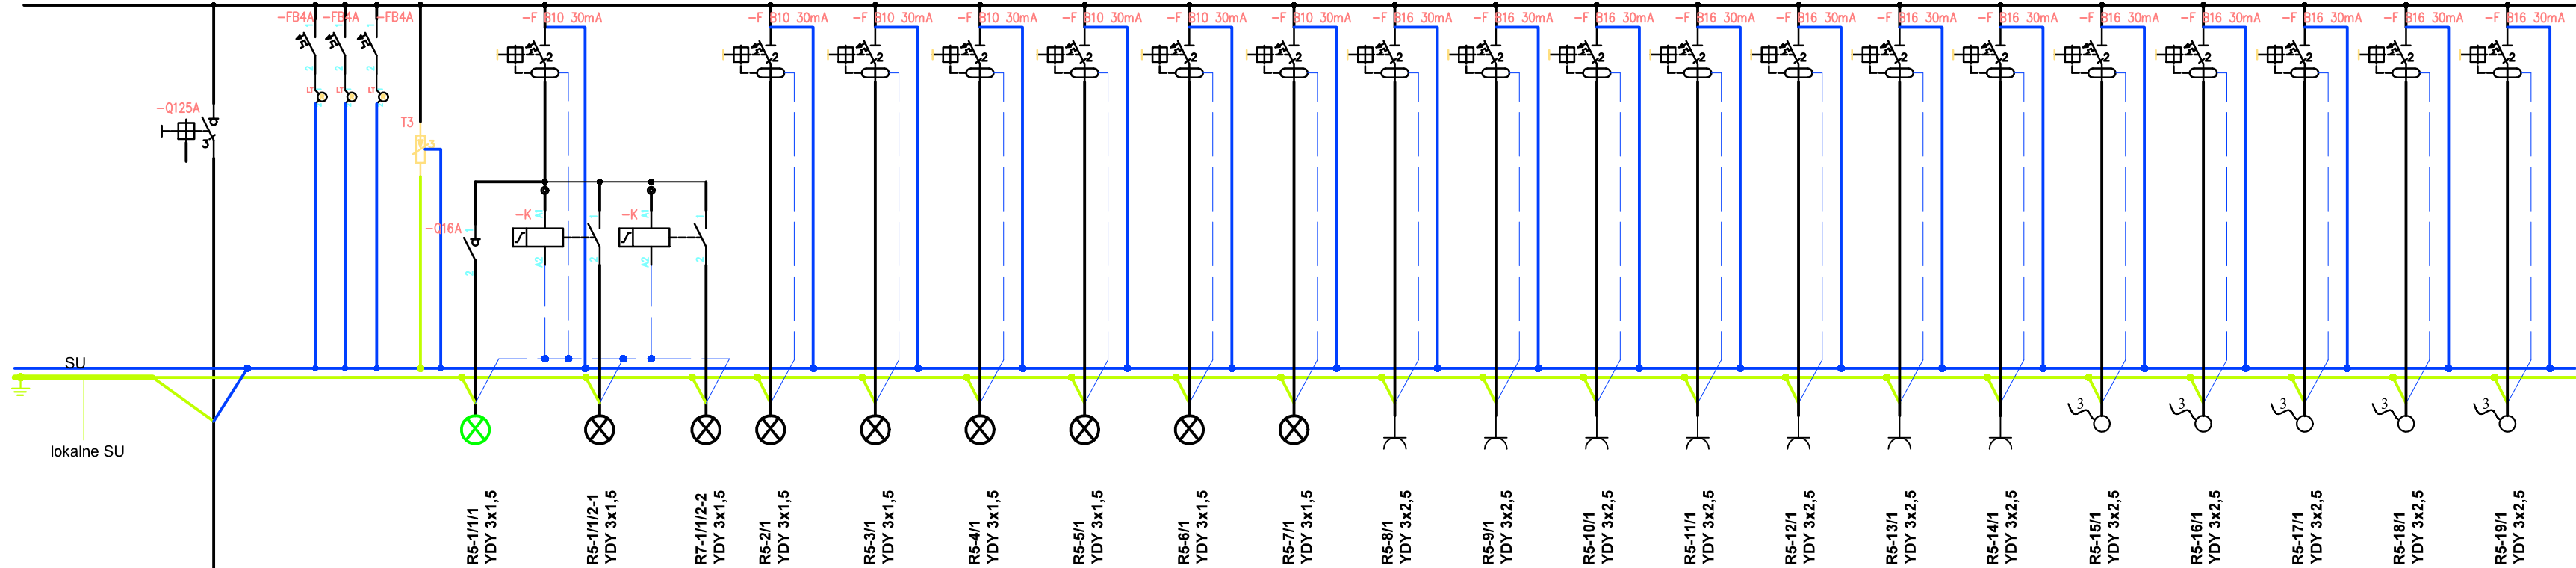

RG-76/1
YKY 5x16mm²
R5

VDC SYSTEMY BEZPIECZEŃSTWA Paweł Dziągiewski ul. Toruńska 73/4, 87-800 Włocławek			
ZADANIE PRACE REMONTOWE W BUDYNKACH SĄDU REJONOWEGO BUDYNEK A INSTALACJA ELEKTRYCZNA			
INWESTOR SĄD REJONOWY WE WŁOCŁAWKU UL. KILIŃSKIEGO 20, 87-800 WŁOCŁAWEK			
STADIUM PROJEKT TECHNICZNY			
NAZWA RYSUNKU SCHEMAT ROZDZIELNICY R5			
PROJEKTANT mgr inż. Paweł Okoniewicz KUP/0204/PWBE/23		PODPIS	
OPRACOWAŁ inż. Paweł Dziągiewski		PODPIS	
SKALA 1:100	DATA 07.04.2025 r.	NR RYS. 16	