


- UWAGA:
- PROJEKTOWANE OPRAWY OŚW. AWARYJNEGO I EWAKUACYJNEGO ZASILIĆ Z NAJBLIŻSZEGO OBWODU OŚW. Z POMINIĘCIEM ŁĄCZNIKÓW I APARATÓW STERUJĄCYCH PRZEWODEM YDYp 3x1,5mm
 - PRZEWODY DO OPRAW UKŁADAĆ JAKO WTYNKOWE W WCZESNIEJ PRZYGOTOWANYCH BRUZDACH POD MIN. 5MM WARSTWĄ ZAPRAWY
 - PO ZAMONTOWANIU OPRAW NALEŻY WYKONAĆ NIEZBĘDNYCH POMIARÓW W TYM POMIARU NATĘŻENIA OŚW. AW ZGODNIE Z PN-HD
 - WSZYSTKIE URZĄDZENIA MUSZĄ POSIADAĆ CERTYFIKAT CNBOP LUB DEKLARACJĘ ZGODNOŚCI

ZESTAWIENIE OPRAW OŚWIETLENIOWYCH LUXIONA, TROLL	
AW1	LUXIONA, ORBIT SU LED 0000-SD-3W-AT-1h-NM-CW-9003
AW2	LUXIONA, ORBIT SU LED 0000-AR-3W-AT-1h-NM-CW-9003
AW3	LUXIONA, ORBIT SU LED 0000-RP-3W-AT-1h-NM-CW-9003
EW1	LUXIONA, PRIMOS SGN LED 0000-SS-1W-AT-1h-M-TS-9016-S
EW2	LUXIONA, PRIMOS SGN LED 0021-DS-1W-AT-1h-M-TS-9016-S
AWZ	LUXIONA, PRIMOS CLA LED 0000-CL-SW-AT-1h-SM-TE-CW-9016

- UWAGA:
- PROJEKTOWANE OPRAWY OŚW. AWARYJNEGO I EWAKUACYJNEGO ZASILIĆ Z NAJBLIŻSZEGO OBWODU OŚW. Z POMINIĘCIEM ŁĄCZNIKÓW I APARATÓW STERUJĄCYCH PRZEWODEM YDYp 3x1,5mm
 - PRZEWODY DO OPRAW UKŁADAĆ JAKO WTYNKOWE W WCZESNIEJ PRZYGOTOWANYCH BRUZDACH POD MIN. 5MM WARSTWĄ ZAPRAWY
 - PO ZAMONTOWANIU OPRAW NALEŻY WYKONAĆ NIEZBĘDNYCH POMIARÓW W TYM POMIARU NATĘŻENIA OŚW. AW ZGODNIE Z PN-HD
 - WSZYSTKIE URZĄDZENIA MUSZĄ POSIADAĆ CERTYFIKAT CNBOP LUB DEKLARACJĘ ZGODNOŚCI

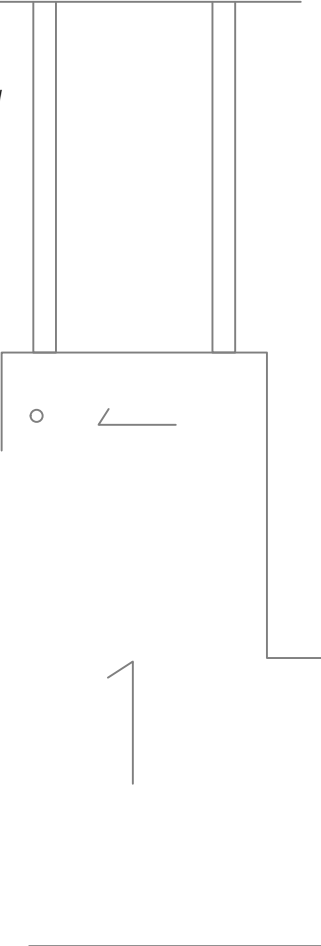

PB - Architektoniczno-Budowlany:
RZUT PIĘTRA 5 - oświetlenie awaryjne

INWESTYCJA:

Przebudowa istniejącego budynku w zakresie jego dostosowania do warunków ochrony przeciwpożarowej

ADRES

ul. Siedlecka 2A, 72-010 Police

INWESTYCJA:

Jednostka Police, obręb 0009 Police, dz. nr 318/84

	OPRACOWALI:	nr upr.	podpisy
ARCHITEKTURA gl. projektant:	mgr inż. Piotr Markowski	ZAP/0218/POOE/11	
ARCHITEKTURA sprawdził	mgr inż. Mariusz Piątkowski	ZAP/0125/PWOE/11	
ARCHITEKTURA opracowała			

PRACOWNIA
PROJEKTOWA
MIŁO

www.milo7.pl , pracownia@milo7.pl
ul. Sowińskiego 24 , 70-236 Szczecin
tel/fax 914319926 , kom. 608031884

DATA:

09.2022

rew. 00
z dn.

SKALA:

1:100

NR RYS.:

IE8