
 


RZUT DACHU

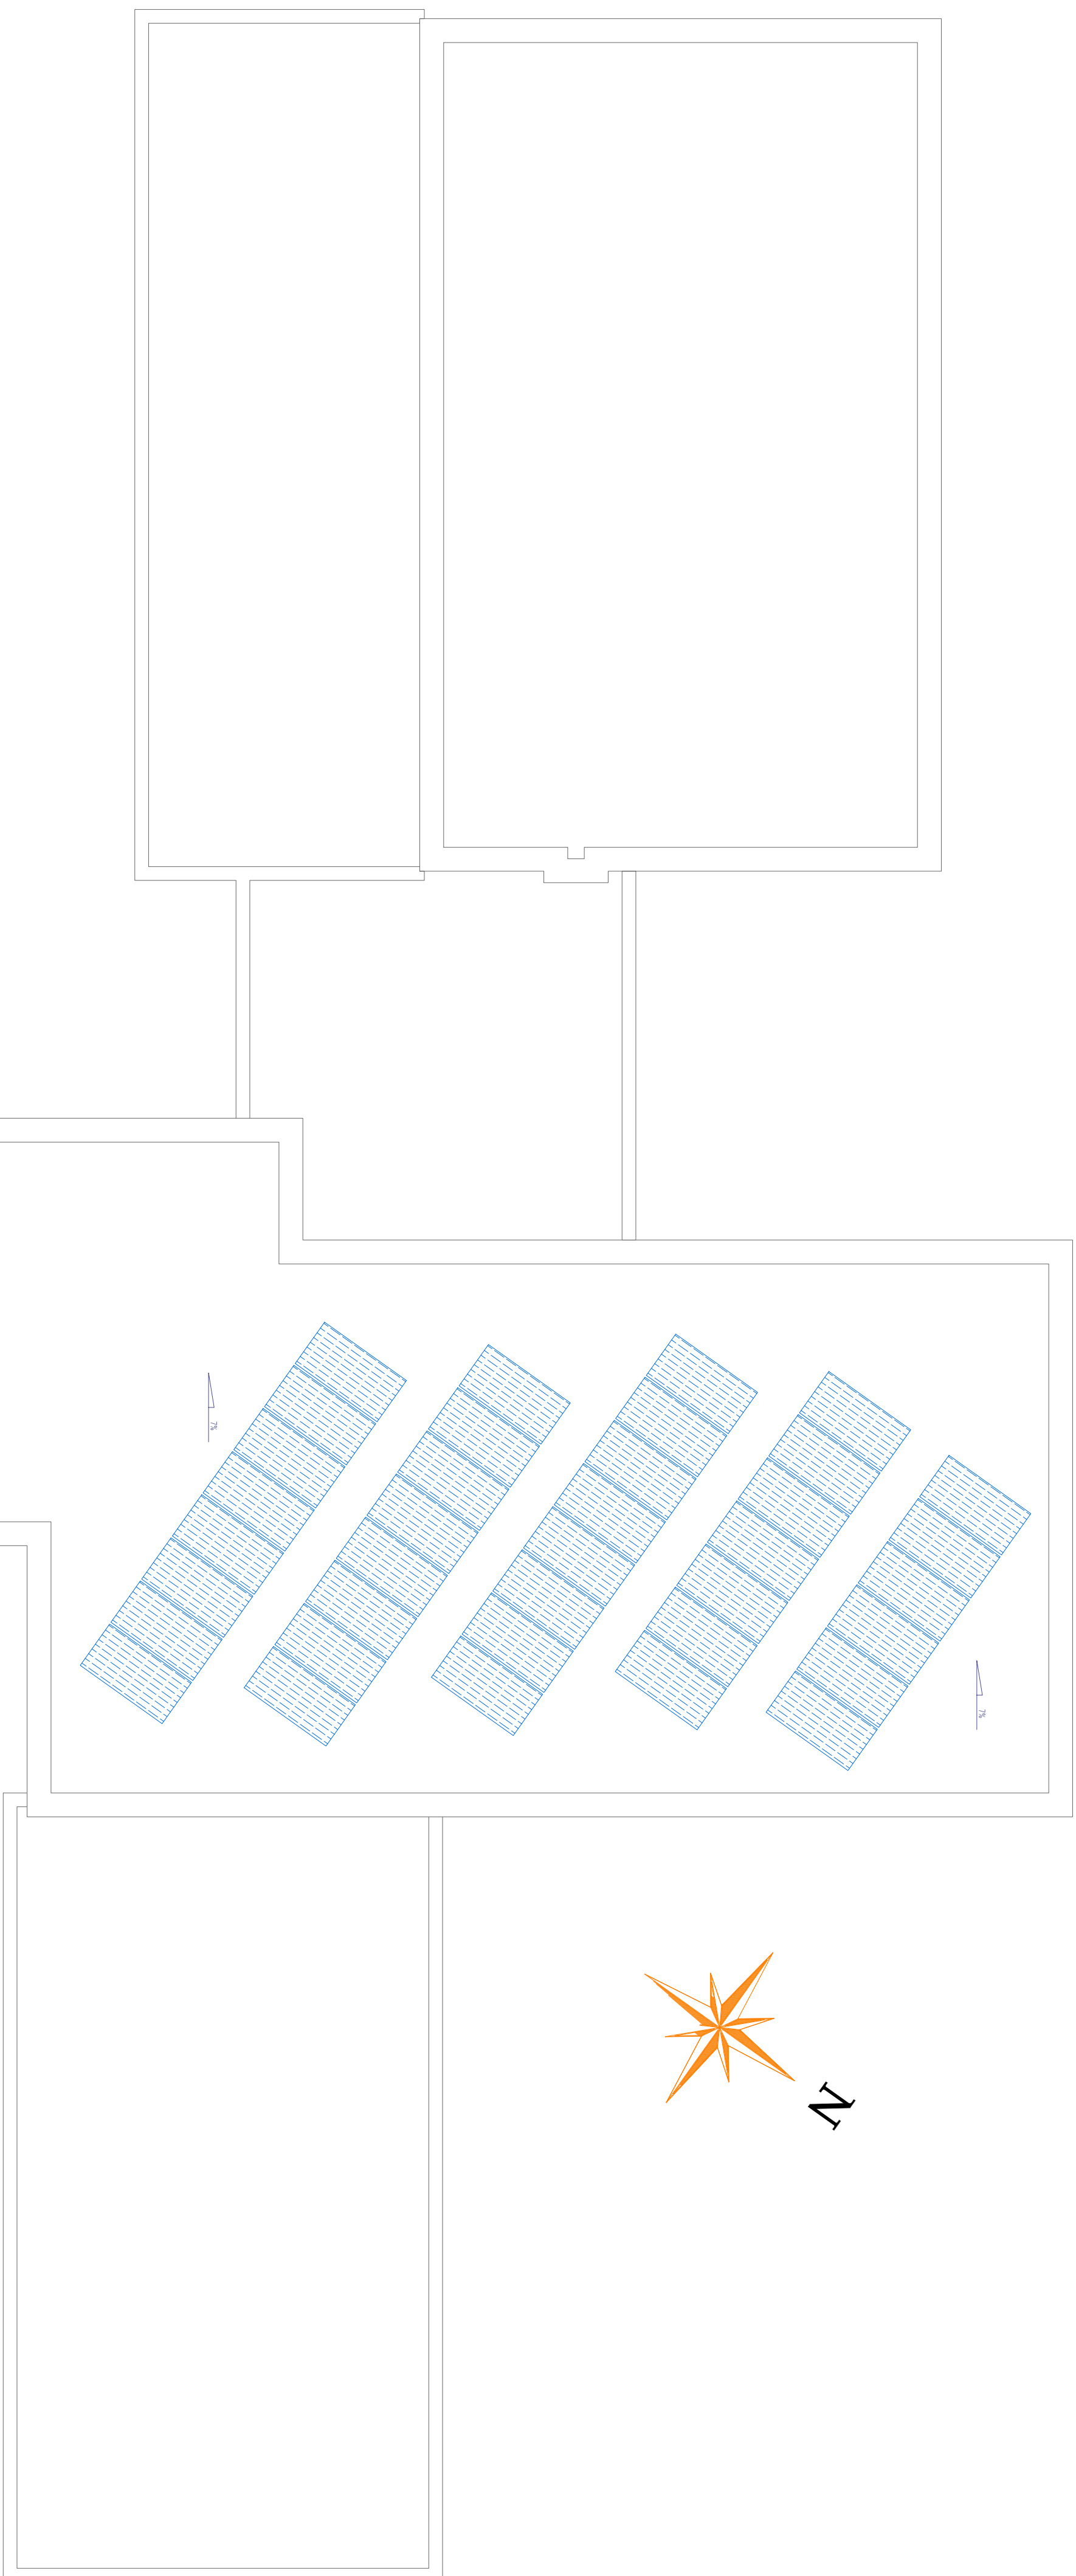

Rzut I piętra 1:100



PANEL INSTALACJI FOTOWOLTAICZNEJ P=500 W  
ILOŚĆ PANELI 37 SZT.  
PRZEWIĘTAŁNOŚĆ INSTALACJI 18,5 MWp

MS PROJEKT

MS PROJEKT USŁUGI PROJEKTOWE

ul. Macieja Ślesia 6

23-100 Ryki

tel. 01 206 10 93 01 ms.projekt@poczta.fm

Inwestycja

Adres

Nazwa przedmiotu

Projektant

Projektant

TEREN KONSERWACJI BUDYNKU SZKOŁY POOSTANOWIE JM.

SZKOŁA PAWIA W ROZDOJCZYNIE

RZUT DACHU - INSTALACJA

mgr inż. arch. Michał Kwiatkowski

mgr inż. arch. Michał Kwiatkowski

19/12/2024

19/12/2024

19/12/2024

19/12/2024

19/12/2024

Nr rys.

4

Skala

1:100

Data

19/12/2024

Podpis

Podpis

19/12/2024

19/12/2024

Inwestycja

Adres

Nazwa przedmiotu

Projektant

Projektant

TEREN KONSERWACJI BUDYNKU SZKOŁY POOSTANOWIE JM.

SZKOŁA PAWIA W ROZDOJCZYNIE

RZUT DACHU - INSTALACJA

mgr inż. arch. Michał Kwiatkowski

mgr inż. arch. Michał Kwiatkowski

19/12/2024

19/12/2024

19/12/2024

19/12/2024

19/12/2024

Nr rys.

4

Skala

1:100

Data

19/12/2024

Podpis

Podpis

19/12/2024

19/12/2024