


GGN.6642.3.320.2026_1016_CL2
GGN.6642.3.456.2026_1016_CL2
woj. łódzkie
pow. tomaszowski
gm. Rokiciny
obr. Chrusty Nowe

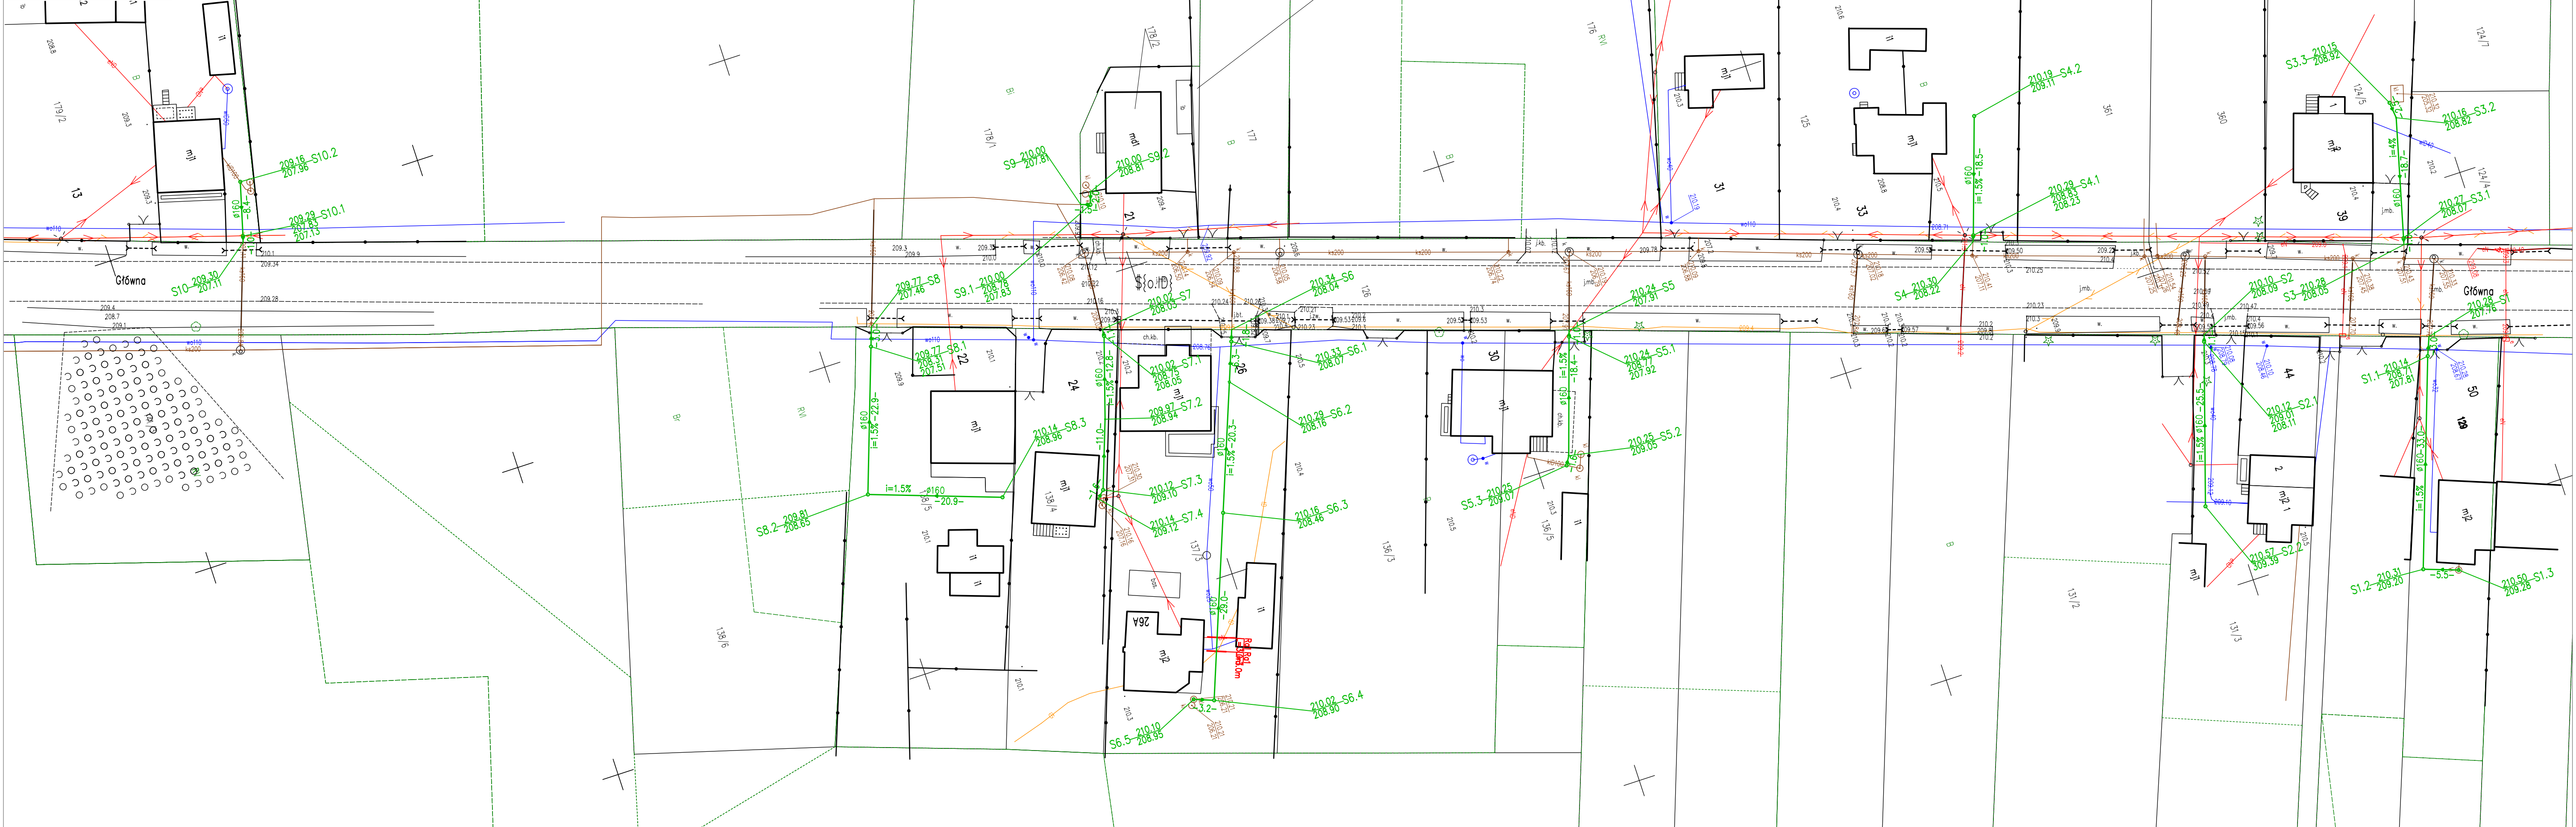

OZNACZENIA:

| | | | |
|------------|----|--------|------------------------|
| NR WĘZŁA - | S2 | 182.85 | PROJ. PRZYŁĄCZE K.S. |
| | | 180.96 | - RZĘDNA TERENU |
| | | 180.36 | - RZĘDNA WŁĄCZENIA |
| | | | - RZĘDNA DNA RUROCIĄGU |

NAZWA: **Budowa podłączeń budynków do kanalizacji sanitarnej w Gminie Rokiciny**

| | | | | |
|--|------------------|--------------------|------------|---------|
| IMIĘ I NAZWISKO | NR UPRAWNIENI | ZAKRES OPRAWOWANIA | DATA: | PODPIS: |
| PROJEKTANT: mgr inż. Grzegorz Marek | SLK/2687/PWOS/09 | BRANŻA SANITARNA | 23.02.2026 | |
| | | | | |

TYTUŁ RYSUNKU

PROJEKT ZAGOSPODAROWANIA TERENU

| | | |
|------------|----------|-----------------|
| NR RYSUNKU | PZT-IS-1 | SKALA: 1:500 |
|------------|----------|-----------------|