


woj. łódzkie
pow. tomaszowski
gm. Rokiciny
obr. Pogorzałe Ługi

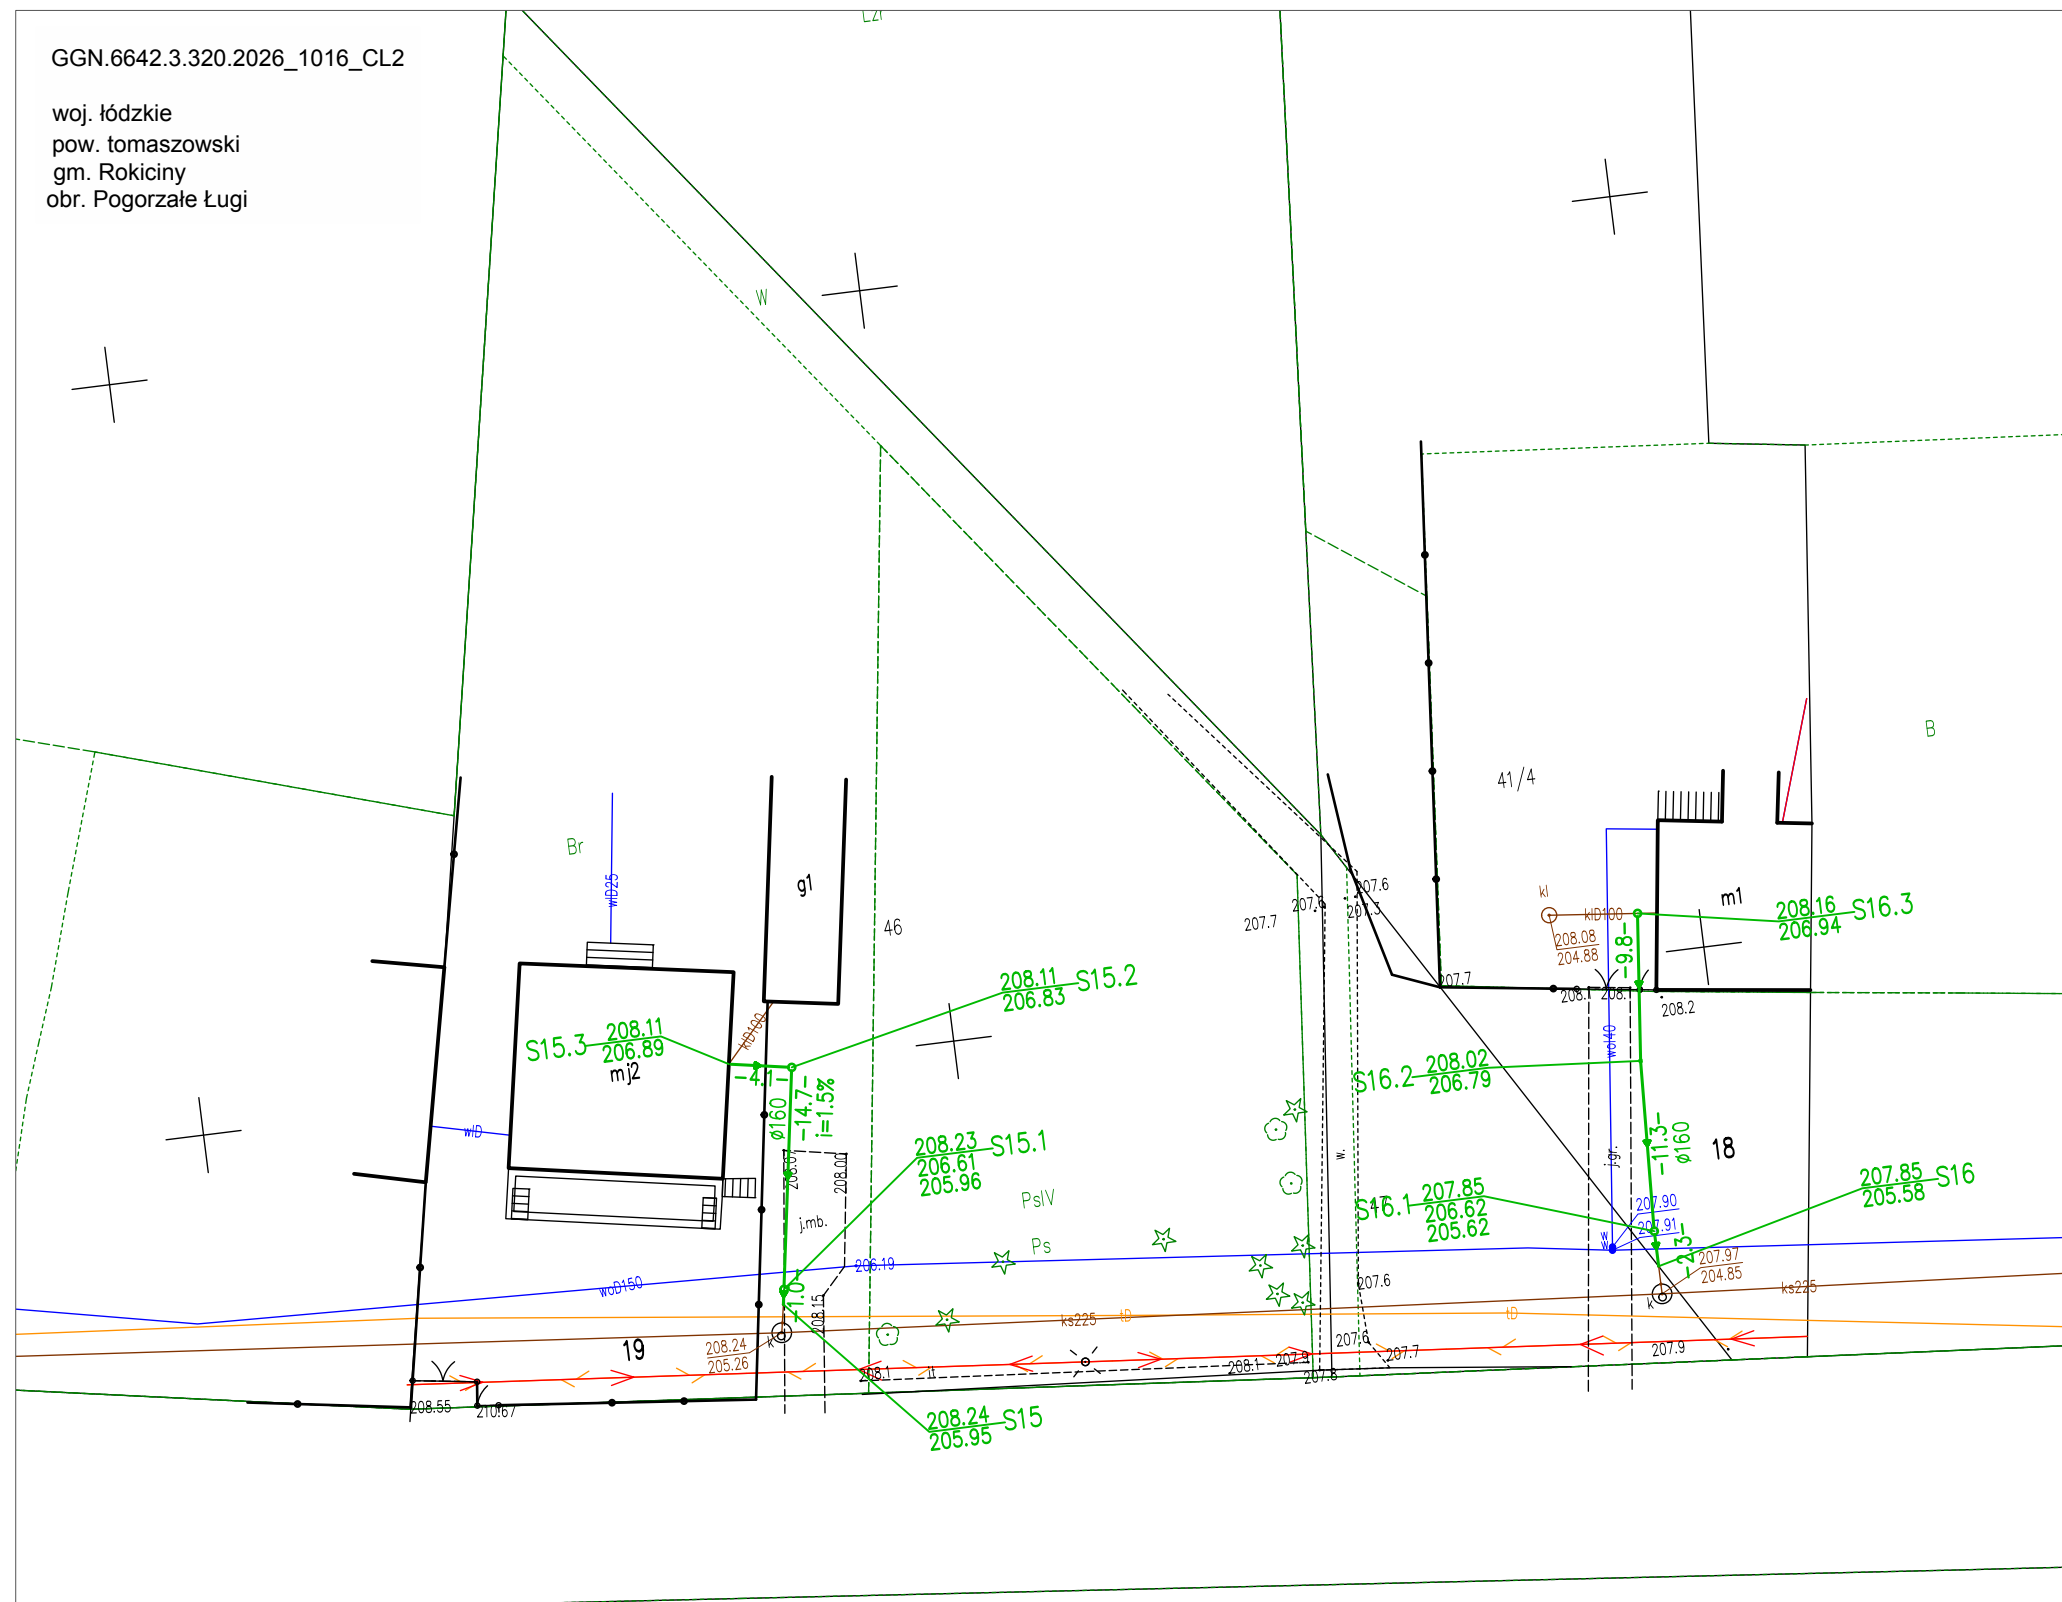

NR WĘZŁA -	S2	182.85	PROJ. PRZYŁĄCZE K.S.
		180.96	- RZĘDNA TERENU
		180.36	- RZĘDNA WŁĄCZENIA
			- RZĘDNA DNĄ RUROCIAGU

NAZWA:				
Budowa połączeń budynków do kanalizacji sanitarnej w Gminie Rokiciny				
IMIĘ I NAZWISKO	NR UPRAWNIENI	ZAKRES OPRACOWANIA	DATA:	PODPIS:
PROJEKTANT: mgr inż. Grzegorz Marek	SLK/2687/PWOS/09	BRANŻA SANITARNA	23.02.2026	
TYTUŁ RYSUNKU				
PROJEKT ZAGOSPODAROWANIA TERENU				
NR RYSUNKU	PZT-IS-3			SKALA: 1:500