


GGN.6642.3.320.2026\_1016\_CL2

woj. łódzkie  
pow. tomaszowski  
gm. Rokiciny  
obr. Mikołajów

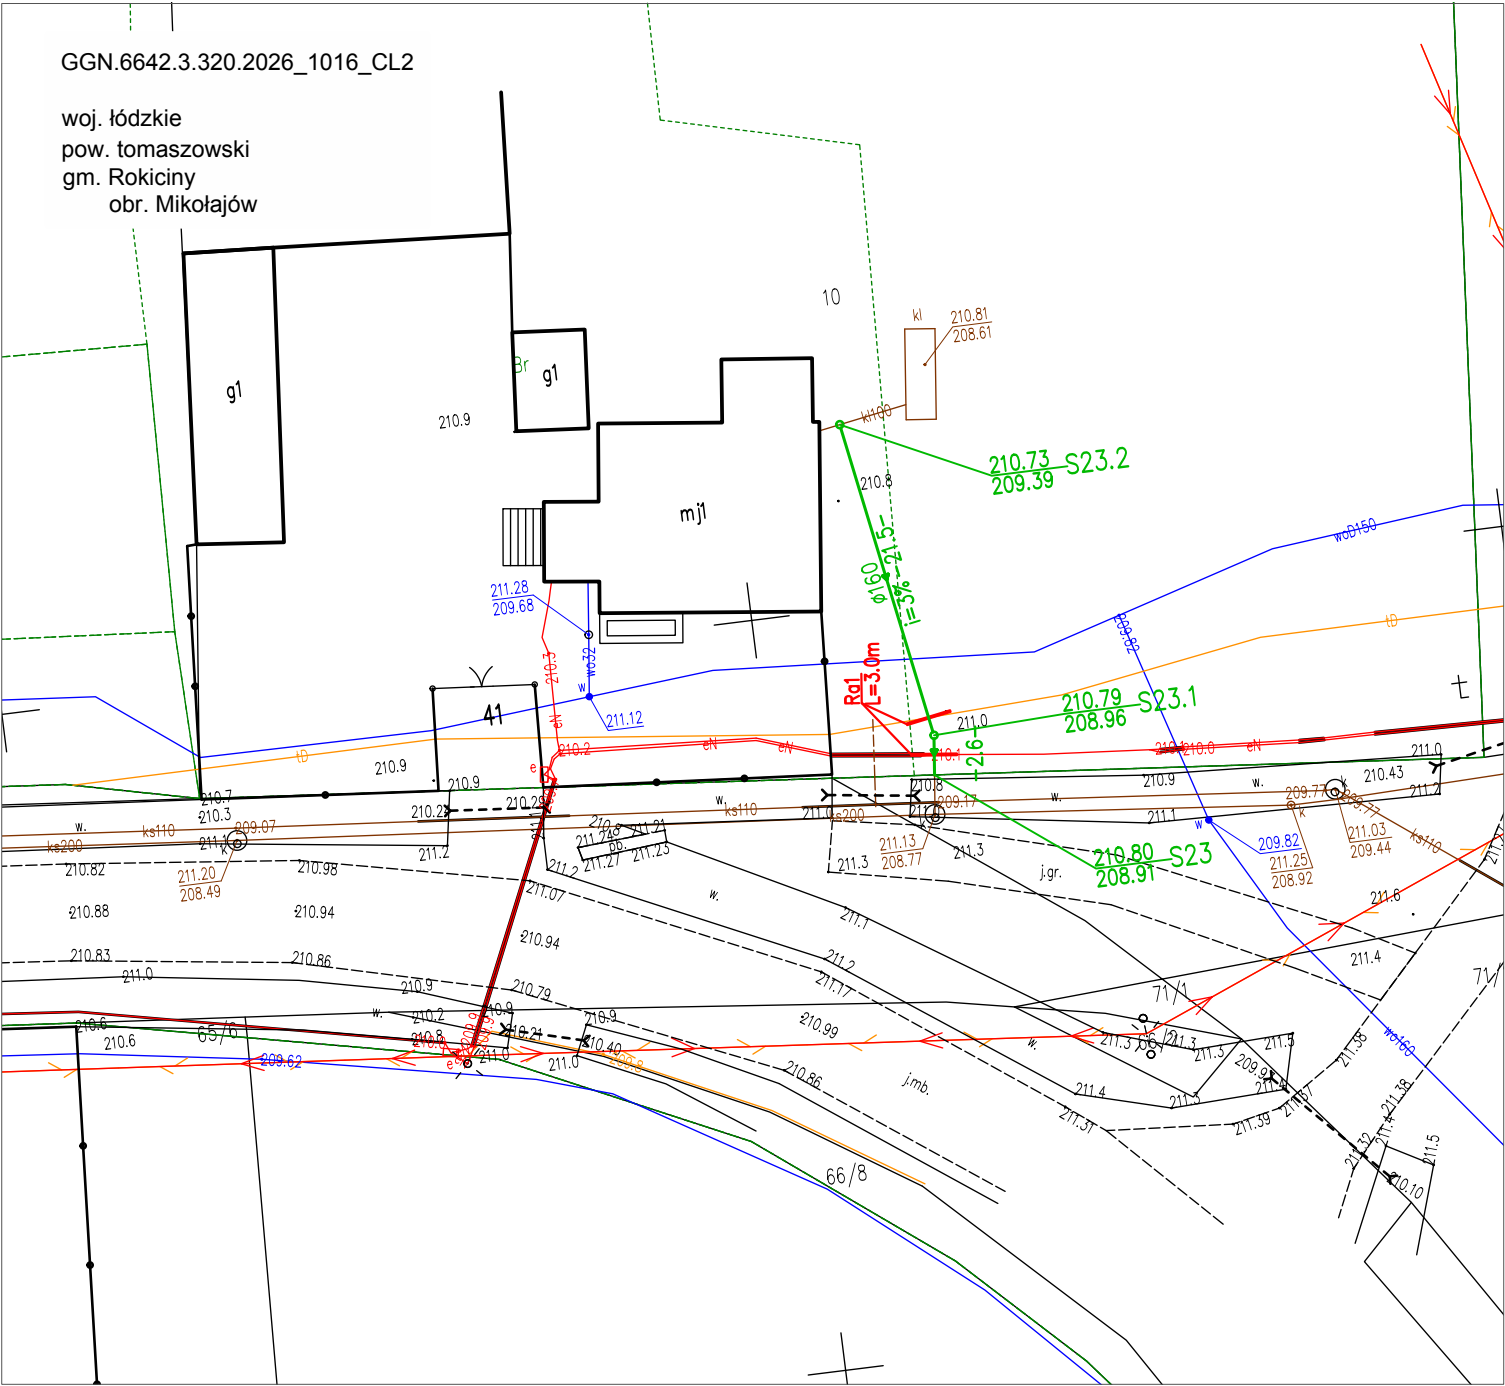

OZNACZENIA:

NR WĘZŁA - S2

- PROJ. PRZYŁĄCZE K.S.
- RZĘDNA TERENU
- RZĘDNA WŁĄCZENIA
- RZĘDNA DŃA RUROCIĄGU

NAZWA: <b>Budowa podłączeń budynków do kanalizacji sanitarnej w Gminie Rokiciny</b>				
IMIĘ I NAZWISKO	NR UPRAWNIEŃ	ZAKRES OPRACOWANIA	DATA:	PODPIS:
PROJEKTANT: mgr inż. Grzegorz Marek	SLK/2687/PWOS/09	BRANŻA SANITARNA	23.02.2026	
TYTUŁ RYSUNKU <b>PROJEKT ZAGOSPODAROWANIA TERENU</b>				
NR RYSUNKU	<b>PZT-IS-6</b>			SKALA: 1:500