

MAPA DO CELÓW PROJEKTOWYCH

SKALA 1 : 1000
Arkusz mapy: 183.224.06
układ współrzędnych "65", wysokości "Kronsztadt 86"

woj: małopolskie
pow.nowosądecki
j.e.w. Podegrodzie[121014_2]
obr: Gostwica [0004]
Dz. ew. 1130


Inspektor Nadzoru
mgr inż. Tadeusz Krzys
Geodeta Prawnik
Nr 1019

USŁUGI GEODEZYJNE JAC-GEO
wykonał: 33-300 Nowy Sącz, ul. I Brygady 36/98
tel. 603-337-654
NIP 734-326-07-67 Reg. 122685756

Nowy Sącz 02.11.2023

Geodeta
inż. Bartłomiej Jacenik

Mapa nie może służyć do celów rozgraniczeniowych.
Granice działek z mapy ewidencyjnej – bez ustalania w terenie.
Mapa wykonana bez ustalania obciążeń służebnościami gruntowymi.
Nie wyklucza się istnienia w terenie innych nie wykazanych
na niniejszej mapie urządzeń podziemnych, które nie były
zgłoszone do inwentaryzacji lub o których brak jest informacji
w instytucjach branżowych.

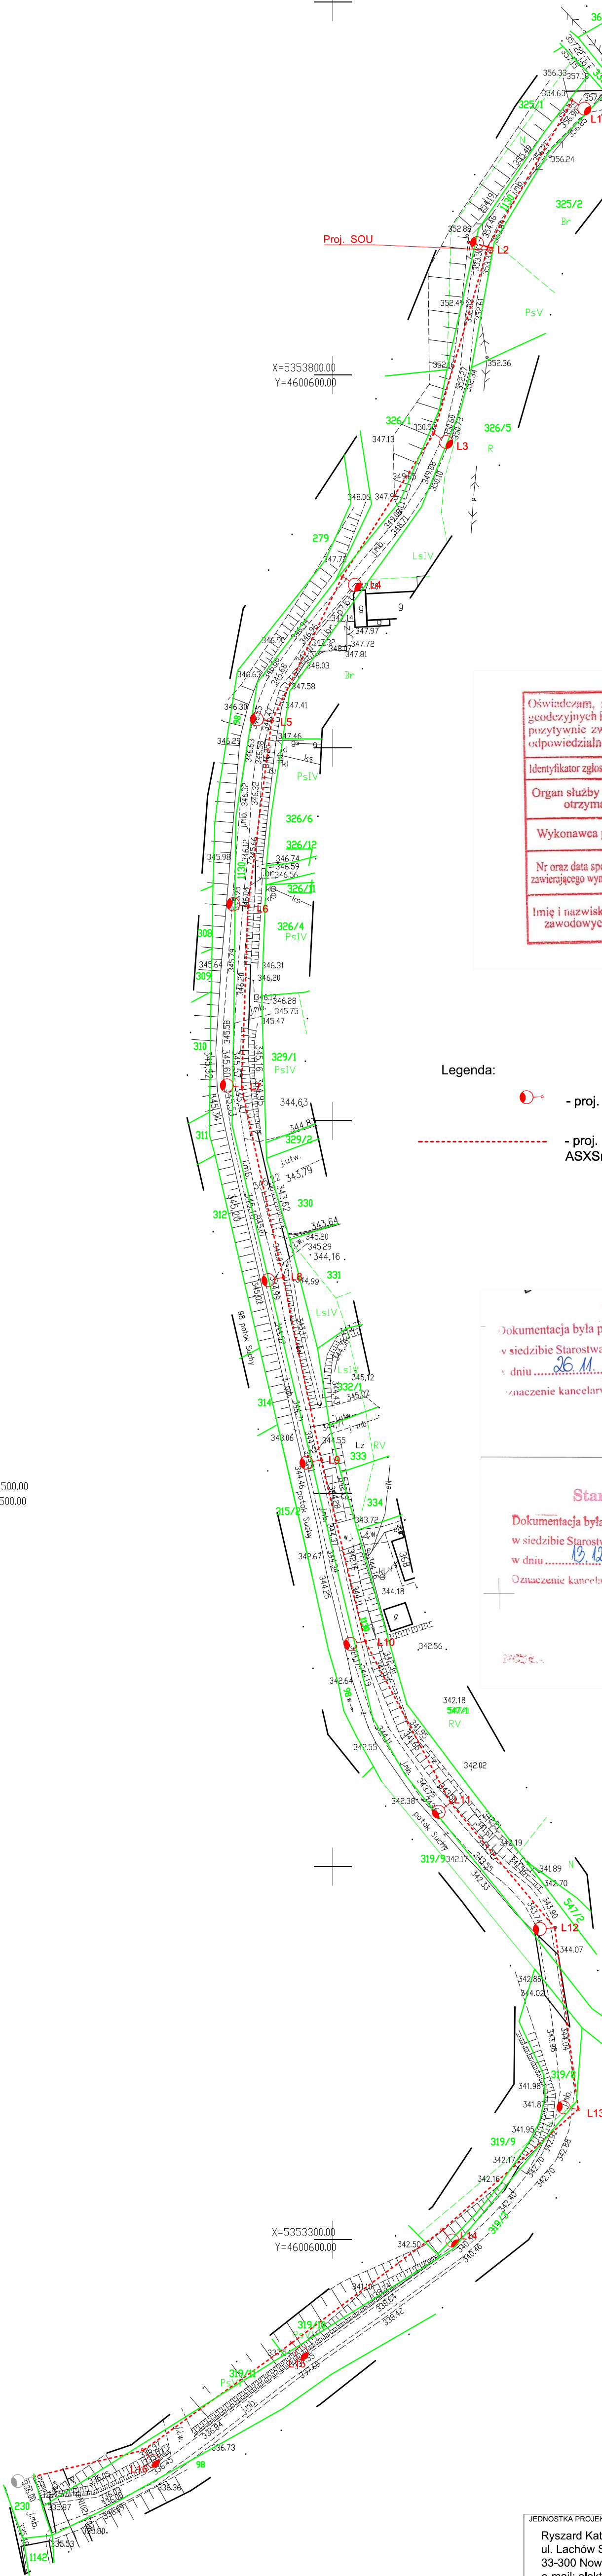

Oświadczam, że niniejszy dokument został opracowany w wyniku prac geodezyjnych i kartograficznych, których rezultaty zawiera operat techniczny pozytywnie zweryfikowany. Jednocześnie informuję, że jestem świadomy odpowiedzialności karnej ze złożenie fałszywego oświadczenia.	
Identyfikator zgłoszenia prac geodezyjnych	050.6660.1460.2023
Organ służby geodezyjnej, który otrzymał zgłoszenie	Starosta Nowosądecki
Wykonawca prac geodezyjnych	JAC-GEO Bartłomiej Jacenik
Nr oraz data sporządzenia dokumentu zawierającego wynik pozytywnej weryfikacji	Protokół Weryfikacji Nr 010.2023.9222 z daty 16.11.2023
Imię i nazwisko oraz nr uprawnień zawodowych kierownika prac	Inspektor Nadzoru mgr inż. Tadeusz Krzys Geodeta Prawnik Nr 1019

Potwierdzam zgodność treści mapy z oryginałem w zakresie opracowania geodezyjnego przyjętego do Państwowego Zasobu Geodezyjnego i Kartograficznego w dniu 16.11.2023r. pod numerem D.1210.2023_9222

mgr inż. Ryszard Katra
MAP/0058/PBE/19

Legenda:

- proj. słup E10,5 z oprawą LED oświetlenia ulicznego
- proj. linia zasilająca nN oświetlenia ulicznego - napowietrzna ASXSn 2x25 mm2

Starosta Nowosądecki	
Dokumentacja była przedmiotem narady koordynacyjnej przeprowadzonej w siedzibie Starostwa Powiatowego w Nowym Sączu, ul. Strzelecka 1	
w dniu 26.11.2023r.	
Oznaczenie kancelaryjne: 6630/966/2023	
Z up. STAROSTY	
mgr inż. Danuta Prusak	
Imię i nazwisko oraz nr uprawnień zawodowych kierownika prac	

Starosta Nowosądecki	
Dokumentacja była przedmiotem narady koordynacyjnej przeprowadzonej w siedzibie Starostwa Powiatowego w Nowym Sączu, ul. Strzelecka 1	
w dniu 13.12.2023r.	
Oznaczenie kancelaryjne: 6630/1911/2023	
Z up. STAROSTY	
mgr inż. Danuta Prusak	
Imię i nazwisko oraz nr uprawnień zawodowych kierownika prac	

JEDNOSTKA PROJEKTOWA: Ryszard Katra ElektrykNS ul. Łachów Sąddeckich 42 33-300 Nowy Sącz e-mail: elektrykns@interia.pl tel. 789 341 168	INWESTOR: Gmina Podegrodzie 33-386 Podegrodzie 248
Objekt: Budowa sieci elektroenergetycznej nN do 1 kV w ramach zadania pod nazwą „Budowa oświetlenia ulicznego w ciągu drogi gminnej m. Gostwica od drogi powiatowej nr 1546K”	
Lokalizacja: województwo: małopolskie, powiat: nowosądecki, Podegrodzie [121014_2], obręb ewidencyjny : Gostwica [0004], Działki ewidencyjne nr: 1130, 325/1, 319/3, 319/8, 326/1, 88 319/10, 319/11 i inne	
Branża: ELEKTRYCZNA	
Faza opracowania: PZT	
Projektował: mgr inż. Ryszard Katra	Nr uprawnień: MAP/0058/PBE/19
Treść rysunku: Projekt zagospodarowania terenu - Etap I i II	Nr rysunku: 1
Data: 03.2026r.	