



TM

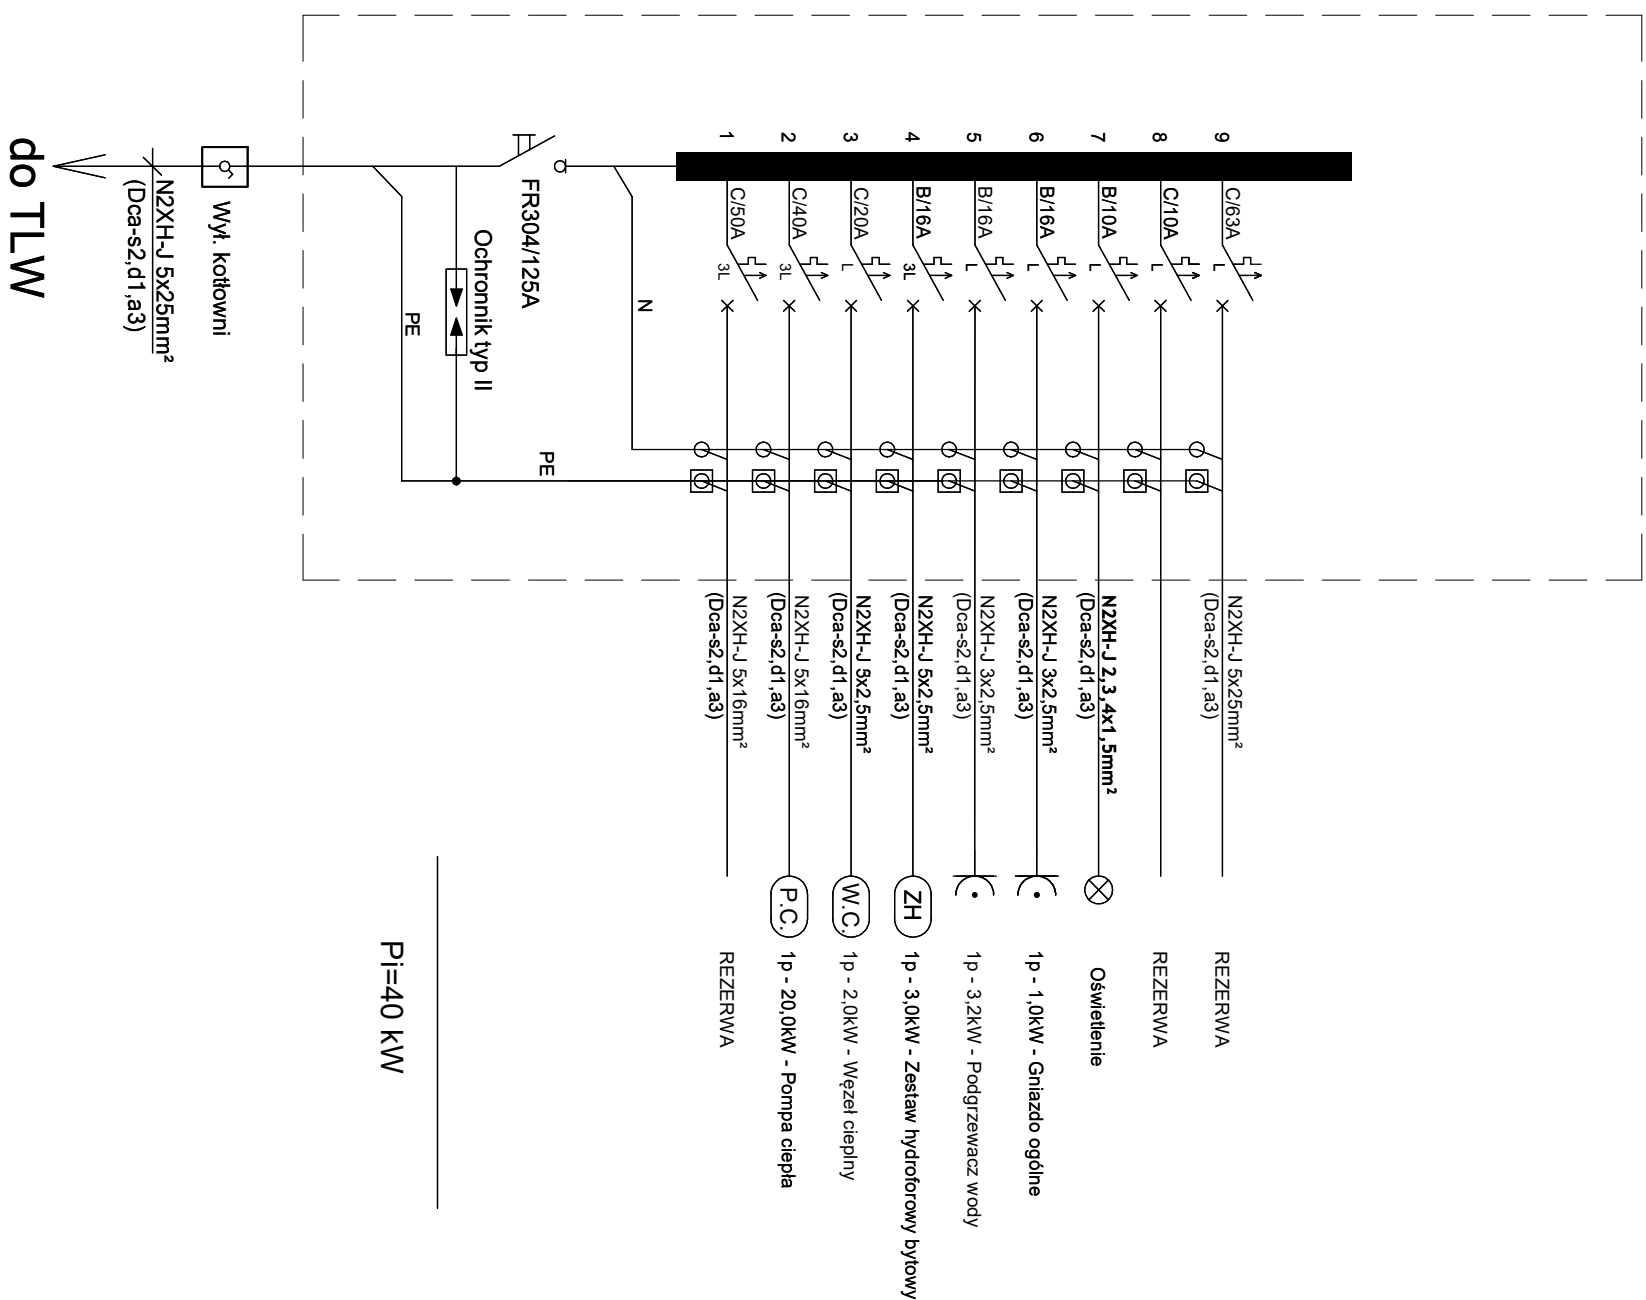

BUDOWA BUDYNKU PRACOWNI ELEKTRYCZNA					
DATA / DATUM 11.2024					
WYKONAWCA PROJEKTU PROJEKT DESIGNER					
INWESTOR INWESTOR					
ADRES INWESTYCJI PROJECT ADDRESS					
Jednostka ewidencyjna 121301_1, Oświęcim - miasto obręb 0003, Stare Sławy nr fragmentu działki 2892/06					
Oświecimskie Towarzystwo Budownictwa Społecznego Sp. z o.o. ul. Plac Śmieczny 4/1 32-600 Oświęcim					
KR.U Architekti ul. Podkowa 116 B/8 35-104 Kozłów ok. Przedsiębiorstwa SP. z o.o. 32-428 Brzeszcze tel:0048 698 576 676 biuro@kruarchitekti.pl <a href="http://www.kruarchitekti.pl">www.kruarchitekti.pl</a>					
					
architekci e-mail: biuro@kruarchitekti.pl					
INSTALACJE ELEKTRYCZNE					
PROJEKTOWKA					
SPRAWDZENIE					
PŁAT PROJEKTU					
STYLIZACJA					
BUDOWNIK R					
Schemat rozdzielnic TVV					
MFI RTG / DRAWING NO					
E16					
SKALA / SCALE					
A3					
ZAMAWIAJĄCY / REV					
inż. Adrian Malecki					
mgr inż. Lesław Morawiec					
16881 BB					
SLW/SZ13/PWO/E13					