



Elewacja rozdzielnicy ZELP

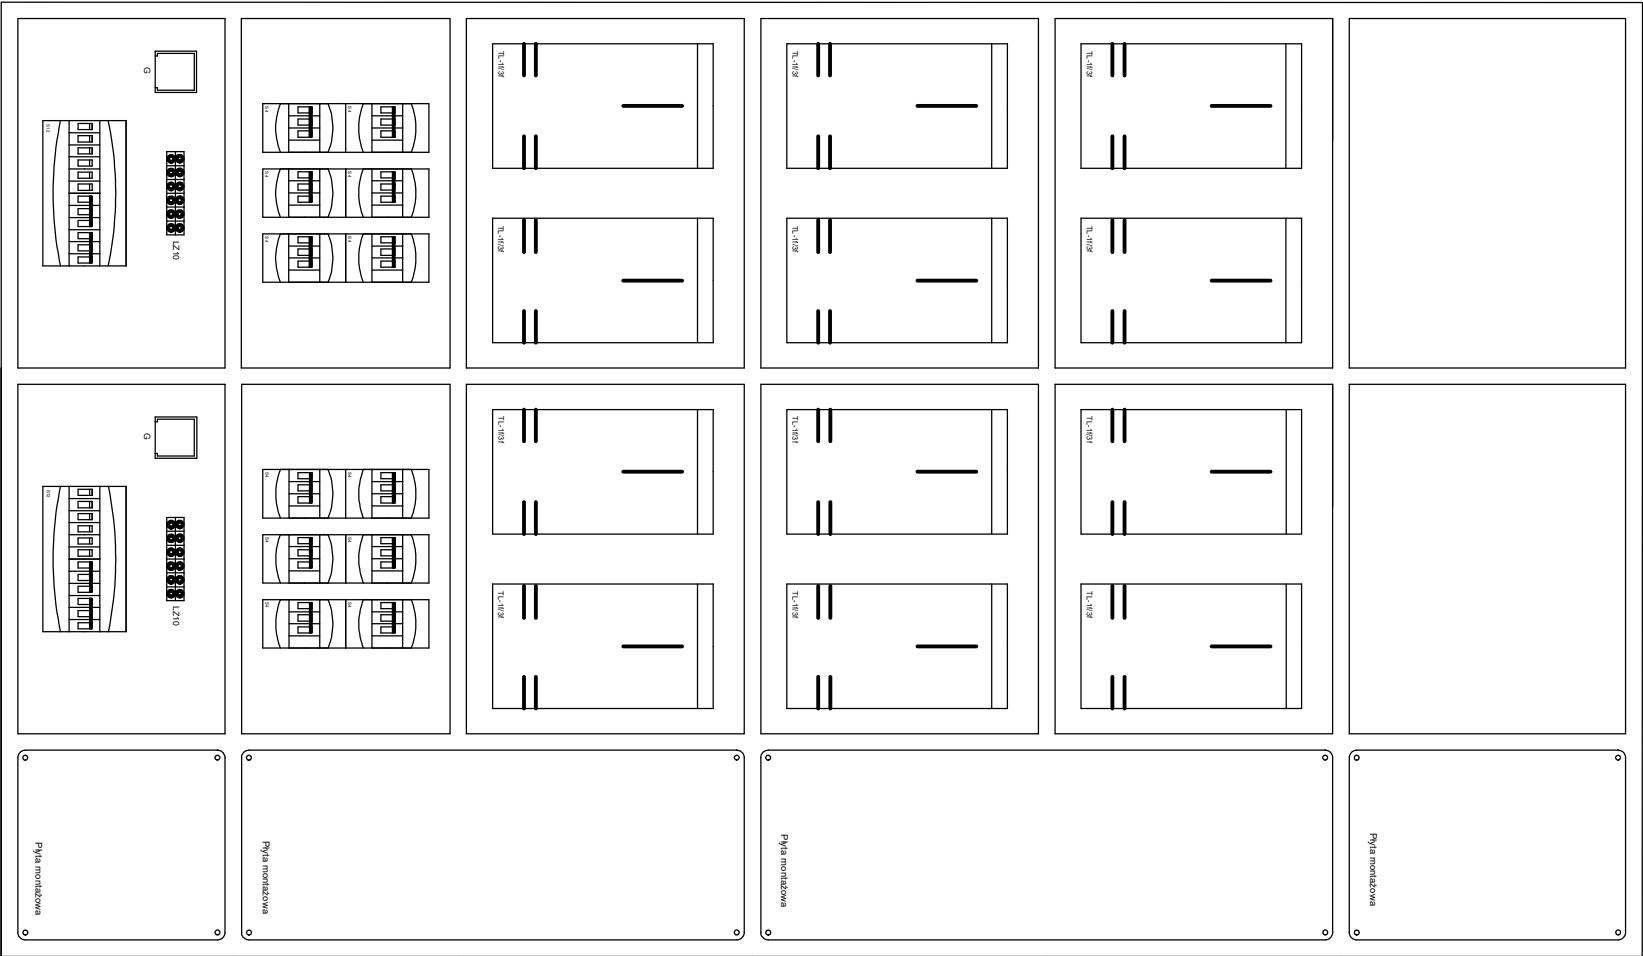

Wyposażenie rozdzielnicy ZELP

NAZWA INWESTYCJI PROJECT NAME		Budowa budynku mieszkalnego wielorodzinnego wraz z infrastrukturą techniczną oraz budową parkingu i drogi wewnętrznej			
ADRES INWESTYCJI PROJECT ADDRESS		Jednostka ewidencyjna 121301_1, Oświęcim - miasto obręb 0003, Stare Stawy nr fragmentu działki 289/206			
INWESTOR INVESTOR		Oświęcimskie Towarzystwo Budownictwa Społecznego Sp. z o.o. ul. Plac Słoneczny 4/1 32-600 Oświęcim			
WYKONAWCA PROJEKTU PROJECT DESIGNER		<div></div> <div>KRJU Architekti ul. Połokowa 116 B/B 35-104 Rzeszów os. Paderewskiego 5/III/4 40-200 Brzeszcze tel. 17 23 55 55 55 e-mail: biuro@krjuarchitekti.pl www.krjuarchitekti.pl</div>			
INSTALACJE ELEKTRYCZNE					
PROJEKTOWY	inż. Adrian Mabecki			SLK/3213PWOE13	
SPRACOWY	mgr inż. Lesław Morawiec			18801 BB	
DATA PROJEKTU STAGE		Projekt Techniczny			
NAZWA RYSUNKU DRAWING NAME		BUDYNEK R			
BUDOWA BUILDING		Wyposażenie rozdzielni ZELP			
ELEKTRYCZNA		inż. RYS. / DRAWING NO	SKALA / SCALE		
			E18		
			FORMAT / SIZE		
			A3		
DATA / DATE		11.2024			
		ZAWW / REV			