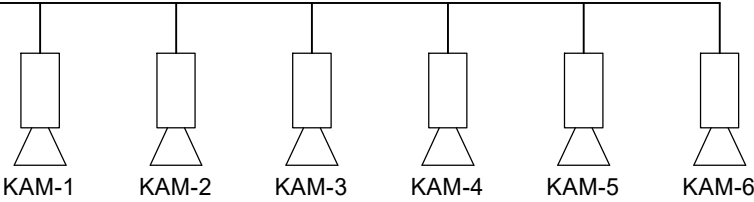
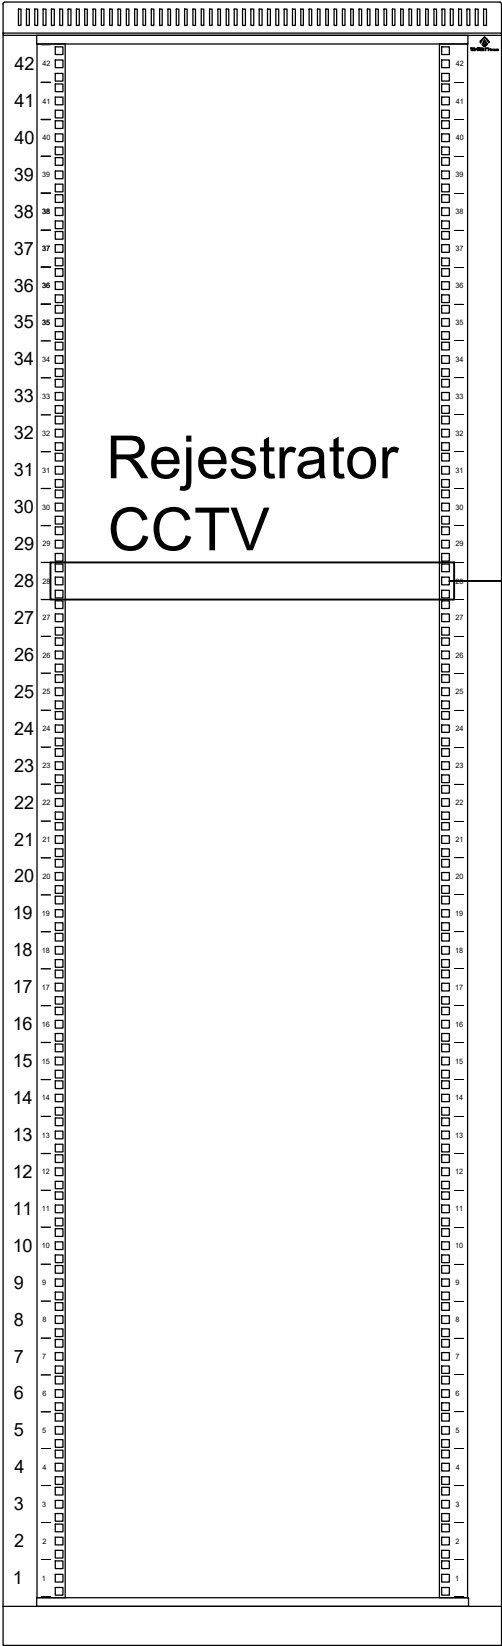

 
 



Szafa CPS

Szafa
stojąca
42U,
600/600/
szer./gł.



- CCTV  - rejestrator CCTV, IP, PoE (14dni)
-  KAM - kamera 4MPX, IR, PoE
-  - UTP kat.6A (PoE)

NAZWA INWESTYCJI PROJECT NAME	Budowa budynku mieszkalnego wielorodzinnego wraz z infrastrukturą techniczną oraz budową parkingu i drogi wewnętrznej		
ADRES INWESTYCJI PROJECT ADDRESS	Jednostka ewidencyjna 121301_1, Oświęcim - miasto obręb 0003, Stare Stawy nr fragmentu działki 289/206		
INWESTOR INVESTOR	Oświęcimskie Towarzystwo Budownictwa Społecznego Sp. z o.o. ul. Plac Słoneczny 4/1 32-600 Oświęcim		
WYKONAWCA PROJEKTU PROJECT DESIGNER	<div><div><div>architekci</div></div><div>KRU Architektki ul. Potokowa 116 B/8 35-104 Rzeszów os. Paderewskiego 5/III/4 32-626 Brzeszcze tel:0048 698 576 676 e-mail: biuro@kruarchitektki www.kruarchitektki.pl</div></div>		
INSTALACJE ELEKTRYCZNE			
PROJEKTOWAŁ	inż. Adrian Małecki	SLK/5213/PWOE/13	
SPRAWDZIŁ	mgr inż. Lesław Morawiec	168/81 BB	
FAZA PROJEKTU STAGE	Projekt Techniczny		
NAZWA RYSUNKU DRAWING NAME	BUDYNEK R Schemat instalacji monitoringu wizyjnego CCTV		
BRANŻA BRANCH ELEKTRYCZNA	NR RYS. / DRAWING NO E22	SKALA / SCALE	FORMAT / SIZE A3
DATA / DATE 11.2024			ZMIANA / REV