



RZUT PARTERU

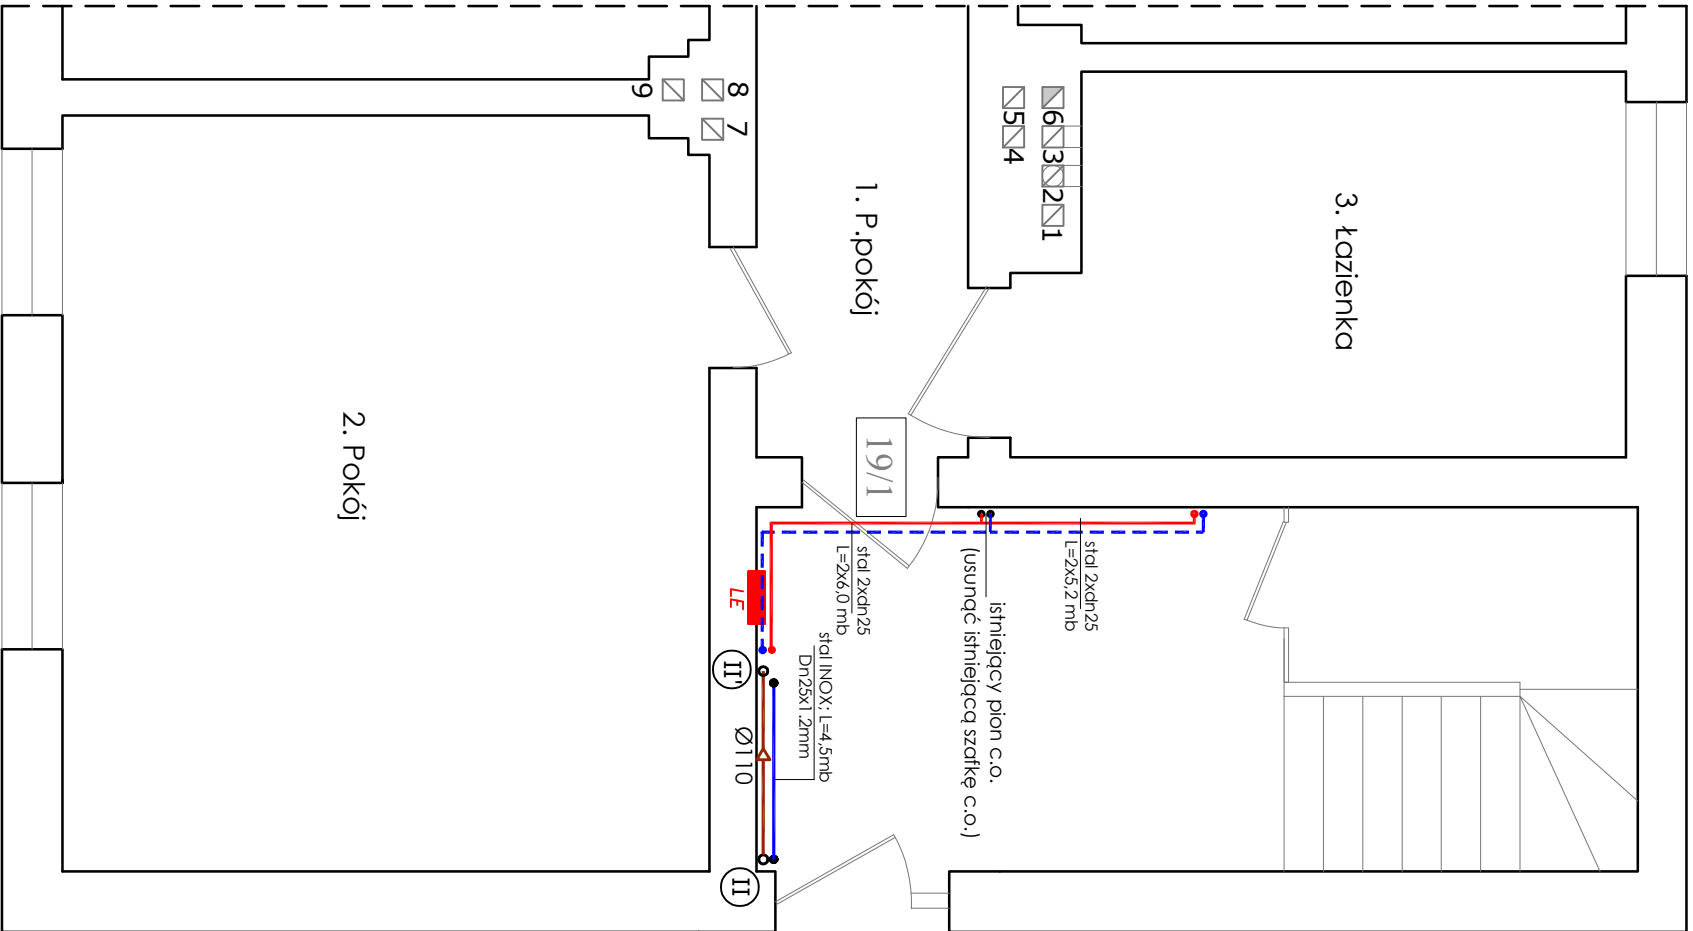


RZUT PIWNIC

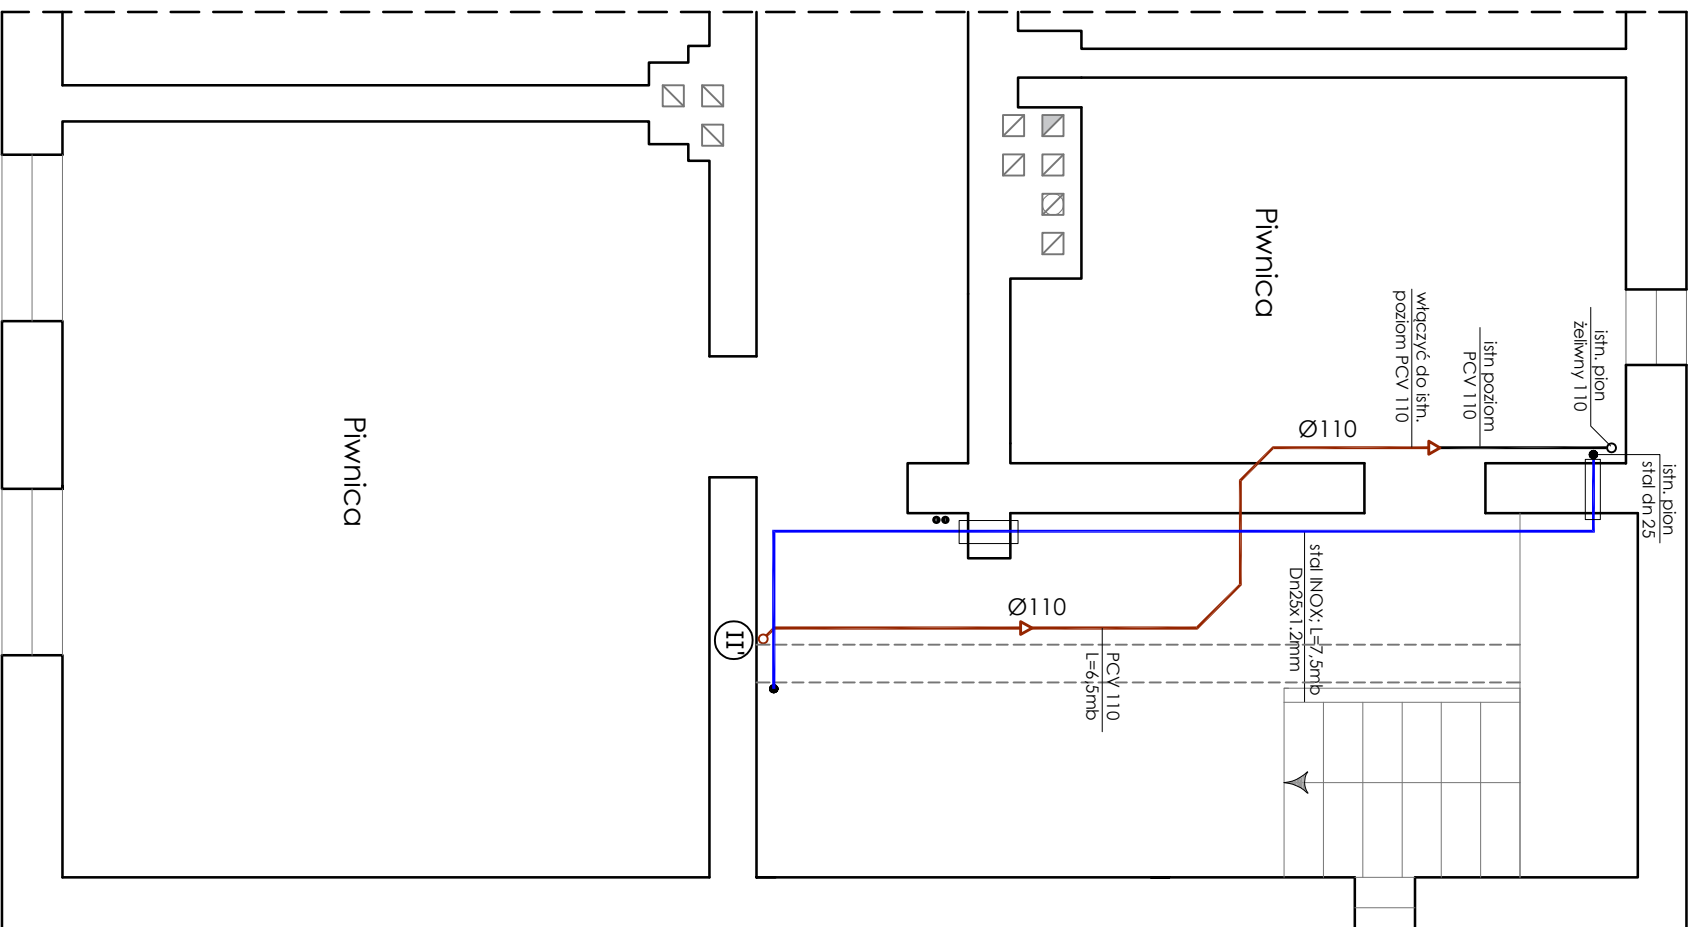


OZNACZENIA:

- I pion kanalizacyjny
- instalacja kanalizacji sanitarnej
- proj. instalacja zimnej wody
- projektowana instalacja c.o. powrót
- projektowana instalacja c.o. zasilanie

SZCZEGÓŁ PION WODY

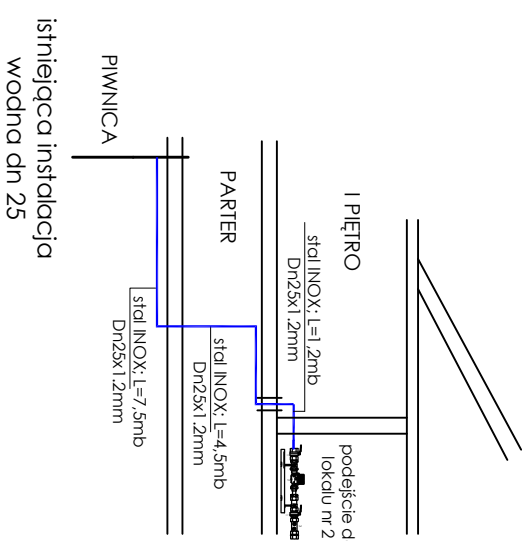

SZCZEGÓŁ PION II-II'

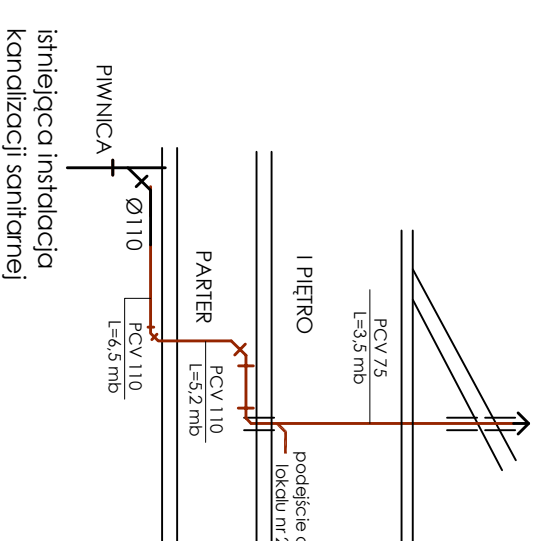

JEDNOSTKA PROJEKTOWA		M. Projekt Maciej Tkaczyk, 75-430 Koszalin, ul. Woska 3	
RODZAJ DOKUMENTACJI		PRZEBUDOWA LOKALU MIESZKALNEGO CELEM WYDZIALENIA	
DWA LOKAL W BUDYNKU WIELORODZINNYM PRZY UL. SZKOŁNA 19 W SZCZECINKU		NIP: 689-223-26-80, REGON: 321001778, TEL: 694-139-604	
PROJEKTOWAŁ: (br. sanitarne)		Temat Instalacja wod.-kan. oraz c.o.	
mgr inż. Maciej Tkaczyk		Rzut piwnic i parteru	
upr. ZAP/0206/P005/10		Nr rys. 6	
Adres		Szczecinek ul. Szkolna 19	
dz. nr 989 obr. Szczecinek 0013		Skala 1:50	
321501_1.0013.989		Data 07.23	
Obiekt		Budynek mieszkalny wielorodzinny	
Inwestor		Zakład Gospodarki Mieszkaniowej Towarzystwo Budownictwa Społecznego Sp. z o.o. w Szczecinku	
78-400 Szczecinek, ul. Ciesłaka 6B			