





 
 


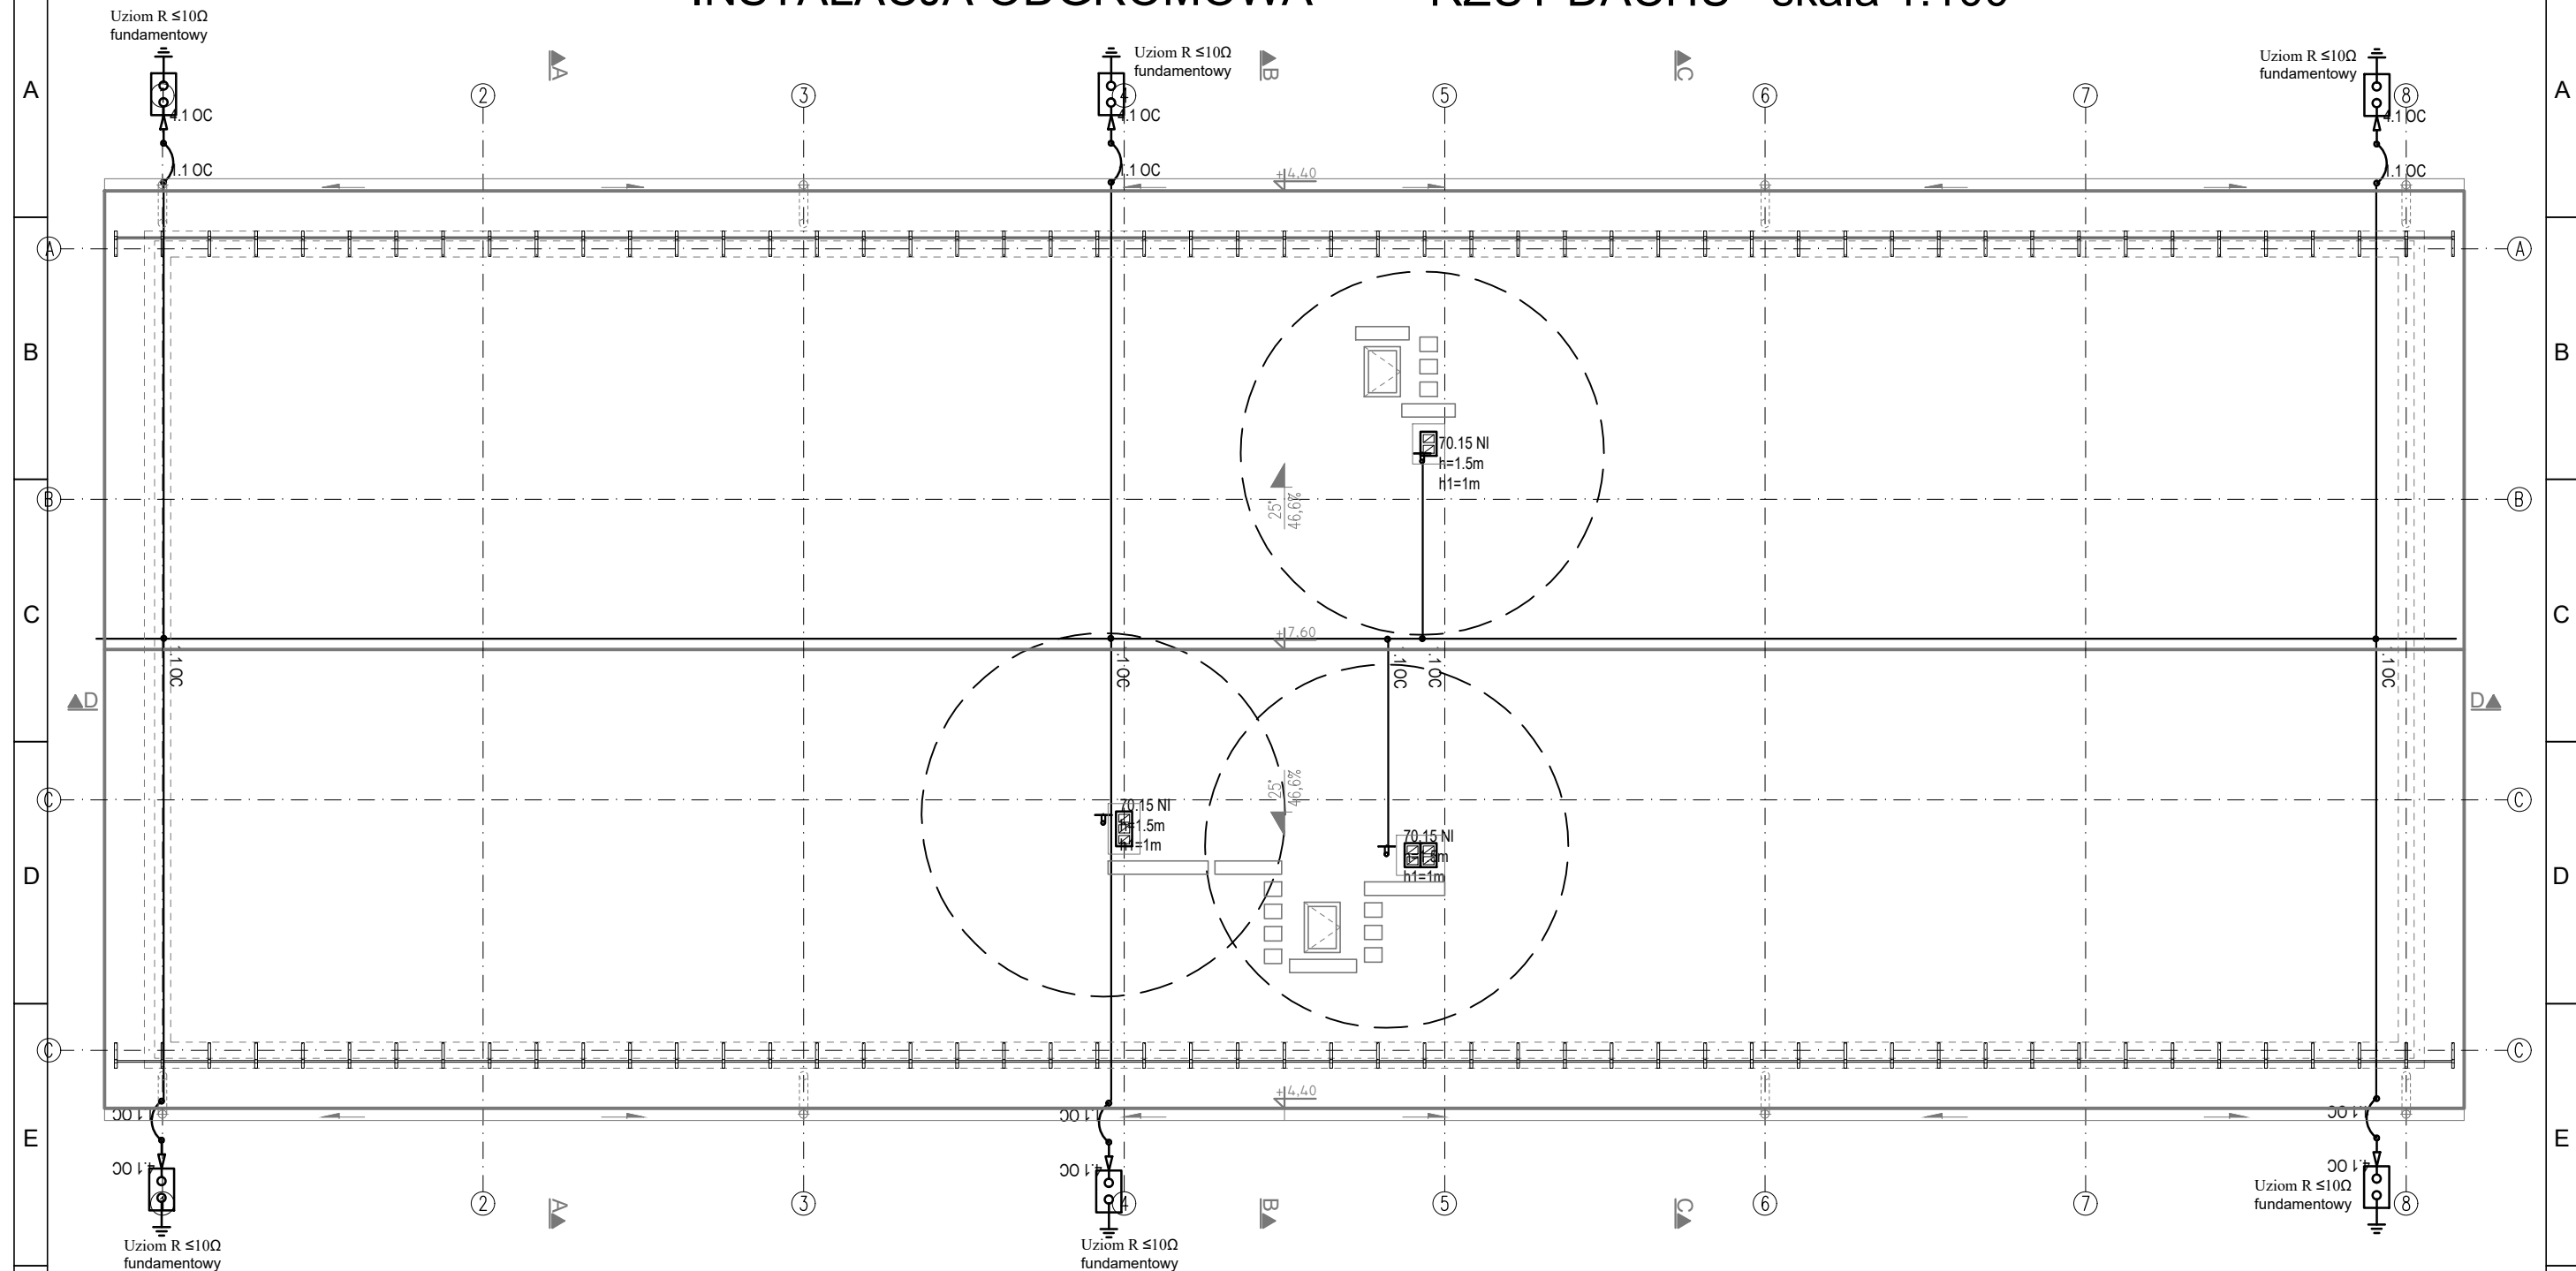

RZUT DACHU skala 1:100



Legenda Elementów Instalacji Odgromowej	
F	<div><div>Blok</div><div></div></div> <div>Uwaga: Legenda nie uwzględnia akcesoriów, mocowań itp.</div> <div>Zwody poziome - DR 8 OG na uchwytych do 96.2 OC ELKO-BIS</div>
	<div><div></div></div> <div>Zwody poziome - DR 8 OG na uchwytych betonowych w tworzywie 30.1 ELKO-BIS</div>
	<div><div></div></div> <div>Przewody odprowadzające - DR 8 OG pod warstwą ocieplenia w turze odgromowej 104, 1/2 ELKO-BIS, przebadaną do 100kV. Mocowana do ściany za pomocą uchwyty 48.3 OC ELKO-BIS co max 1 m.</div>
	<div><div></div></div> <div>Złącze krzyżowe 4-otworowe, 1.1 OC ELKO-BIS</div>
	<div><div></div></div> <div>Złącze kontrolne 4-otworowe, 4.1 OC ELKO-BIS</div>
G	<div><div></div></div> <div>Uziom fundamentowy - Bednarka 30x4 OG</div>
	<div><div></div></div> <div>Iglica kominowa fi 16mm AL - 70.15 h=1,5m lub 70.20 h=2m ELKO-BIS</div>
	<div><div></div></div> <div>Obudowa złącza kontrolnego do gruntu - najazdowa 50.1 PL ELKO-BIS</div>
	<div><div></div></div> <div>Złącze rynnowe 3.1/s OC ELKO-BIS</div>

JEDNOSTKA PROJEKTOWA		Dokumentacja chroniona prawem autorskim – zgodnie z ustawą z dnia 14 lutego 1994 r. o prawie autorskim i prawach pokrewnych (Dz. U. z 2006 r., Nr 90, poz. 631 ze zm.). Powielanie fragmentów lub całości bez zgody autorów projektu – W Z B R O N I O N E .		
	AG PROJEKT Usługi Inżynierskie mgr inż. Adrian Gajda ul. Mickiewicza 8/17, 12–200 Pisz NIP 849–147–92–51 REGON 280340701	INWESTOR:	LOKALIZACJA	
	TELEFON: 604 48 47 26	Gmina Biała Piska Plac A. Mickiewicza 25 12–230 Biała Piska	dz. nr geod.: 1/2 obręb geod.: Biała Piska–m. gmina: Biała Piska powiat: piski	
	agprojekt@onet.pl www.agprojekt.com		OPRACOWANIE:	PROJEKTANT:
	TEMAT:		mgr inż. Marcin Grzesiukiewicz	mgr inż. Marcin Grzesiukiewicz
Budowa budynku magazynowego na potrzeby Obrony Cywilnej		upr. nr PDL/0154/PO0E/10 do proj. bez ogranicz., w spec. instal. elektr. i elektroenerget.	upr. nr PDL/0154/PO0E/10 do proj. bez ogranicz., w spec. instal. elektr. i elektroenerget.	
NAZWA RYSUNKU:				
RZUT DACHU INSTALACJA ODGROMOWA				
BRANŻA:	FAZA PROJEKTU:	SKALA:	DATA OPRACOWANIA:	NR RYS.
ELEKTRYCZNA	projekt techniczny	1:100	12.2025r.	E–5