


INSTALACJA CENTRALNEGO OGRZEWANIA
RZUT PARTERU
II ETAP
skala 1:100

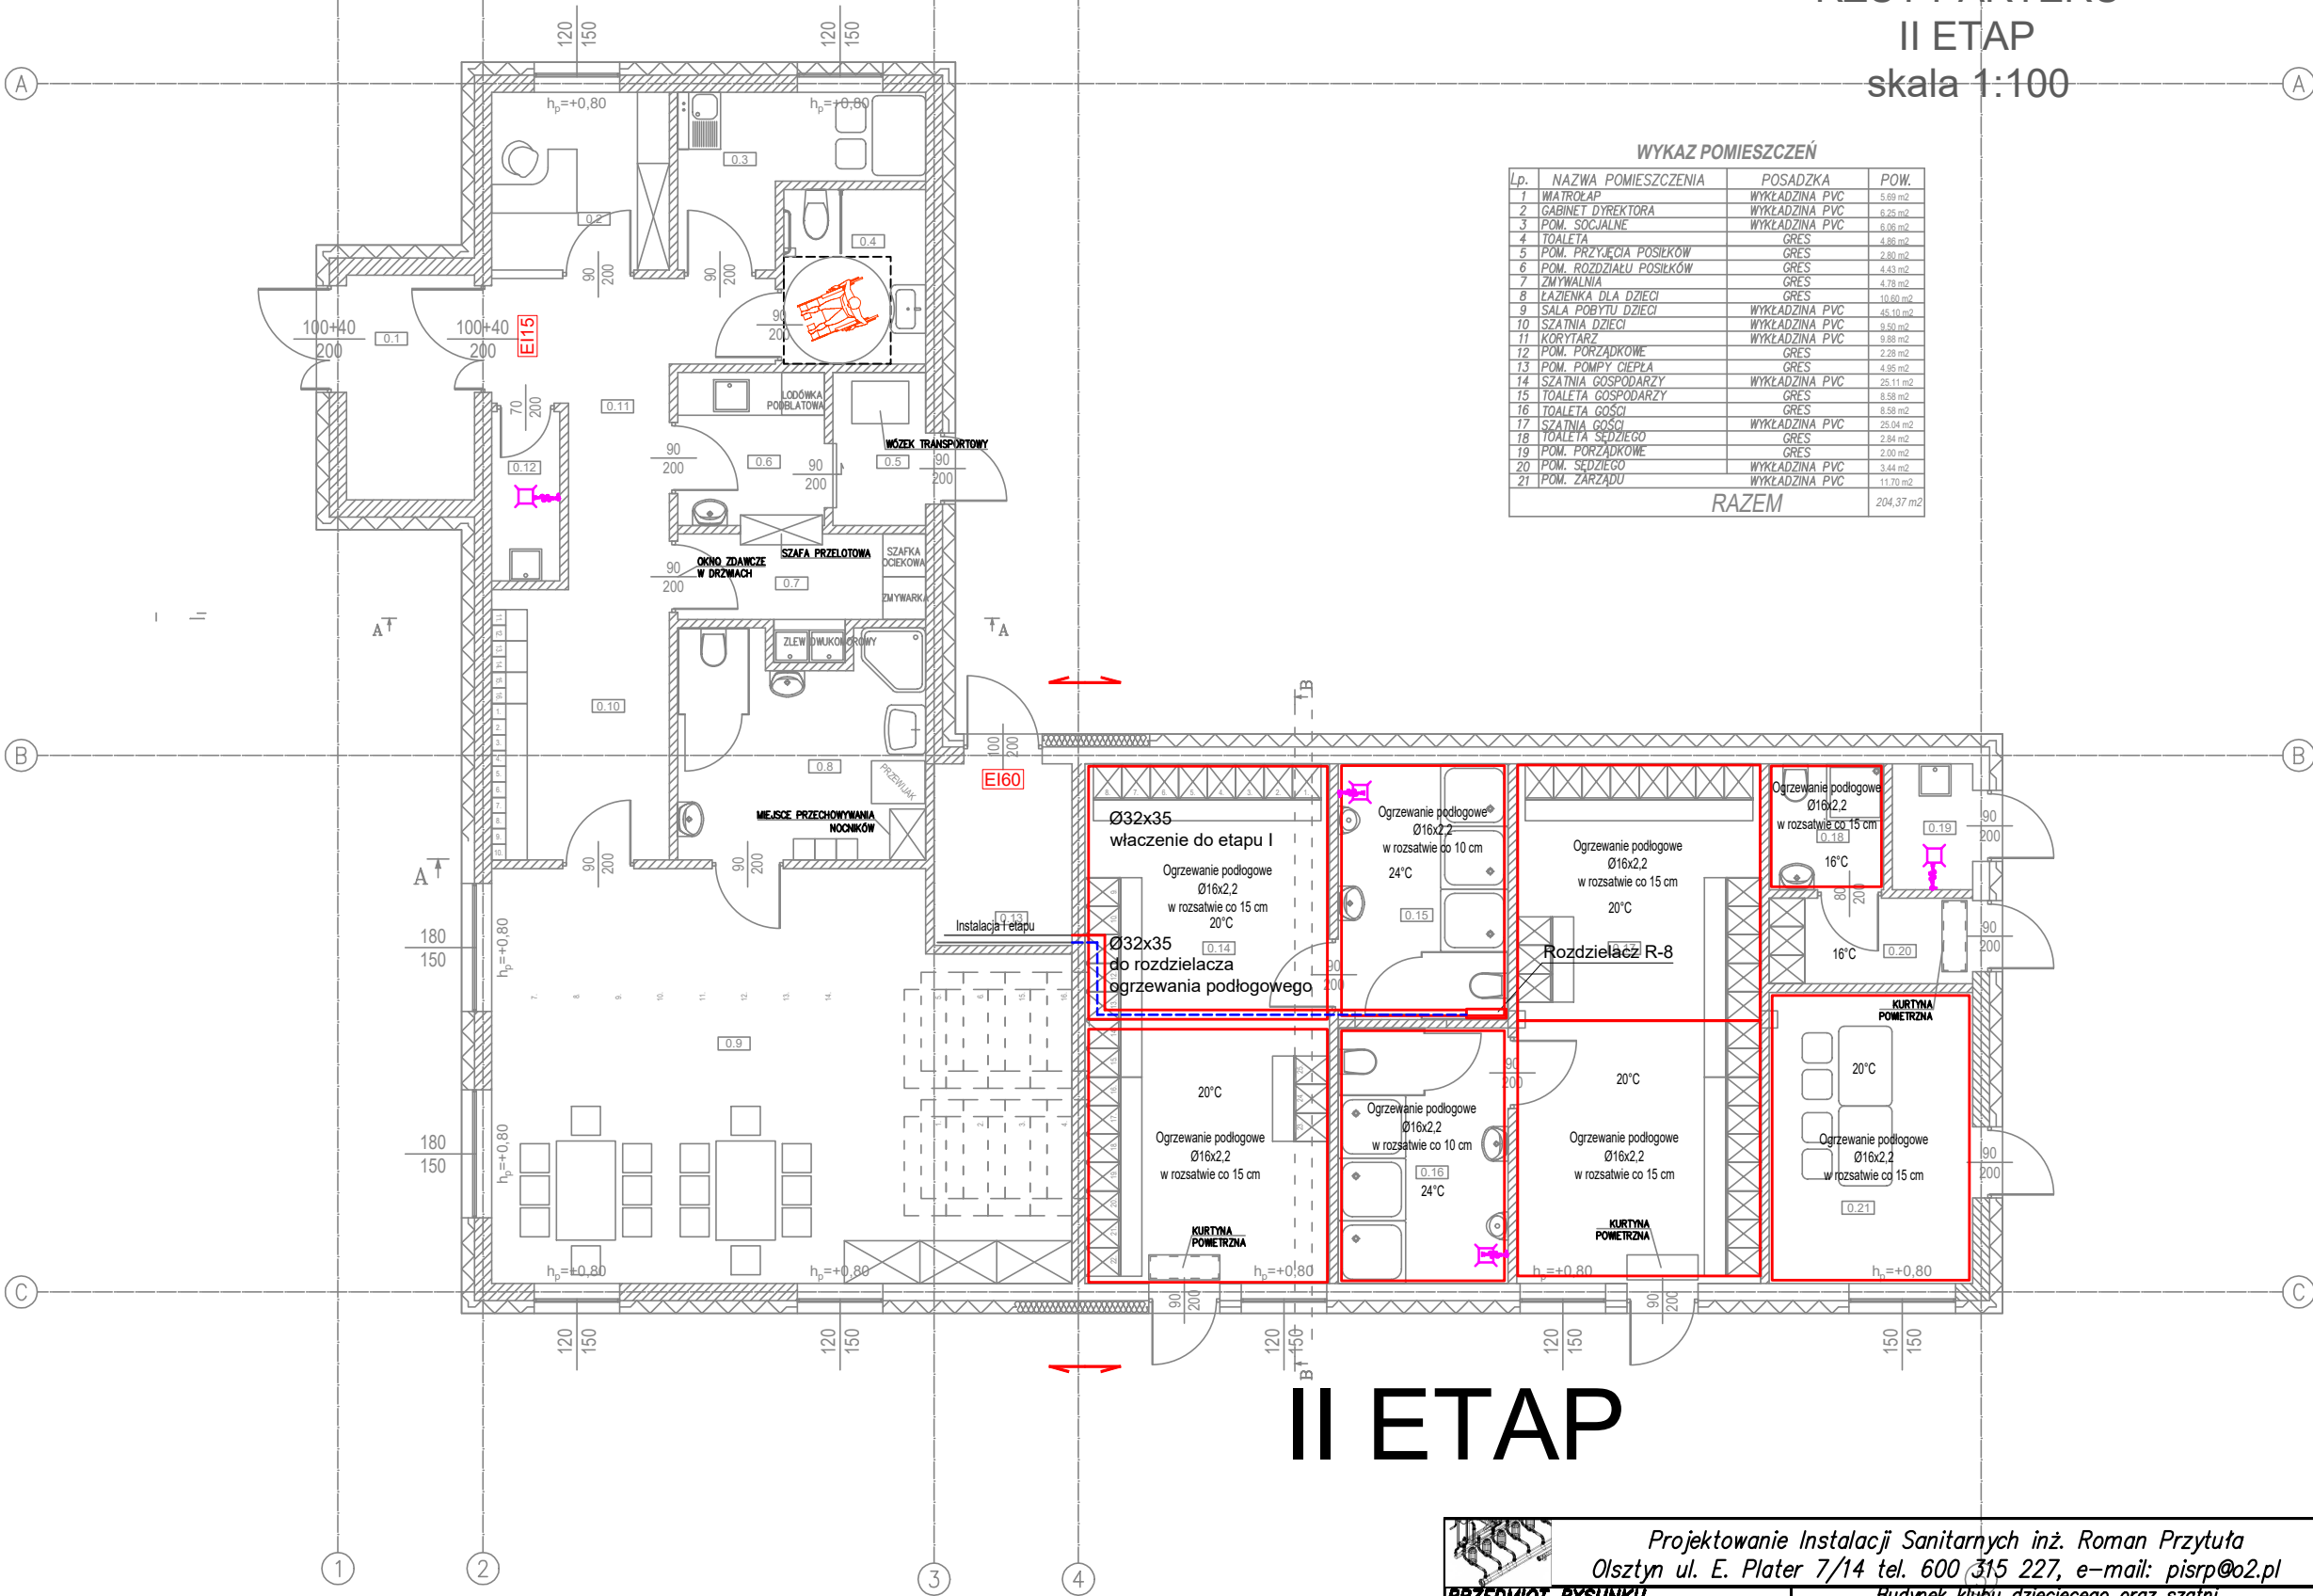

WYKAZ POMIESZCZEŃ			
Lp.	NAZWA POMIESZCZENIA	POSADZKA	POW.
1	WIATROŁAP	WYKŁADZINA PVC	5.89 m ²
2	GABINET DYREKTORA	WYKŁADZINA PVC	6.25 m ²
3	POM. SOCJALNE	WYKŁADZINA PVC	6.58 m ²
4	TOAILETA	GRES	4.88 m ²
5	POM. PRZYJĘCIA POŚIŁKÓW	GRES	2.80 m ²
6	POM. ROZDZIAŁU POŚIŁKÓW	GRES	4.43 m ²
7	ZMYWALNIA	GRES	4.79 m ²
8	ŁAZIENKA DLA DZIECI	GRES	10.60 m ²
9	SALA POBYTU DZIECI	WYKŁADZINA PVC	45.10 m ²
10	SZATNIA DZIECI	WYKŁADZINA PVC	9.93 m ²
11	KORYTARZ	WYKŁADZINA PVC	9.88 m ²
12	POM. PORZĄDKOWE	GRES	2.28 m ²
13	POM. POMPY CIEPŁA	GRES	4.95 m ²
14	SZATNIA GOSPODARZY	WYKŁADZINA PVC	25.11 m ²
15	TOAILETA GOSPODARZY	GRES	8.58 m ²
16	TOAILETA GOŚCI	GRES	8.58 m ²
17	SZATNIA GOŚCI	WYKŁADZINA PVC	25.04 m ²
18	TOAILETA SĘDZIEGO	GRES	2.84 m ²
19	POM. SĘDZIEGO	GRES	2.00 m ²
20	POM. SĘDZIEGO	WYKŁADZINA PVC	3.44 m ²
21	POM. ZARZĄDU	WYKŁADZINA PVC	11.70 m ²
RAZEM			204.37 m ²

II ETAP

Projektowanie Instalacji Sanitarnych inż. Roman Przytuła Olsztyn ul. E. Plater 7/14 tel. 600 315 227, e-mail: pisrp@o2.pl					
PRZEDMIOT RYSUNKU INSTALACJA CENTRALNEGO OGRZEWANIA			OBIEKT Budynek klubu dziecięcego oraz szatni z zapleczem socjalnym klubu sportowego		
ADRES dz. nr 475/100 obr. Śniadowo, gm. Śniadowo					
1:100 SKALA	PROJEKTOWAŁ	inż. Roman Przytuła	201/94/OL §13.1.4ab.		S BRANŻA
07.2025 DATA	OPRACOWAŁ	mgr Piotr Tabaka			
	SPRAWDZIŁ	mgr inż. Szymon Antoniewicz	WAM/0151 POOS/10		02 NR RYS.
NR ZLECENIA			UPPAWN	PODPIS	