


INSTALACJA WENTYLACJI MECHANICZNEJ
RZUT PARTERU
II ETAP
skala 1:100

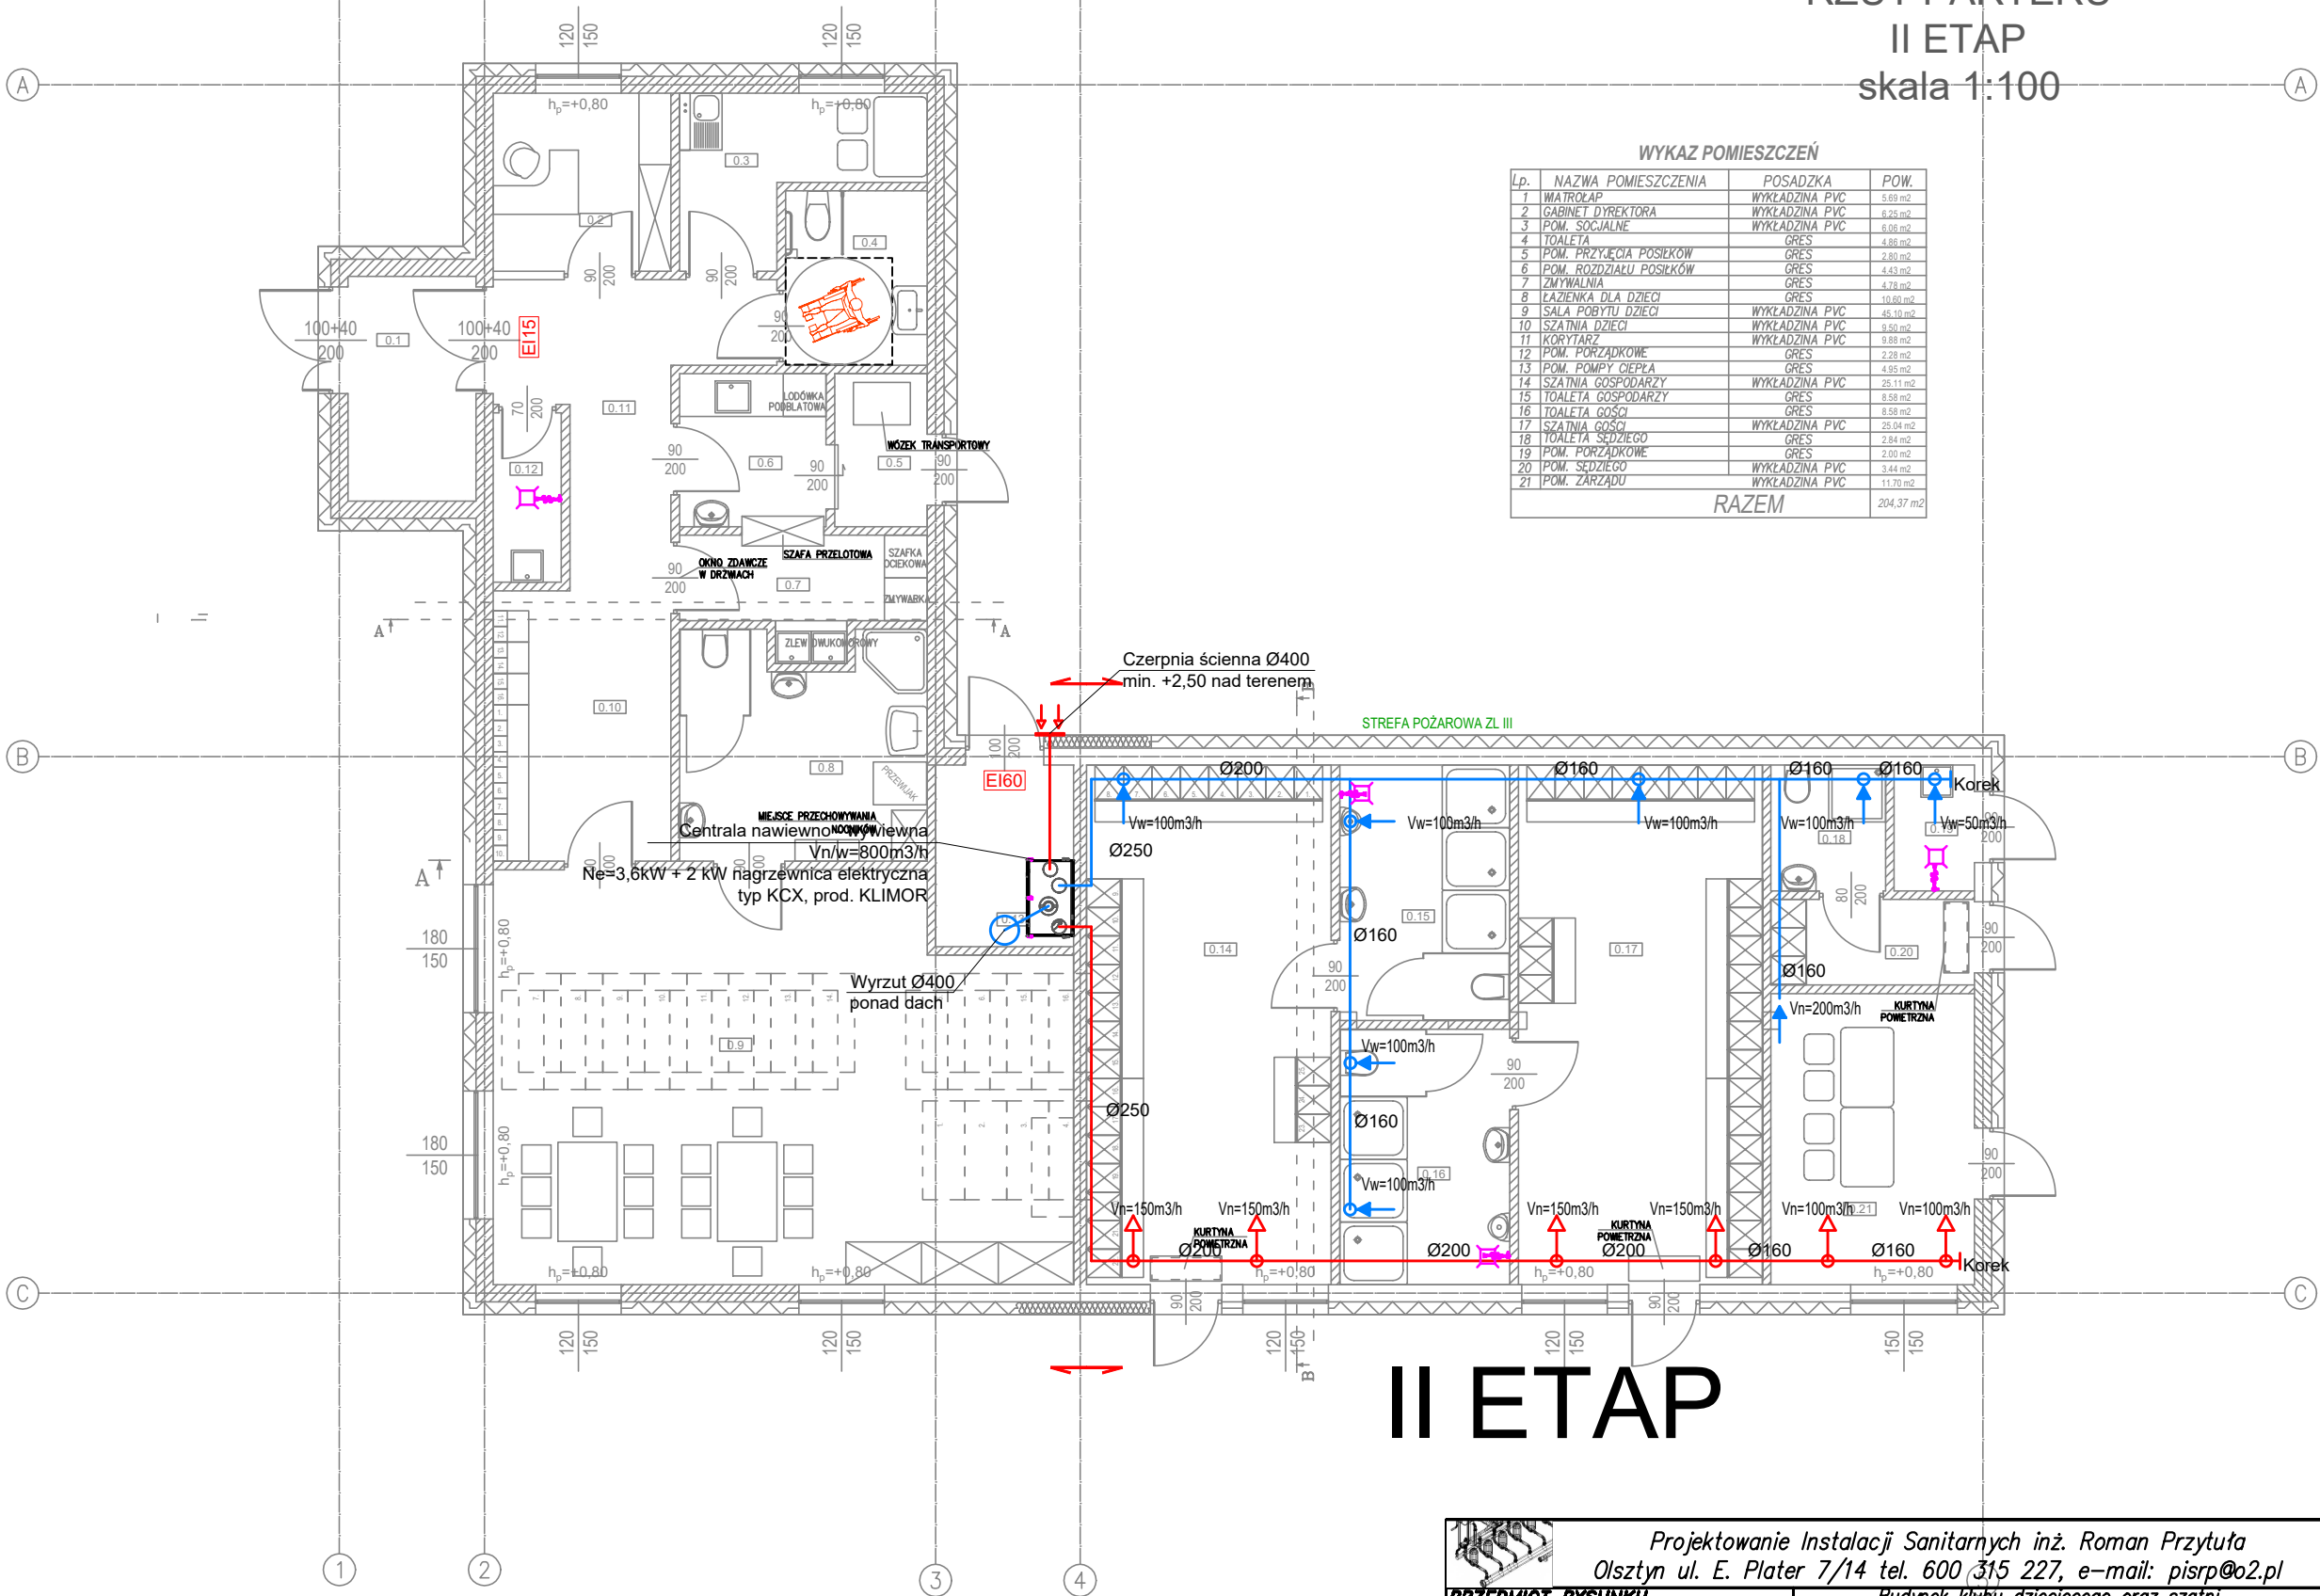

WYKAZ POMIESZCZEŃ			
Lp.	NAZWA POMIESZCZENIA	POSADZKA	POW.
1	WATROŁAP	WYKŁADZINA PVC	5.89 m²
2	GABINET DYREKTORA	WYKŁADZINA PVC	6.25 m²
3	POM. SOCJALNE	WYKŁADZINA PVC	6.06 m²
4	TOALETA	GRES	4.86 m²
5	POM. PRZYJĘCIA POSIŁKÓW	GRES	2.80 m²
6	POM. ROZDZIAŁU POSIŁKÓW	GRES	4.43 m²
7	ZMYWALNIA	GRES	4.78 m²
8	ŁAZIENKA DLA DZIECI	GRES	10.60 m²
9	SALA POBYTU DZIECI	WYKŁADZINA PVC	45.10 m²
10	SZATNIA DZIECI	WYKŁADZINA PVC	9.50 m²
11	KORYTARZ	WYKŁADZINA PVC	9.88 m²
12	POM. PORZĄDKOWE	GRES	2.38 m²
13	POM. POMPY CIEPŁA	GRES	4.95 m²
14	SZATNIA GOSPODARZY	WYKŁADZINA PVC	25.11 m²
15	TOALETA GOSPODARZY	GRES	8.58 m²
16	TOALETA GOŚCI	GRES	8.58 m²
17	SZATNIA GOŚCI	WYKŁADZINA PVC	25.04 m²
18	TOALETA SĘDZIEGO	GRES	2.84 m²
19	POM. PORZĄDKOWE	GRES	2.00 m²
20	POM. SĘDZIEGO	WYKŁADZINA PVC	3.44 m²
21	POM. ZARZĄDU	WYKŁADZINA PVC	11.70 m²
RAZEM			204.37 m²

II ETAP

Projektowanie Instalacji Sanitarnych inż. Roman Przytuła Olsztyn ul. E. Plater 7/14 tel. 600 315 227, e-mail: pisorp@o2.pl					
PRZEDMIOT RYSUNKU INSTALACJA WENTYLACJI MECHANICZNEJ			OBIEKT Budynek klubu dziecięcego oraz szatni z zapleczem socjalnym klubu sportowego		
ADRES dz. nr 475/100 obr. Śniadowo, gm. Śniadowo					
1:100	PROJEKTOWAŁ	inż. Roman Przytuła	201/94/OL		S
SKALA			§13.1.4ab.		
07.2025	OPRACOWAŁ	mgr Piotr Tabaka			BRANŻA
DATA					03
NR ZLECENIA	SPRAWDZIŁ	mgr inż. Szymon Antoniewicz	WAM/0151		NR RYS.
			POOS/10	UPPAWN	
				PODPIS	