


Projekt zagospodarowania terenu

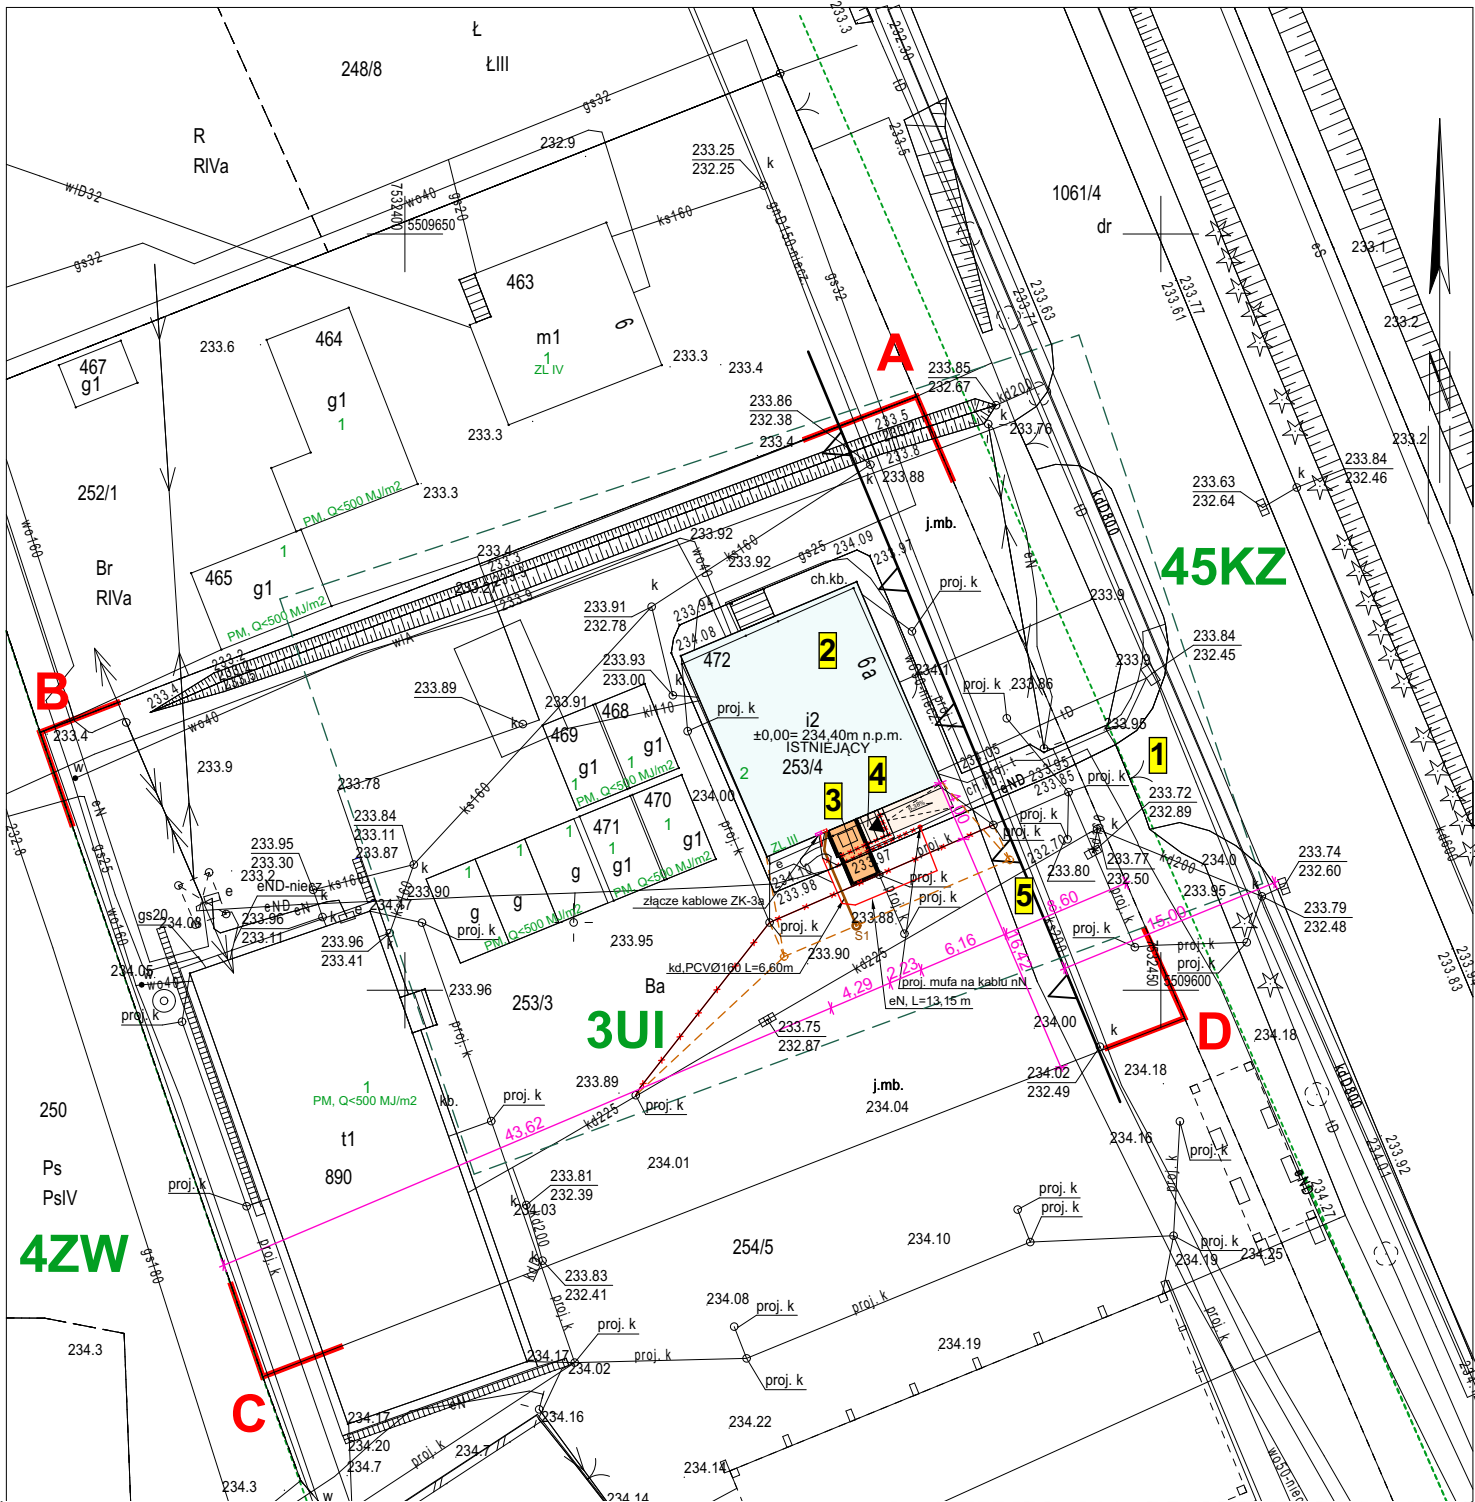

Legenda:

- Istniejący zjazd drogi powiatowej 1854R (ul. Niegłowicka) urzędzonej na dz. nr ew.1061/4
- Istniejący budynek użyteczności publicznej objęty opracowaniem
- Projektowana rozbudowa budynku użyteczności publicznej
- Istniejące fundamenty do rozbiórki
- Istniejący podjazd i dojazd do budynku.

kd	Projektowana instalacja zewnętrzna kanalizacji deszczowej od budynku do projektowanej studzienki, głębokość posadowienia min.1,40m
e	Projektowana zewnętrzna instalacja energii elektrycznej, głębokość posadowienia min.0,70m
	Projektowanej złącze kablowe ZK-3a - wg odrębnego opracowania
	Istniejące złącze kablowe ZK-3a - wg odrębnego opracowania
A	Granica opracowania
S1	Projektowana studzienka kanalizacji deszczowej
	Budowa instalacji kanalizacji deszczowej wg. odrębnego opracowania - znak AB.6743.1.50.2025
	Elementy do likwidacji
	Granice podziału stref wg. MPZP
2	Liczba kondygnacji w budynku
ZL III	Kategoria zagrożenia ludzi
	Nieprzekraczalna linia zabudowy od krawędzi jezdni zbiorczej 45KZ
	Wejście do budynku

Bilans terenu:

- Powierzchnia zabudowy projektowanego budynku objętego opracowaniem:	182,00 m ²
- Powierzchnia zabudowy projektowanej rozbudowy:	8,57 m ²
- Powierzchnia zabudowy istniejących budynków gospodarczych:	86,00 m ²
- Powierzchnia zabudowy istniejących budynków blaszanych:	63,30 m ²
- Powierzchnia zabudowy istniejącego budynku transportu i łączności:	332,10 m ²
- Powierzchnia projektowanych schodów zewnętrznych i tarasów:	3,78 m ²
- Powierzchnia projektowanego podjazdu (pochylni):	7,85 m ²
- Powierzchnia istniejącego utwardzenia:	1 652,56 m ²
- Powierzchnia biologicznie czynna :	525,84 m ²
- Powierzchnia działek 253/3,253/4 :	2 862,00 m ²

MAPA DO CELÓW PROJEKTOWYCH
SKALA 1:500

Układ współrzędnych XY: "2000"
Układ wysokościowy: PL-EVRF2007-NH

Godło: 7.117.25.01.1.4
Obiekt: 14-NIEGŁOWICE [0014]
Gmina: JASŁO [180501_1]
Zakres aktualizacji:-----
Data opracowania mapy: 30.06.2025
L.k.s.r.: 61/2025
Nr zgłoszenia: 6640.1680.2025

FIRMA GEODEZYJNO-KARTOGRAFICZNA
>GEOSET< s.c.
38-200 Jasło, ul. Basztowa 17
tel./fax 13 44 817 04, 13 44 831 83
NIP 685-14-53-687

Imię i nazwisko lub nazwa podmiotu, który wykonał mapę
oraz podpis osoby reprezentującej ten podmiot

Mapa wykonana została bez ustalenia
obciążeń służebnościami gruntowymi
ujawnionymi w księgach wieczystych

Nie wyklucza się istnienia w terenie innych
nie wykazanych na niniejszej mapie urządzeń
podziemnych, które nie były zgłoszone do
inwentaryzacji lub o których brak jest
informacji w instytucjach branżowych

GEODETA UPRAWNIONY
[Podpis]
mgr inż. Mariusz Budziak
Uprawnienia nr 11537

Imię i nazwisko, numer świadectwa nadania uprawnień geodety
który sporządził mapę, oraz jego podpis

Oświadczam, że niniejszy dokument został opracowany
w wyniku prac geodezyjnych, których rezultaty zawiera
pozytywnie zweryfikowany operat techniczny.

Identyfikator zgłoszenia pracy geodezyjnej	6640.1680.2025
Organ służby geodezyjnej, który otrzymał zgłoszenie prac geodezyjnych	STAROSTA JASIELSKI
Wykonawca prac geodezyjnych	Firma Geodezyjno - Kartograficzna GEOSET s.c. ul. Basztowa 17, 38-200 Jasło
Imię i nazwisko oraz numer uprawnień zawodowych kierownika prac geodezyjnych	Budziak Mariusz Nr upr. 11537
Numer oraz data sporządzenia dokumentu potwierdzającego wynik pozytywnej weryfikacji	Protokół weryfikacji numer 6640.1680.2025_34937 z dnia 08.07.2025
Jestem świadomy odpowiedzialności karnej za złożenie fałszywego oświadczenia	

GEODETA UPRAWNIONY
[Podpis]
mgr inż. Mariusz Budziak
Uprawnienia nr 11537

Nazwa obiektu budowlanego: Przebudowa budynku i rozbudowa o windę zewnętrzną w ramach zadania "Dostosowanie budynków PZDW do zapewnienia dostępności osobom ze szczególnymi potrzebami", budowa zewnętrznej instalacji kanalizacji deszczowej, zewnętrznej instalacji energii elektrycznej			
Adres obiektu: dz. ewid. 253/3, 253/4 obr. Niegłowice [0014], m. Jasło [180501_1]	Nazwa inwestora: Podkarpacki Zarząd Dróg Wojewódzkich ul. T. Boya - Żeleńskiego 19A, 35-105 Rzeszów		
Branża: Architektura	Nazwa rysunku: Projekt zagospodarowania terenu		
Projektant: mgr inż. arch. Michał Włodzik Upr. bud. w specj. arch. bez ogr. Rz/A-13/11	Podpis:		
Projektant: mgr inż. Grzegorz Pabjan Upr. bud. w specj. inst. sanit. S-199/02	Podpis:		
Projektant: mgr inż. Jerzy Raś Upr. bud. w specj. inst. elektr. UAN-2-8346-24/88	Podpis:		
Sygnatura projektu: U423	Skala: 1:500	Data: 10.2025	Nr Rys: Z1