


INSTALACJA WOD.-KAN. – RZUT PIWNICY

skala 1:50

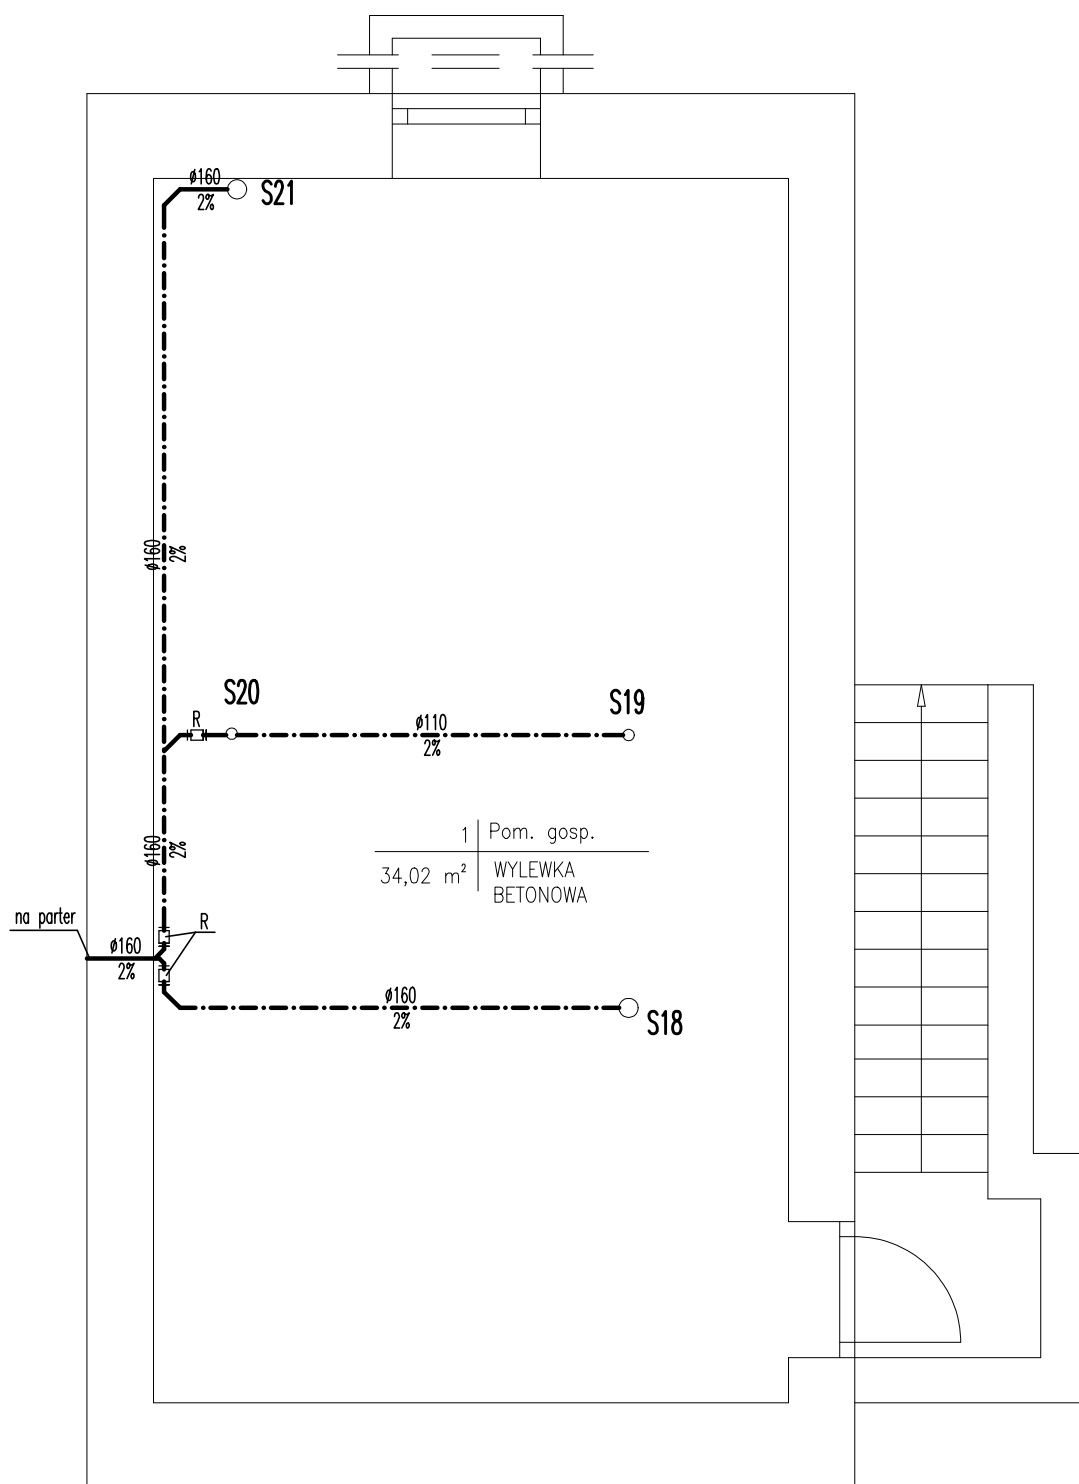

FIRMA: Zakład Usług Projektowych G. Kalamarz w Przeworsku			
TEMAT: Rozbudowa, nadbudowa, zmiana sposobu użytkowania budynku pokolejowego na budynek mieszkalny wielorodzinny z mieszkaniami socjalnymi			
TREŚĆ RYSUNKU: Instalacja wod.-kan. – rzut piwnicy		SKALA 1:50	
PROJEKTOWAŁ: Imię i nazwisko inż. Marek Kosior		specj. sanit	nr upr. 12/98
mgr inż. Artur Wyczarski		sanit	podpis
SPRAWDZIŁ: mgr inż. Janusz Mokrzycki		sanit	DATA: 06-2017
			BRANŻA: sanitarna
			NR RYS. 1