


INSTALACJA WOD.-KAN. – RZUT DACHU
skala 1:100

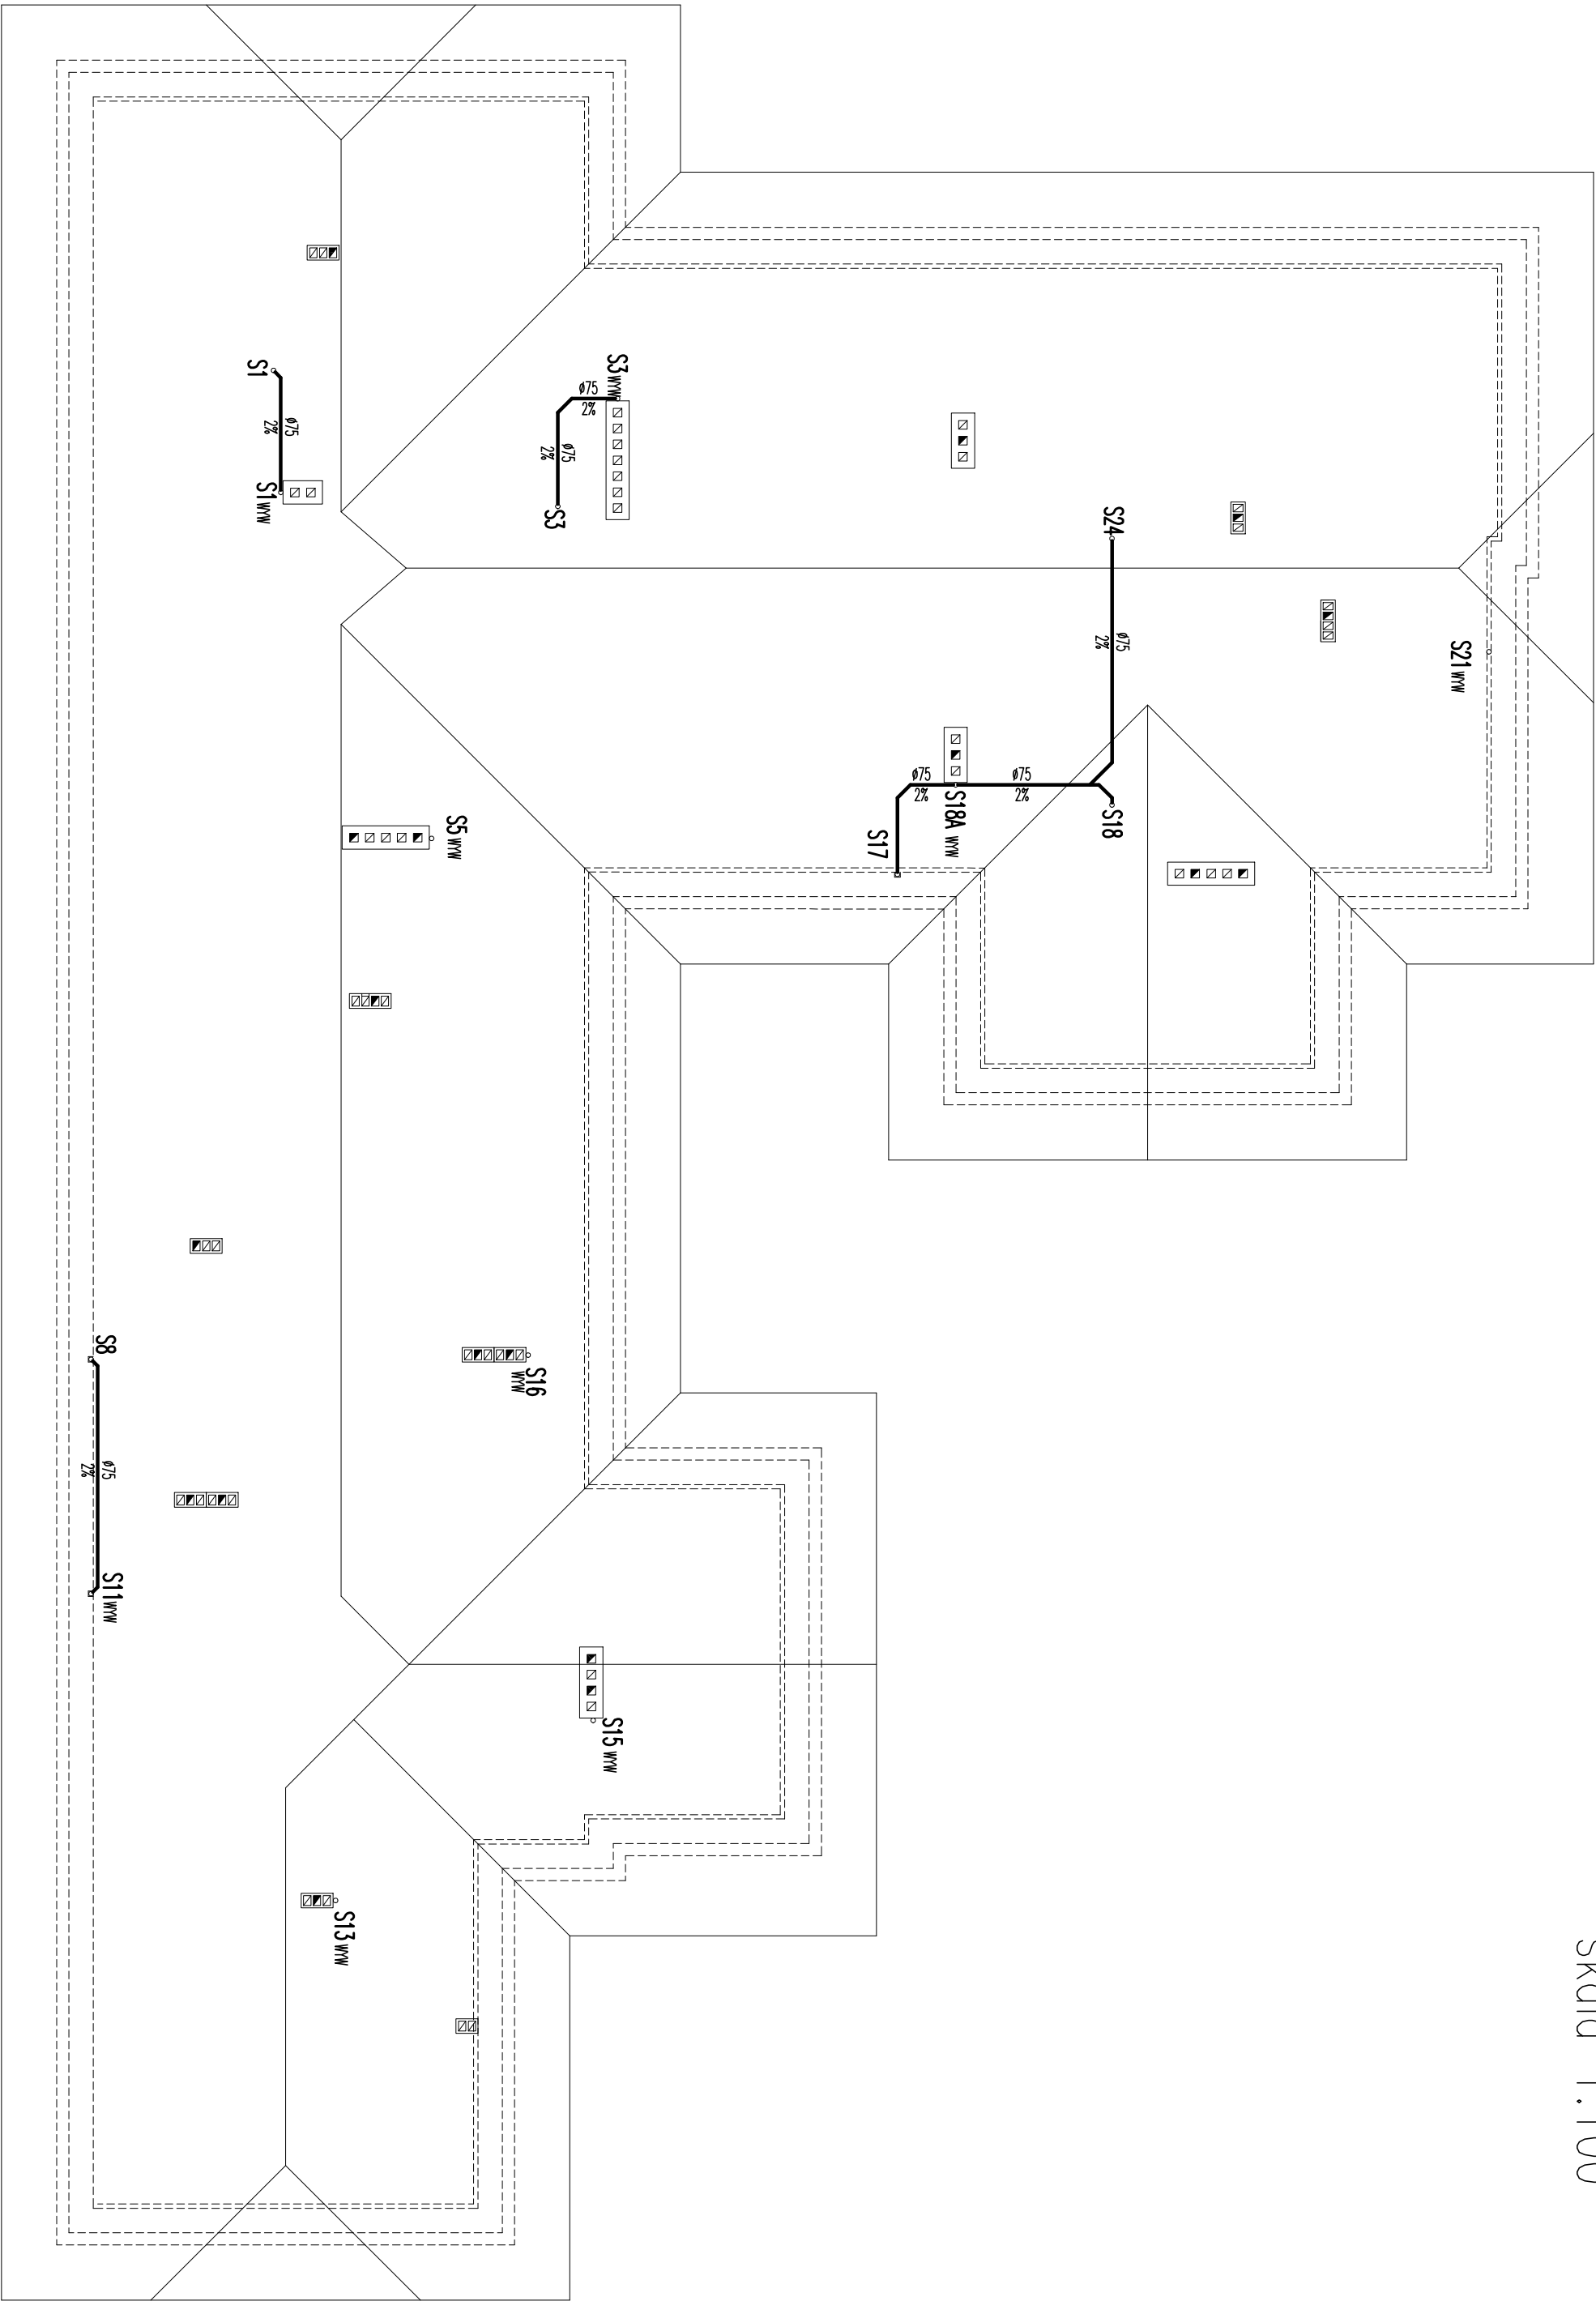

Firma: Zakład Usług Projektowych G. Kalamarz w Przeworsku		
Tytuł: Rozbudowa, nadbudowa, zmiana sposobu użytkowania budynku położonego na budynek mieszkalny wielorodzinny z mieszkaniami socjalnymi		
Treść: Instalacja wod.-kan. – rzut dachu		Skala: 1:100
Rozbudowa, nadbudowa, zmiana sposobu użytkowania budynku położonego na budynek mieszkalny wielorodzinny z mieszkaniami socjalnymi		
PROJEKTOWAŁ: Imię i nazwisko mgr inż. Marek Kasior		specj.: m. upr. sanit 12/98
mgr inż. Artur Wycurski		podpis sanit
mgr inż. Józef Młynarczyk		32/04
SPRAWDZIŁ:		
Branża: sanitarna		
nr rys. 4		