


RZUT I PIĘTRA NAD SCENĄ skala 1:100

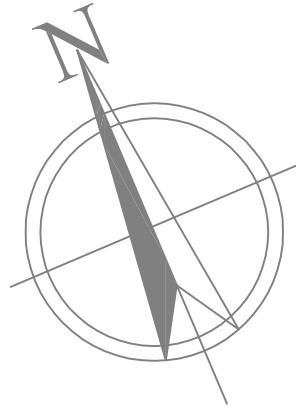


ZESTAWIENIE POMIESZCZEŃ I PIĘTRO NAD SCENĄ

NR POM do celów projek- towych	NR POM do celów użytkowych	NAZWA POMIESZCZENIA	POSADZKA	POWIERZCHNIA [m2]	WYSOKOŚĆ POM. [m]
101		FOYER			
102		KLATKA SCHODOWA "D"	POS. KAMIENNA	187,36	5,73
103		KLATKA SCHODOWA "E"	LASTRIKO	25,15	3,36
104		KLATKA SCHODOWA "F"	LASTRIKO	24,91	2,84
105		SZATNIA LEWA	WYKL. DYWAN.	23,44	2,70
106		SALON ŁOŻY ŚRODKOWEJ	WYKL. DYWAN.	11,70	2,63-2,89
107		TOALETA	PLYTKI CERAM.	3,21	2,16
108		ŁOŻA ŚRODKOWA	PLYTKI CERAM.	19,79	2,16 - 3,09
109		PODŁOŻNY MAGAZYN / SZATNIA ŁOŻY	WYKL. DYWAN.	3,20	2,15
110		I BALKON STRONA LEWA I ŁOŻA LEWA	PARKIET	29,06	2,22 - 3,18
111		I BALKON ŁOŻA BOCZNA LEWA (OSWIETLENIOWA)	PARKIET	7,75	3,18
112		TOALETA DAMSKA	PLYTKI CERAM.	6,22	2,97
113		KULUARY	WYKL. DYWAN.	108,58	1,93-2,98
114	107	SALA PROB	WYKL. DYWAN.	14,80	3,92
115	108	GARDEROBA STATYSTÓW	PANELE	27,91	2,66
116	105	KOMUNIKACJA	PCV	19,37	2,64-3,27
117	106	ORGANY	PCV	6,20	10,87
118		KOMUNIKACJA	PCV	99,74	2,65
119		KLATKA SCHODOWA "G"	PCV	17,68	2,68
120	109	GARDEROBA CHORU (PANIE)	PANELE	49,27	2,65
121	110	GARDEROBA BALETU (PANIE)	PANELE	16,13	2,65
122	111	GARDEROBA BALETU (PANOWIE)	PANELE	16,28	2,62
123	112	TOALETA DAMSKA	PLYTKI CERAM.	8,51	2,68
124		KLATKA SCHODOWA "H"	PCV	16,71	2,61
125	110	GARDEROBA CHORU (PANOWIE)	PANELE	48,61	2,68
126	110	TOALETA MĘSKA	PLYTKI CERAM.	10,59	2,48-2,67
127	113	GARDEROBA CHORU (PANIE)	PANELE	48,30	2,68
128		KLATKA SCHODOWA "I"	PCV	17,53	2,66
129	114	PRACOWNIA PERUKARSKO-CHARAKTERYZATORSKA	PCV	44,32	2,62 - 2,68
130		ROZDZIELNIA OBROTOWO REGULOWANYCH OSWIETLENIA SCENY	POS. STALOWA	30,53	3,86
131		POMIESZCZENIE TECHNICZNO-MAGAZYNOWE	POS. BETON/PCV	6,12	2,30-4,90
132		KOMUNIKACJA	PCV	8,68	3,43
133	113	ZAPLECZE BUFETU DLA PUBLICZNOŚCI	PCV	13,80	3,96
134		TOALETA MĘSKA	PLYTKI CERAM.	6,52	3,43
135		SZATNIA PRAWA	WYKL. DYWAN.	12,33	2,66-2,82
136		KULUARY	WYKL. DYWAN.	113,60	2,67-2,88
137		I BALKON ŁOŻA BOCZNA PRAWA (OSWIETLENIOWA)	PARKIET	7,86	3,18
138		I BALKON STRONA PRAWA I ŁOŻA PRAWA	PARKIET	30,20	2,22 - 3,18
139		KLATKA SCHODOWA	WYKL. DYWAN.	22,77	2,68
140		KLATKA SCHODOWA	WYKL. DYWAN.	26,08	2,94
141		KLATKA SCHODOWA	WYKL. DYWAN.	25,95	3,35
			R A Z E M	1235,86 m2	

WENTYLACJA NAWIEWNA

N-1 KANAŁ NIEODKRYTY
N-0 KANAŁ NIEODKRYTY

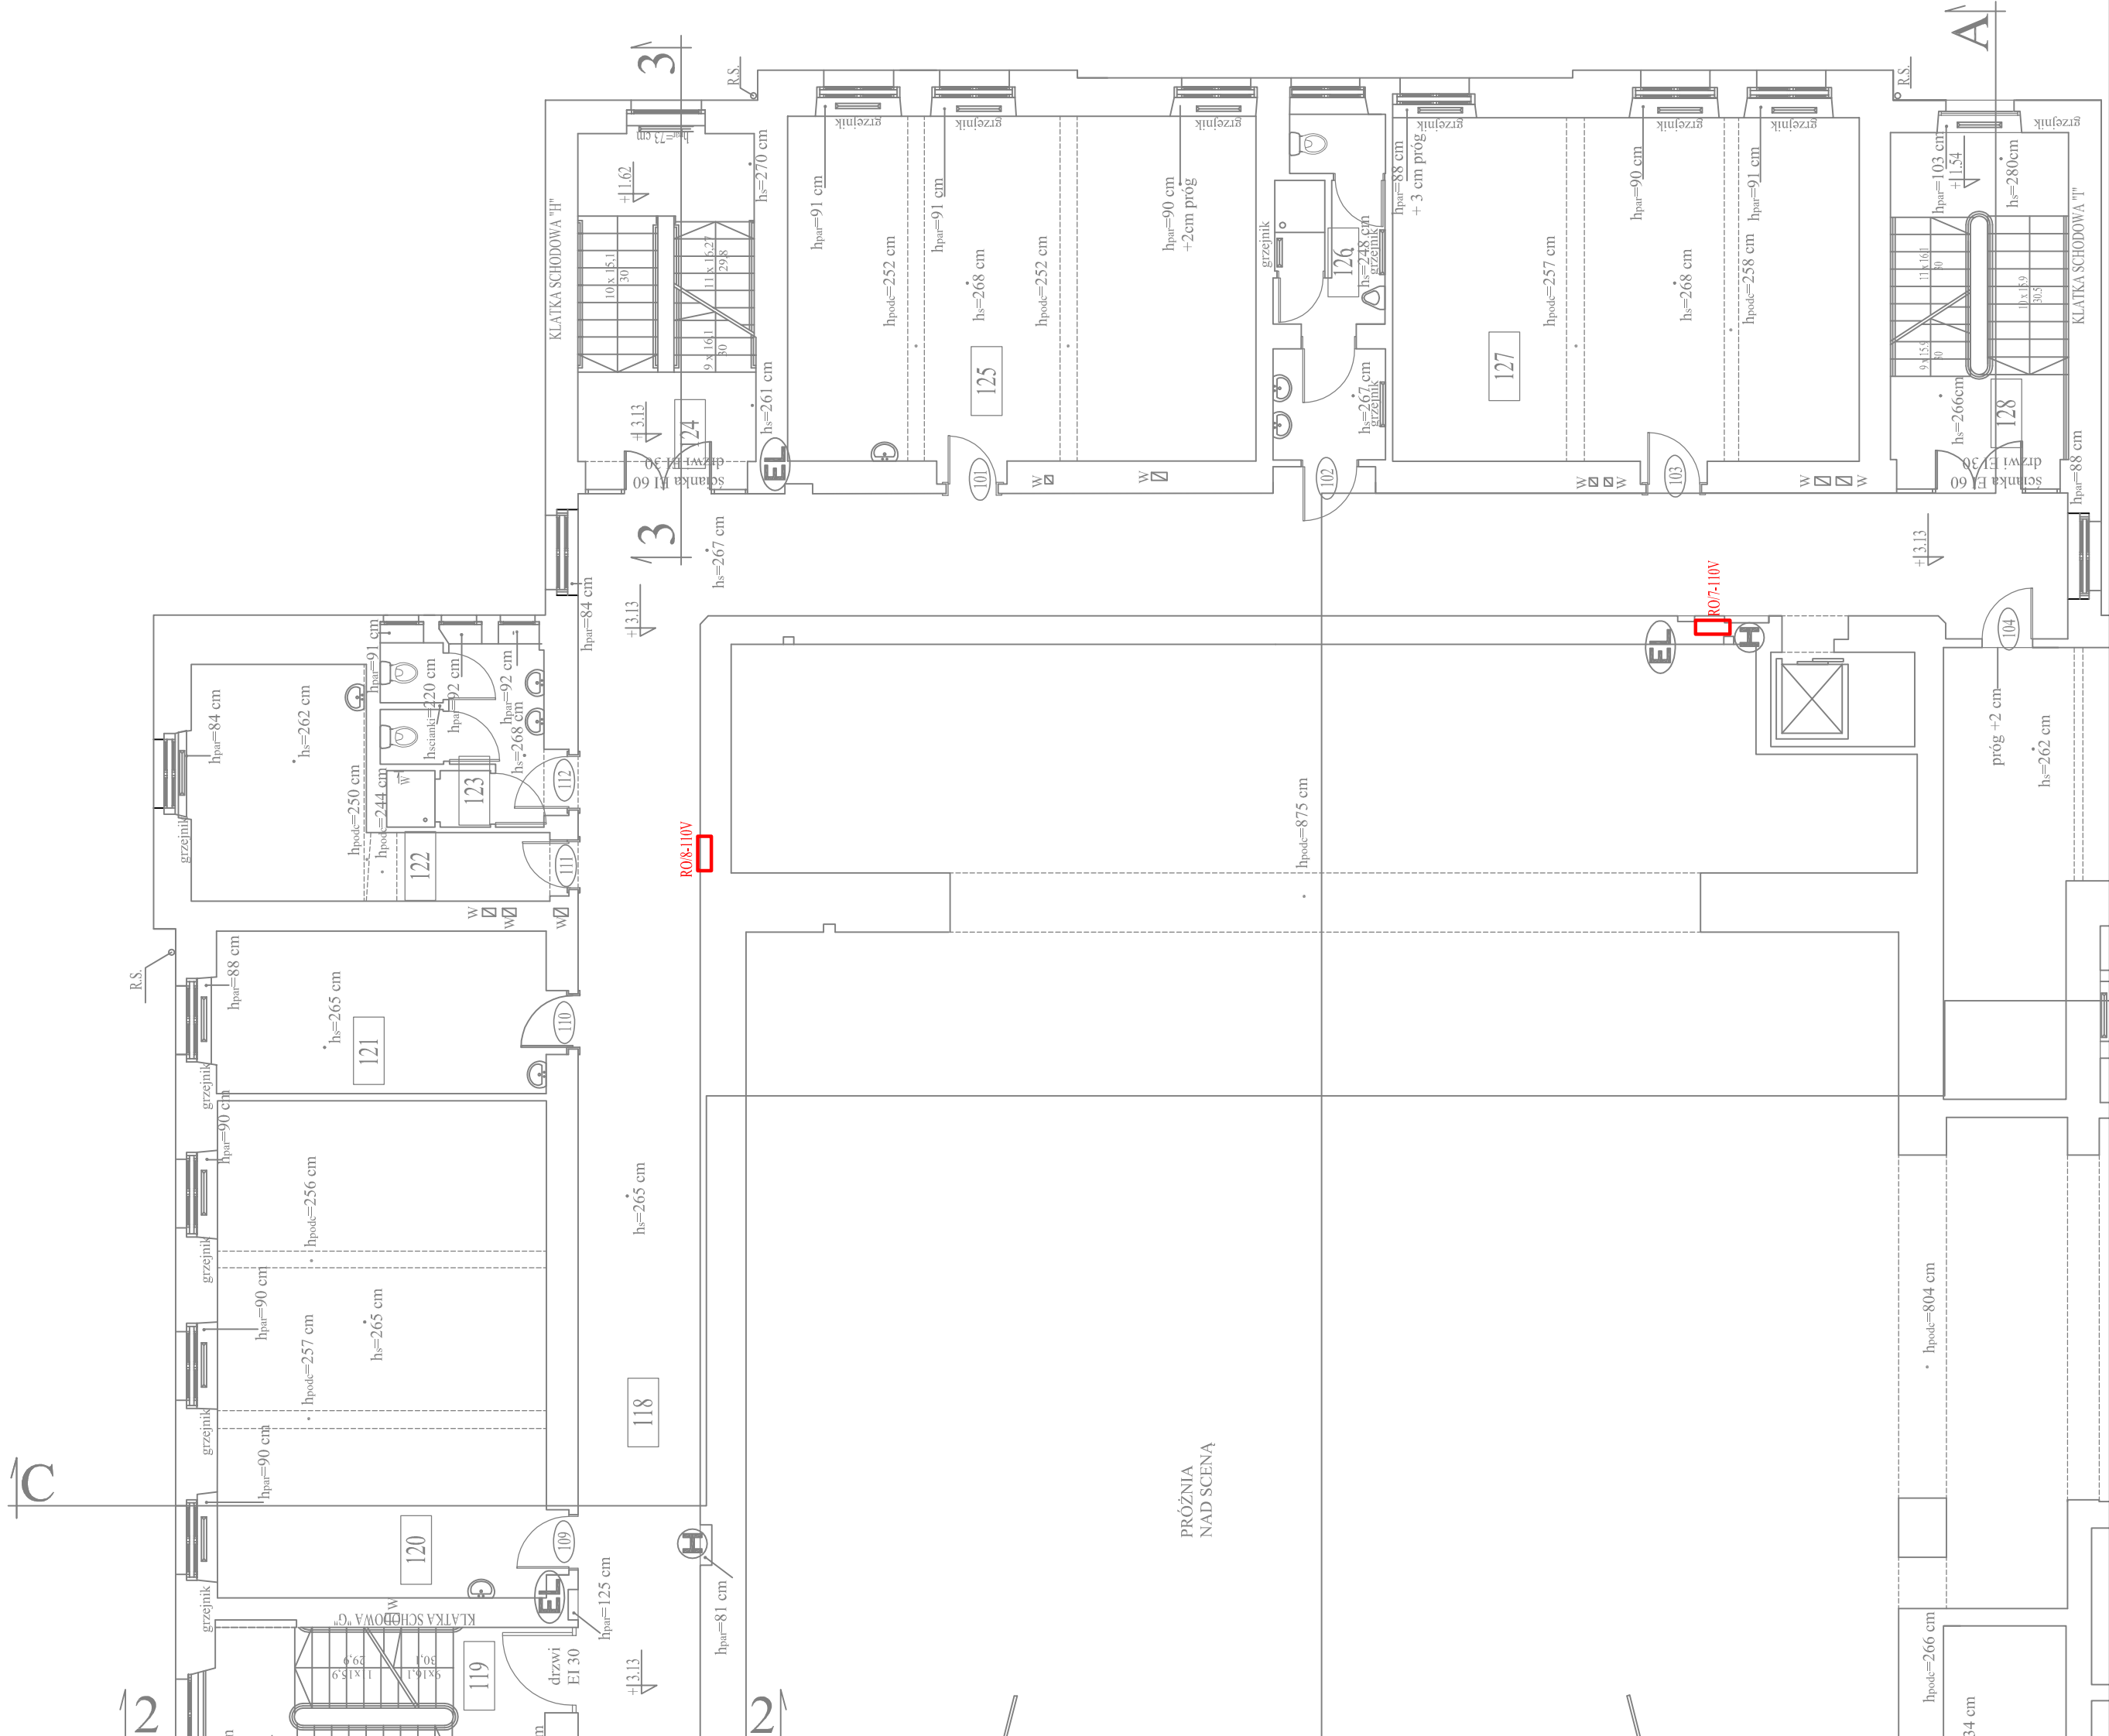

InOutLine Sp. z o.o.
62-020 Zalasewo, ul. Jeżynowa 20 tel. +48 784093580
march@inoutline.pl

PROJEKT :
PROJEKT MODERNIZACJI CZĘŚCI INSTALACJI ELEKTRYCZNEJ W BUDYNKU Teatru Wielkiego im. Stanisława Moniuszki w Poznaniu

ADRES : ul. Fredry 961-701 Poznań

PRZEDMIOT
WYKUNKU:
RZUT I PIĘTRA NAD SCENĄ - LOKALIZACJA ROZDZIELNI ELEKTRYCZNYCH 110V

PROJEKTANT INST. ELEKTR.	MGR INŻ. WIESŁAW KAPŁON nr lic. WYD/0385/DW/OE/08	PODPIS :	SKALA: 1:100
-----------------------------	--	----------	-----------------

	PODPIIS :	DATA: 03.2026
--	-----------	---------------

NR RYS:	E-3
PODPIS :	