



RZUT II PIĘTRA NAD SCENĄ skala 1:100

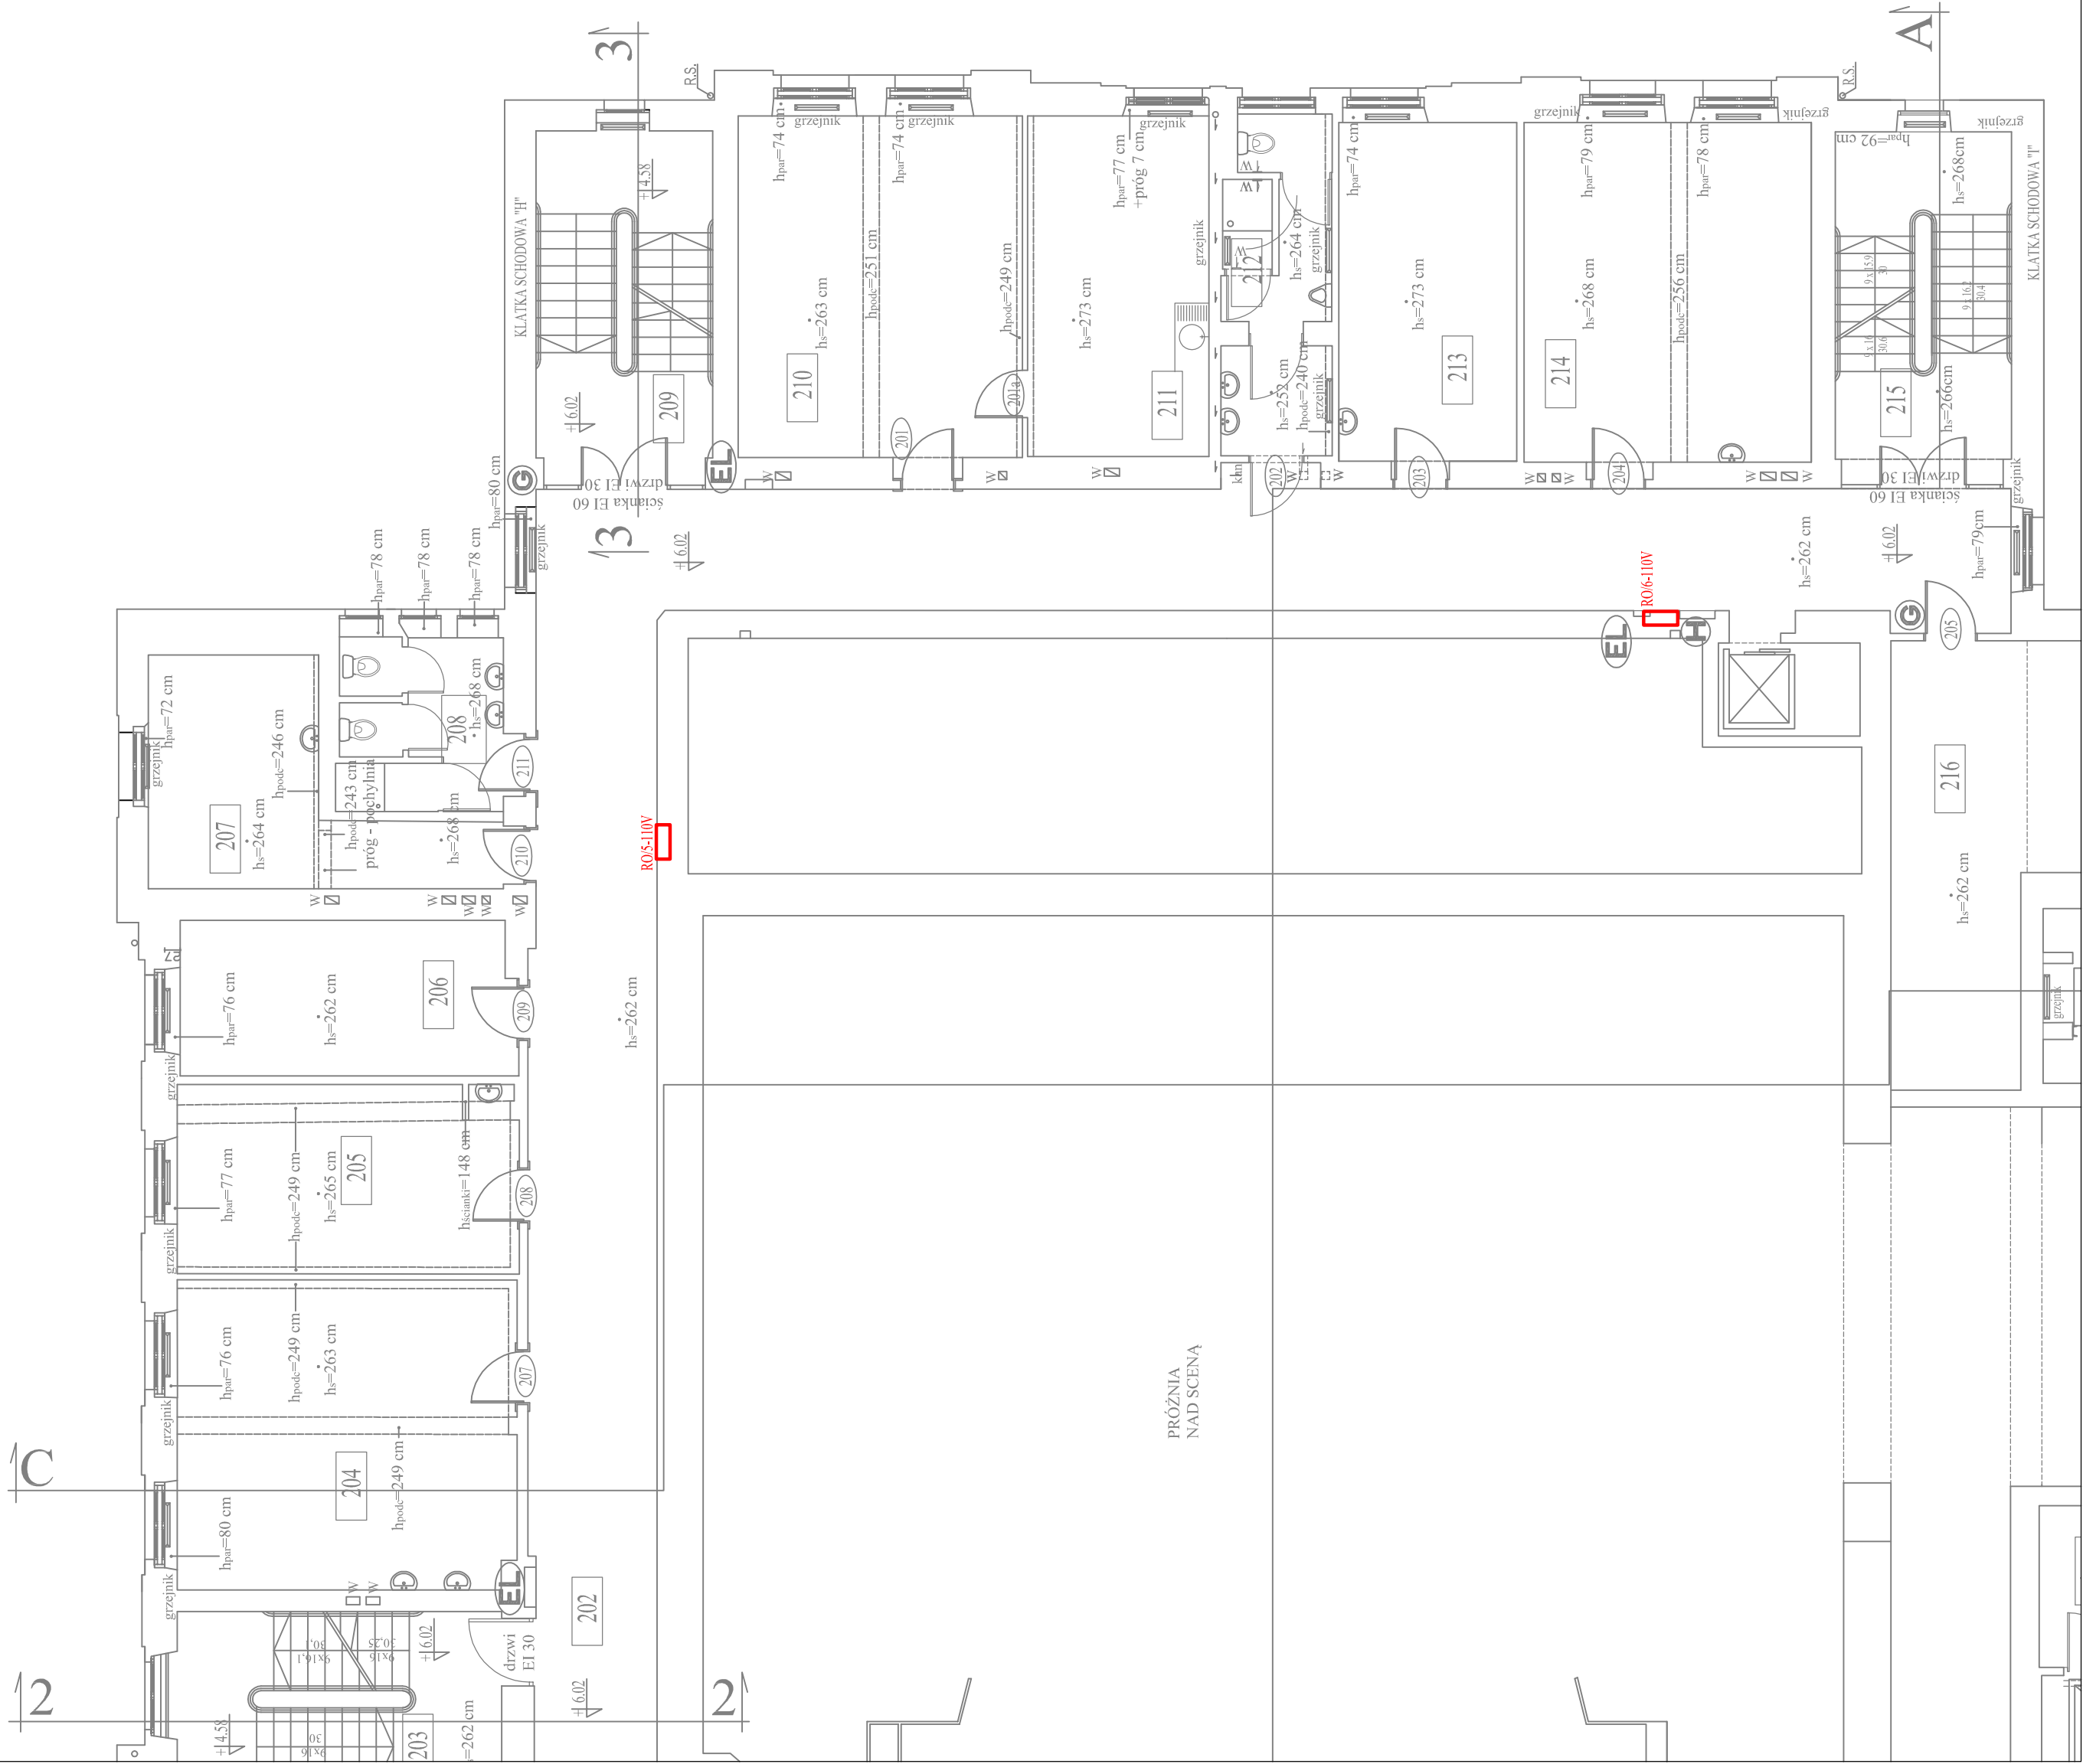

ZESTAWIENIE POMIESZCZEŃ
2 PIĘTRO NAD SCENĄ

NR POM projek- towych	NR POM do celów projek- towych	NAZWA POMIESZCZENIA	POSADZKA	POWIERZCHNIA [m ²]	WYSOKOŚĆ POM. [m]
201	200	MAGAZYN OBUWIA	PARKIET	38,56	2,47
202		KOMUNIKACJA	PCV	101,29	2,62
203		KŁATKA SCHODOWA "G"	PCV	16,59	2,62
204	200	GARDEROBA BALETU (PANOWIE)	PANELE	32,22	2,63
205	200	GARDEROBA CHÓRU (PANOWIE)	PANELE	19,78	2,65
206	200	GARDEROBA CHÓRU PRZYOPEROWEGO (PANIE)	PANELE	15,97	2,62
207	200	Z-C.A DYREKTORA D/S MUZYCZNYCH	WYKŁ. DYWAN.	16,09	2,64
208	201	TOALETA DAMSKA	PŁYTKI CERAM.	8,47	2,68
209		KŁATKA SCHODOWA "H"	PCV	17,03	2,66
210	201	POMIESZCZENIE PRACY GARDEROBIANYCH	PCV	29,89	2,63
211	200	POMIESZCZENIE SOCJALNE GARDEROBIANYCH	PCV	19,00	2,73
212	200	TOALETA MĘSKA	PŁYTKI CERAM.	10,59	2,52-2,64
213	200	SALA PRÓB WOKALNYCH	PCV	18,53	2,73
214	200	GARDEROBA CHÓRU PRZYOPEROWEGO (PANOWIE)	PCV	30,03	2,68
215		KŁATKA SCHODOWA "I"	PCV	17,68	2,66
216	200	SALA PRÓB WOKALNYCH	PCV	44,99	2,62-2,68
217		MAGAZYN ELEKTRYKÓW	PCV	8,70	4,41
			R A Z E M	445,41 m²	

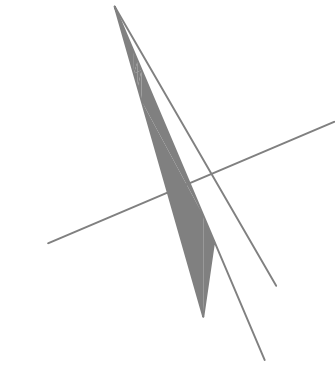

InOutline Sp. z o.o. 62-402 Złazowo, ul. Żyznowa 20 tel. +48 794093580 maciek@inoutline.pl	PRAZA: Techniczny	
	PROJEKT: PROJEKT MODERNIZACJI CZĘŚCI INSTALACJI ELEKTRYCZNEJ W BUDYNKU Teatru Wielkiego im. Stanisława Moniuszki w Poznaniu	
AUDIS : ul. Fredry 961-701 Poznań	PRZEMIOT KRYJĄCY: RZUT II PIĘTRA NAD SCENĄ - LOKALIZACJA ROZDZIELNI ELEKTRYCZNYCH 110V	
PROJEKTANT: MGR INŻ. WIESŁAW KAPŁON <small>nr upraw. WKP.0385/PANCE.09</small>	PODPIS :	SKALA: 1:100
INST. ELEKT.:	PODPIS :	DATA: 03.2026
PODPIS :	PODPIS :	NR INYS: E-4