


MAPA DO CELÓW PROJEKTOWYCH
SKALA 1:500

Sekcje mapy: 8.127.08.06.3.4; 8.127.08.06.3.2
ID: GG.6640.1201.2024
Układ współrzędnych 2000/24; PL-EVRF 2007-NH
Nie wyklucza się istnienia innych, nie wykazanych na niniejszej mapie urządzeń podziemnych, które nie były zgłoszone do inwentaryzacji, lub o których brak jest informacji w instytucjach branżowych.
Niniejsza mapa została wykonana bez ustaleń obciążeń dot. służebności gruntowych.
Wykazane na niniejszej mapie granice nieruchomości nie określono z wymaganą dokładnością.
Mapa aktualna na dzień 14.06.2024 r.

Geodeta Uprawniony
Nr 19404 (1,2)
Jacek Mucha

USŁUGI GEODEZYJNE
s.c. Jacek Mucha i Maria Mucha
37-203 Gniewczyzna Łańcucka 200
tel. 509 587 402, 503 985 483
NIP 7941821827 REGON 363652810

Oświadczam, że niniejszy dokument został opracowany w wyniku prac geodezyjnych i kartograficznych, których rezultaty zawiera operat techniczny pozytywnie zweryfikowany. Jednocześnie informuję, że jestem świadomy odpowiedzialności karnej za złożenie fałszywego oświadczenia.	
Identyfikator zgłoszenia prac geodezyjnych	GG.6640.1201.2024
Organ służby geodezyjnej, który otrzymał zgłoszenie	STAROSTA PRZEWORSKI
Wykonawca prac geodezyjnych	Jacek Mucha
Nr oraz data sporządzenia dokumentu zawierającego wynik pozytywnej weryfikacji	Protokół weryfikacji daty: 18.06.2024 Nr: GG.6640.1201.2024-15004
Imię i nazwisko oraz nr uprawnień zawodowych kierownika prac	Jacek Mucha Nr uprawnień 19404

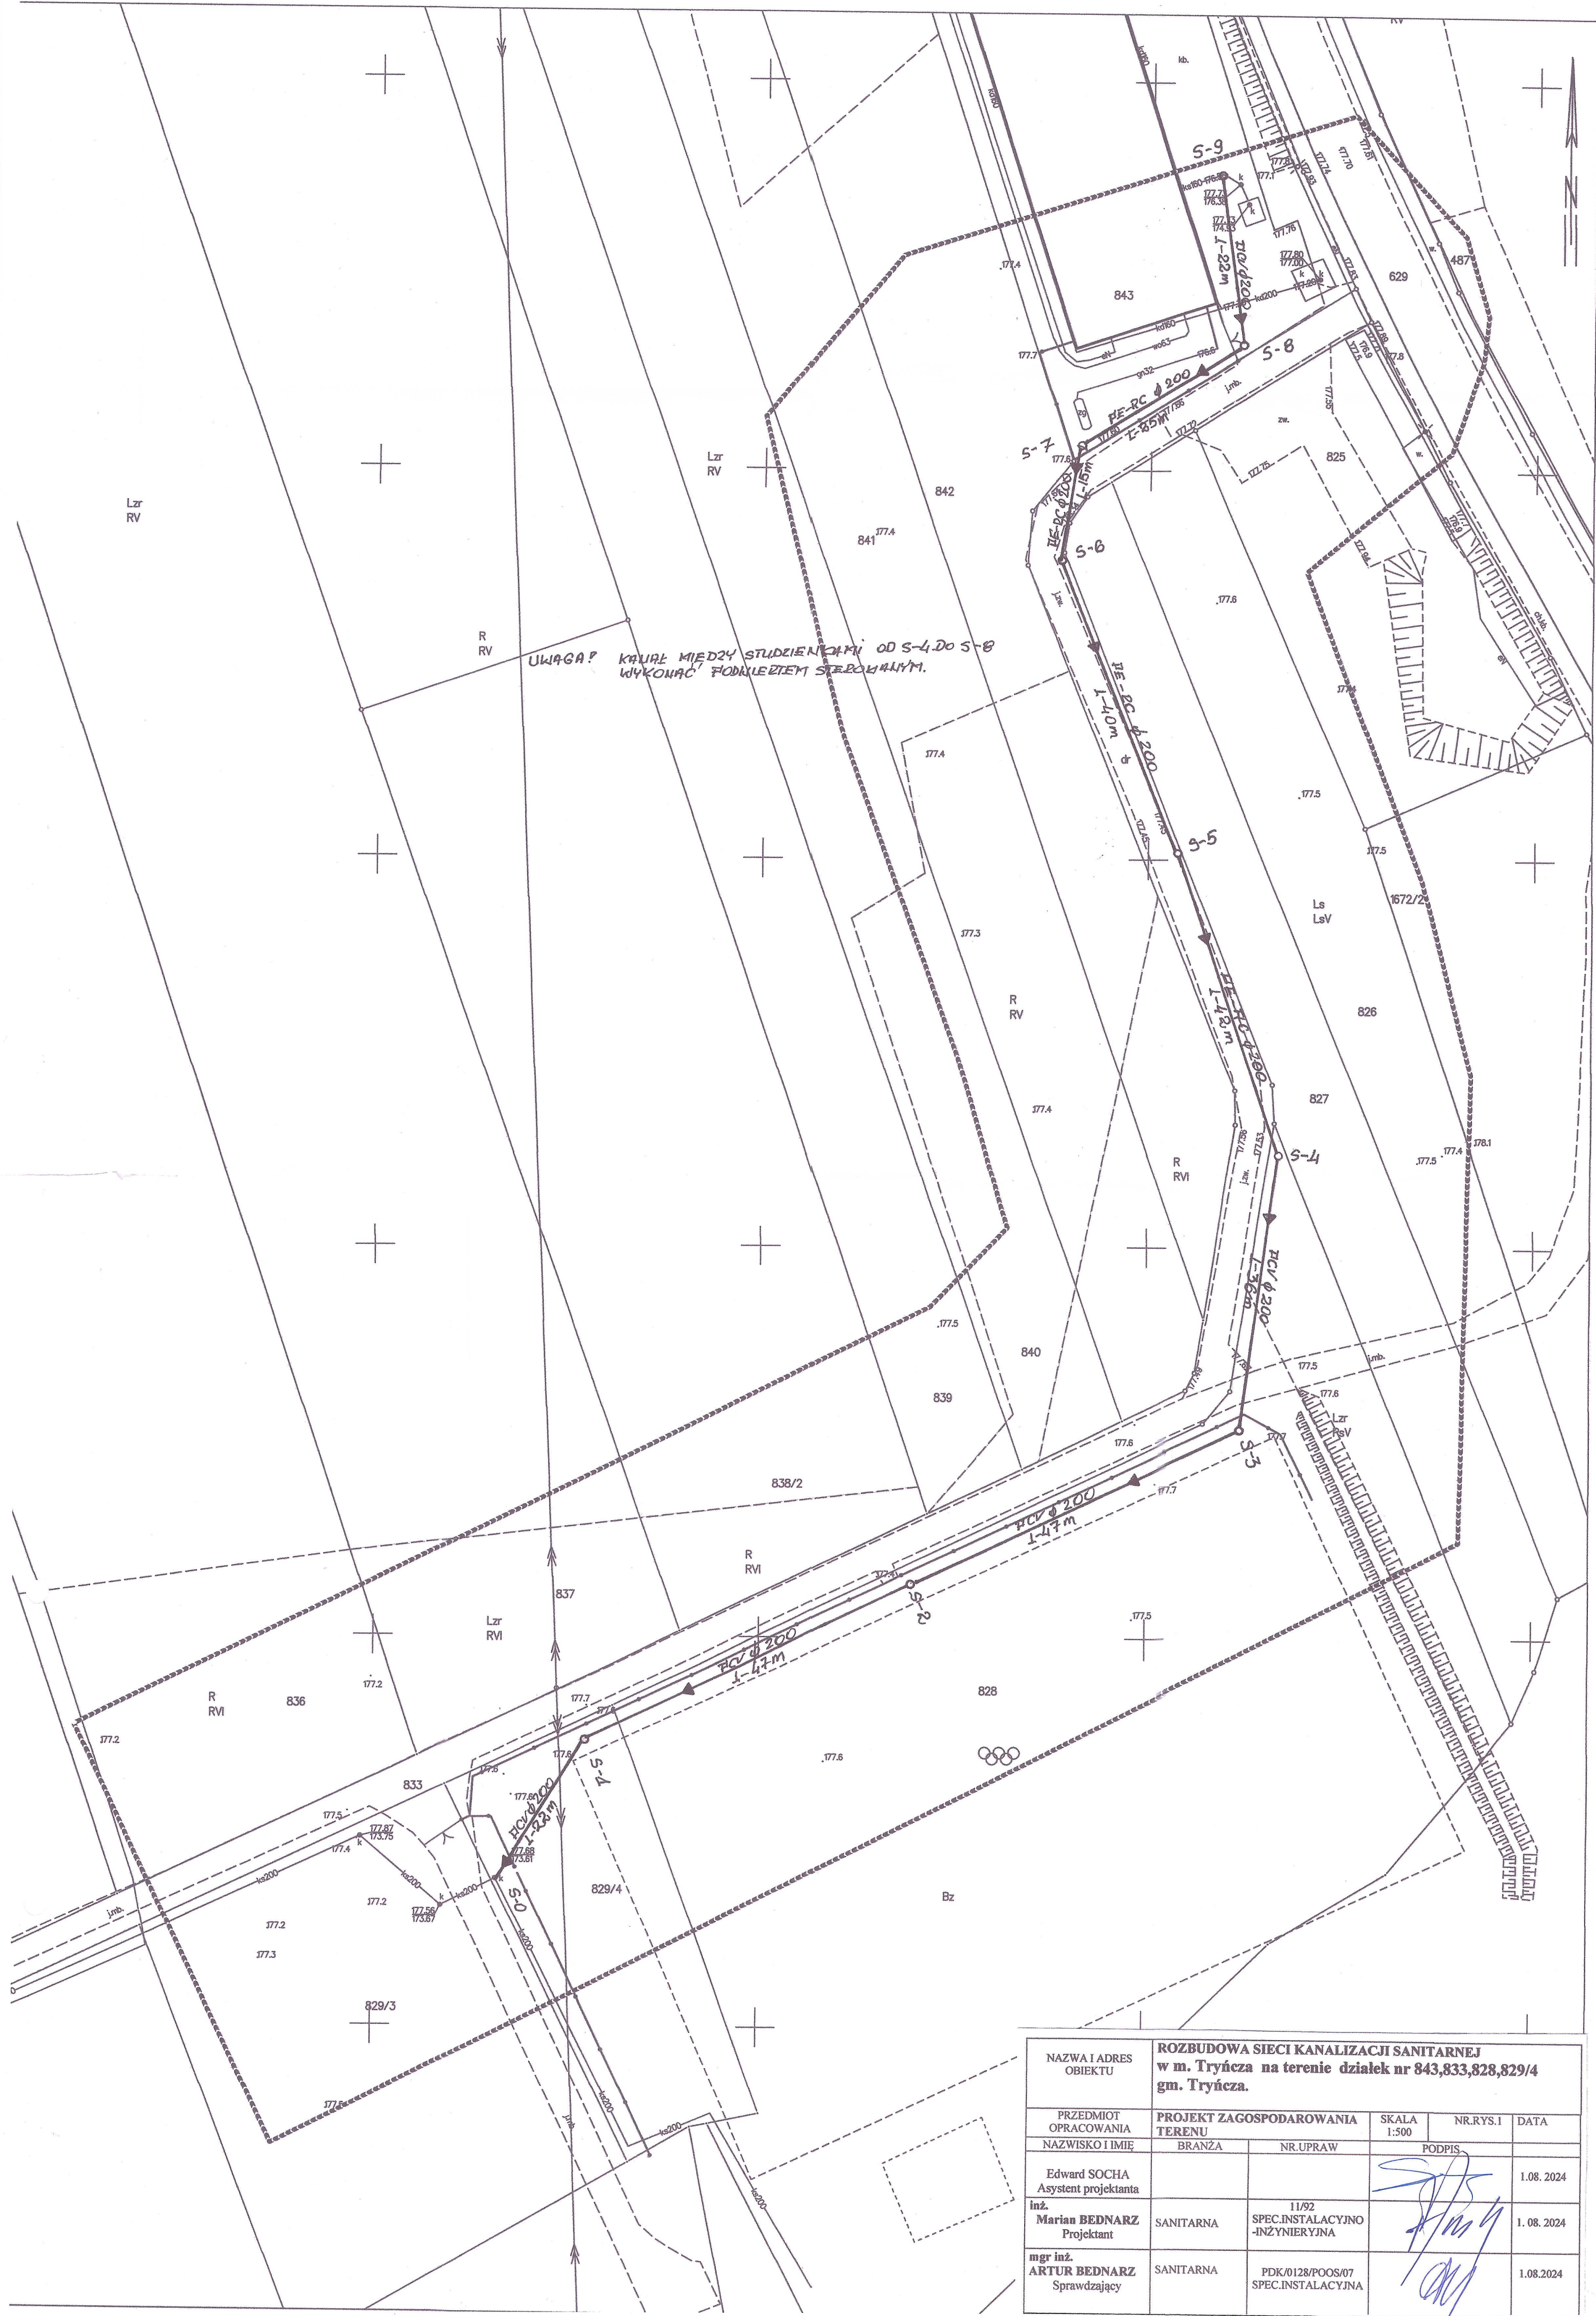

NAZWA I ADRES OBIEKTU		ROZBUDOWA SIECI KANALIZACJI SANITARNEJ w m. Tryńcza na terenie działek nr 843,833,828,829/4 gm. Tryńcza.			
PRZEDMIOT OPRACOWANIA	PROJEKT ZAGOSPODAROWANIA TERENU	SKALA 1:500	NR.RYS.1	DATA	
NAZWISKO I IMIĘ	BRANŻA	NR.UPRAW	PODPIS		
Edward SOCHA Asystent projektanta					1.08.2024
inż. Marian BEDNARZ Projektant	SANITARNA	11/92 SPEC.INSTALACYJNO-INŻYNIERYJNA			1.08.2024
mgr inż. ARTUR BEDNARZ Sprawdzający	SANITARNA	PDK/0128/POOS/07 SPEC.INSTALACYJNA			1.08.2024