


CENTRALA SYGNALIZACJI POŻARU
POLON-ALFA 4200

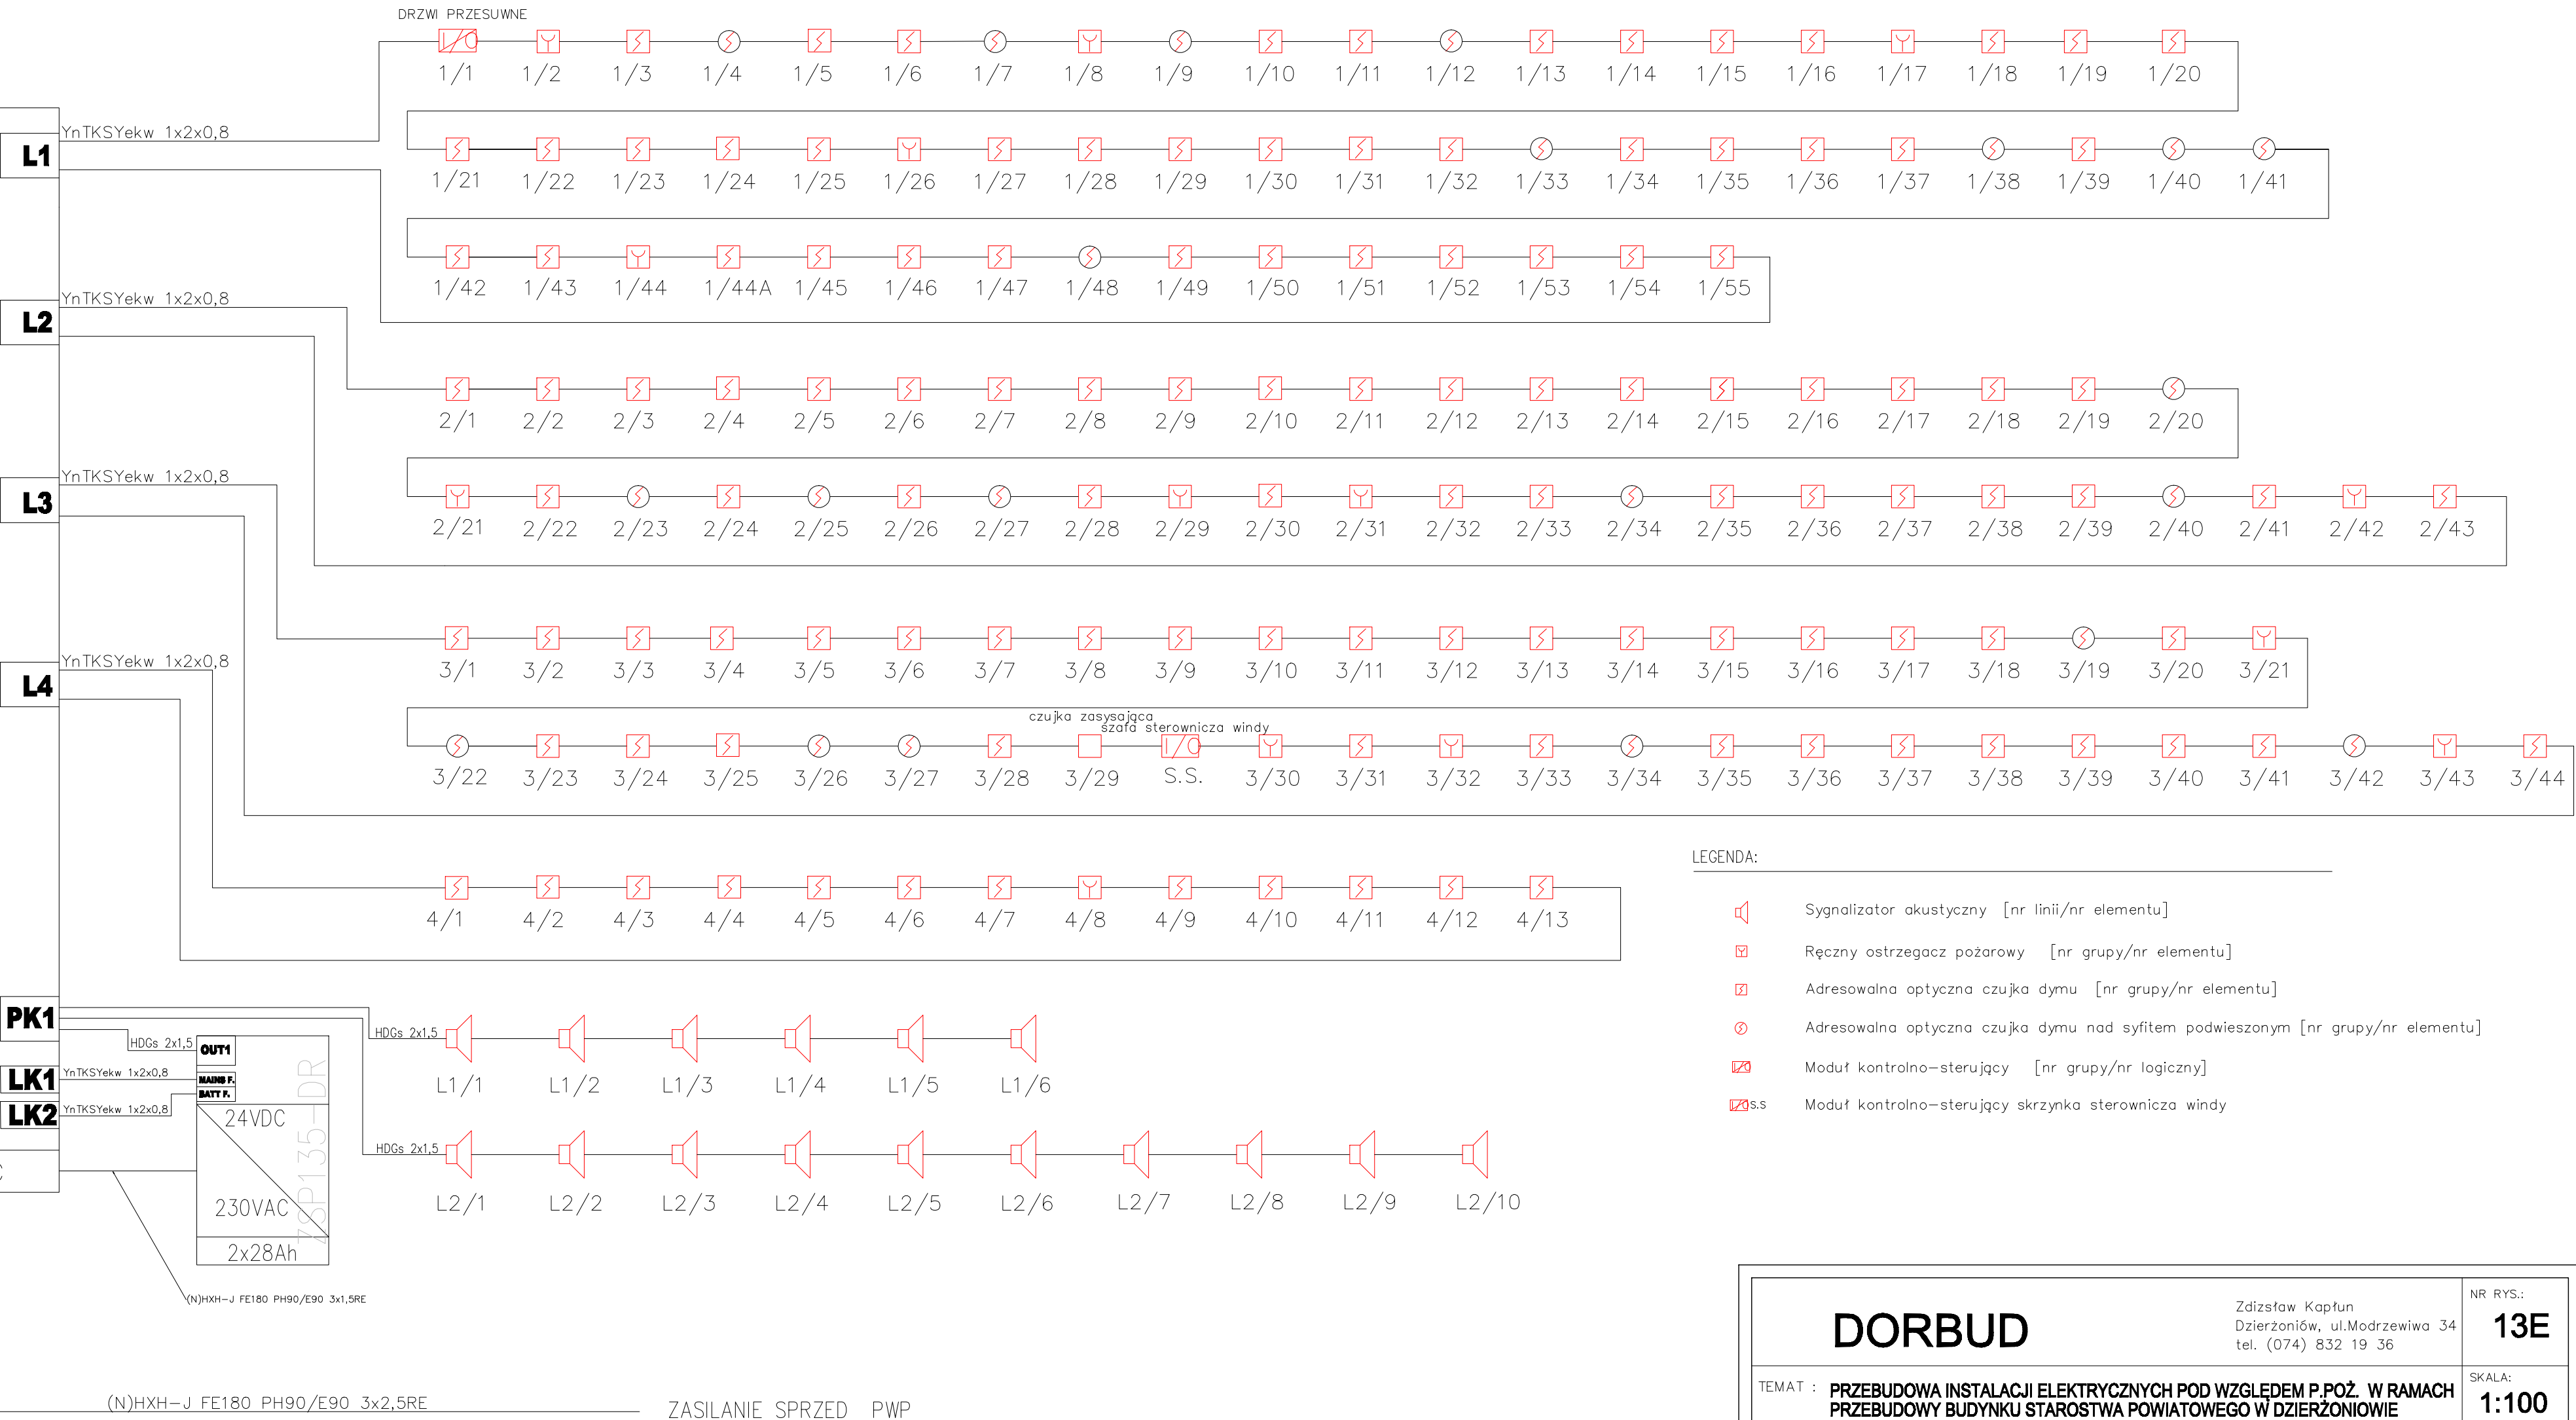

DORBUD

Zdzisław Kapłun
Dzierżoniów, ul.Modrzewiwa 34
tel. (074) 832 19 36

NR RYS.:
13E

SKALA:
1:100

TEMAT : PRZEBUDOWA INSTALACJI ELEKTRYCZNYCH POD WZGLĘDEM P.POŻ. W RAMACH PRZEBUDOWY BUDYNKU STAROSTWA POWIATOWEGO W DZIERŻONIOWIE

obiekt: Budynek Starostwa Powiatowego w Dzierżoniowie
adres: ul. Świdnicka 38; 58-200 Dzierżoniów działka nr 55/9, 55/19; obręb CENTRUM
inwestor: Powiat Dzierżoniowski
adres: 58-200 Dzierżoniów, Rynek 27

RYSUNEK : SCHEMAT BLOKOWY SYSTEMY SYGNALIZACJI POŻARU

ZESPÓŁ PROJEKTOWY W SKŁADZIE

	SPECJALNOŚĆ	IMIĘ I NAZWISKO	nr upraw.	nr ewiden.	data	podpis
PROJEKTANT	INST.ELEKT.	Dariusz Ożóg	674/01/DUW	DOŚ/IE/1927/01	14.12.2023	
SPRAWDZAJĄCY	INST.ELEKT.	Kamil Ożóg	DOŚ/0192/PWBE/18	DOŚ/IE/0293/18	14.12.2023	