


RZUT PIWNICY

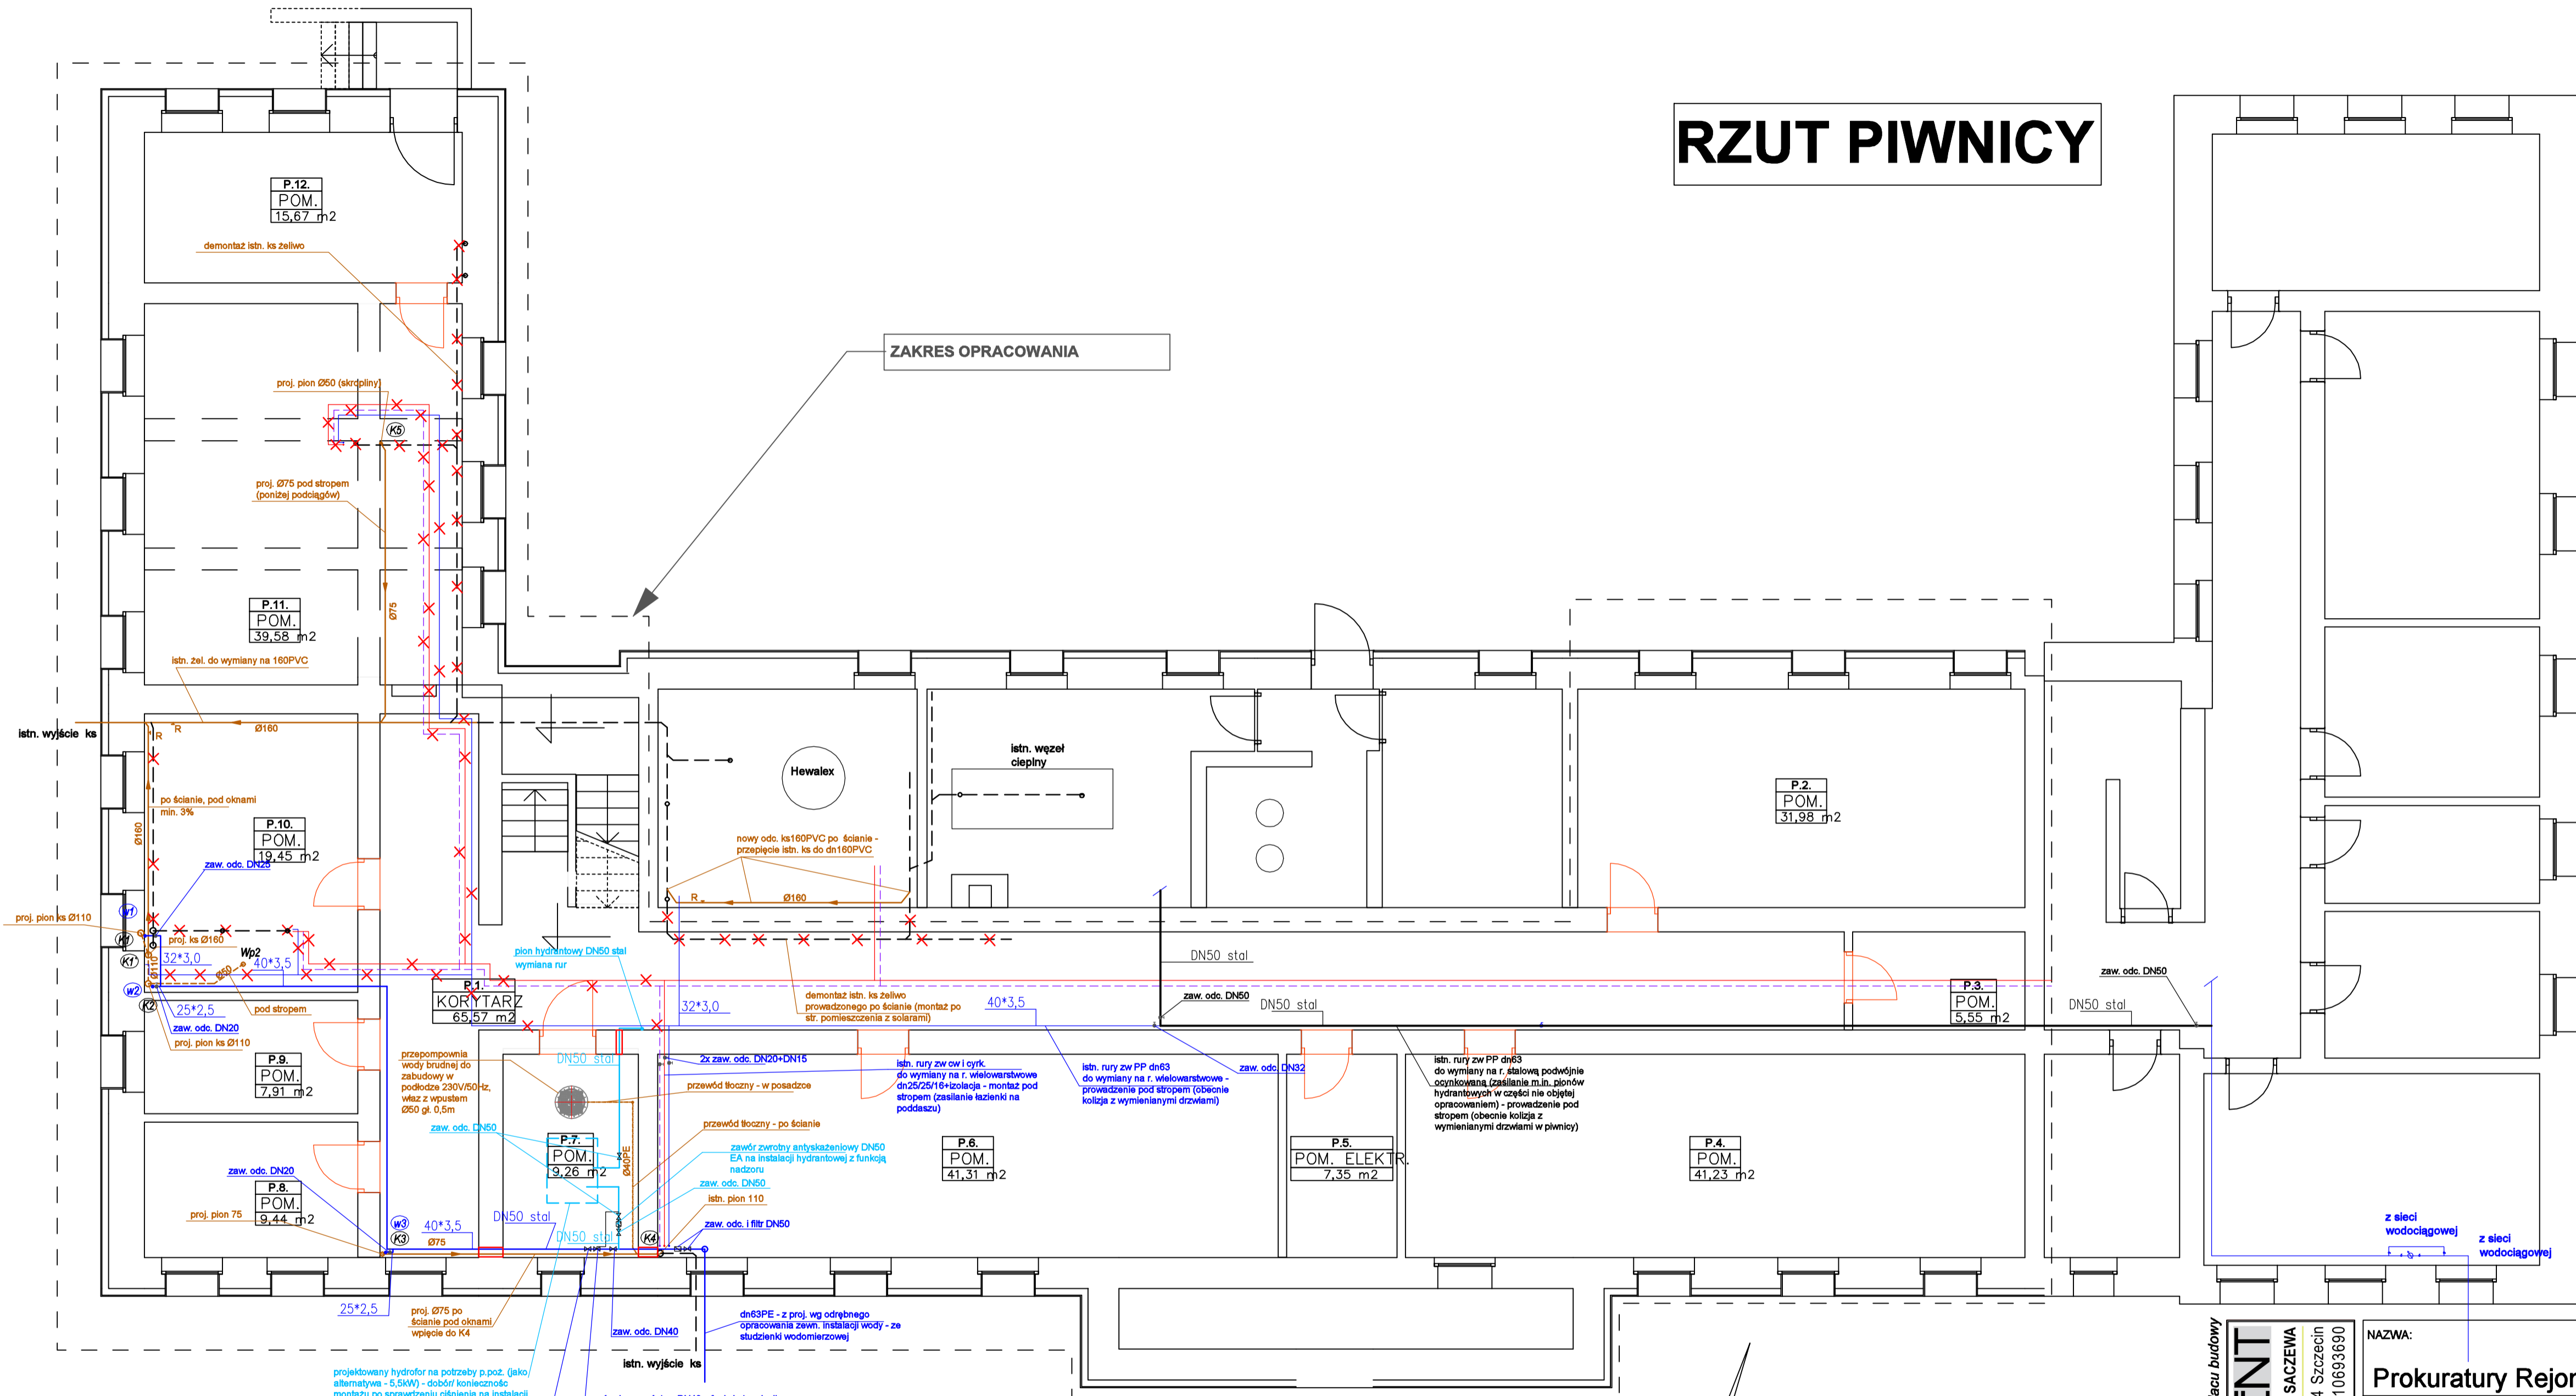

Uwaga:

- wszystkie rury w piwnicy ze starych instalacji wod-kan, gaz i częściowo rury c.o. w zakresie objętych opracowaniem do demontażu. - przejścia instalacyjne po zdemontowanych instalacjach należy zamuruwać.
- istniejące instalacje sanitarne na potrzeby części budynku nie będącego w użytkowaniu Prokuratury do zachowania, przepięcia lub ewentualnie wymiany
- należy przewidzieć przeniesienie głównej rury PP z.w., ponieważ może stanowić utrudnienie przy wymianie drzwi
- główne ciągi instalacji z.w. hydrantowej, c.o. prowadzić pod stropem, w miarę możliwości równoległe do siebie
- w przypadku konieczności wydzielenia pomieszczenia pod hydrofor na p.ż konieczny jest montaż wpustu i przepompowni podposadzkowej oraz zabezpieczenie wszystkich przejść do odpowiedniej klasy EI

- proj. zimna woda - r. stalowa ocynkowana, r.wielowarstwowa
- proj. instalacja hydrantowa - r. stalowa ocynkowana
- proj. kanalizacja sanitarna PVC/niskoszumowa, lub ks wymieniana
- istn. instalacja ks z rur żeliwnych
- istn. instalacje zw. cwu, cyrkulacji z rur PP, stalowych i miedzianych

uwaga: wszystkie wymiary sprawdzić na placu budowy

FORUM-AKCENT
PRACOWNIA PROJEKTOWA ROMUALD SĄCZEWĄ
tel:609557923, ul.Obrotka 14B, 71-684 Szczecin
NIP 8511143035 | REGON 810693690

NAZWA:		Remont budynku	
Prokuratury Rejonowej w Pyrzycach		ul. Tadeusz Kościuszki 24, Pyrzyce	
ADRES:		dz. nr 20/6, obręb Pyrzyce 6	
FAZA:		PROJEKT TECHNICZNY	
BRANŻA:		SANITARNA	
NAZWA RYSUNKU:			
Rzut piwnicy - instalacja wod-kan			
DATA: maj 2025r.		SKALA: 1:75	
Imię i nazwisko i nr uprawnień:		Podpis:	
Projektant: mgr inż. Sylwia Smoleń upr. ZAP/0201/POOS/11		Nr Rys.: s9	
Sprawdzający: inż. Piotr Matysik upr. ZAP/0060/POOS/05			

OPRACOWANIE PODLEGA OCHRONIE NA PODSTAWIE USTAWY O PRAWIE AUTORSKIM. KOPIOWANIE ORAZ WSKŁĘKIEWYKORZYSTYWANIE IDEI ZAWARTYCH W NINIEJSZYM OPRACOWANIU BEZ PISEMNEJ ZGODY JEDNOSTKI PROJEKTOWEJ JEST ZABRONIONE.