 


RZUT PARTERU

 
Legenda osprzęt elektr.:

- łącznik jednobiegunowy
- łącznik świecznikowy
- łącznik schodowy
- łącznik jednobiegunowy IP44
- łącznik świecznikowy IP44
- gniazdo 230V/16A/IP20
- gniazdo 230V/16A/IP44
- MSW (miejscowa szyna wyrównawcza)
- wypust kablowy
- proj. rozdzielnica elektr. TM
- przycisk wyłącznika P.POŻ

PEL - PUNKT ELEKTRYCZNO LOGICZNY
3x GNIAZDO 'DATA' 230V/16A/IP20
2x GNIAZDO RJ45




PEL - PUNKT ELEKTRYCZNO LOGICZNY W PUSZCE PODŁOGOWEJ
3x GNIAZDO 'DATA' 230V/16A/IP20
2x GNIAZDO RJ45



AP - ACCES POINT POE WI-FI 2xRJ-45 kat.6

ZAKRES OPRACOWANIA

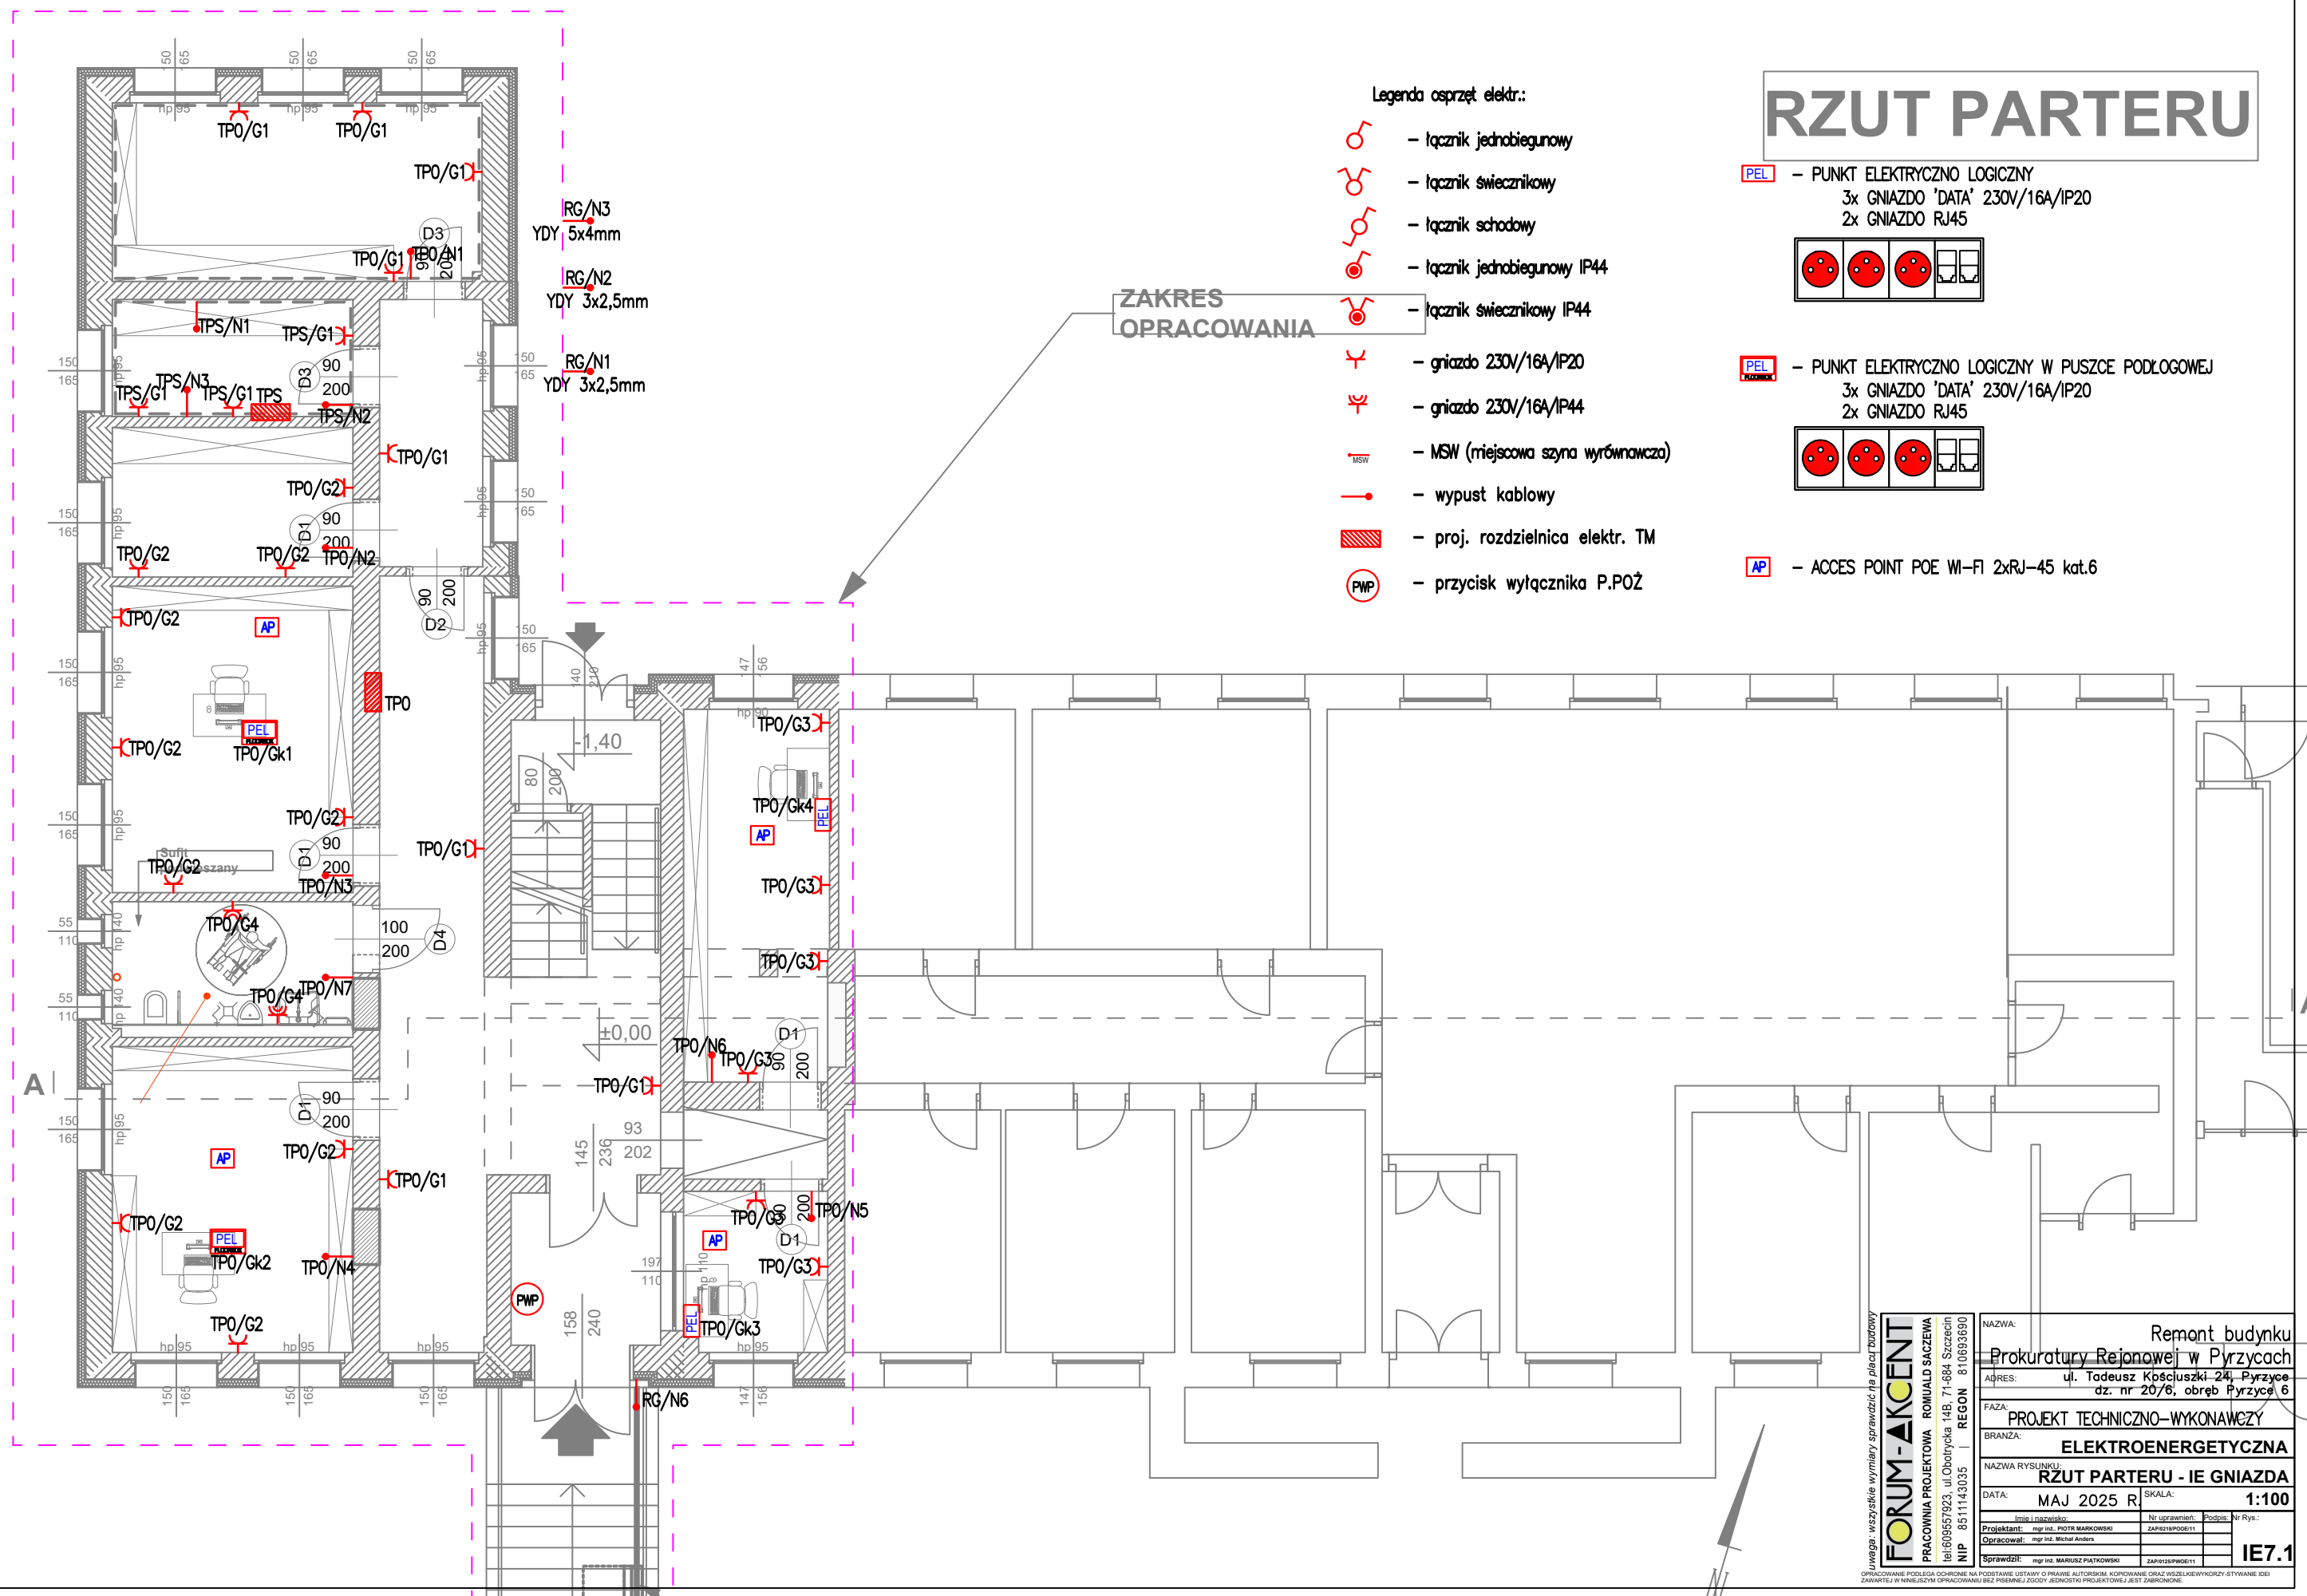

NAZWA: Remont budynku Prokuratury Rejonowej w Pyrzycach	
ADRES: ul. Tadeusz Kłoszowski 24, Pyrzyce dz. nr 20/6, obręb Pyrzyce 6	
FAZA: PROJEKT TECHNICZNO-WYKONAWCZY	
BRANŻA: ELEKTROENERGETYCZNA	
NAZWA RYSUNKU: RZUT PARTERU - IE GNIAZDA	
DATA: MAJ 2025 R	SKALA: 1:100
Projektant: mgr inż. PIOTR MARKOWSKI	Nr uprawnień: ZAP/0218/P006/11
Opracował: mgr inż. Michał Anders	Nr rys.: 1
Sprawdził: mgr inż. MARUSZ PIAŁKOWSKI	
ZAP/0218/PW06/11	

Uwaga: wszystkie wymiary sprawdzić na planach budowlanych

FORUM-AKCENT
PRACOWNIA PROJEKTOWA ROMUALD SĄCZEWIA
ul. Obolitycka 14B, 71-684 Szczecin
tel: 60557923 | REGON: 851143035