


SCHEMAT IDEOWY ROZDZIELNI R1

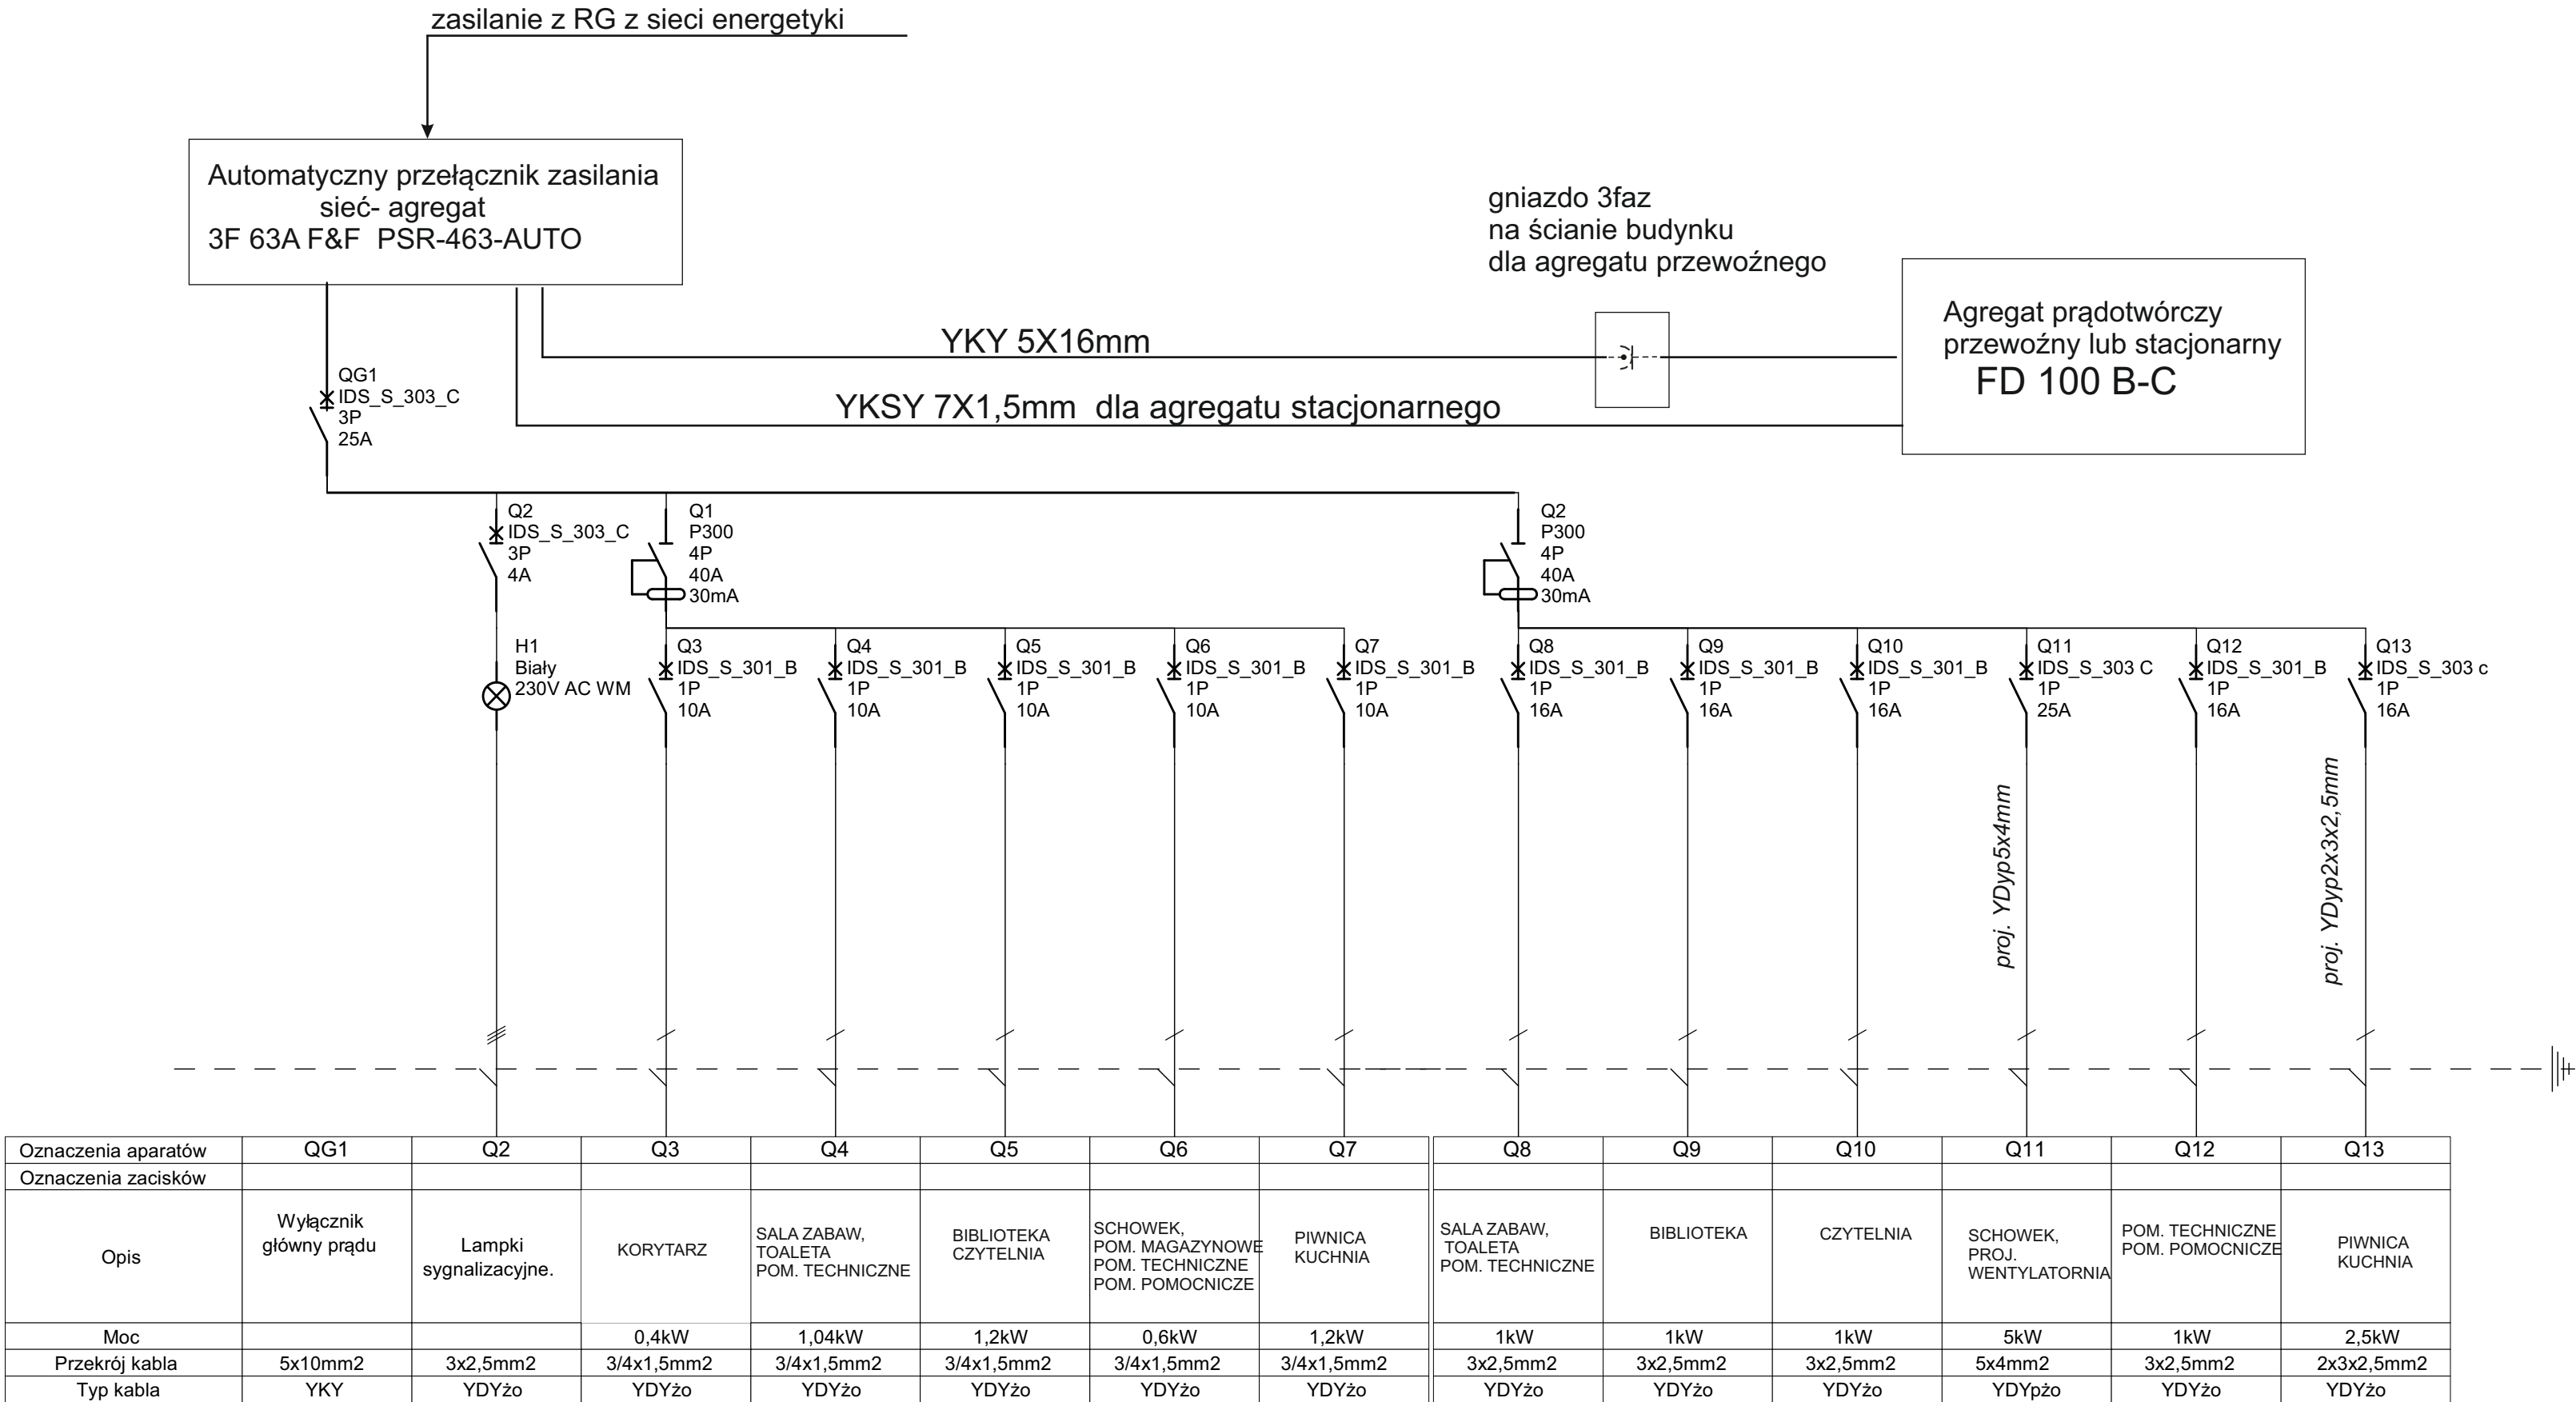

ETS PROJEKT Sp. z o.o. Ul. Roweckiego 12 37-420 Rudnik nad Sanem			
nazwa rysunku:			
ROZDZIELNIA R1 PIWNICY			
nazwa obiektu, adres, nazwa inwestycji:			rys. nr :
Modernizacja i dostosowanie MDS w Zespole Szkolno-Przedszkolnym Nr 1 w Leżajsku			E.02
			skala 1:100
Miasto Leżajsk Ul. Rynek 1, 37-300 Leżajsk			inwestor:
			data: KWIECIEŃ 2026
rodzaj i stadium dokumentacji:			
Schemat ideowy rozdzielni R1 + SZR			
projektant	inż. Krystian Szczęsny		nr. uprawnień E-275/94 specjalność elektroenergetyczna
podpis			
NINIEJSZE OPRACOWANIE CHRONI USTAWĄ O PRAWIE AUTORSKIM . KOPIOWANIE I POWIELANIE BEZ ZGODY AUTORA JEST ZABRONIONE (DZ.U.NR 24 . poz. 83, art.1p.2 z dnia 23.02.1994)			