


Instalacja wod-kan

Skala 1:100

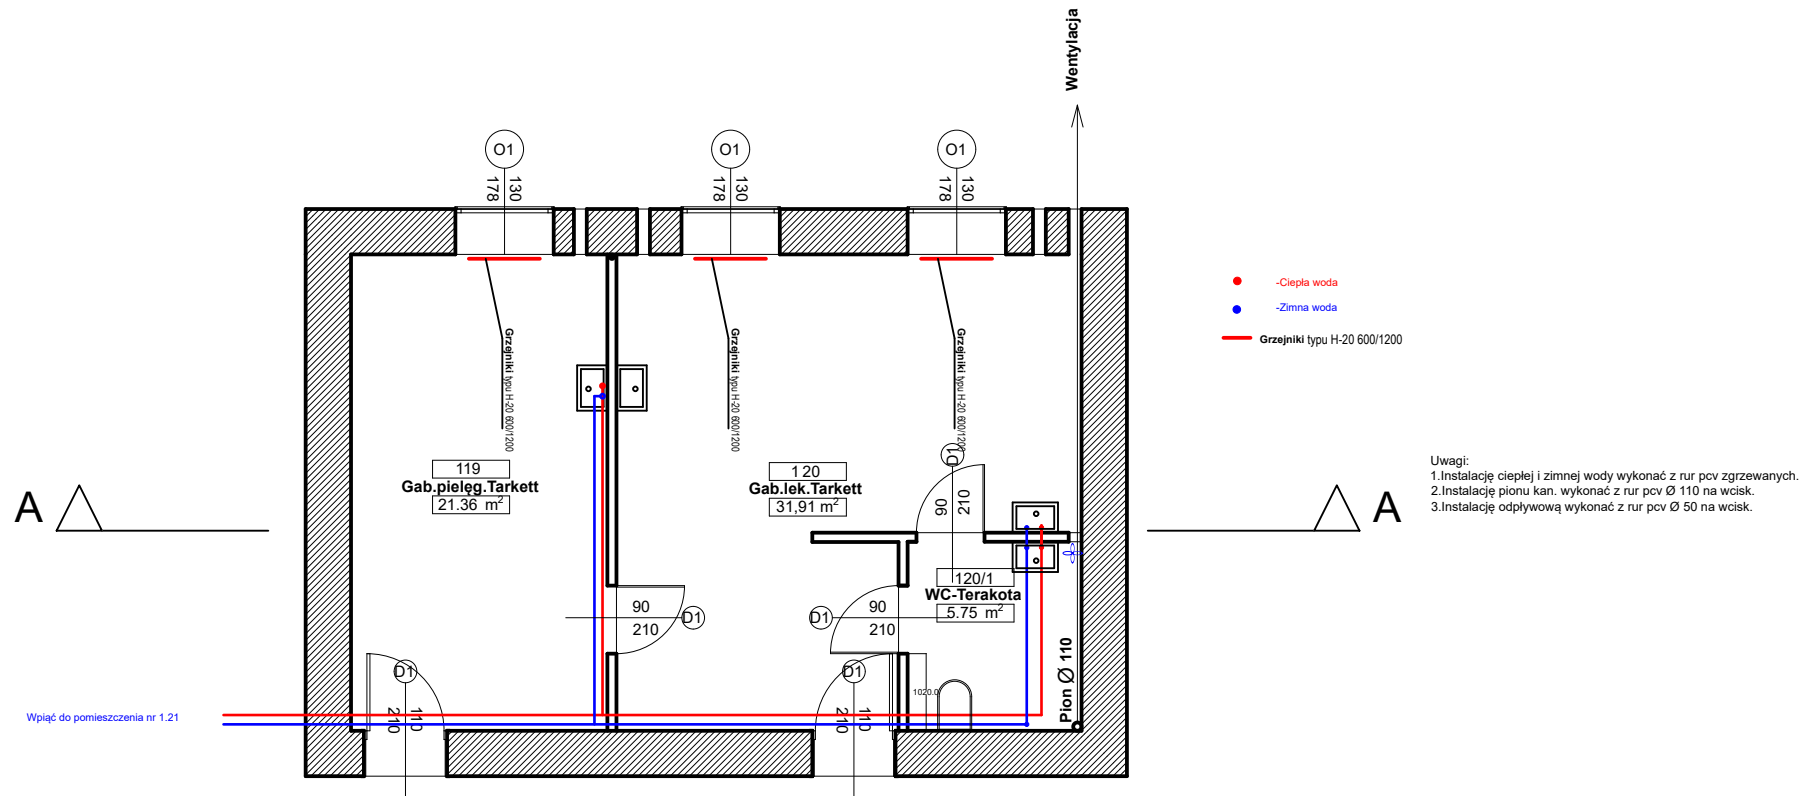

Projekt Wizja Rafał Sokół 14-500 Braniewo, ul. Kopernika 16			
Wojskowa Specjalistyczna Przychodnia Lekarska ul.Stefczyka 11, 14-500 Braniewo			
Rzut I piętra - plan sytuacyjny			Skala 1:100
Opracował	mgr inż. Cezary Sokół upr. nr /WAM /0216/POOK/17	Podpis	Data 03.2026
Asystent	mgr inż. Rafał Sokół upr. nr WAM/ 0189 /WBKb/21	Podpis	Nr rys. 6