


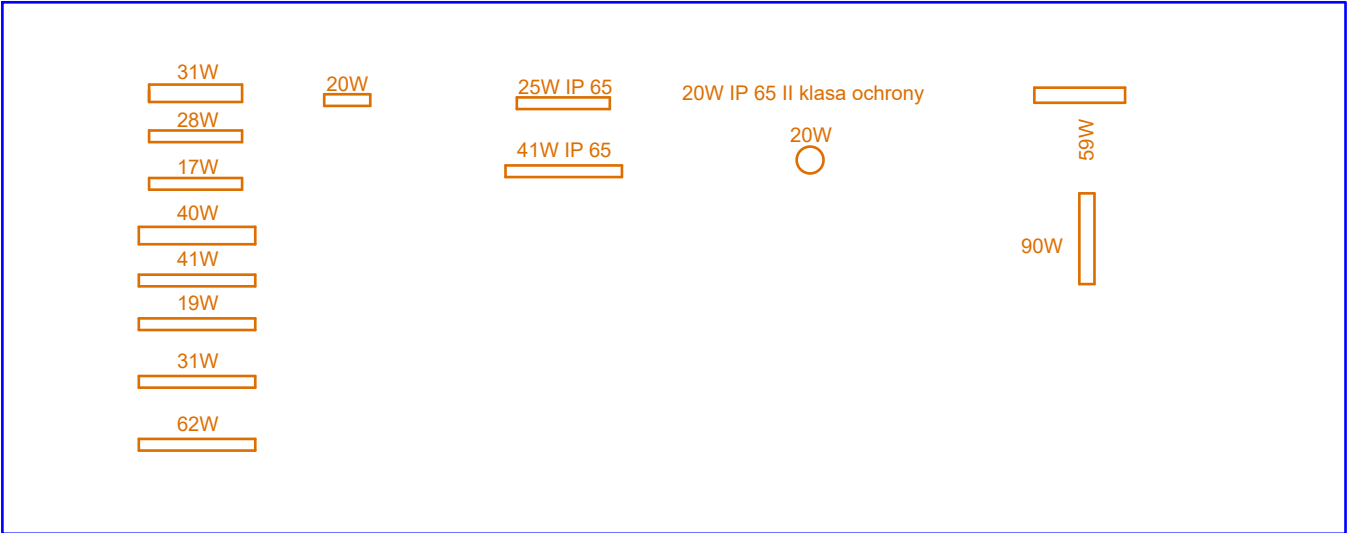

LEGENADA OPRAW WG ZAŁĄCZNIAK NR 1 DO PROJEKTU



TEMAT:	TERMOMODERNIZACJA KOMPLEKSU BUDYNKÓW SZKOŁY PODSTAWOWEJ W GORZKOWICACH. PROJEKT TECHNICZNY Inwestor: GMINA GORZKOWICE UL. SZKOŁNA 3 97-350 GORZKOWICE	AGRA f i r m a Łódź, ul. Kopernika 64a/95 DORADZTWO tel. 426338489 PROJEKTOWE info@agrafirma.pl www.agrafirma.pl N A D Z I E R N I C T W O
PROJEKTOWAŁ:	tech. Andrzej Goszczyński upr. bud. 372/94/Wł.	DATA: maj 2024 r. BRANŻA: instalacje elektryczne
OPRACOWAŁA:		SKALA: 1:100
RYSUNEK:	PLAN OPRAW OŚWIETLENIOWYCH -3 PIĘTRO	RYS. NR: 6