


LEGENADA OPRAW WG ZAŁĄCZNIK NR 1 DO PROJEKTU

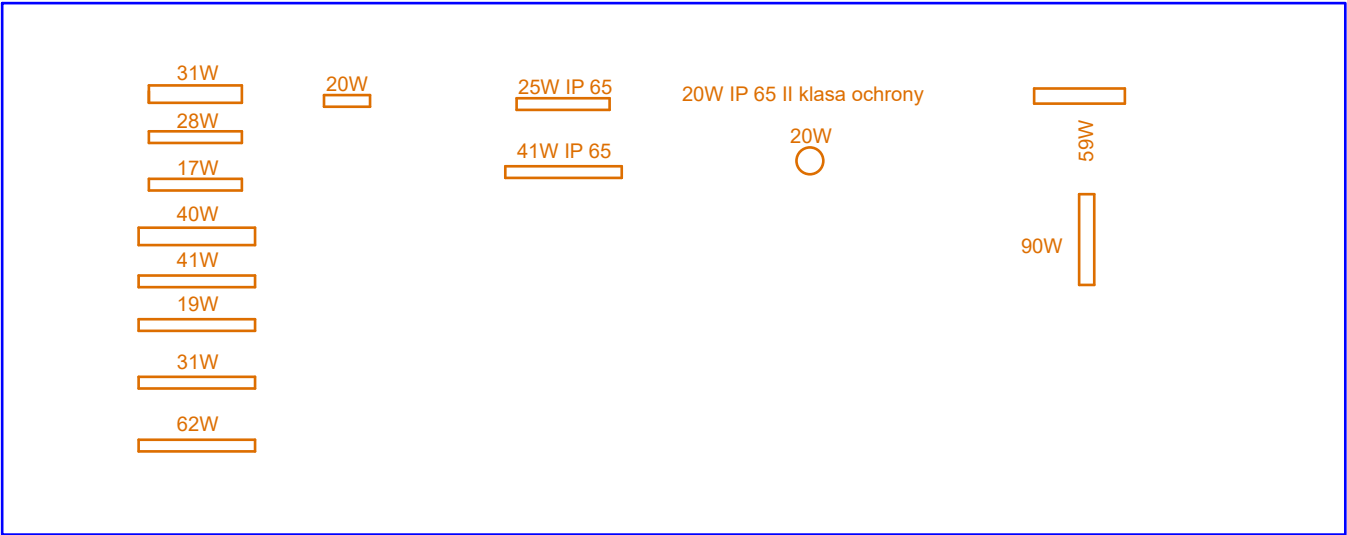

TEMAT:	TERMOMODERNIZACJA KOMPLEKSU BUDYNKÓW SZKOŁY PODSTAWOWEJ W GORZKOWICACH. PROJEKT TECHNICZNY Inwestor: GMINA GORZKOWICE UL. SZKOŁNA 3 97-350 GORZKOWICE	AGRA f i r m a Łódź, ul. Kopernika 64a/95 DORADZTWO tel. 426338489 P R O J E K T Y info@agrafirma.pl www.agrafirma.pl N A D Z I E R A
PROJEKTOWAŁ:	tech. Andrzej Goszczyński upr. bud. 372/94/Wł.	DATA: maj 2024 r. BRANŻA: instalacje elektryczne
OPRACOWAŁA:		SKALA: 1:100
RYSEK:	PLAN OPRAW OŚWIETLENIOWYCH - PIWNICA NOWA SZKOŁA	rys. NR: 7