


Mapa zasadnicza

Skala 1:500

Województwo: małopolskie  
Powiat: M. KRAKÓW  
Jednostka ewid.: 126104\_9 Podgórze  
Obręb: 0065 P-65  
Układ wsp.: 2000\_21  
Układ odn.: PL-EVRF2007-NH  
Id sprawy: GD-10.6642.6045.2026

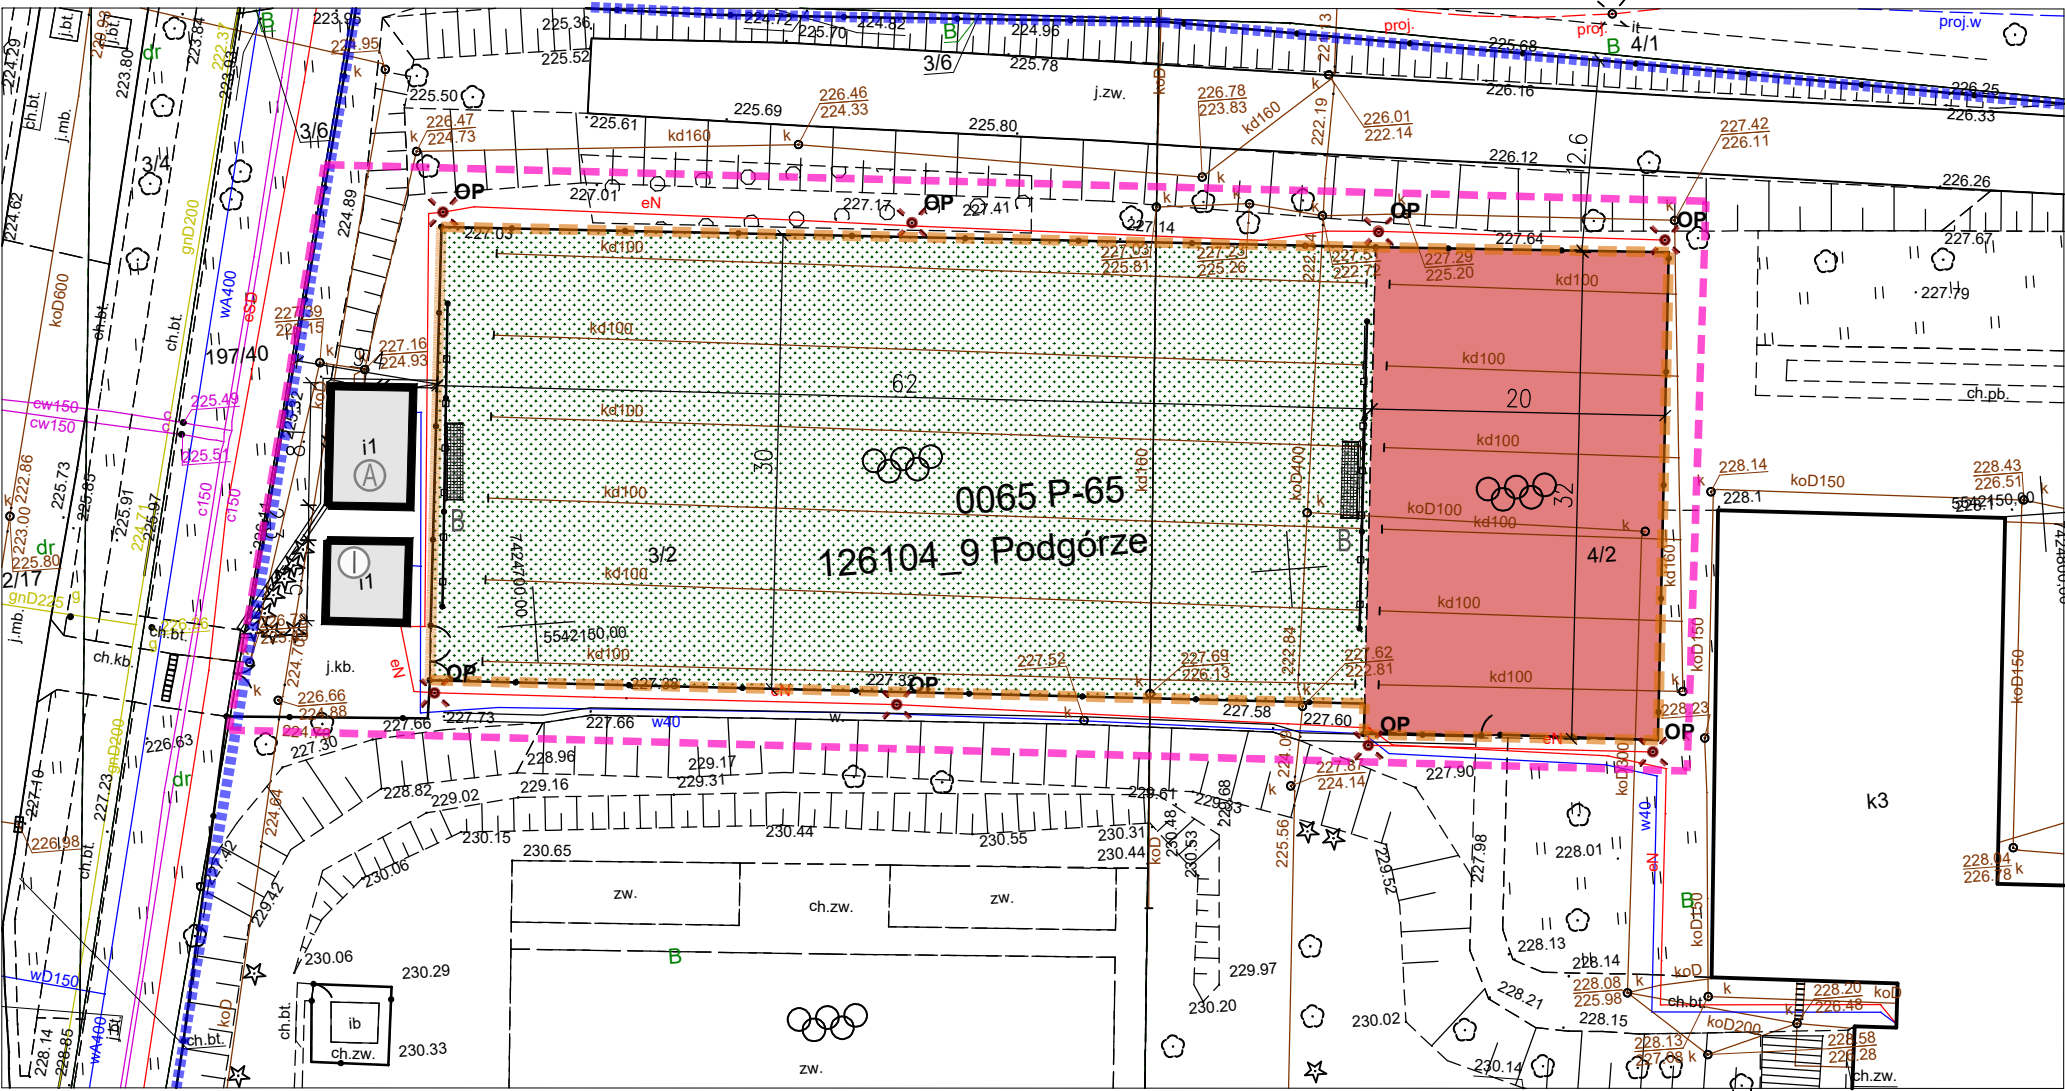

Dokument wygenerowany dn. 01-04-2026 r. przez: Wojciech Wiecha

LEGENDA

- ZAKRĘS OPRACOWANIA
- GRANICE DZIAŁEK
- A ISTN. ZAPLECZE SANITARNO-SZATNIOWE PRZEZNACZONE DO REMONTU
- OP PROJEKTOWANA WYMIANA OPRAW OŚWIETLENIOWYCH NA OPRAWY LED
- ISTN. OGRODZENIE DO WYMIANY RAZEM Z BRAMKAMI
- PROJ. PIŁKOCYWITY O WYM. 20X5M Z SIATKI BEZWEZŁOWEJ 5X5CM
- 1 ILOŚĆ KONDYGNACJI
- ISTN. NAWIERZCHNIA SPORTOWA DO WYMIANY WRAZ Z WYRÓWNANIEM PODBUDOWY
- ISTN. NAWIERZCHNIA BOISKA Z SZTUCZNEJ TRAWY DO WYMIANY WRAZ Z WYRÓWNANIEM PODBUDOWY
- > ISTN. FURTKI SZT. 4
- BRAMKI 2 SZT. DO WYMIANY

<div><div>modus</div><div>Mirosław Macioszek</div></div> <div>ul. Szlak 65/1004, 31-579 Kraków tel/fax. + 48 12 63 11 035 e-mail: mmiro@go2.pl</div>				
TEMAT		MODERNIZACJA OBIEKTU ORLIK W RAMACH PROGRAMU MODERNIZACJI KOMPLEKSÓW SPORTOWYCH "ORLIK" 2025 PRZY UL. BUJAKA 15, DZ. NR 3/2, 4/2		
ADRES		31-611 KRAKÓW, UL. BUJAKA 15, DZ. NR 3/2, 4/2		
INWESTOR		GMINA MIEJSKA KRAKÓW REPREZENTOWANA PRZEZ ZARZĄD INFRASTRUKTURY SPORTOWEJ 30-633 KRAKÓW , UL. WALEREGO SŁAWKA 10		
TYTUŁ		PROJEKT ZAGOSPODAROWANIA TERENU		
PROJEKTOWAŁ		mgr inż. arch. MIROSŁAW MACIOSZEK	UPRAWNIENIA	MPOIA/090/2010
SPRAWDZAJĄCY		mgr inż. arch. PAWEŁ ORLEF	UPRAWNIENIA	RZ/A-06/05
INSTALACJE ELEKTRYCZNE		mgr inż. WOJCIECH LISEK	UPRAWNIENIA	945/54
INSTALACJE ELEKTRYCZNE - SPRAWDZAJĄCY		mgr inż. WOJCIECH BALWIERZ	UPRAWNIENIA	108/99
BRANŻA	DATA	FAZA	SKALA	NR RYSUNKU
ARCHITEKTURA	04.2026 r	PW	1 : 500	Z - 1.0
WYMIARY SPRAWDZIĆ NA BUDOWIE, W RAZIE NIEZGODNOŚCI SKONTAKTOWAĆ SIĘ Z PROJEKTANTEM				