

TK-5000

ZBIORNIK SPUSTOWY GLIKOLU

Wymiar: 1219 mm OD x 3048 mm S/S
 Typ: Poziomy 2-Fazowy podziemny, Podwójne Ścianki
 Par. Proj.: 345 kPag/Pelna próżnia @ 60°C/-29°C
 Naddatek korozyjny = 1.59 mm
 Powłoka zewnętrzna: Tak, smoła węglowa

P-5000


POMPA UZUPEŁNIENIA GLIKOLU

Model:
 Typ: Pionowa Zalewowa-Zanurzeniowa Pompa Ścieków
 Wydajność: 1.0 m³/h @ 739 kPa TDH
 Napęd: kW @ 400VAC/3φ/50Hz (Elektr. Motor)


107 Rurociąg gazu ze zbiornika V-840 do kolektora gazu zrzutowego na pochodnię

ZBIORNIK OCIEKOWY POCHODNI

Wymiar: 1219 mm OD x 3048 mm S/S
 Typ: Poziomy 2-Fazowy podziemny, Podwójne Ścianki
 Par. Proj.: 345 kPag @ 60°C/-29°C
 Naddatek korozyjny = 3.2 mm
 Powłoka zewnętrzna: smoła węglowa

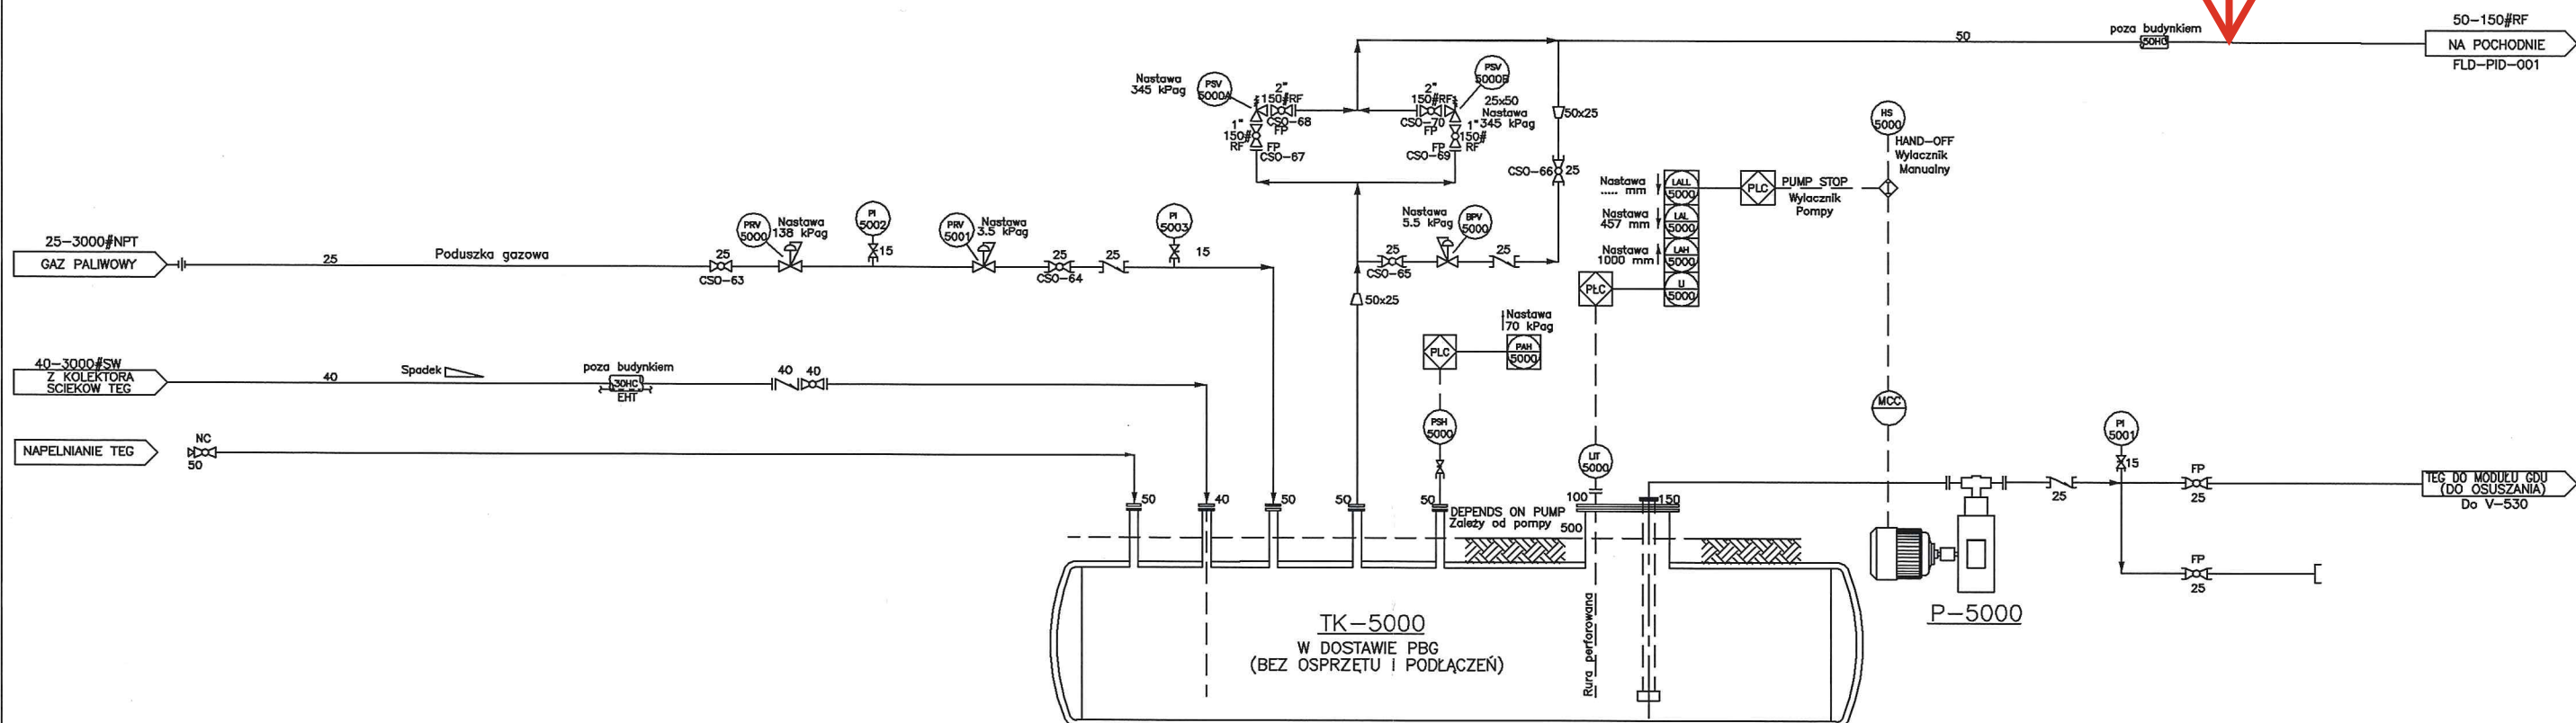

Rurociąg cieczy (woda+glikol) z filtroseparatora do kolektora zrzutowego cieczy do zbiornika 107

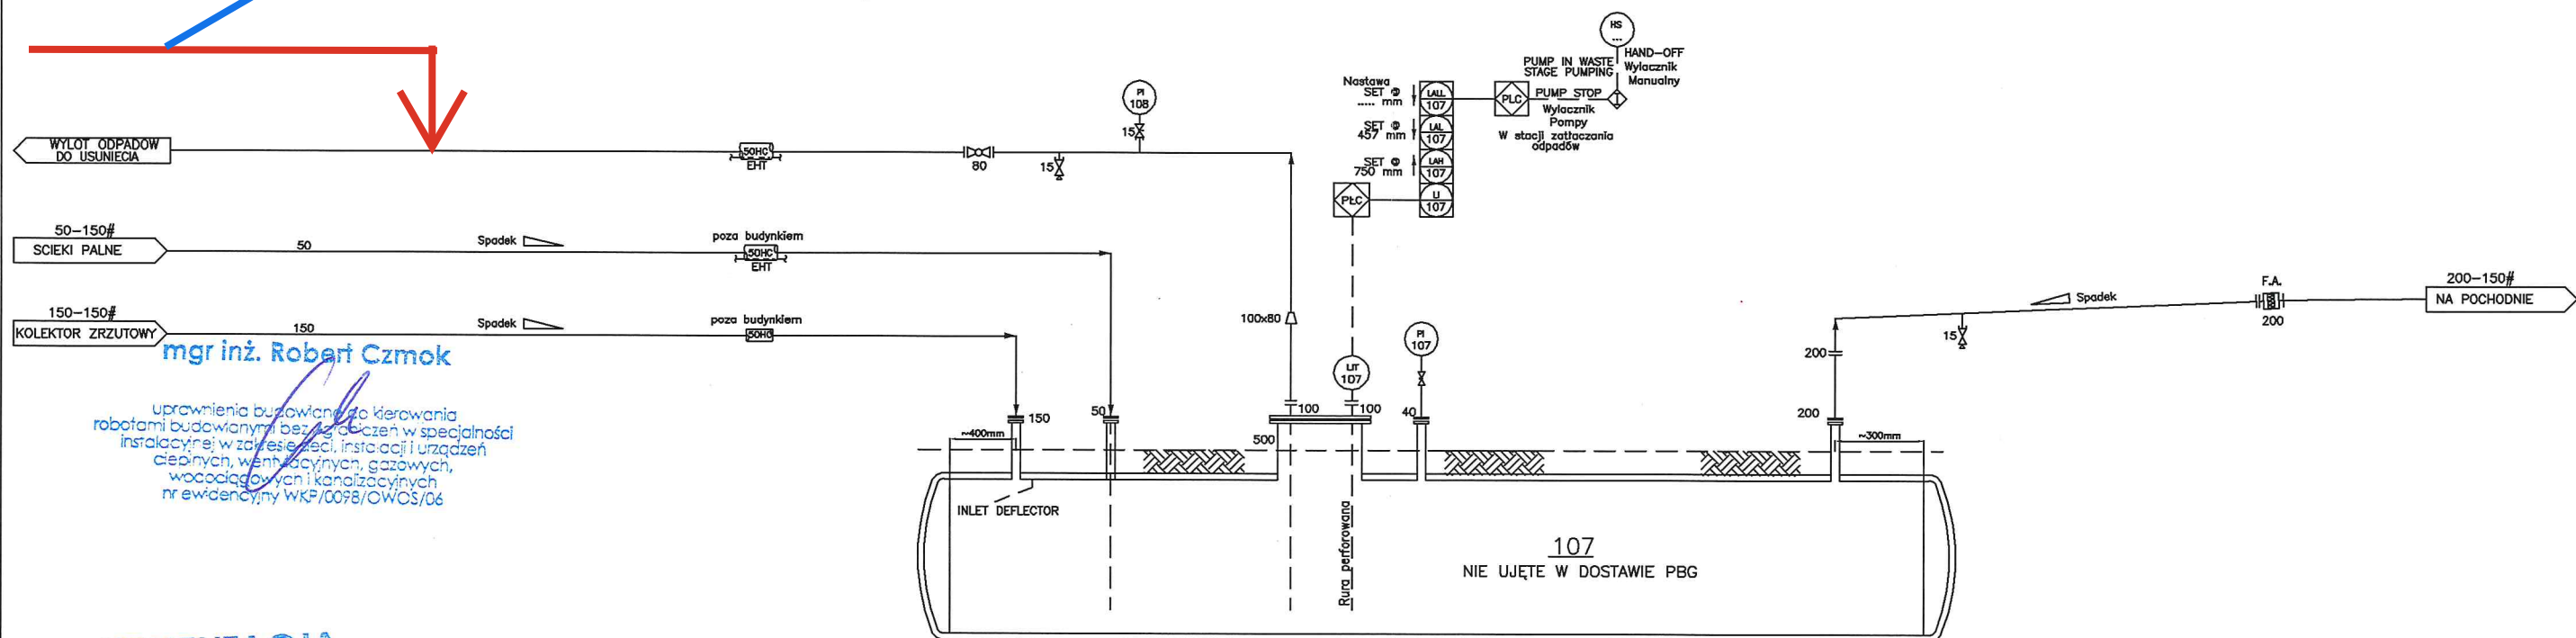





mgr inż. Robert Czmok

uprawnienia budowlane do kierowania
 robotami budowlanymi bez ograniczeń w specjalności
 instalacyjnej w zakresie sieci, instalacji i urządzeń
 cieplnych, wentylacyjnych, gazowych,
 wodociagowych i kanalizacyjnych
 nr ewidencyjny WKP/0098/OW/OS/06

**DOKUMENTACJA
 POWYKONAWCZA**

| | | | |
|-----------|-------------|-----------------------------------|----------------------|
| C | 03.2008 | | WK |
| A | 26.01.2007 | FIRST ISSUE WITH DESIGN REVIEW | CG |
| Rev / Rev | Date / Data | Scope of Revision / Zakres zmiany | Prepared / Opracował |



| | | | | | | | | | |
|--|--|--|--|--|--|---|--|------------------------------------|--------------------------|
| Prepared / Opracował: 03.2008 W.KLUW | Signature / Podpis:  | Designed / Projektował: 03.2008 M.POZNAŃSKI | Signature / Podpis:  | Checked / Sprawdził: 03.2008 M.MACIEJEWSKA | Signature / Podpis:  | Approved / Zatwierdził: 03.2008 C.POKRZYWIAK | Signature / Podpis:  | Project No / Nr zadania: 107025 | |
| Project / Projekt: MODERNIZACJA KGZ BORZĘCIN | | | | Client / Klient: PGNiG – WARSZAWA, O/ZZGiG | | | | Scale / Skala: % | Size / Format: A3 |
| Drawing / Rysunek: ZBIORNIK GLIKOLU/ZBIORNIK OCIEKOWY POCHODNI – P&ID | | | | Drawing No / Nr rysunku: PBG–PR.07.025.GDU–P&ID–003 | | | | Sheet / Arkusz: 3/3 | Revision / Revizja: C |