

RZUT PIWNICY


NASTAWNIA 1mB. STACJA INOWROCLAW

SKALA 1:50

WODOMIERZ GŁÓWNY BUDYKU R.PROD. 2001

--- GŁÓWNY PION WODY PEX Ø15 MM

--- KANALIZACJA POD STRODEM PIWNICY

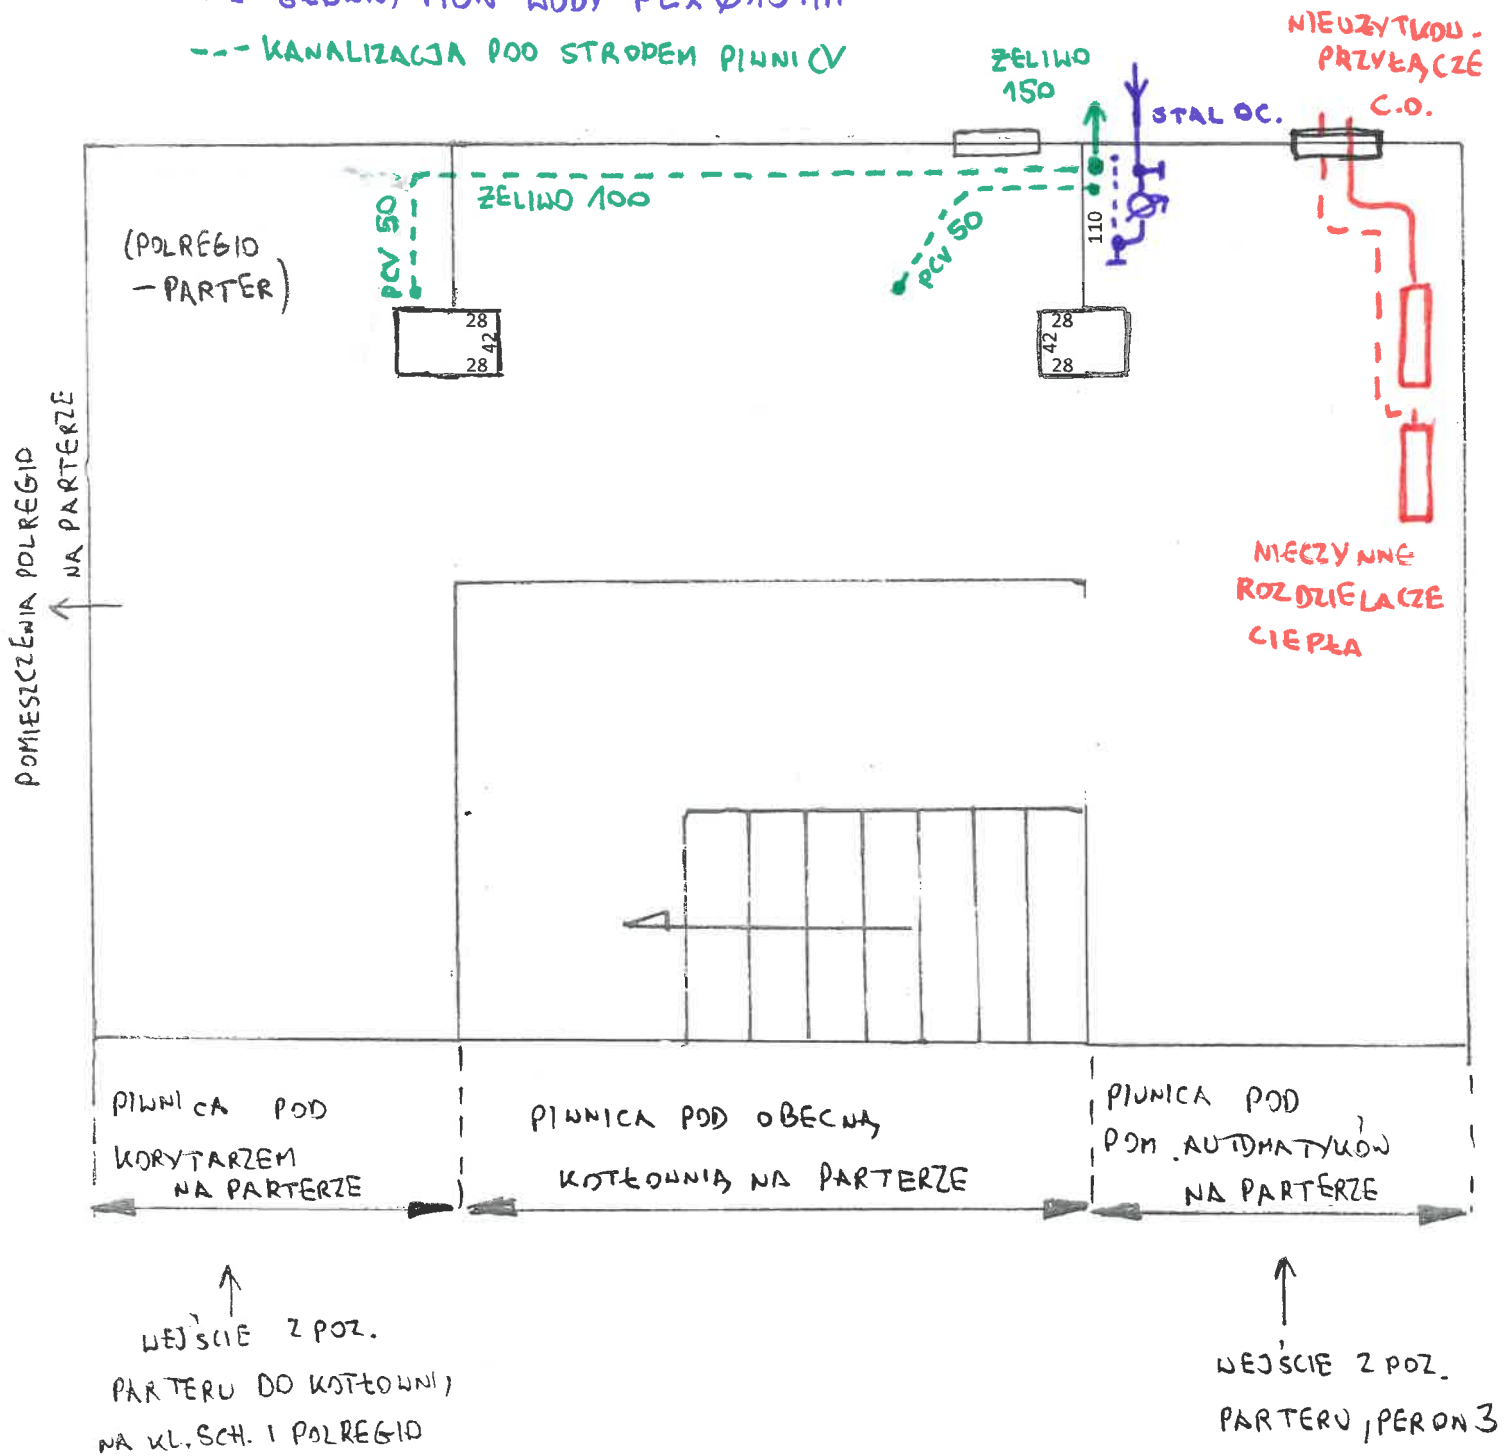


RZUT PARTERU - FRAGMENT

NA STAWNIA I B STACJA INOWROCŁAW

SKALA 1:50

PERON 2

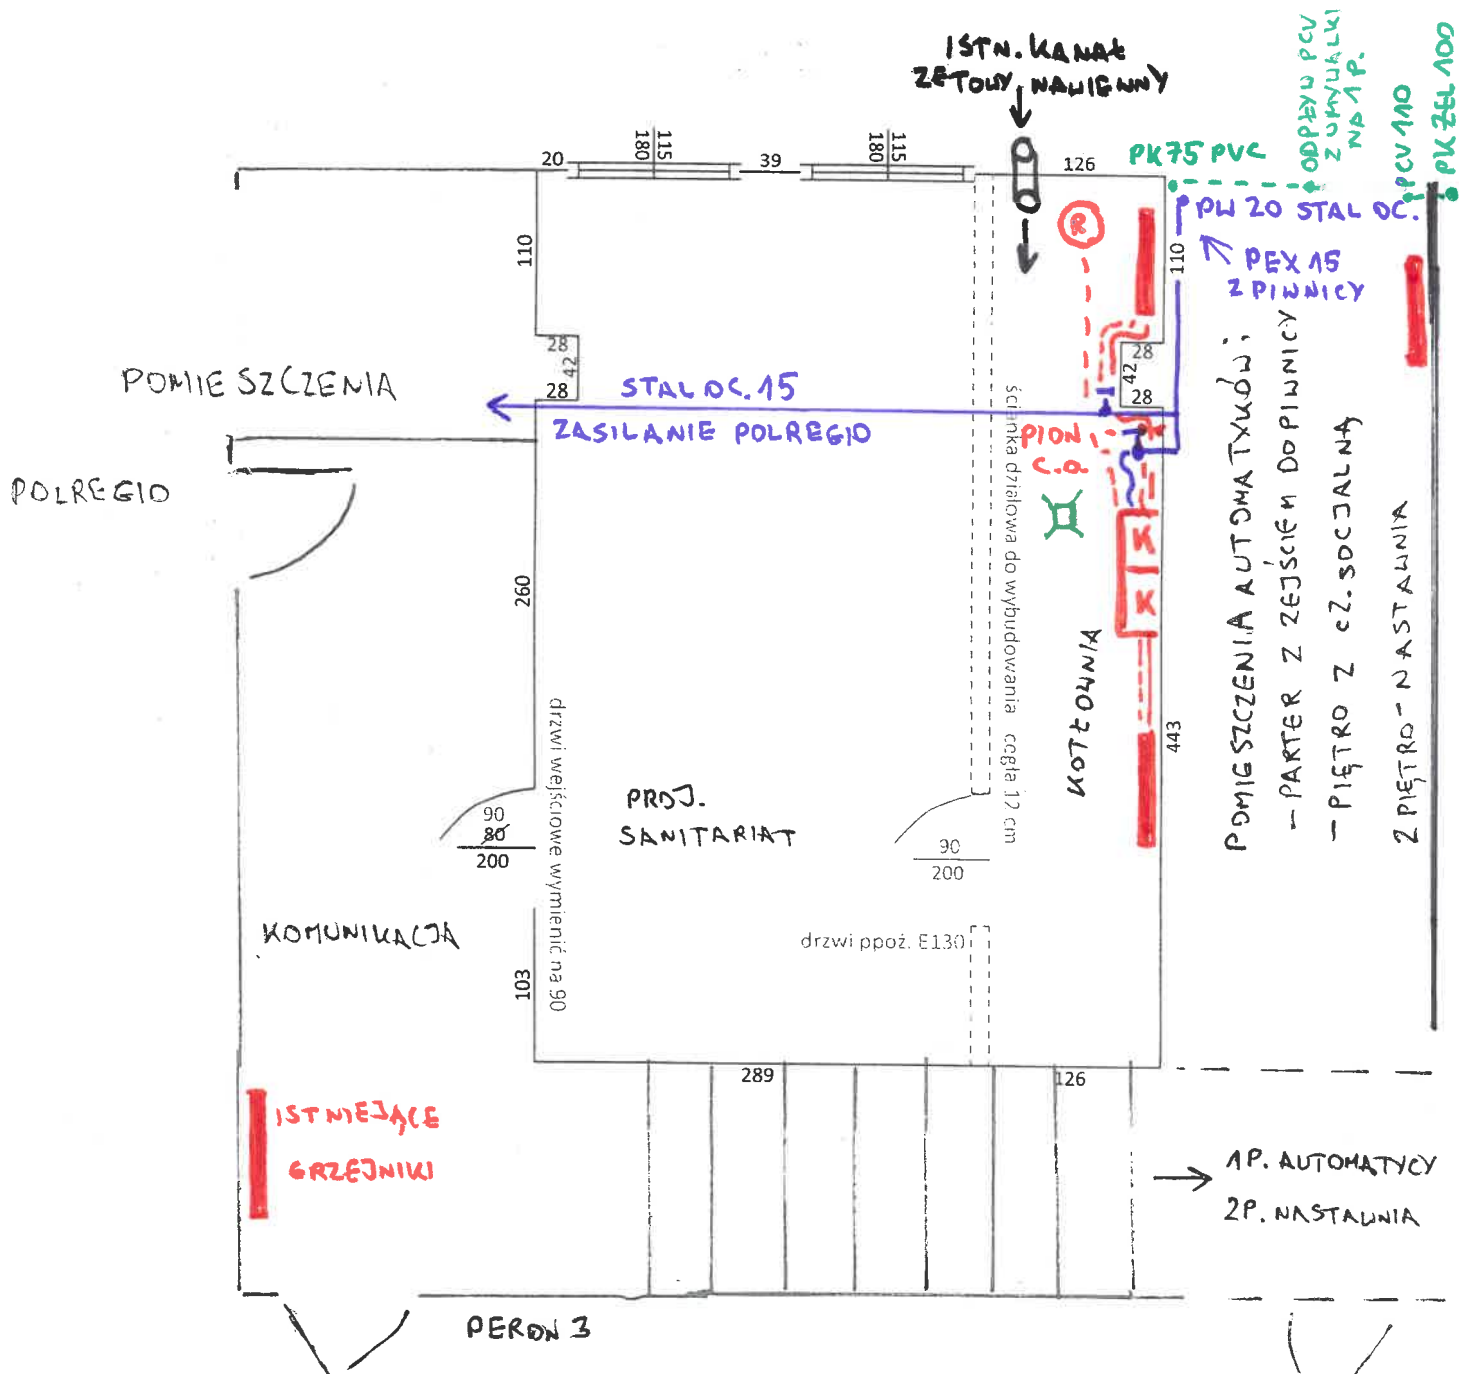

- K** KOTŁY ELEKTRYCZNE KOSPEL O MOCY 24kW KAŻDY, R.PROD. 2019
- (R)** NACZYME WZBIORCZE Reflex

RZUT PIĘTRA
NASTAWNIA IuB STACJA INDUKCYJNA
SKALA 1:50

