

MAPA DO CELÓW PROJEKTOWYCH SKALA 1:500

Obiekt: Rokitki dz. 116/1
Nr ark. mapy 6.215.27.214.1
Układ wsp. płaskich: PL-2000, strefa 6, południk 18°E
Poziom odniesienia: PL-EVRF2007-NH
ID: 6640.759.2025

Mapa powstała w wyniku aktualizacji pozyskanego pliku kcd programu Turbo Map v 10.0.
Nie wyklucza się istnienia w terenie innych, nie wykazanych na niniejszej mapie
urządzeń podziemnych, które nie zostały zgłoszone do inwentaryzacji.

Uwaga:


Dla działek objętych zakresem nie przeprowadzono
badania ksiąg wieczystych pod kątem występowania ewentualnych
obciążeń służebnościami gruntowymi.

Mapa aktualna na dzień: 09.05.2025 r.
ZAKRES AKTUALIZACJI

Poświadczam, że niniejszy dokument został opracowany w wyniku prac geodezyjnych i kartograficznych, których rezultaty zawiera operat techniczny pozytywnie zweryfikowany. Jednocześnie informuję, że jestem świadomy odpowiedzialności karnej za złożenie fałszywego oświadczenia.	
Identyfikator zgłoszenia prac geodezyjnych:	6640.759.2025
Ogran służby geodezyjnej, który otrzymał zgłoszenie:	Starosta Tczewski
Wykonawca prac geodezyjnych:	CEO-PLUS mgr inż. Jarosław Pluszcz
Nr oraz data sporządzenia dokumentu	6640.759.2025_32099
zawierającego wynik pozitywnej weryfikacji:	z dnia 21.05.2025 r.
Imię i nazwisko oraz nr uprawnień zawodowych wierownika prac:	mgr inż. Jarosław Pluszcz Upr. nr 20789



mgr inż. Jarosław Pluszcz
geodeta mapowy
uprawnienia nr 20789

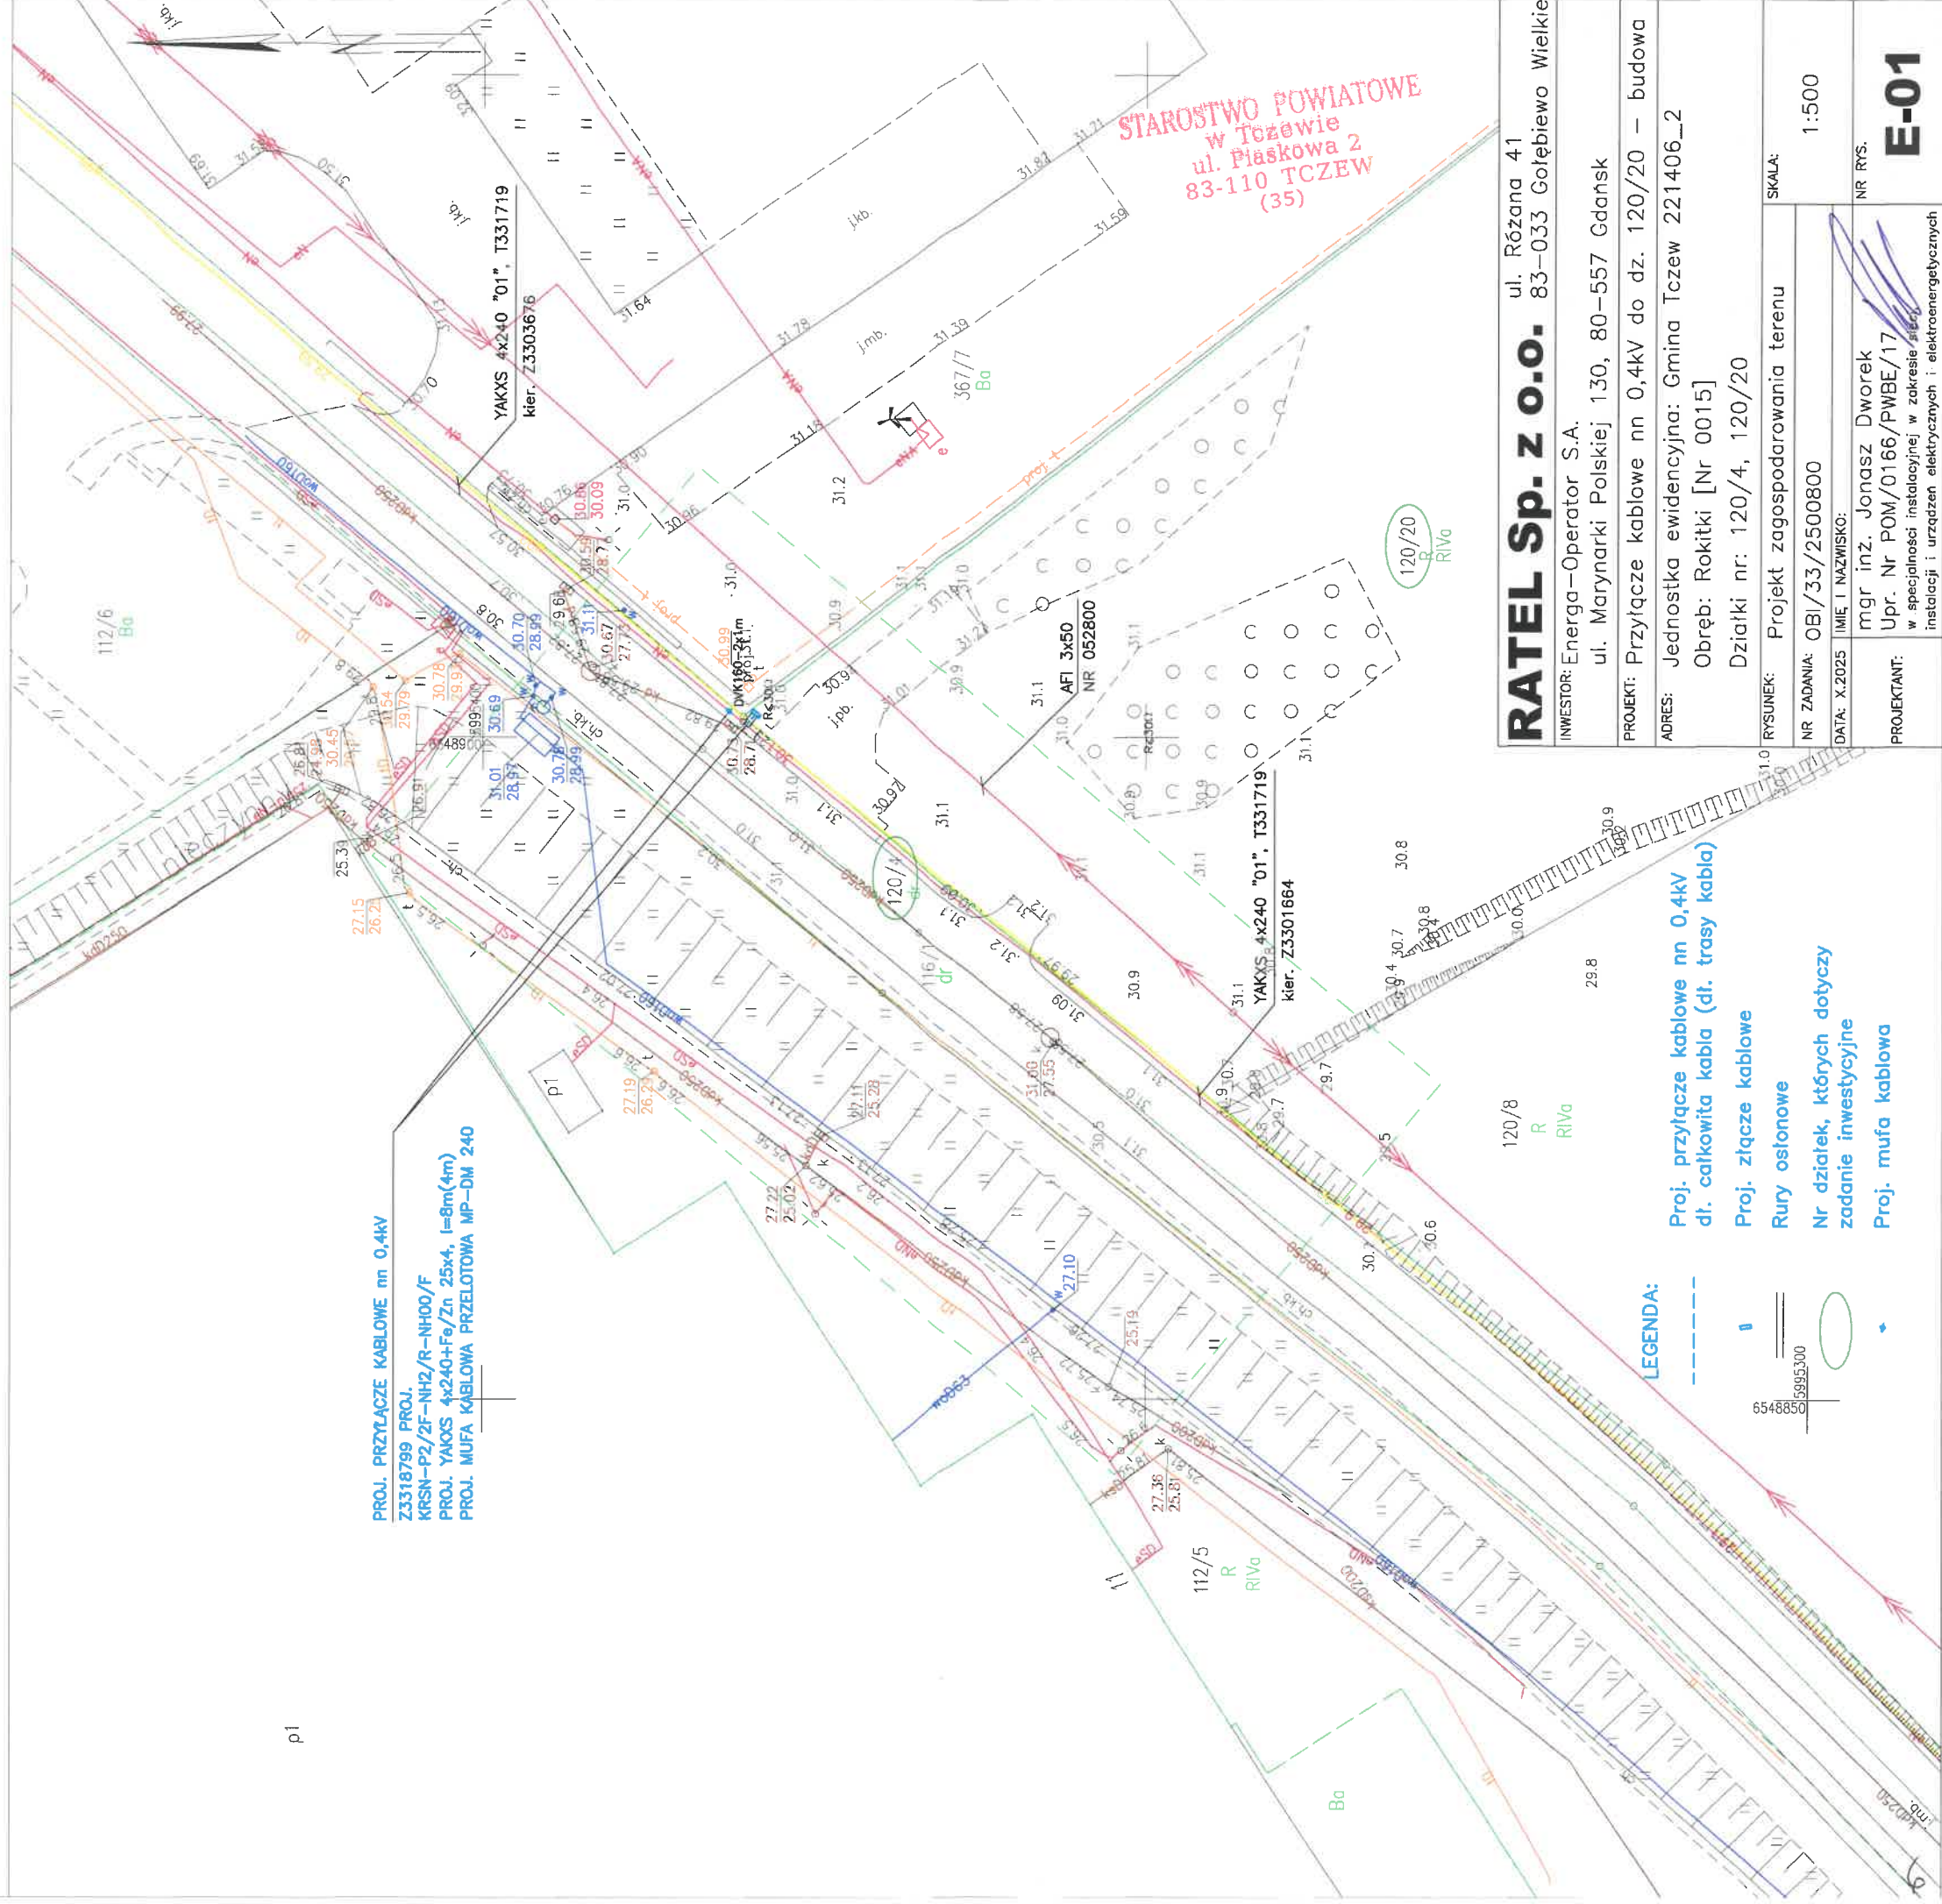

RATEL Sp. z o.o. ul. Różana 41 83-033 Gołębiewo Wielkie	
INWESTOR: Energa-Operator S.A. ul. Marynarki Polskiej 130, 80-557 Gdańsk	
PROJEKT: Przyłącze kablowe nn 0,4kV do dz. 120/20 — budowa	
ADRES: Jednostka ewidencyjna: Gmina Tczew 221406_2 Obręb: Rokitki [Nr 0015] Działki nr: 120/4, 120/20	
RYSUJEK: Projekt zagospodarowania terenu	SKALA: 1:500
NR ZADANIA: OBI/33/2500800	
DATA: X.2025	IMIE I NAZWISKO: mgr inż. Jonasz Dworek Upr. Nr POM/0166/PWBE/17 w specjalności instalacyjnej w zakresie sieci, instalacji i urządzeń elektrycznych i elektroenergetycznych
PROJEKTANT:	NR RYS. E-01